


CLIENT

**INDUSTRIELLE
 ALLIANCE**

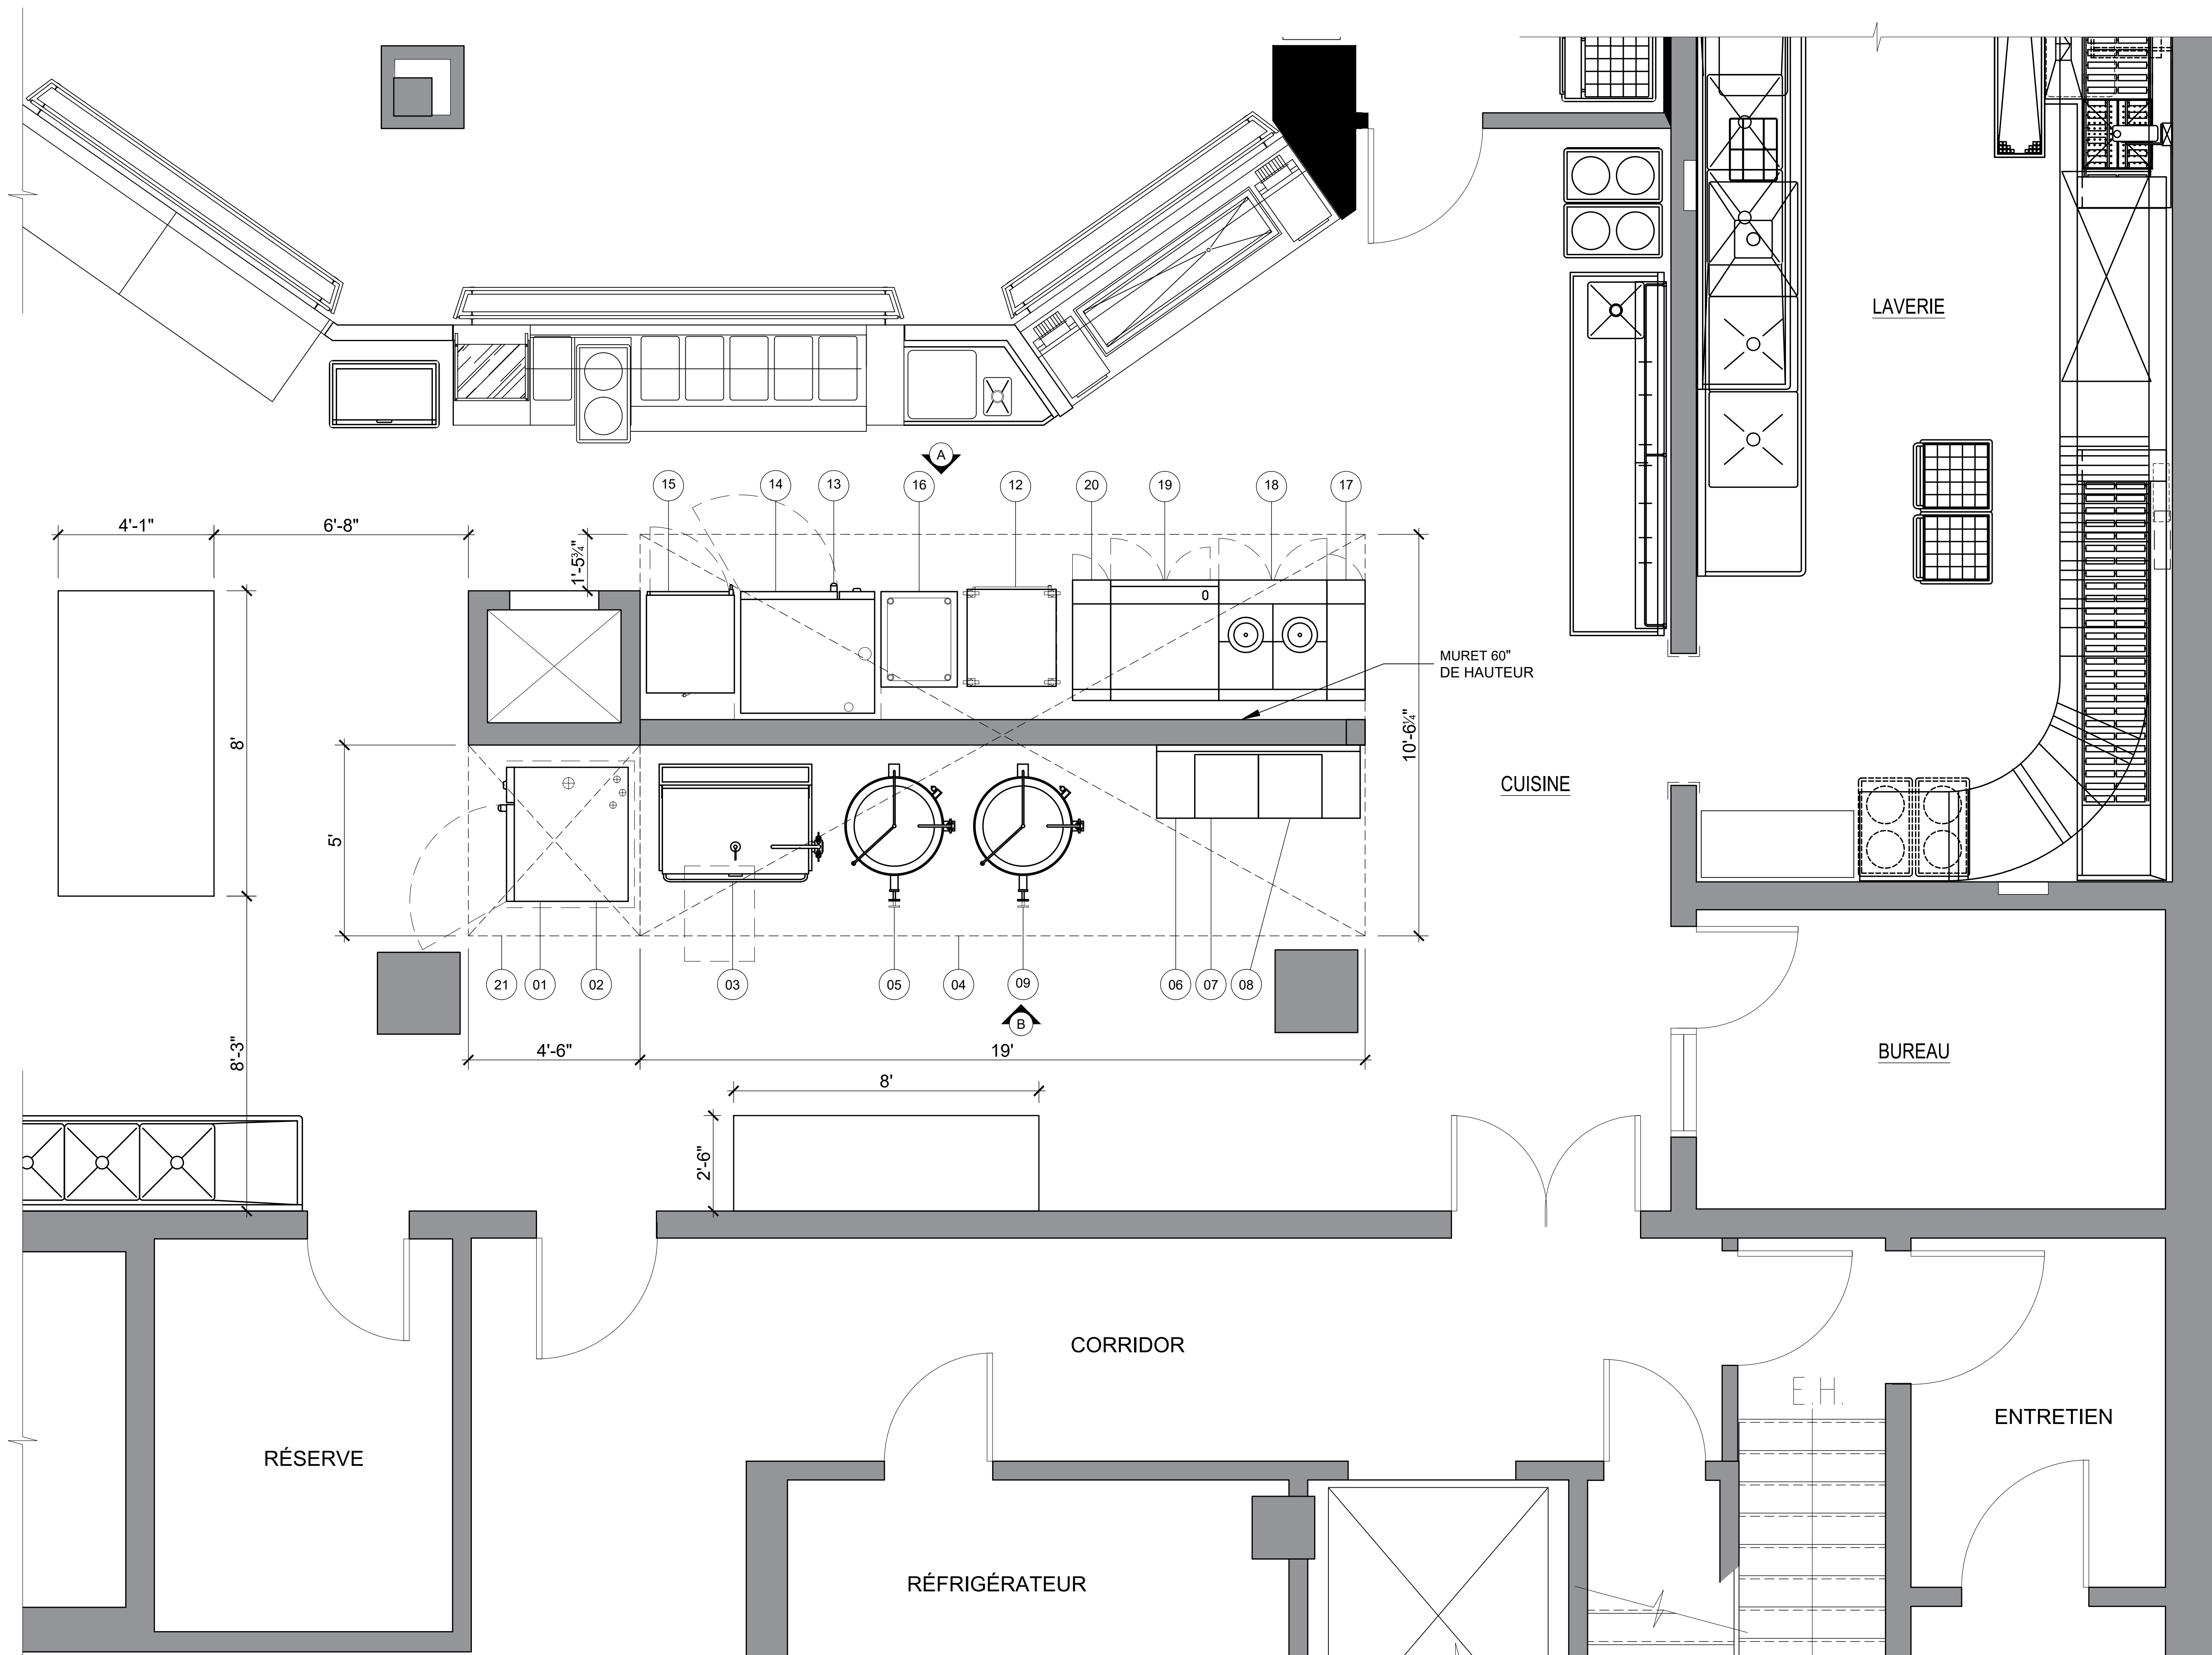

1	POUR COORDINATION	08-07-2021
VER.	DESCRIPTION	DATE

TITRE	
AMÉNAGEMENT	
CONCEPTEUR	
SYLVAIN GAGNON	
DESSINATEUR	
ABDELLAH IDIZAL	
ÉCHELLE	PROJET
1/2"=1'	08-07-2021
FORMAT	PAGE
24 x 36	SA-01



WWW.ATELIERDUCHEF.COM
T.1 866 682-5643 | F. 450-274-0228
BOUCHERVILLE | QUÉBEC | SAGUENAY

CLIENT

INDUSTRIELLE
ALLIANCE

TABLEAU DES DONNÉES TECHNIQUES

N° article	Quantité	Description	État	Électricité								Plomberie						Gaz <input type="checkbox"/> P <input checked="" type="checkbox"/> N			Vent.	Remarques	Fourni par	
				Volts	Phases	Ampères	Kilowatts	C.V.	Raccord direct	Avec cordon NEMA	Hauteur du sol	Eau			Drain			Consommation BTU/H	Ø raccord	Hauteur du sol				PCM
												Eau chaude 140°F	Eau froide	Hauteur du sol	Ouvert	Raccordé	Hauteur du sol							
01	1	COMBI AU GAZ	R	208	1	3.85					6-15P	30"		3/4"	30"	3"		SOL	170K	3/4"	24"		NOTE 8 DRAIN PAR PANNE DE PLANCHER	
02	1	BASE POUR COMBI	R																					
03	1	BRAISIERE ÉLECTRIQUE	N	208	3	50	18		X			24"	1/2"	1/2"	30"	1-1/4"		SOL					DRAIN PAR PANNE DE PLANCHER	
04	1	HOTTE	N-H-C																					
05	1	MARMITE 60 GALLONS ÉLECTRIQUE	E	?	?	?	?		X			?	1/2"	1/2"	?	X		SOL					NOTE 8 DRAIN PAR PANNE DE PLANCHER	
06	1	BASE POUR MARMITONS	N-H-C																					
07	1	MARMITON	E																60K	3/4"	?		NOTE 8	
08	1	MARMITON	E																60K	3/4"	?		NOTE 8	
09	1	MARMITE 60 GALLONS ÉLECTRIQUE	R	?	?	?	?		X			?	1/2"	1/2"	?	X		SOL					NOTE 8	
10	1	LIBRE																						
11	1	LIBRE																						
12	1	RECHAUD	E	120	1		1.95				5-20P	?											NOTE 8	
13	1	COMBI AU GAZ	E	208	1	3.85					6-15P	30"		3/4"	30"	3"		SOL	170K	3/4"	24"		NOTE 8 DRAIN PAR PANNE DE PLANCHER	
14	1	BASE POUR COMBI	E																					
15	1	RECHAUD	E	120	1	16.7	2				5-20P	?											NOTE 8	
16	1	TABLE DE RANGEMENT	E																					
17	1	ESPACEUR	N																					
18	1	CUISINIÈRE AVEC PLAQUE A BOUILLIR	N																130K	3/4"	24"			
19	1	CUISINIÈRE AVEC PLAQUE A FRIRE	N																139K	3/4"	24"			
20	1	ESPACEUR	N																					
21	1	HOTTE ADDITIONNELLE	N-H-C																					

État de l'article: N=Nouveau, R=Existant à Relocaliser, E=Existant, M=Existant à Modifier, H-C=Hors Contrat, F=Achat Futur

1	POUR COORDINATION	08-07-2021
VER.	DESCRIPTION	DATE

TITRE	
TABLEAU TECHNIQUE	
CONCEPTEUR	
SYLVAIN GAGNON	
DESSINATEUR	
ABDELLAH IDIZAL	
ÉCHELLE	PROJET
N.A.E.	08-07-2021
FORMAT	PAGE
24 x 36	SA-09

CE DESSIN NE PEUT ÊTRE COPIÉ OU UTILISÉ SANS UN CONSENTEMENT ÉCRIT D'ATELIER DU CHEF.