

GÉNÉRALITÉS

- TOUTES DISCORDANCES ENTRE CE PLAN ET LES MESURES DE CHANTIER DOIVENT ÊTRE RAPPORTÉES À ATELIER DU CHEF AVANT L'EXÉCUTION DES TRAVAUX DE PRODUCTION DES ÉQUIPEMENTS DE SERVICES ALIMENTAIRES.
- LES INFORMATIONS FOURNIES SONT EXTRAITES DES FICHES TECHNIQUES DES MANUFACTURIERS. ATELIER DU CHEF NE PEUX ÊTRE TENU RESPONSABLE D'UNE OMISSION OU D'UNE ERREUR INDIQUÉE SUR CELLES-CI.
- TOUTES LES MESURES DOIVENT ÊTRE PRISES À PARTIR DES SURFACES FINIES.
- TOUS LES TRAVAUX DOIVENT ÊTRE EXÉCUTÉS SELON LES DERNIERS CODES EN VIGUEUR.

ÉLECTRICITÉ

- TOUS LES FILS ÉLECTRIQUES SERVANT À ALIMENTER LES PRISES ET LES ÉQUIPEMENTS DOIVENT ÊTRE EN CUIVRE.

PLOMBERIE

- L'INTERCEPTEUR DE GRAISSE EST MONTRÉ À TITRE INDICATIF SEULEMENT. IL N'EST PAS NÉCESSAIREMENT DE LA BONNE DIMENSION NI LOCALISÉ À SON EMPLACEMENT FINAL. IL EST IMPORTANT DE VALIDER AVEC LE CONSULTANT EN CUISINE SON EMPLACEMENT FINAL.
- LE COUVERT DE L'INTERCEPTEUR DE GRAISSE DOIT ÊTRE AU MÊME NIVEAU QUE LE PLANCHER FINI.

GAZ

- LE TUYAU DE RACCORDEMENT DE GAZ DOIT ÊTRE RELIÉ À UN DISPOSITIF DE RETENUE INCOMBUSTIBLE. IL DOIT ÊTRE FOURNI ET INSTALLÉ PAR L'ENTREPRENEUR CERTIFIÉ.

VENTILATION

- LES HOTTES DE VENTILATION SONT FOURNIES PAR L'ENTREPRENEUR EN VENTILATION ET ELLES SONT TOUJOURS INSTALLÉES PAR CELUI CI.
- LA RETOMBÉE NÉCESSAIRE POUR FERMER L'OUVERTURE ENTRE LE DESSUS DES HOTTES DE VENTILATION ET LE PLAFOND LORSQU'ELLE EST REQUISE, DOIT ÊTRE FOURNIE ET INSTALLÉE PAR L'ENTREPRENEUR EN VENTILATION.
- LE SYSTÈME D'EXTINCTION D'INCENDIE, LE BOITIER DU DÉMARREUR DE HOTTE ET L'EXTINCTEUR DE CLASSE "K" SONT MONTRÉS À TITRE INDICATIF SEULEMENT. ILS NE SONT PAS NÉCESSAIREMENT DE LA BONNE DIMENSION. IL SONT FOURNIS ET INSTALLÉS PAR L'ENTREPRENEUR EN VENTILATION. IL EST IMPORTANT DE VALIDER AVEC ATELIER DU CHEF LEURS EMPLACEMENT FINAL.

RÉFRIGÉRATION ET CHAMBRES FRIGORIFIQUES

- LES CHAMBRES FRIGORIFIQUES DOIVENT AVOIR UN DÉGAGEMENT D'AIR MINIMUM DE 2" SUR LES SURFACES ADJACENTES INTÉRIEURES ET DE 3" SUR LES SURFACES ADJACENTES EXTÉRIEURES.
- LA RETOMBÉE NÉCESSAIRE POUR FERMER L'OUVERTURE ENTRE LE DESSUS DES CHAMBRES FRIGORIFIQUES ET LE PLAFOND LORSQU'ELLE EST REQUISE, DOIT ÊTRE FOURNIE ET INSTALLÉE PAR L'ENTREPRENEUR GÉNÉRAL.
- DES CALES DE PLANCHER, EN ACIER GALVANISÉ DE 1" DOIVENT ÊTRE FOURNIES ET INSTALLÉES, SOUS LE PLANCHER DES CHAMBRES DE CONGÉLATION AVEC CELLES-CI.
- LES UNITÉS DE RÉFRIGÉRATION DOIVENT ÊTRE INSTALLÉES DANS UN ENDROIT OÙ LA TEMPÉRATURE EST ÉGALE OU INFÉRIEURE À 25°C.

LÉGENDE

ÉLECTRICITÉ

- CONNECTION ÉLECTRIQUE DIRECTE
- PRISE 120V
- PRISE 208/240V

RÉSEAUTIQUE

- FIL RÉSEAU OU TÉLÉPHONIQUE À COORDONNER AVEC LE CLIENT

POINT INITIAL

- POINT INITIAL D'ARRIVÉ DES SERVICES

PLOMBERIE ET GAZ

- DRAIN OUVERT
- DRAIN DE PLANCHER
- DRAIN ENTONNOIR
- DRAIN RACCORDÉ
- ENTRÉE EAU FROIDE
- ENTRÉE EAU CHAUDE
- LIGNE DE BIÈRE OU BOISSON GAZEUSE
- RACCORDEMENT DE GAZ

ÉTAT DE L'ÉQUIPEMENT

- NOUVEAU
- NOUVEAU HORS CONTRAT
- RELOCALISÉ
- MODIFIER
- EXISTANT
- FUTUR
- ADDENDA

NOTES AU TABLEAU TECHNIQUE

- 1 - ANNULÉ

2 - ANNULÉ

3 - 3 FILS + MIS À LA TERRE

4 - 1 PRISE D'UTILITÉ

5 - PRISE HORIZONTALE

6 - ANNULÉ

7 - RENFORT MURAL POUR FIXATION
- 8 - À VÉRIFIER SUR PLACE


9 - ANNULÉ

10 - CÂBLE DE RETENU

11 - ANNULÉ

12 - INTERFILAGE PAR L'ÉLECTRICIEN

13 - RÉSEAU

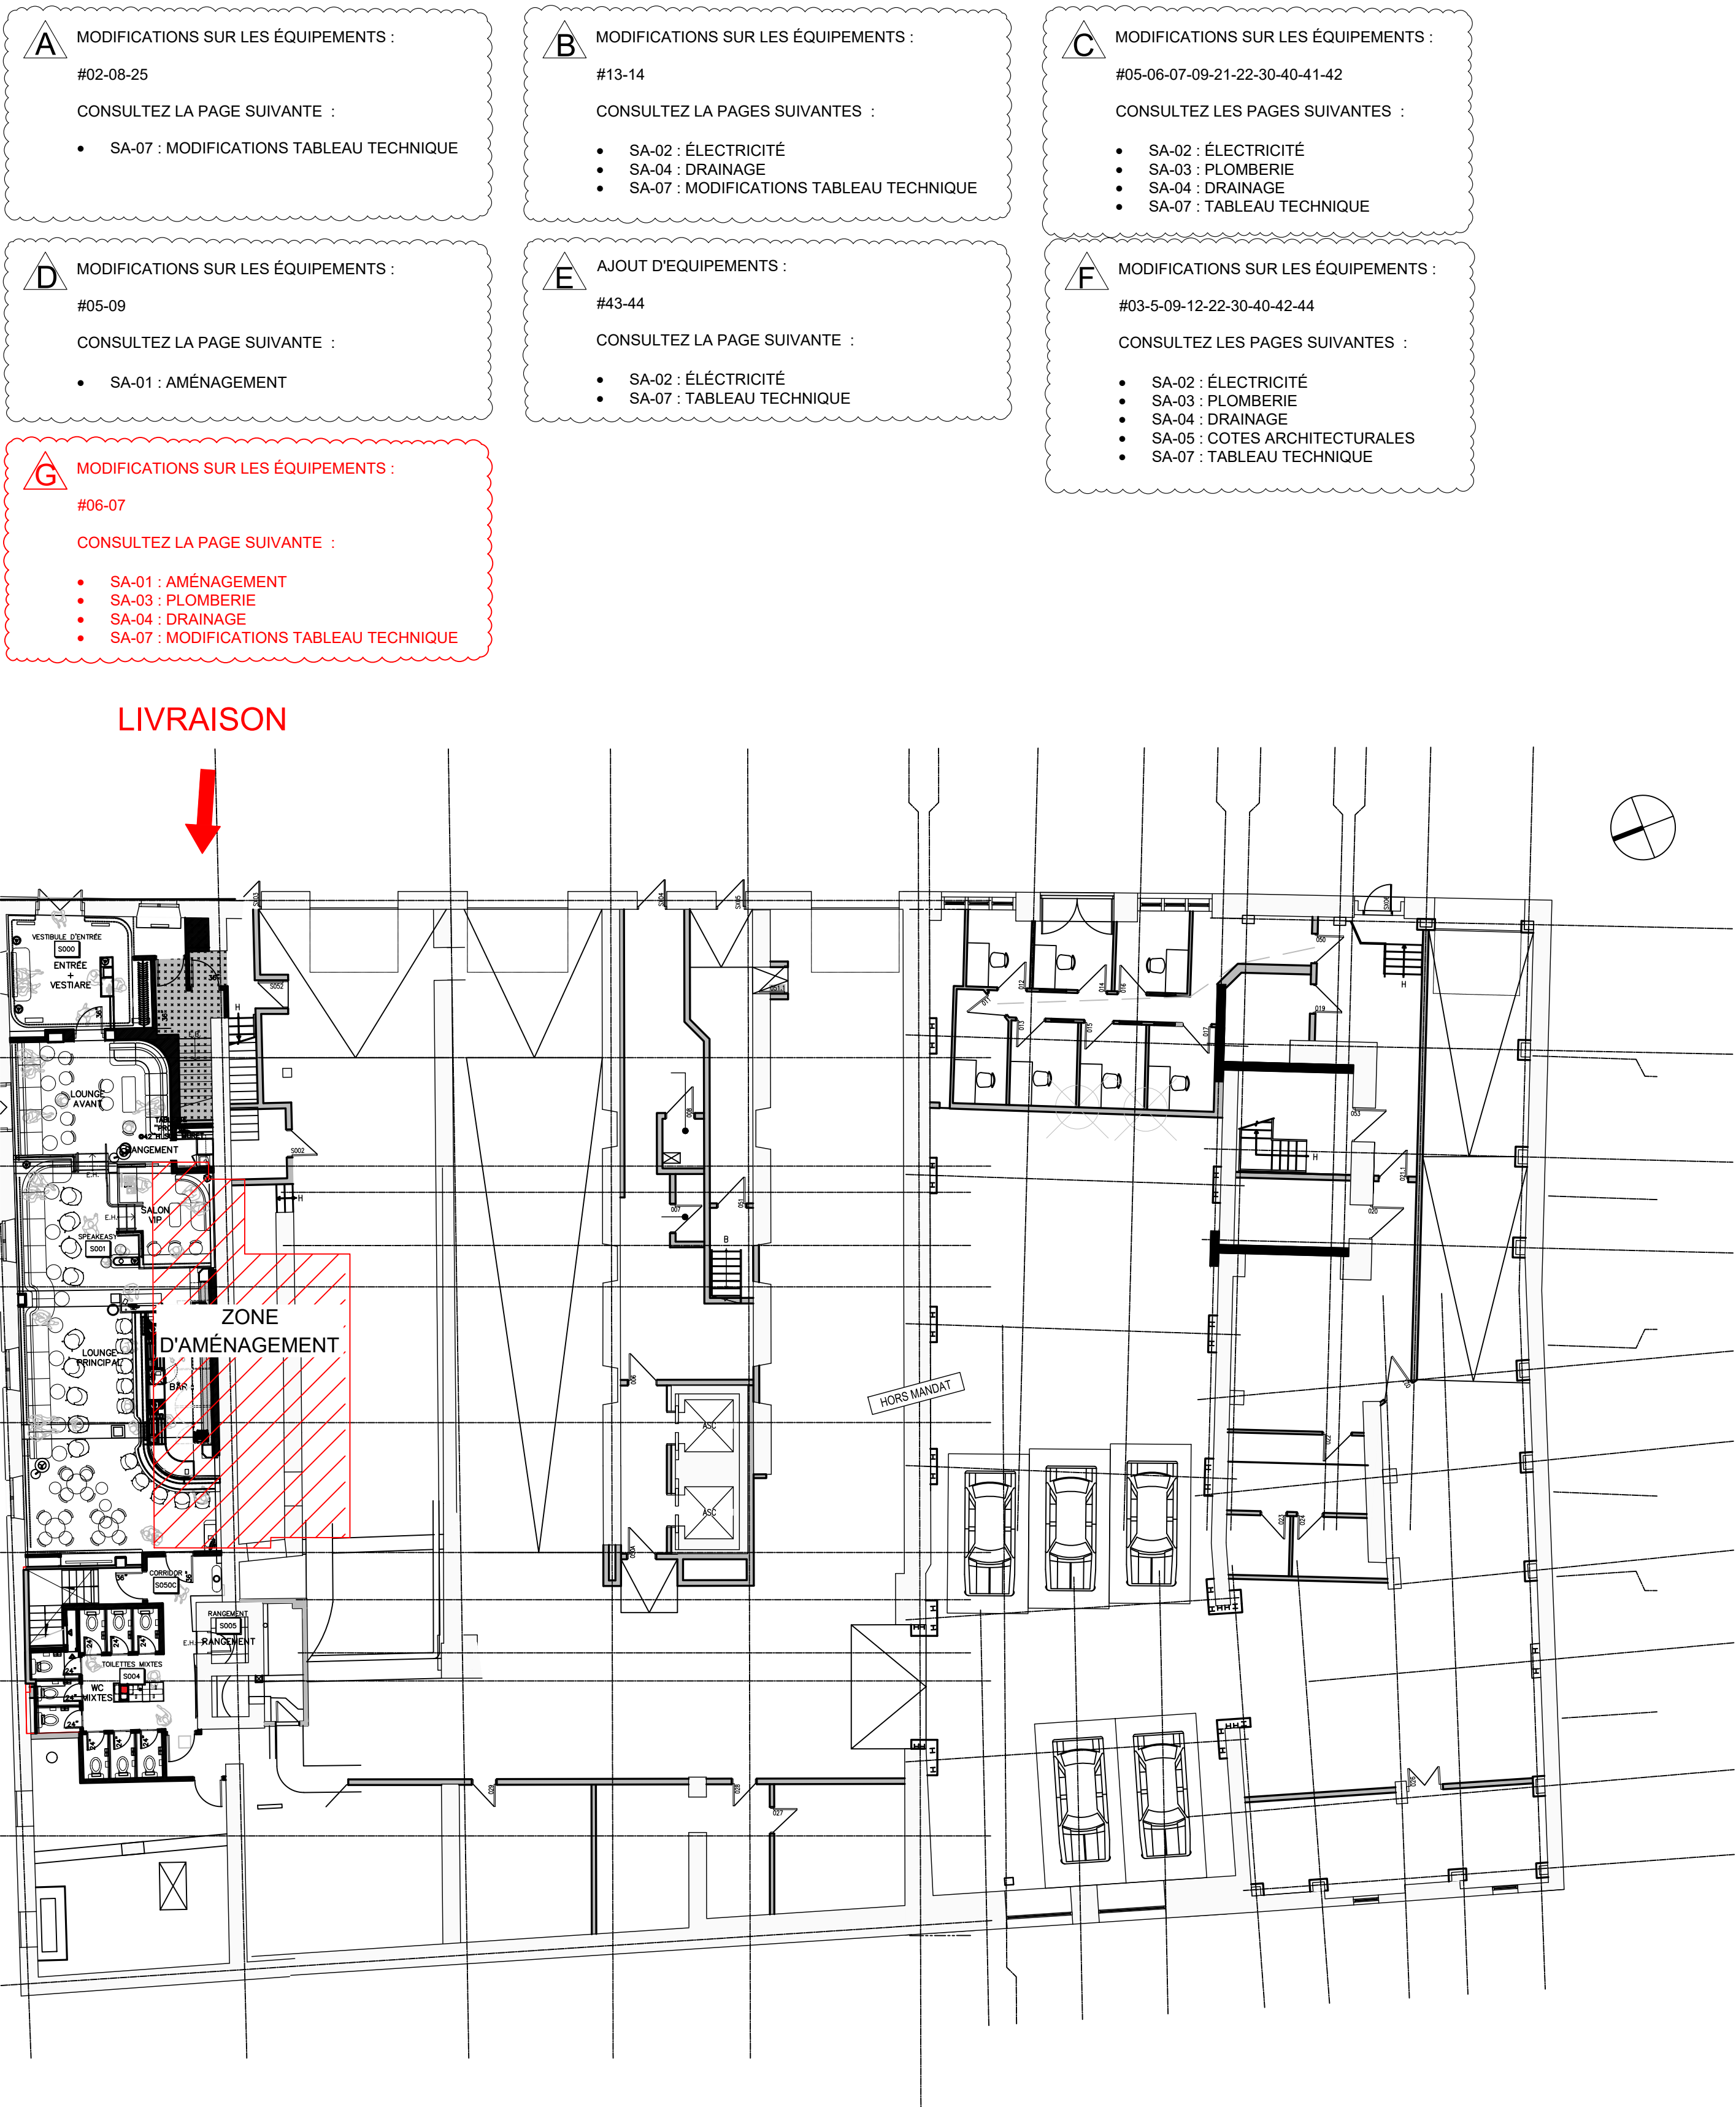

WWW.ATELIERDUCHEF.COM
(866) 682-5643
BOUCHERVILLE | QUÉBEC | SAGUENAY

CLIENT

HOTEL NELLIGAN SPEAKEASY


ADRESSE: 106 RUE ST-PAUL OUEST
MONTRÉAL, QC, H2Y 1Z3

AUCUNE PARTIE DE CE DESSIN / CONCEPTION
NE PEUT ÊTRE REPRODUITE OU UTILISÉE
SANS L'AUTORISATION ÉCRITE PRÉALABLE
D ' A T E L I E R D U C H E F .

POUR CONSTRUCTION

14	DIRECTIVE - G	20-05-2025
13	DIRECTIVE - F	02-04-2025
12	ADDENDA - E	25-02-2025
11	ADDENDA - D	11-02-2025
10	ADDENDA - C	13-11-2024
9	POUR COORDINATION	16-10-2024
8	ADDENDA - B	02-02-2024
7	ADDENDA - A	31-01-2024
6	POUR CONSTRUCTION	22-11-2023
5	POUR SOUMISSION	14-09-2023
4	POUR SOUMISSION	07-09-2023
3	POUR COORDINATION	30-08-2023
2	POUR COORDINATION	23-08-2023
1	PLAN PRÉLIMINAIRE	11-07-2023
VER.	DESCRIPTION	DATE

TITRE	
NOTES GÉNÉRALES	
CHARGÉ DE PROJET	
ÉMILIE COUTU	
(450) 916 - 0055 EMILIE.COUTU@ATELIERDUCHEF.COM	
DESSINATEUR / CONCEPTEUR	
ABDELLAH IDIZAL	
ÉCHELLE	PROJET
N.A.E.	BV0109
FORMAT	PAGE
24 x 36	SA-00

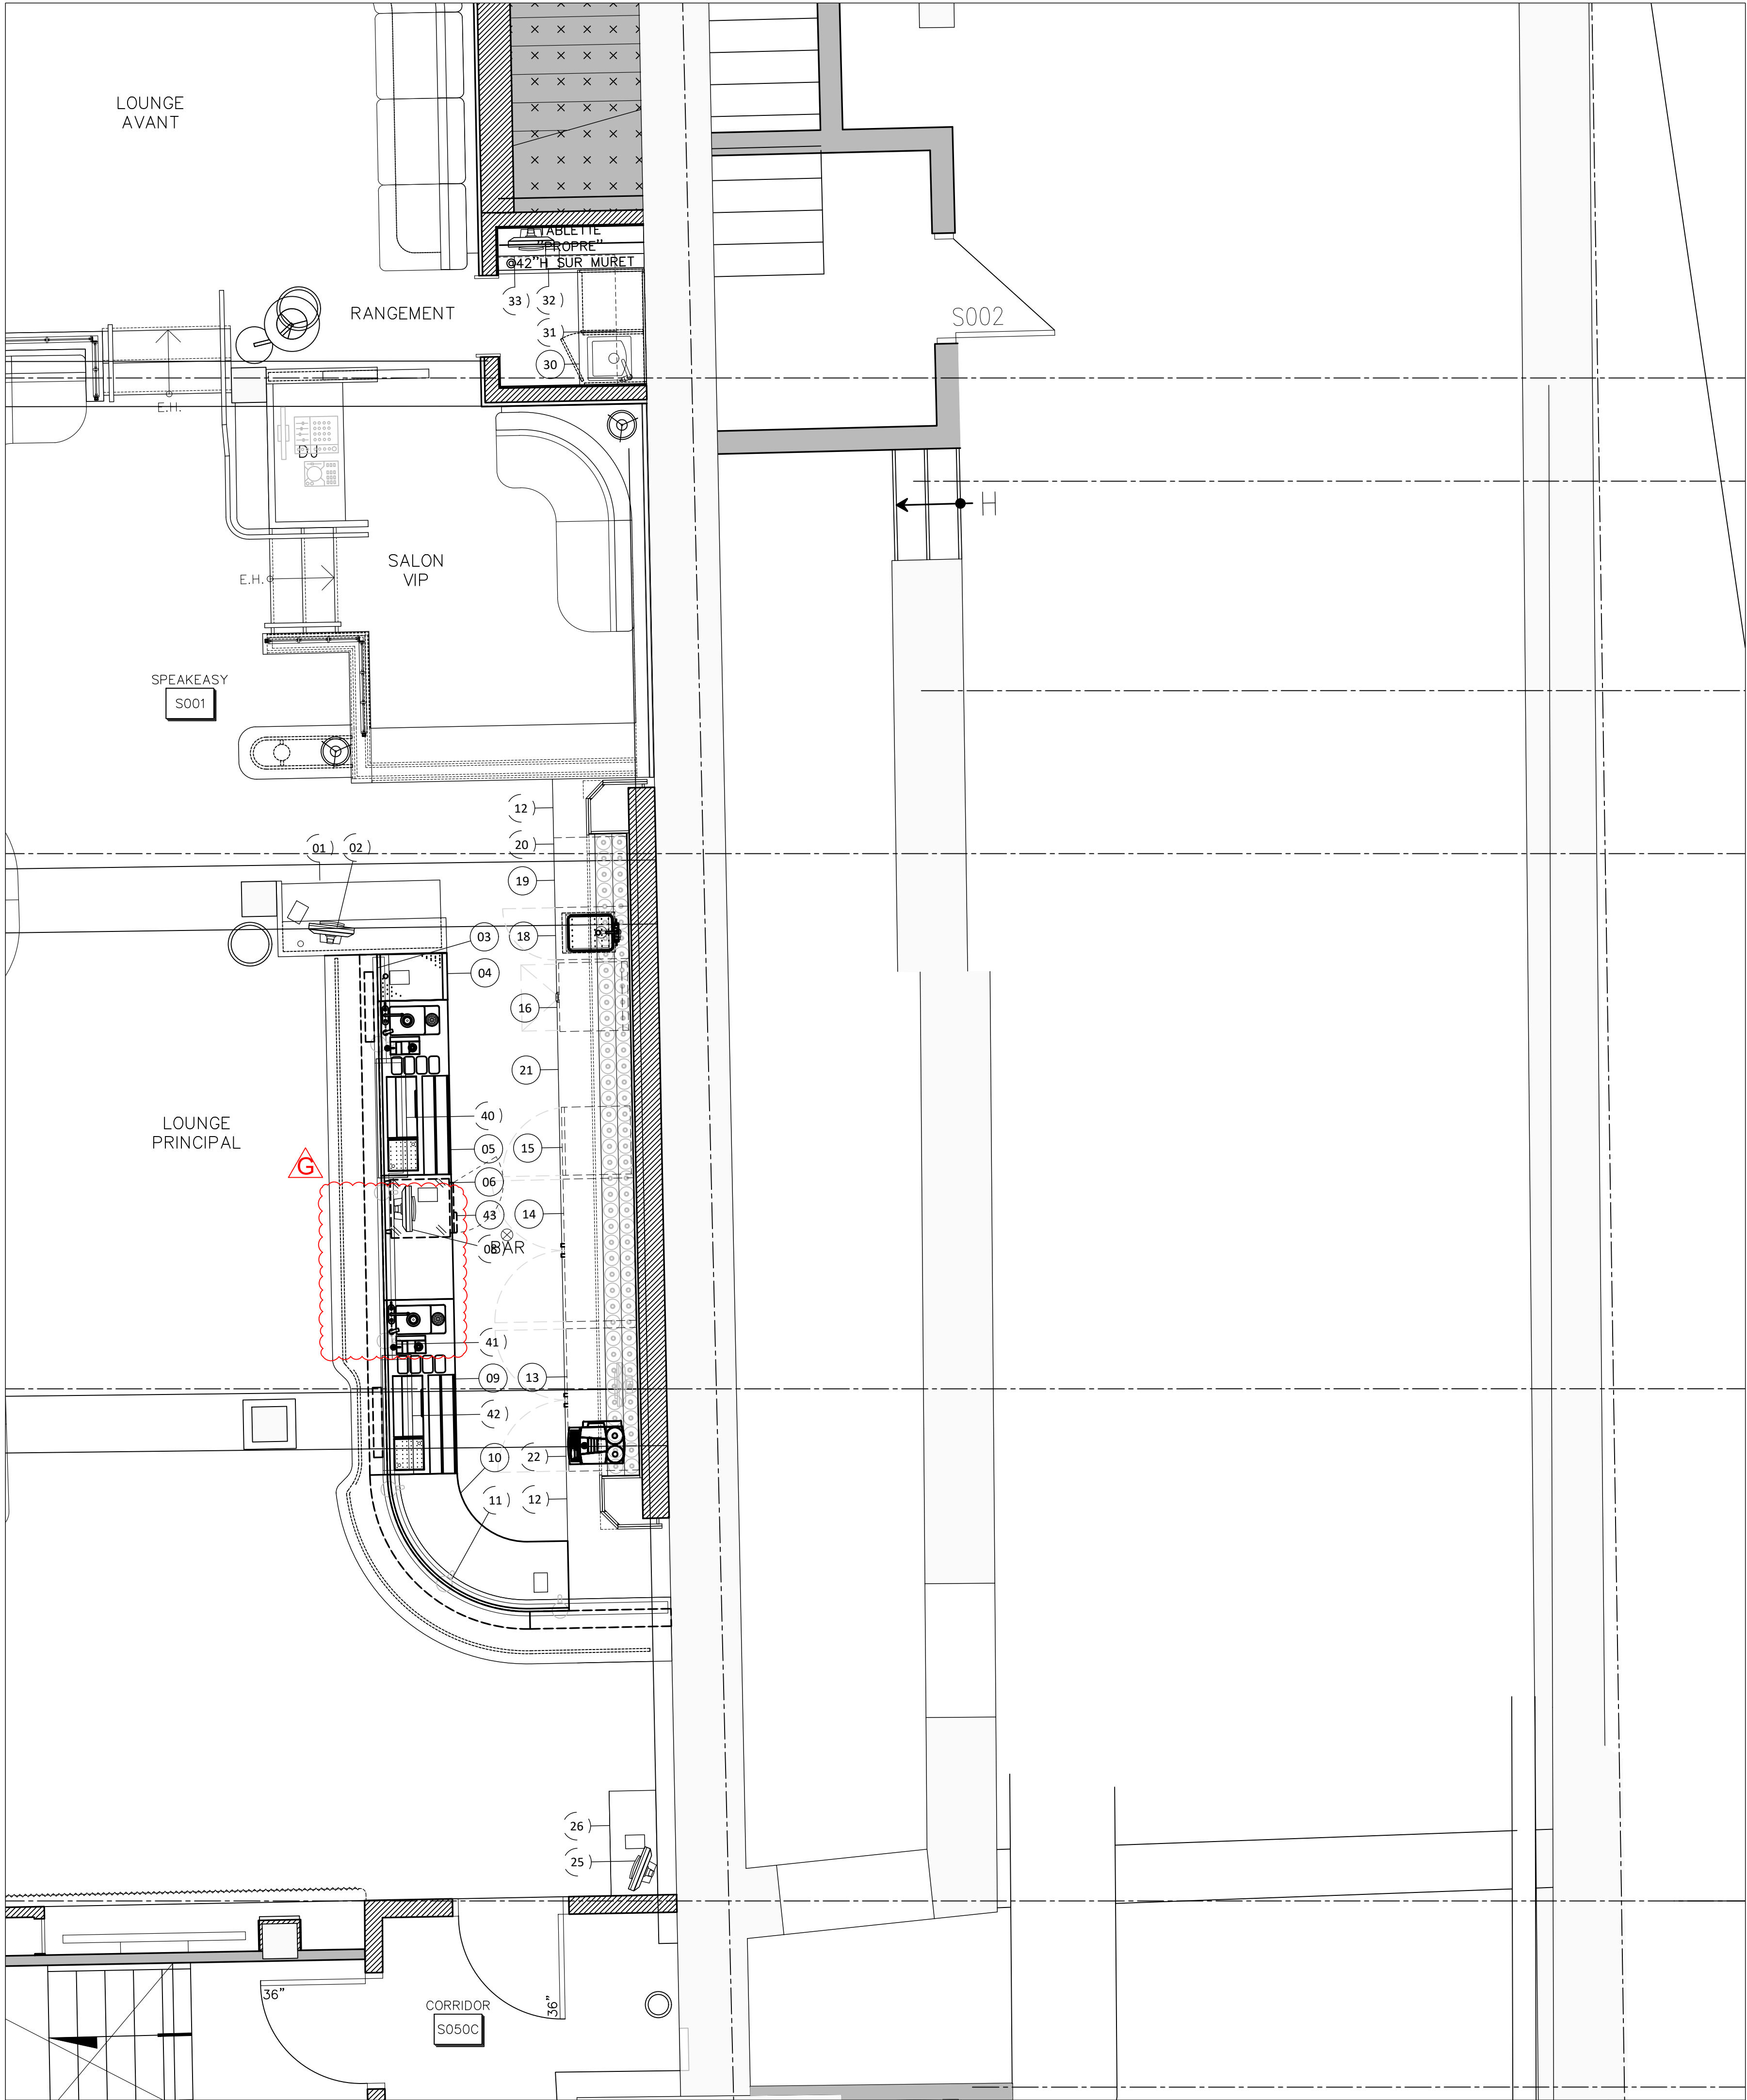

WWW.ATELIERDUCHEF.COM
(866) 682-5643
BOUCHERVILLE | QUÉBEC | SAGUENAY

CLIENT

HOTEL NELLIGAN
SPEAKEASY


ADRESSE: 106 RUE ST-PAUL OUEST
MONTRÉAL, QC, H2Y 1Z3

AUCUNE PARTIE DE CE DESSIN / CONCEPTION
NE PEUT ÊTRE REPRODUITE OU UTILISÉE
SANS L'AUTORISATION ÉCRITE PRÉALABLE
D ' A T E L I E R D U C H E F .

POUR CONSTRUCTION

14	DIRECTIVE - G	20-05-2025
13	DIRECTIVE - F	02-04-2025
12	ADDENDA - E	25-02-2025
11	ADDENDA - D	11-02-2025
10	ADDENDA - C	13-11-2024
9	POUR COORDINATION	16-10-2024
8	ADDENDA - B	02-02-2024
7	ADDENDA - A	31-01-2024
6	POUR CONSTRUCTION	22-11-2023
5	POUR SOUMISSION	14-09-2023
4	POUR SOUMISSION	07-09-2023
3	POUR COORDINATION	30-08-2023
2	POUR COORDINATION	23-08-2023
1	PLAN PRÉLIMINAIRE	11-07-2023
VER.	DESCRIPTION	DATE

TITRE	
AMÉNAGEMENT	
CHARGÉ DE PROJET	
ÉMILIE COUTU	
(450) 916 - 0055 ÉMILIE.COUTU@ATELIERDUCHEF.COM	
DESSINATEUR / CONCEPTEUR	
ABDELLAH IDIZAL	
ÉCHELLE	PROJET
3/8"=1'-0"	BV0109
FORMAT	PAGE
24 x 36	SA-01

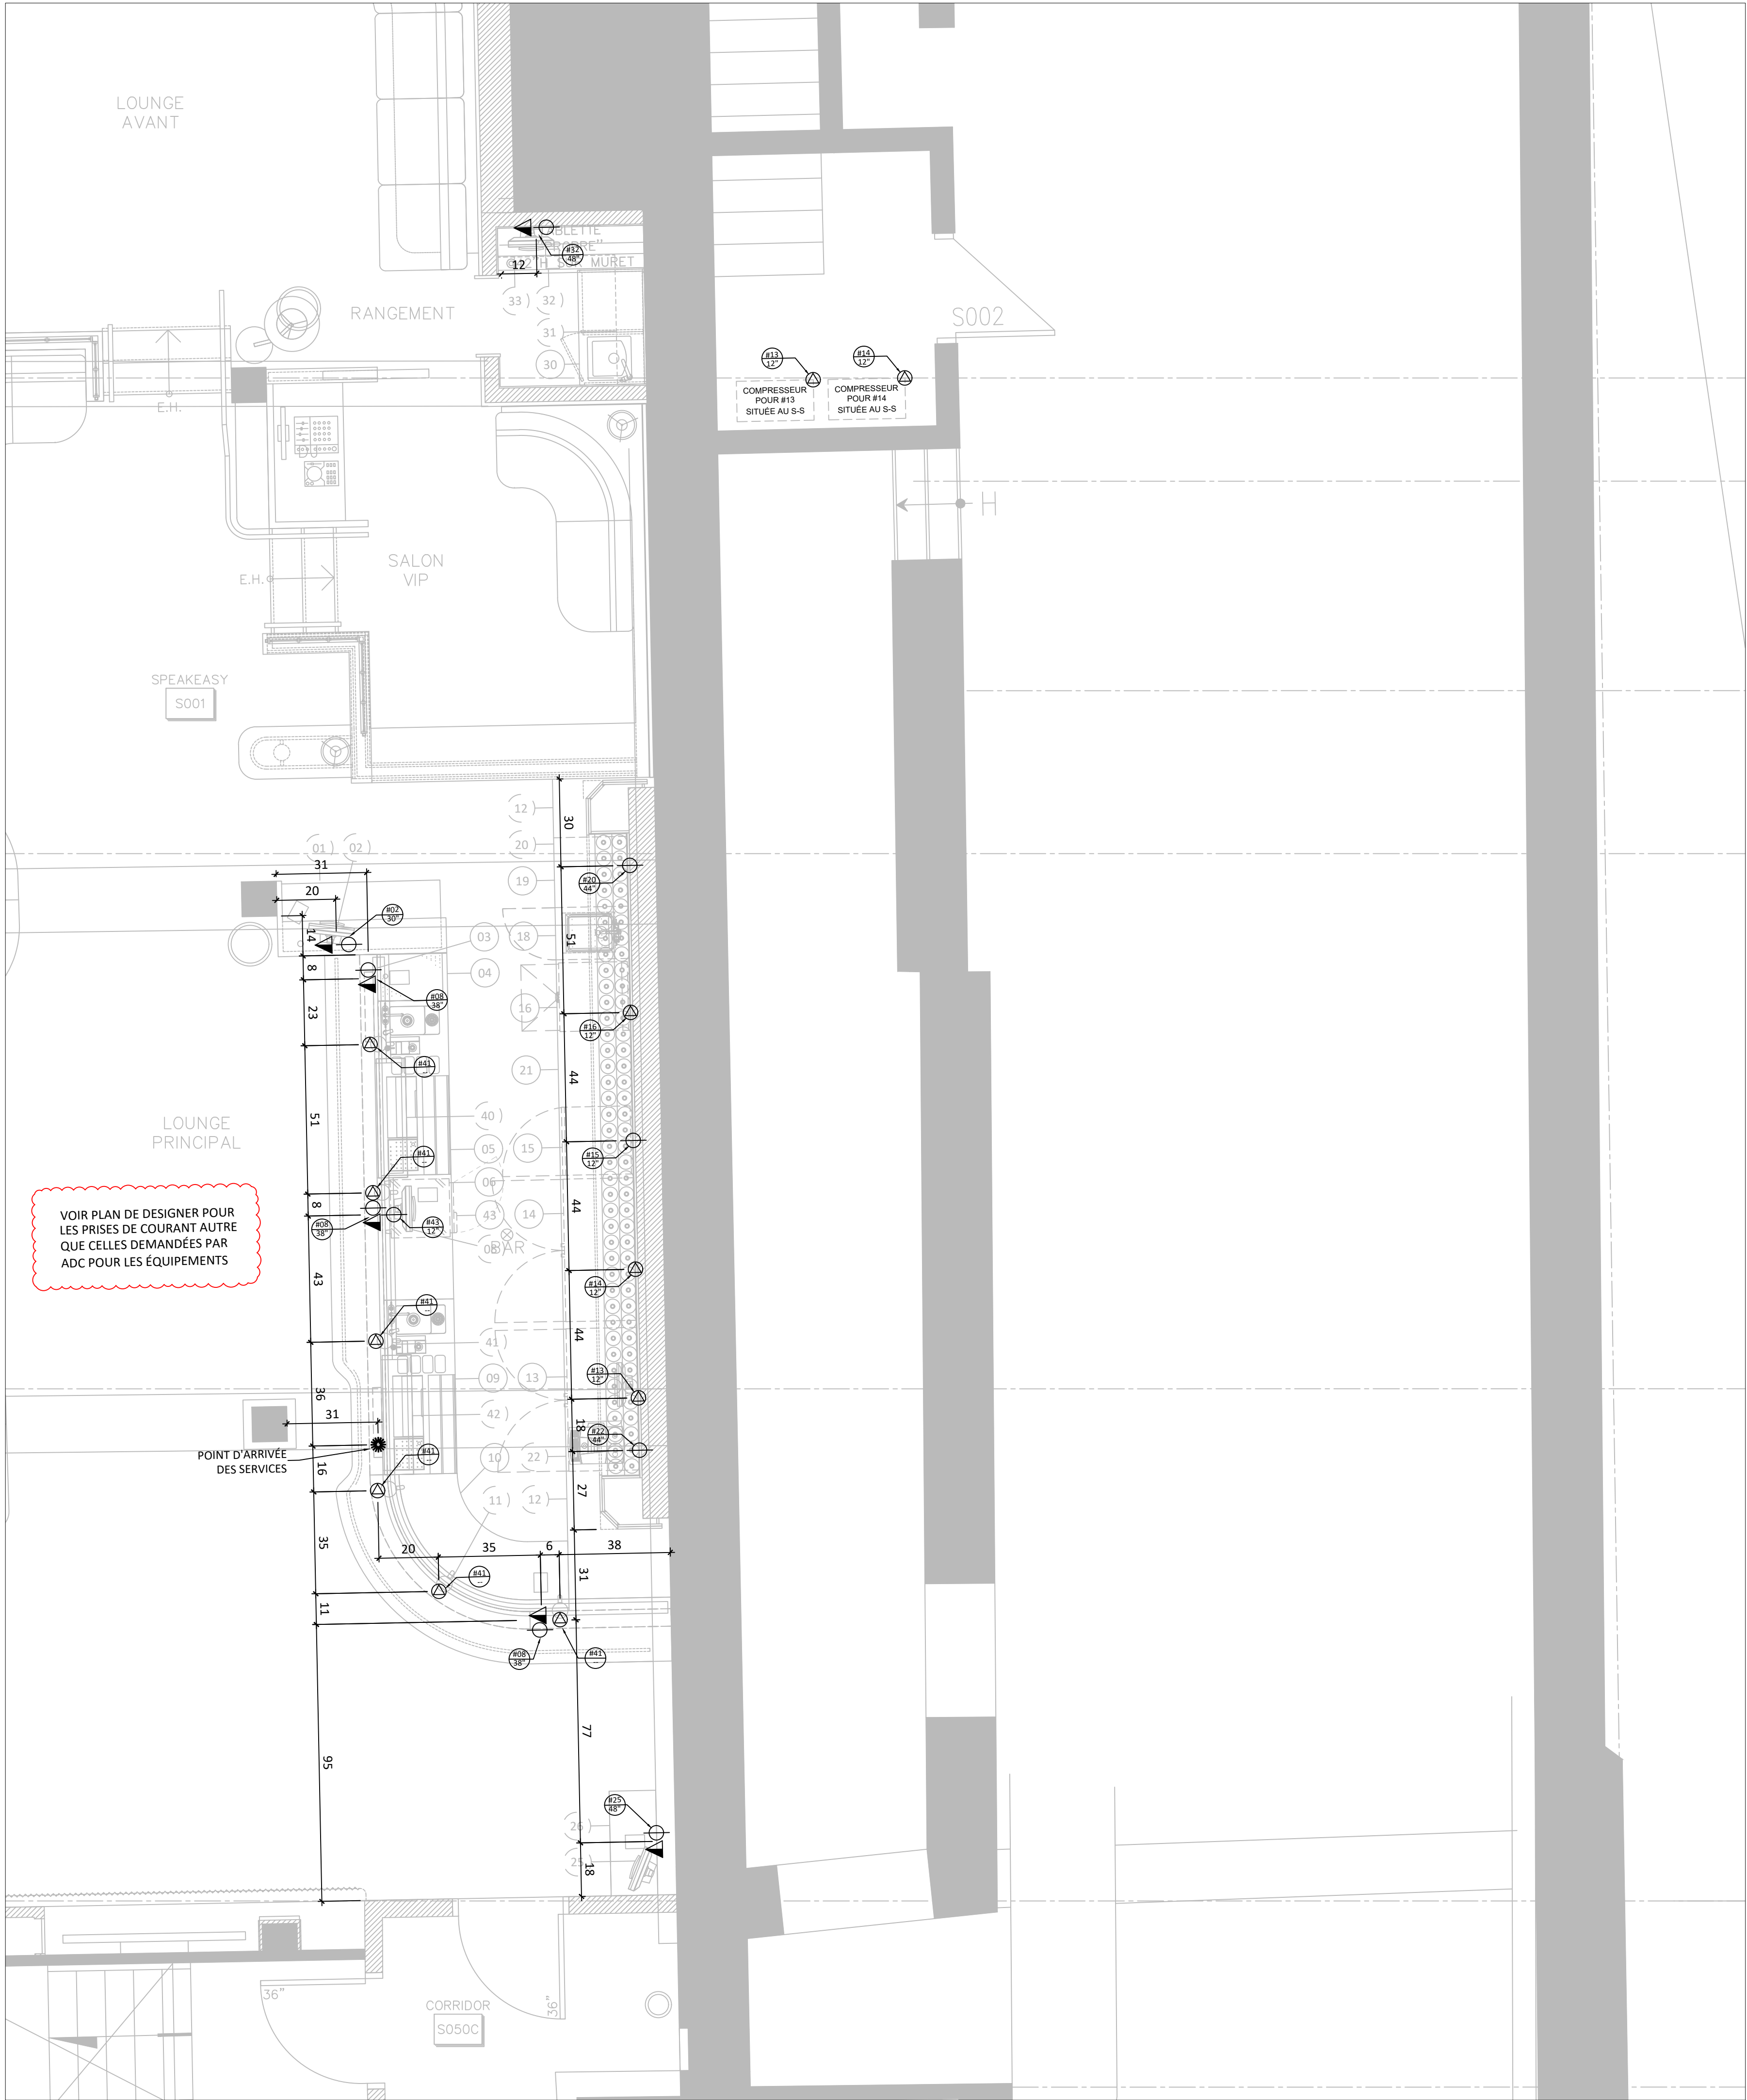

WWW.ATELIERDUCHEF.COM
(866) 682-5643
BOUCHERVILLE | QUÉBEC | SAGUENAY

CLIENT

HOTEL NELLIGAN SPEAKEASY

ADRESSE: 106 RUE ST-PAUL OUEST
MONTRÉAL, QC, H2Y 1Z3

AUCUNE PARTIE DE CE DESSIN / CONCEPTION
NE PEUT ÊTRE REPRODUITE OU UTILISÉE
SANS L'AUTORISATION ÉCRITE PRÉALABLE
D'ATELIER DU CHEF.

POUR CONSTRUCTION

14	DIRECTIVE - G	20-05-2025
13	DIRECTIVE - F	02-04-2025
12	ADDENDA - E	25-02-2025
11	ADDENDA - D	11-02-2025
10	ADDENDA - C	13-11-2024
9	POUR COORDINATION	16-10-2024
8	ADDENDA - B	02-02-2024
7	ADDENDA - A	31-01-2024
6	POUR CONSTRUCTION	22-11-2023
5	POUR SOUMISSION	14-09-2023
4	POUR SOUMISSION	07-09-2023
3	POUR COORDINATION	30-08-2023
2	POUR COORDINATION	23-08-2023
1	PLAN PRÉLIMINAIRE	11-07-2023
VER.	DESCRIPTION	DATE

TITRE	
ÉLECTRICITÉ	
CHARGÉ DE PROJET	
ÉMILIE COUTU	
(450) 916 - 0055 EMILIE.COUTU@ATELIERDUCHEF.COM	
DESSINATEUR / CONCEPTEUR	
ABDELLAH IDIZAL	
ÉCHELLE	PROJET
3/8"=1'-0"	BV0109
FORMAT	PAGE
24 x 36	SA-02



WWW.ATELIERDUCHEF.COM
(866) 682-5643
BOUCHERVILLE | QUÉBEC | SAGUENAY

CLIENT

HOTEL NELLIGAN
SPEAKEASY

ADRESSE: 106 RUE ST-PAUL OUEST
MONTRÉAL, QC, H2Y 1Z3

AUCUNE PARTIE DE CE DESSIN / CONCEPTION
NE PEUT ÊTRE REPRODUITE OU UTILISÉE
SANS L'AUTORISATION ÉCRITE PRÉALABLE
D ' A T E L I E R D U C H E F .

POUR CONSTRUCTION

14	DIRECTIVE - G	20-05-2025
13	DIRECTIVE - F	02-04-2025
12	ADDENDA - E	25-02-2025
11	ADDENDA - D	11-02-2025
10	ADDENDA - C	13-11-2024
9	POUR COORDINATION	16-10-2024
8	ADDENDA - B	02-02-2024
7	ADDENDA - A	31-01-2024
6	POUR CONSTRUCTION	22-11-2023
5	POUR SOUMISSION	14-09-2023
4	POUR SOUMISSION	07-09-2023
3	POUR COORDINATION	30-08-2023
2	POUR COORDINATION	23-08-2023
1	PLAN PRÉLIMINAIRE	11-07-2023
VER.	DESCRIPTION	DATE

TITRE

PLOMBERIE

CHARGÉ DE PROJET

ÉMILIE COUTU

(450) 916 - 0055
EMILIE.COUTU@ATELIERDUCHEF.COM

DESSINATEUR / CONCEPTEUR

ABDELLAH IDIZAL

ÉCHELLE

3/8"=1'-0"

FORMAT


24 x 36

PROJET

BV0109

PAGE

SA-03

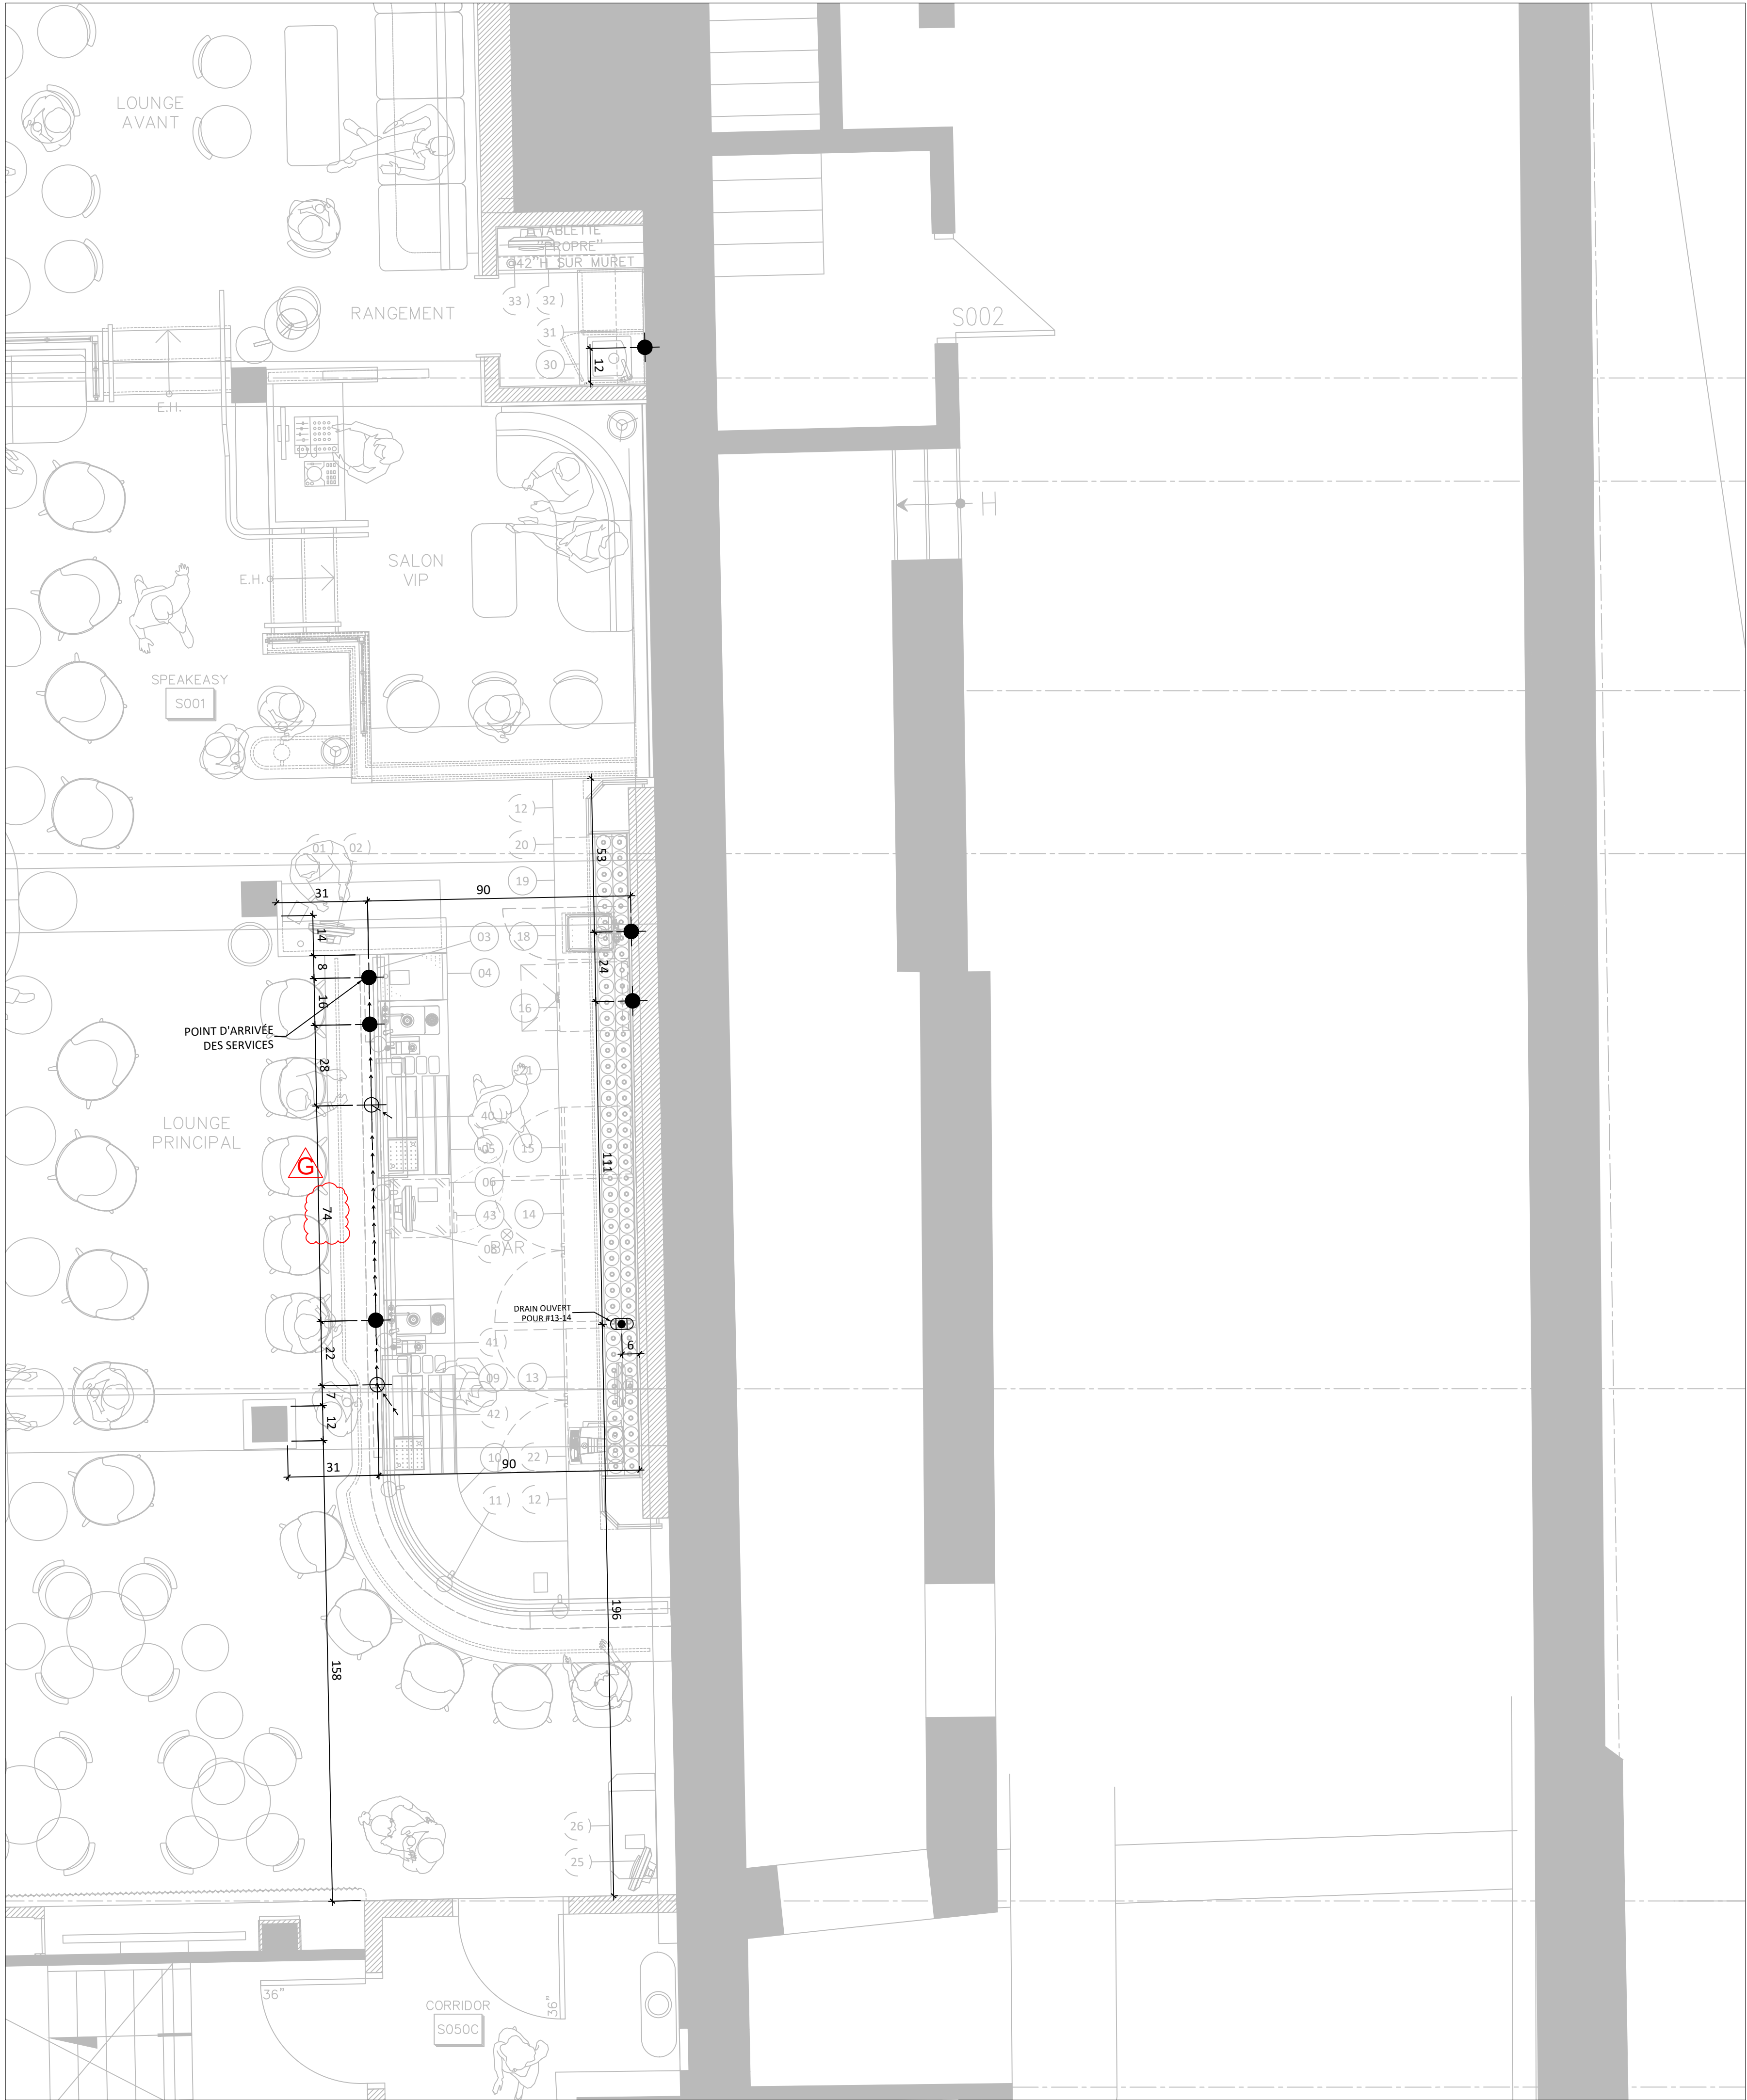

WWW.ATELIERDUCHEF.COM
(866) 682-5643
BOUCHERVILLE | QUÉBEC | SAGUENAY

CLIENT

HOTEL NELLIGAN
SPEAKEASY


ADRESSE: 106 RUE ST-PAUL OUEST
MONTRÉAL, QC, H2Y 1Z3

AUCUNE PARTIE DE CE DESSIN / CONCEPTION
NE PEUT ÊTRE REPRODUITE OU UTILISÉE
SANS L'AUTORISATION ÉCRITE PRÉALABLE
D ' A T E L I E R D U C H E F .

POUR CONSTRUCTION

14	DIRECTIVE - G	20-05-2025
13	DIRECTIVE - F	02-04-2025
12	ADDENDA - E	25-02-2025
11	ADDENDA - D	11-02-2025
10	ADDENDA - C	13-11-2024
9	POUR COORDINATION	16-10-2024
8	ADDENDA - B	02-02-2024
7	ADDENDA - A	31-01-2024
6	POUR CONSTRUCTION	22-11-2023
5	POUR SOUMISSION	14-09-2023
4	POUR SOUMISSION	07-09-2023
3	POUR COORDINATION	30-08-2023
2	POUR COORDINATION	23-08-2023
1	PLAN PRÉLIMINAIRE	11-07-2023
VER.	DESCRIPTION	DATE

TITRE	
DRAINAGE	
CHARGÉ DE PROJET	
ÉMILIE COUTU	
(450) 916 - 0055 EMILIE.COUTU@ATELIERDUCHEF.COM	
DESSINATEUR / CONCEPTEUR	
ABDELLAH IDIZAL	
ÉCHELLE	PROJET
3/8"=1'-0"	BV0109
FORMAT	PAGE
24 x 36	SA-04

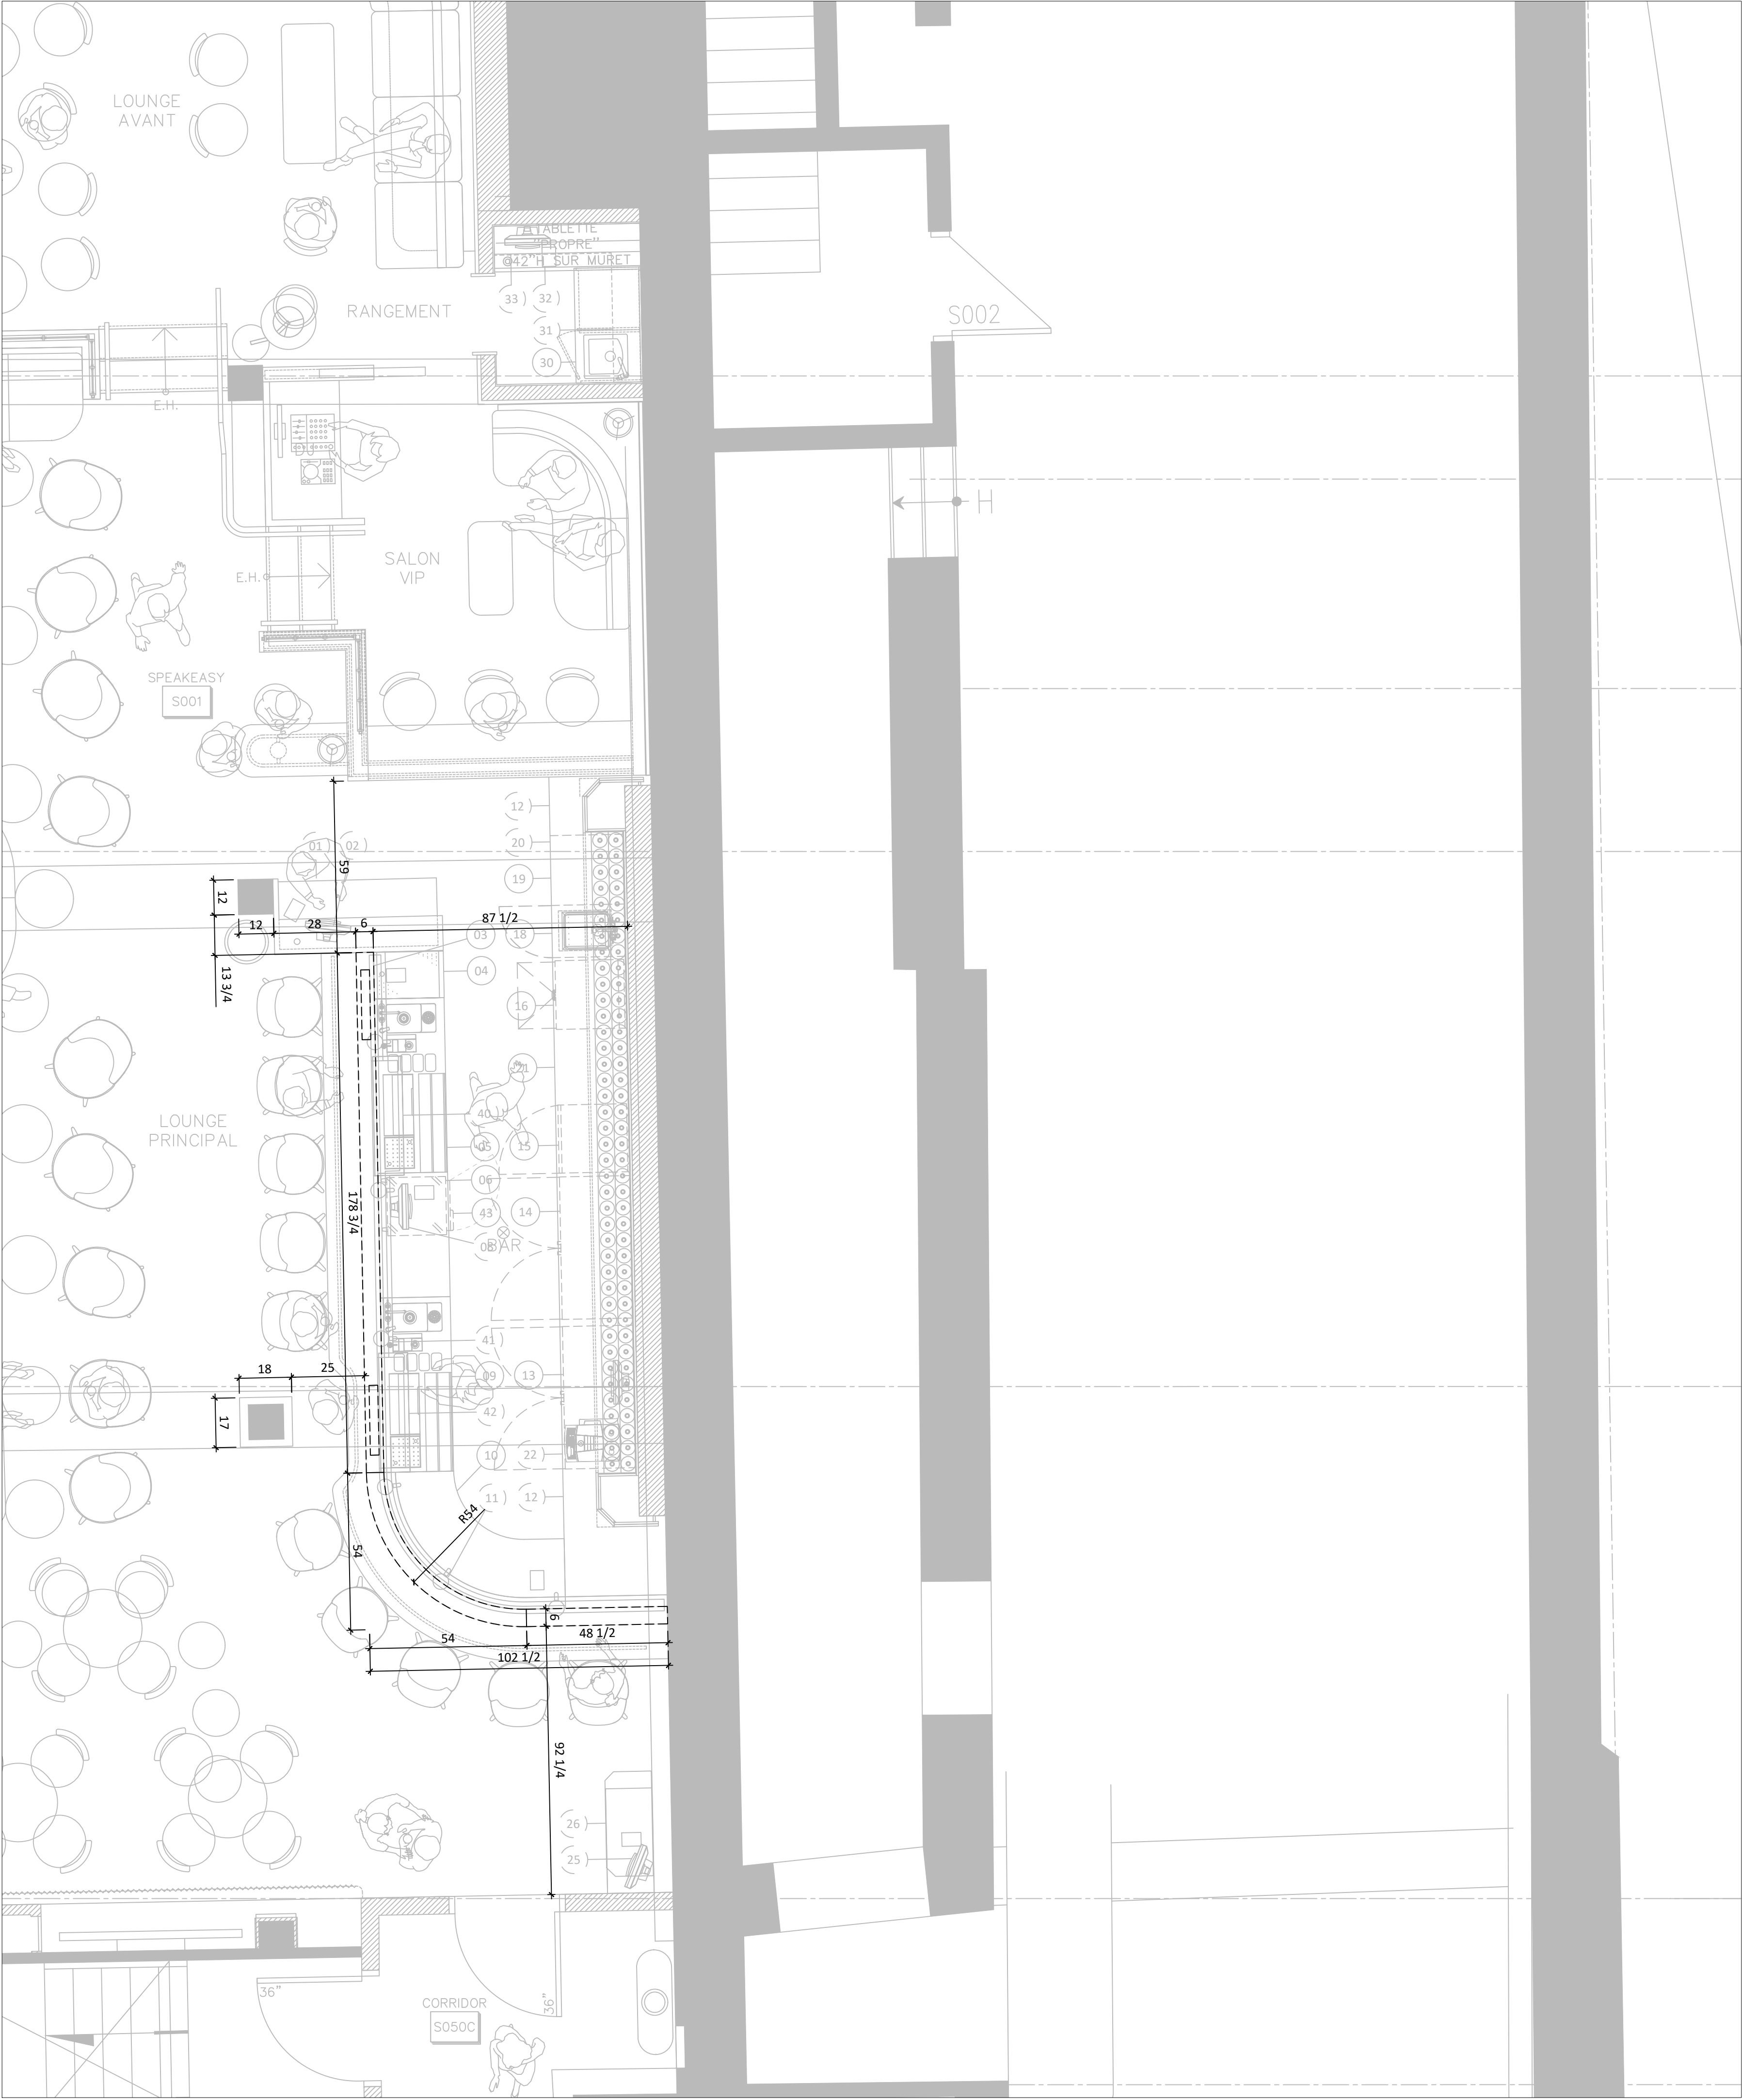

WWW.ATELIERDUCHEF.COM
(866) 682-5643
BOUCHERVILLE | QUÉBEC | SAGUENAY

CLIENT

HOTEL NELLIGAN
SPEAKEASY


ADRESSE: 106 RUE ST-PAUL OUEST
MONTRÉAL, QC, H2Y 1Z3

AUCUNE PARTIE DE CE DESSIN / CONCEPTION
NE PEUT ÊTRE REPRODUITE OU UTILISÉE
SANS L'AUTORISATION ÉCRITE PRÉALABLE
D ' A T E L I E R D U C H E F .

POUR CONSTRUCTION

14	DIRECTIVE - G	20-05-2025
13	DIRECTIVE - F	02-04-2025
12	ADDENDA - E	25-02-2025
11	ADDENDA - D	11-02-2025
10	ADDENDA - C	13-11-2024
9	POUR COORDINATION	16-10-2024
8	ADDENDA - B	02-02-2024
7	ADDENDA - A	31-01-2024
6	POUR CONSTRUCTION	22-11-2023
5	POUR SOUMISSION	14-09-2023
4	POUR SOUMISSION	07-09-2023
3	POUR COORDINATION	30-08-2023
2	POUR COORDINATION	23-08-2023
1	PLAN PRÉLIMINAIRE	11-07-2023
VER.	DESCRIPTION	DATE

TITRE	
COTES ARCHITECTURALES	
CHARGÉ DE PROJET	
ÉMILIE COUTU	
(450) 916 - 0055 EMILIE.COUTU@ATELIERDUCHEF.COM	
DESSINATEUR / CONCEPTEUR	
ABDELLAH IDIZAL	
ÉCHELLE	PROJET
3/8"=1'-0"	BV0109
FORMAT	PAGE
24 x 36	SA-05

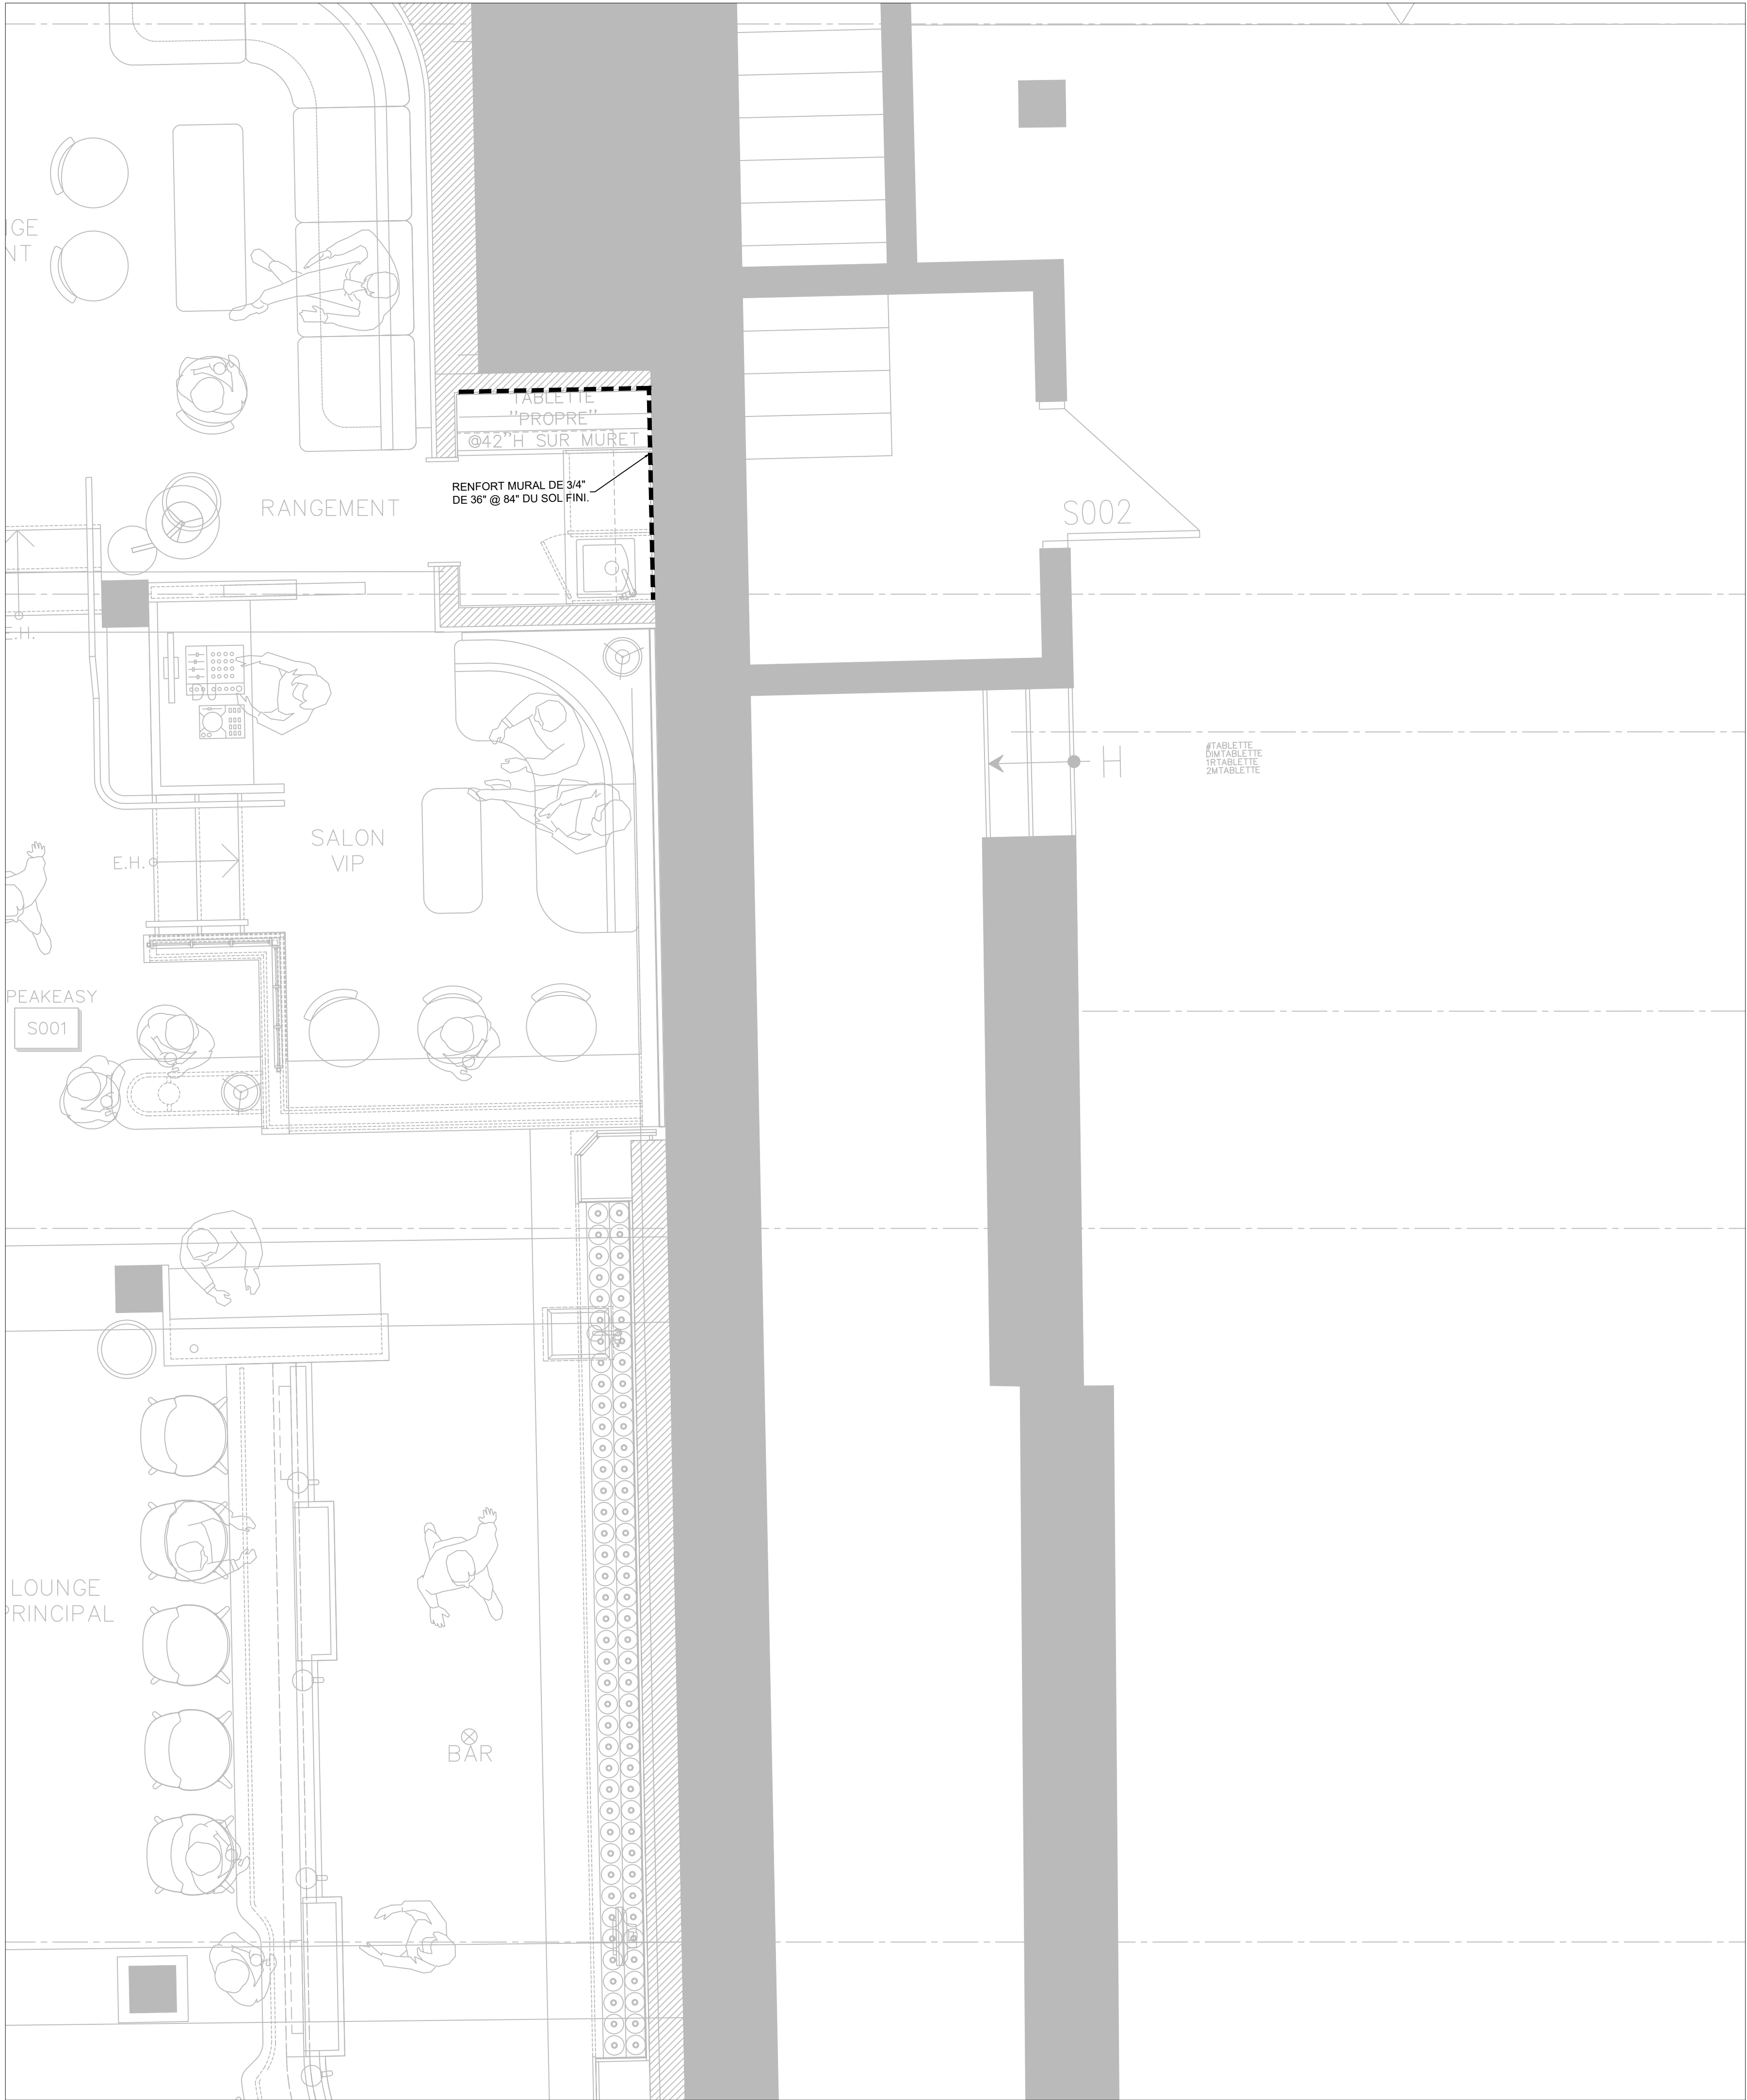

WWW.ATELIERDUCHEF.COM
(866) 682-5643
BOUCHERVILLE | QUÉBEC | SAGUENAY

CLIENT

HOTEL NELLIGAN
SPEAKEASY

ADRESSE: 106 RUE ST-PAUL OUEST
MONTRÉAL, QC, H2Y 1Z3

AUCUNE PARTIE DE CE DESSIN / CONCEPTION
NE PEUT ÊTRE REPRODUITE OU UTILISÉE
SANS L'AUTORISATION ÉCRITE PRÉALABLE
D ' A T E L I E R D U C H E F .

POUR CONSTRUCTION

14	DIRECTIVE - G	20-05-2025
13	DIRECTIVE - F	02-04-2025
12	ADDENDA - E	25-02-2025
11	ADDENDA - D	11-02-2025
10	ADDENDA - C	13-11-2024
9	POUR COORDINATION	16-10-2024
8	ADDENDA - B	02-02-2024
7	ADDENDA - A	31-01-2024
6	POUR CONSTRUCTION	22-11-2023
5	POUR SOUMISSION	14-09-2023
4	POUR SOUMISSION	07-09-2023
3	POUR COORDINATION	30-08-2023
2	POUR COORDINATION	23-08-2023
1	PLAN PRÉLIMINAIRE	11-07-2023
VER.	DESCRIPTION	DATE

TITRE	
RENFORTS MURAUX	
CHARGÉ DE PROJET	
ÉMILIE COUTU	
(450) 916 - 0055 EMILIE.COUTU@ATELIERDUCHEF.COM	
DESSINATEUR / CONCEPTEUR	
ABDELLAH IDIZAL	
ÉCHELLE	PROJET
1/2"=1'-0"	BV0109
FORMAT	PAGE
24 x 36	SA-06

TABLEAU DES DONNÉES TECHNIQUES

N° article	Quantité	Description	État	Électricité								Plomberie						Gaz ☐ P ☐ N			Vent.	Remarques	Fourni par				
				Volts	Phases	Ampères	Kilowatts	C.V.	Raccord direct	Avec cordon NEMA	Hauteur du sol	Eau			Drain			Consommation BTU/H	Ø raccord	Hauteur du sol				PCM			
												Eau chaude 140°F	Eau froide	Hauteur du sol	Ouvert	Raccordé	Hauteur du sol										
01	1	COMPTOIR DE SERVICE	N-H-C																								
02	1	P.O.S	N-H-C	120	1					5-15P	30"													NOTES #4-13	VOIR PLAN DU DESIGNER		
	1	IMPRIMANTE	N-H-C	120	1					5-15P	30"													NOTES #4-13	CLIENT		
03	1	MURET TECHNIQUE	N	120	1					5-15P	38"													NOTE #4 (3X) HORIZONTAL			
04	1	ÉGOUTTOIR ET RANGEMENT DE VERRES	N												1-1/2"	12"											
05	1	COCKTAIL UNIT	N												1-1/2"	12"											
	1	ROBINET	N									1/2"	1/2"	18													
	1	POUBELLE	N																								
	1	BAC À GLACE	N												2"		12"										
	1	SPEED RAIL	N																								
	1	DISTRIBUTEUR À PAPIER ET SAVON À MAINS	N-H-C																						CLIENT		
06	1	COMPTOIR DE RANGEMENT	N																								
07		LIBRE																									
08	1	P.O.S	N-H-C	120	1					5-15P	48"													NOTES #4-13	VOIR PLAN DU DESIGNER		
	3	IMPRIMANTE	N-H-C	120	1					5-15P	48"													NOTES #4-13	CLIENT		
09	1	COCKTAIL UNIT	N												1-1/2"	12"											
	1	ROBINET	N									1/2"	1/2"	18													
	1	POUBELLE	N																								
	1	BAC À GLACE	N												2"		12"										
	1	SPEED RAIL	N																								
	1	DISTRIBUTEUR À PAPIER ET SAVON À MAINS	N-H-C																						CLIENT		
10	1	COMPTOIR DE RANGEMENT	N																								
11	1	COMPTOIR DE PIERRE	N-H-C																						CLIENT		
	1	RAIL D'ÉGOUTTEMENT	N-H-C												MEME	QUE	#05								CLIENT		
12	2	MEUBLE EN ÉBÉNISTERIE	N-H-C																						ENTREPRENEUR EN ÉBÉNISTERIE		
13	1	RÉFRIGÉRATEUR A BIÈRE 2 PORTES	N	120	1	3				5-15P	12"																
	1	COMPRESSEUR À DISTANCE	N-H-C	120	1	3			X		?				3"		SOL								ENTREPRENEUR EN RÉFRIGÉRATION		
14	1	RÉFRIGÉRATEUR À BIÈRE 2 PORTES	N	120	1	3				5-15P	12"																
	1	COMPRESSEUR À DISTANCE	N-H-C	120	1	3			X		?				3"		SOL								ENTREPRENEUR EN RÉFRIGÉRATION		
15	1	CELLIER	N	120	1	1.5	.1			5-15P	12"																
16	1	LAVE-VERRES	N	208	3	31.1			X		12"		3/4"	4"		2"	12"										
17		LIBRE																									
18	1	MODULE DÉBARRASSAGE	N																								
	1	ÉVIER	N-H-C													1-1/2"	12"								CLIENT		
	1	ROBINET	N-H-C									1/2"	1/2"	18"											CLIENT		
	1	POUBELLE	N																								
	1	DISTRIBUTEUR À PAPIER ET SAVON À MAINS	N-H-C																						CLIENT		
19	1	MEUBLE DE RANGEMENT	N																								
20	1	COMPTOIR DE PIERRE	N-H-C	120	1					5-15P	44"													NOTES #4 (X5)	ENTREPRENEUR EN ÉBÉNISTERIE		
21	1	MEUBLE DE RANGEMENT	N																								
22	1	MACHINE À CAFÉ	N-H-C	120	1	12"				5-15P	44"														CLIENT		
25	1	P.O.S	N-H-C	120	1					5-15P	48"													NOTES #4-13	VOIR PLAN DU DESIGNER		
	1	IMPRIMANTE	N-H-C	120	1					5-15P	48"													NOTES #4-13	CLIENT		
26	1	COMPTOIR EN ÉBÉNISTERIE	N-H-C																						ENTREPRENEUR EN ÉBÉNISTERIE		
30	1	COMPTOIR DE SERVICE AVEC ÉVIER	N													1-1/2"	12"										
	1	COMPTOIR DE PIERRE	N-H-C																						CLIENT		
	1	ROBINET	N-H-C									1/2"	1/2"	18"											CLIENT		
	2	POUBELLE	N-H-C																						CLIENT		
	1	BAC À VERRE	N-H-C																						CLIENT		
	1	DISTRIBUTEUR À PAPIER ET SAVON À MAINS	N-H-C																					NOTE #7	CLIENT		
31	1	TABLETTE MURALE	N-H-C																					NOTE #7	ENTREPRENEUR EN ÉBÉNISTERIE		
32	1	P.O.S	N-H-C	120	1					5-15P	48"													NOTES #4-13	CLIENT		
	1	IMPRIMANTE	N-H-C	120	1					5-15P	48"													NOTES #4-13	CLIENT		
33	2	TABLETTE MURALE	N-H-C																					NOTE #7	ENTREPRENEUR EN ÉBÉNISTERIE		
40	1	RAIL D'ÉGOUTTEMENT	N-H-C												MÊME	QUE	#05								ENT. EN ÉBÉNISTERIE		
41	LOT	LAMPES DÉCORATIVES	N-H-C	120	1	2			X		DESIGNER														VOIR PLAN DU DESIGNER		
42	1	RAIL D'ÉGOUTTEMENT	N												MÊME	QUE	#05										
43	1	CONGÉLATEUR	N	120	1	2.5				5-15P	12"																
État de l'article: N=Nouveau, R=Existant à Relocaliser, E=Existant, M=Existant à Modifier, H-C=Hors Contrat, F=Achat Futur																											



WWW.ATELIERDUCHEF.COM
(866) 682-5643
BOUCHERVILLE | QUÉBEC | SAGUENAY

CLIENT

HOTEL NELLIGAN SPEAKEASY

ADRESSE: 106 RUE ST-PAUL OUEST
MONTRÉAL, QC, H2Y 1Z3

AUCUNE PARTIE DE CE DESSIN / CONCEPTION
NE PEUT ÊTRE REPRODUITE OU UTILISÉE
SANS L'AUTORISATION ÉCRITE PRÉALABLE
D ' A T E L I E R D U C H E F .

POUR CONSTRUCTION

14	DIRECTIVE - G	20-05-2025
13	DIRECTIVE - F	02-04-2025
12	ADDENDA - E	25-02-2025
11	ADDENDA - D	11-02-2025
10	ADDENDA - C	13-11-2024
9	POUR COORDINATION	16-10-2024
8	ADDENDA - B	02-02-2024
7	ADDENDA - A	31-01-2024
6	POUR CONSTRUCTION	22-11-2023
5	POUR SOUMISSION	14-09-2023
4	POUR SOUMISSION	07-09-2023
3	POUR COORDINATION	30-08-2023
2	POUR COORDINATION	23-08-2023
1	PLAN PRÉLIMINAIRE	11-07-2023
VER.	DESCRIPTION	DATE

TITRE	
TABLEAU TECHNIQUE	
CHARGÉ DE PROJET	
ÉMILIE COUTU	
(450) 916 - 0055 EMILIE.COUTU@ATELIERDUCHEF.COM	
DESSINATEUR / CONCEPTEUR	
ABDELLAH IDIZAL	
ÉCHELLE	PROJET
N.A.E.	BV0109
FORMAT	PAGE
24 x 36	SA-07