

GÉNÉRALITÉS

- TOUTES DISCORDANCES ENTRE CE PLAN ET LES MESURES DE CHANTIER DOIVENT ÊTRE RAPPORTÉES À ATELIER DU CHEF AVANT L'EXÉCUTION DES TRAVAUX DE PRODUCTION DES ÉQUIPEMENTS DE SERVICES ALIMENTAIRES.
- LES INFORMATIONS FOURNIES SONT EXTRAITES DES FICHES TECHNIQUES DES MANUFACTURIERS. ATELIER DU CHEF NE PEUX ÊTRE TENU RESPONSABLE D'UNE OMISSION OU D'UNE ERREUR INDIQUÉE SUR CELLES-CI.
- TOUTES LES MESURES DOIVENT ÊTRE PRISES À PARTIR DES SURFACES FINIES.
- TOUS LES TRAVAUX DOIVENT ÊTRE EXÉCUTÉS SELON LES DERNIERS CODES EN VIGUEUR.

ÉLECTRICITÉ

- TOUS LES FILS ÉLECTRIQUES SERVANT À ALIMENTER LES PRISES ET LES ÉQUIPEMENTS DOIVENT ÊTRE EN CUIVRE.

PLOMBERIE

- L'INTERCEPTEUR DE GRAISSE EST MONTRÉ À TITRE INDICATIF SEULEMENT. IL N'EST PAS NÉCESSAIREMENT DE LA BONNE DIMENSION NI LOCALISÉ À SON EMPLACEMENT FINAL. IL EST IMPORTANT DE VALIDER AVEC LE CONSULTANT EN CUISINE SON EMPLACEMENT FINAL.
- LE COUVERT DE L'INTERCEPTEUR DE GRAISSE DOIT ÊTRE AU MÊME NIVEAU QUE LE PLANCHER FINI.

GAZ

- LE TUYAU DE RACCORDEMENT DE GAZ DOIT ÊTRE RELIÉ À UN DISPOSITIF DE RETENUE INCOMBUSTIBLE. IL DOIT ÊTRE FOURNI ET INSTALLÉ PAR L'ENTREPRENEUR CERTIFIÉ.

VENTILATION

- LES HOTTES DE VENTILATION SONT FOURNIES PAR L'ENTREPRENEUR EN VENTILATION ET ELLES SONT TOUJOURS INSTALLÉES PAR CELUI CI.
- LA RETOMBÉE NÉCESSAIRE POUR FERMER L'OUVERTURE ENTRE LE DESSUS DES HOTTES DE VENTILATION ET LE PLAFOND LORSQU'ELLE EST REQUISE, DOIT ÊTRE FOURNIE ET INSTALLÉE PAR L'ENTREPRENEUR EN VENTILATION.
- LE SYSTÈME D'EXTINCTION D'INCENDIE, LE BOITIER DU DÉMARREUR DE HOTTE ET L'EXTINCTEUR DE CLASSE "K" SONT MONTRÉS À TITRE INDICATIF SEULEMENT. ILS NE SONT PAS NÉCESSAIREMENT DE LA BONNE DIMENSION. IL SONT FOURNIS ET INSTALLÉS PAR L'ENTREPRENEUR EN VENTILATION. IL EST IMPORTANT DE VALIDER AVEC ATELIER DU CHEF LEURS EMPLACEMENT FINAL.

RÉFRIGÉRATION ET CHAMBRES FRIGORIFIQUES

- LES CHAMBRES FRIGORIFIQUES DOIVENT AVOIR UN DÉGAGEMENT D'AIR MINIMUM DE 2" SUR LES SURFACES ADJACENTES INTÉRIEURES ET DE 3" SUR LES SURFACES ADJACENTES EXTÉRIEURES.
- LA RETOMBÉE NÉCESSAIRE POUR FERMER L'OUVERTURE ENTRE LE DESSUS DES CHAMBRES FRIGORIFIQUES ET LE PLAFOND LORSQU'ELLE EST REQUISE, DOIT ÊTRE FOURNIE ET INSTALLÉE PAR L'ENTREPRENEUR GÉNÉRAL.
- DES CALES DE PLANCHER, EN ACIER GALVANISÉ DE 1" DOIVENT ÊTRE FOURNIES ET INSTALLÉES, SOUS LE PLANCHER DES CHAMBRES DE CONGÉLATION AVEC CELLES-CI.
- LES UNITÉS DE RÉFRIGÉRATION DOIVENT ÊTRE INSTALLÉES DANS UN ENDROIT OÙ LA TEMPÉRATURE EST ÉGALE OU INFÉRIEURE À 25°C.

LÉGENDE

ÉLECTRICITÉ

⚡ CONNECTION ÉLECTRIQUE DIRECTE

⦿ PRISE 120V

⦿ PRISE 208/240V

RÉSEAUTIQUE

◀ FIL RÉSEAU OU TÉLÉPHONIQUE À COORDONNER AVEC LE CLIENT

POINT INITIAL

☀ POINT INITIAL D'ARRIVÉ DES SERVICES

PLOMBERIE ET GAZ

⊕ DRAIN OUVERT

■ DRAIN DE PLANCHER

⦿ DRAIN ENTONNOIR

● DRAIN RACCORDÉ

⦿ ENTRÉE EAU FROIDE

⦿ ENTRÉE EAU CHAUDE

⊗ LIGNE DE BIÈRE OU BOISSON GAZEUSE

⦿ RACCORDEMENT DE GAZ

ÉTAT DE L'ÉQUIPEMENT

100 NOUVEAU

100 NOUVEAU HORS CONTRAT

100 RELOCALISÉ

100 MODIFIER

100 EXISTANT

100 FUTUR

100 ADDENDA

NOTES AU TABLEAU TECHNIQUE

1 - ANNULÉ

2 - ANNULÉ

3 - 3 FILS + MIS À LA TERRE

4 - 1 PRISE D'UTILITÉ

5 - PRISE HORIZONTALE

6 - ANNULÉ

7 - RENFORT MURAL POUR FIXATION

8 - À VÉRIFIER SUR PLACE


9 - ANNULÉ

10 - CÂBLE DE RETENU

11 - ANNULÉ

12 - INTERFILAGE PAR L'ÉLECTRICIEN

13 - RÉSEAU

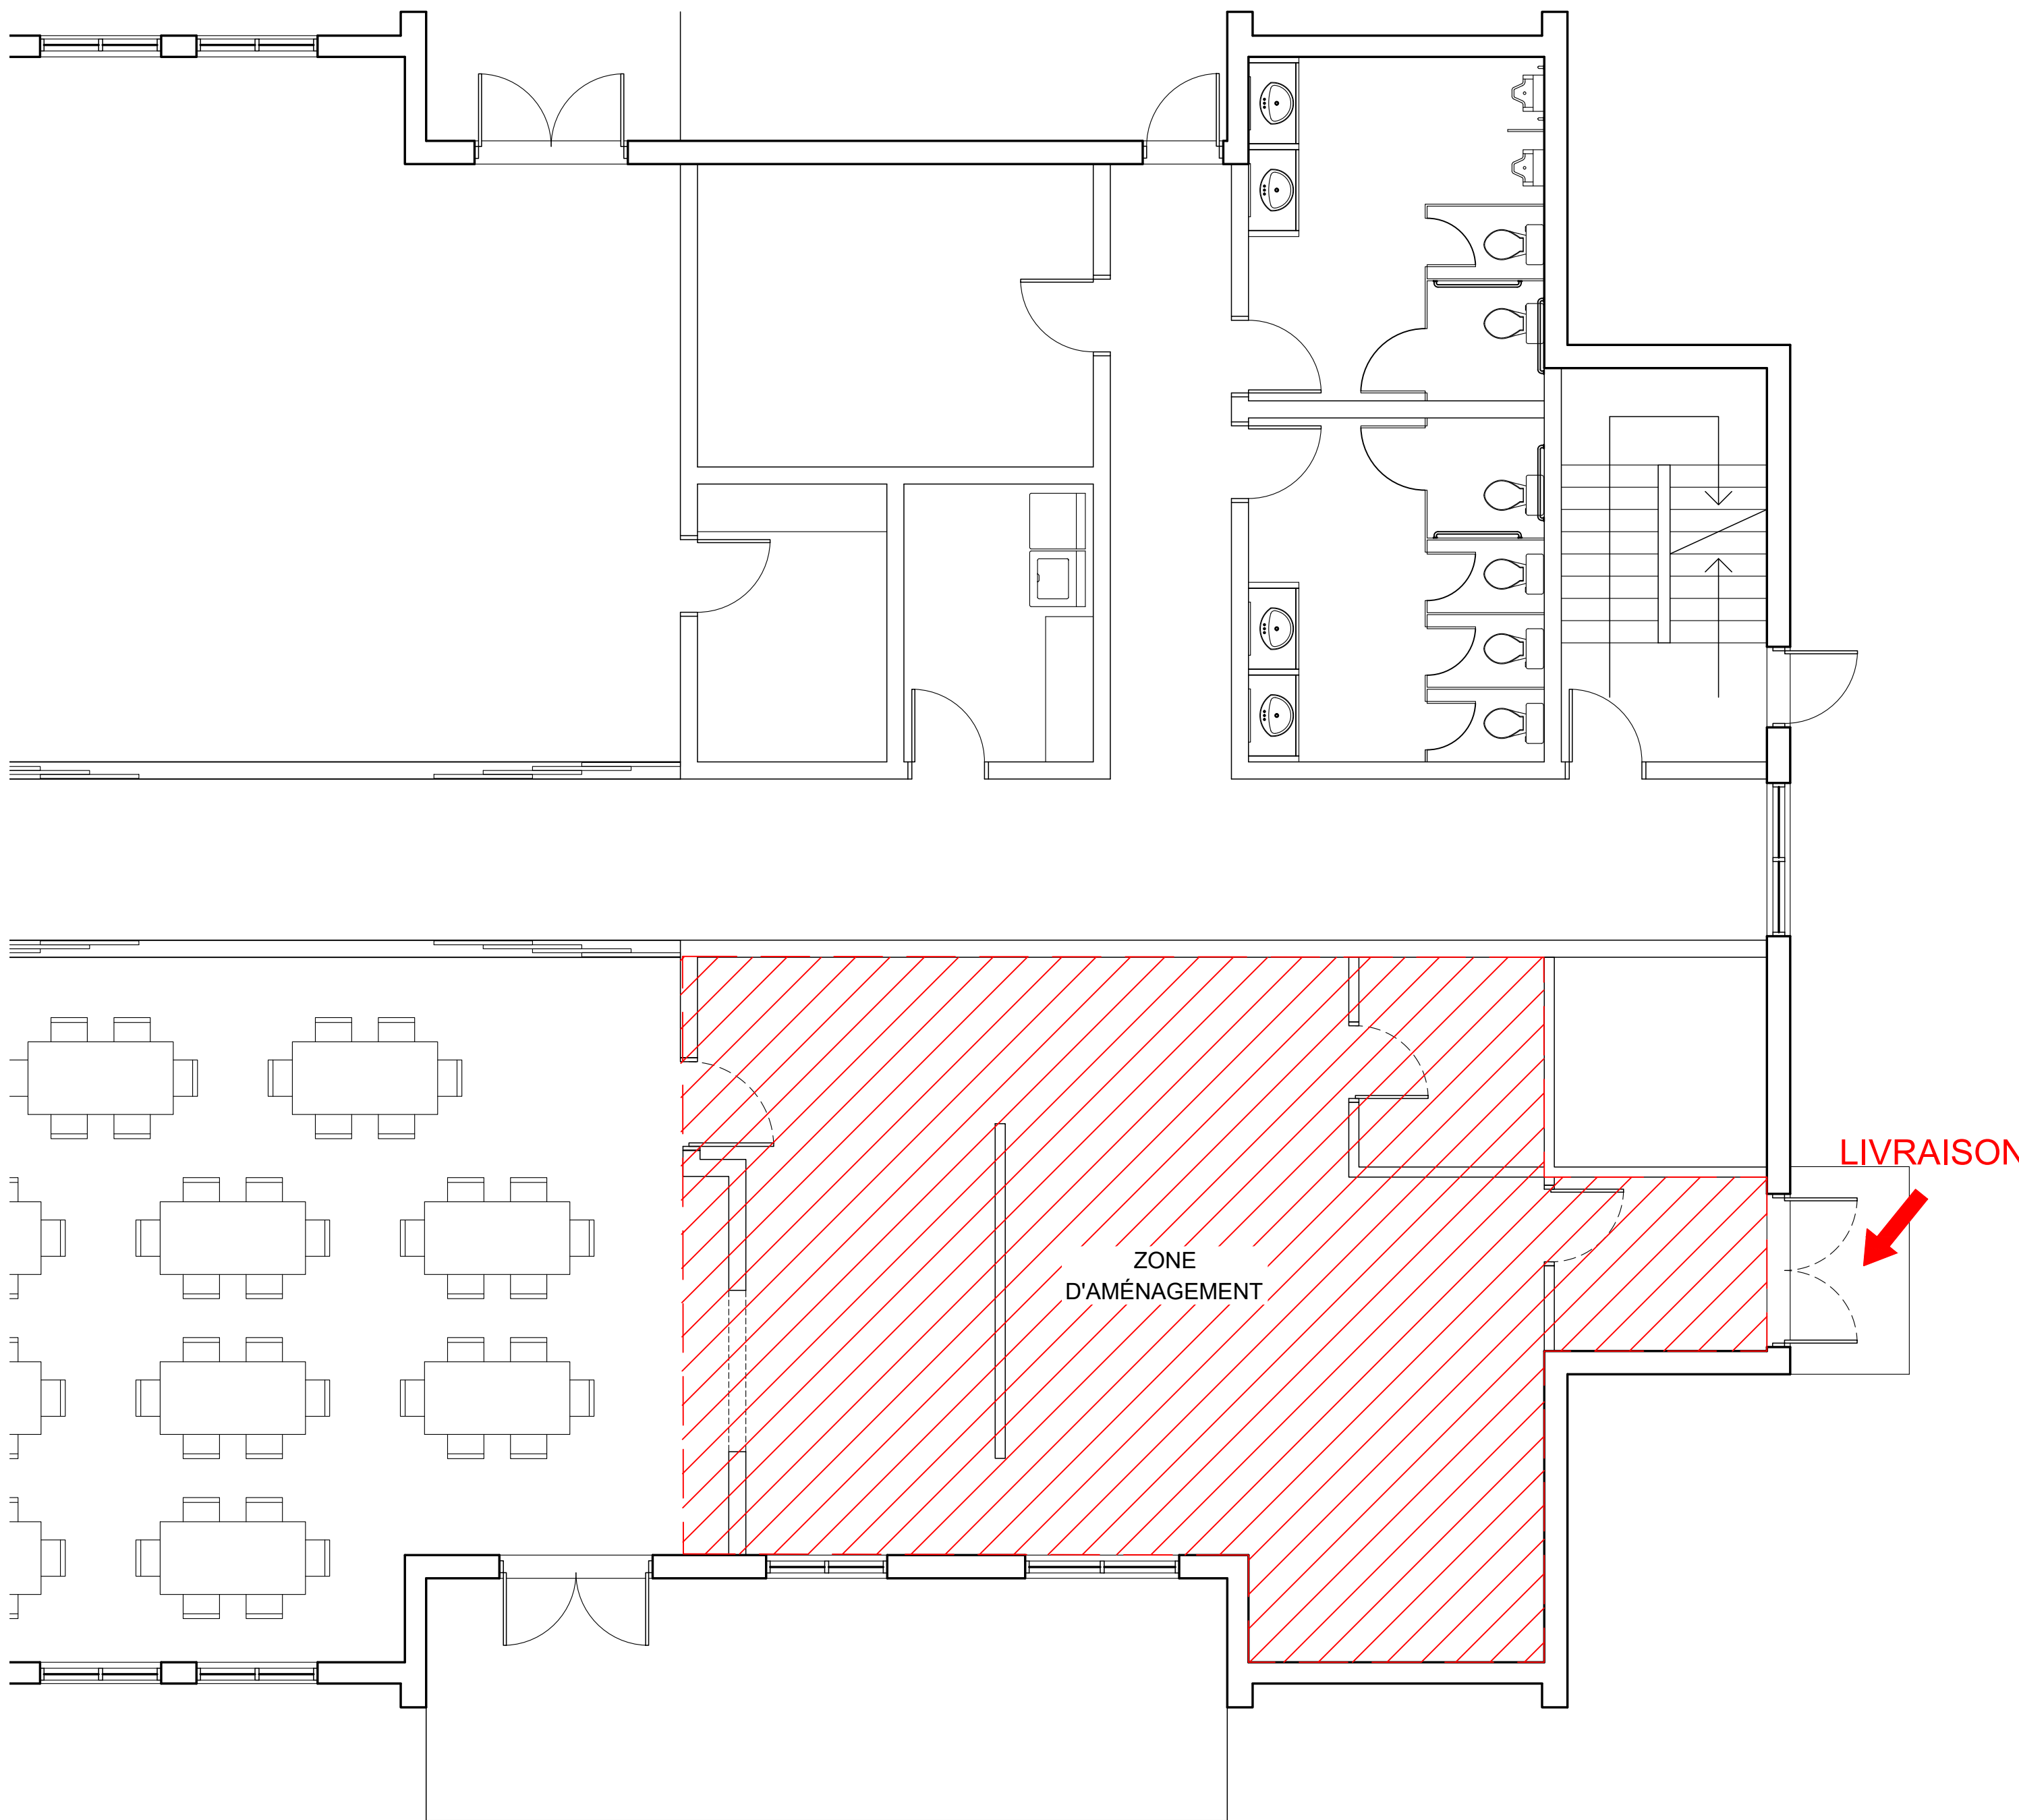

WWW.ATELIERDUCHEF.COM
(866) 682-5643
BOUCHERVILLE | QUÉBEC | SAGUENAY

CLIENT

GROUPE LOGILOGE LA CAPUCINE

6200 RUE MORIN, VAL-MORIN, QC
J0T-2R0

AUCUNE PARTIE DE CE DESSIN / CONCEPTION
NE PEUT ÊTRE REPRODUITE OU UTILISÉE
SANS L'AUTORISATION ÉCRITE PRÉALABLE
D ' A T E L I E R D U C H E F .

POUR CONSTRUCTION

4	POUR CONSTRUCTION	11-06-2024
3	POUR SOUMISSION	24-04-2024
2	POUR COORDINATION	12-04-2024
1	PLAN PRÉLIMINAIRE	26-10-2022
VER.	DESCRIPTION	DATE

TITRE

NOTES GÉNÉRALES

CHARGÉ DE PROJET


SYLVAIN GAGNON

(514) 467 - 6469
SYLVAIN.GAGNON@ATELIERDUCHEF.COM

DESSINATEUR / CONCEPTEUR

ABDELLAH IDIZAL

ÉCHELLE	PROJET
N.A.É.	BV0097
FORMAT	PAGE
24 x 36	SA-00

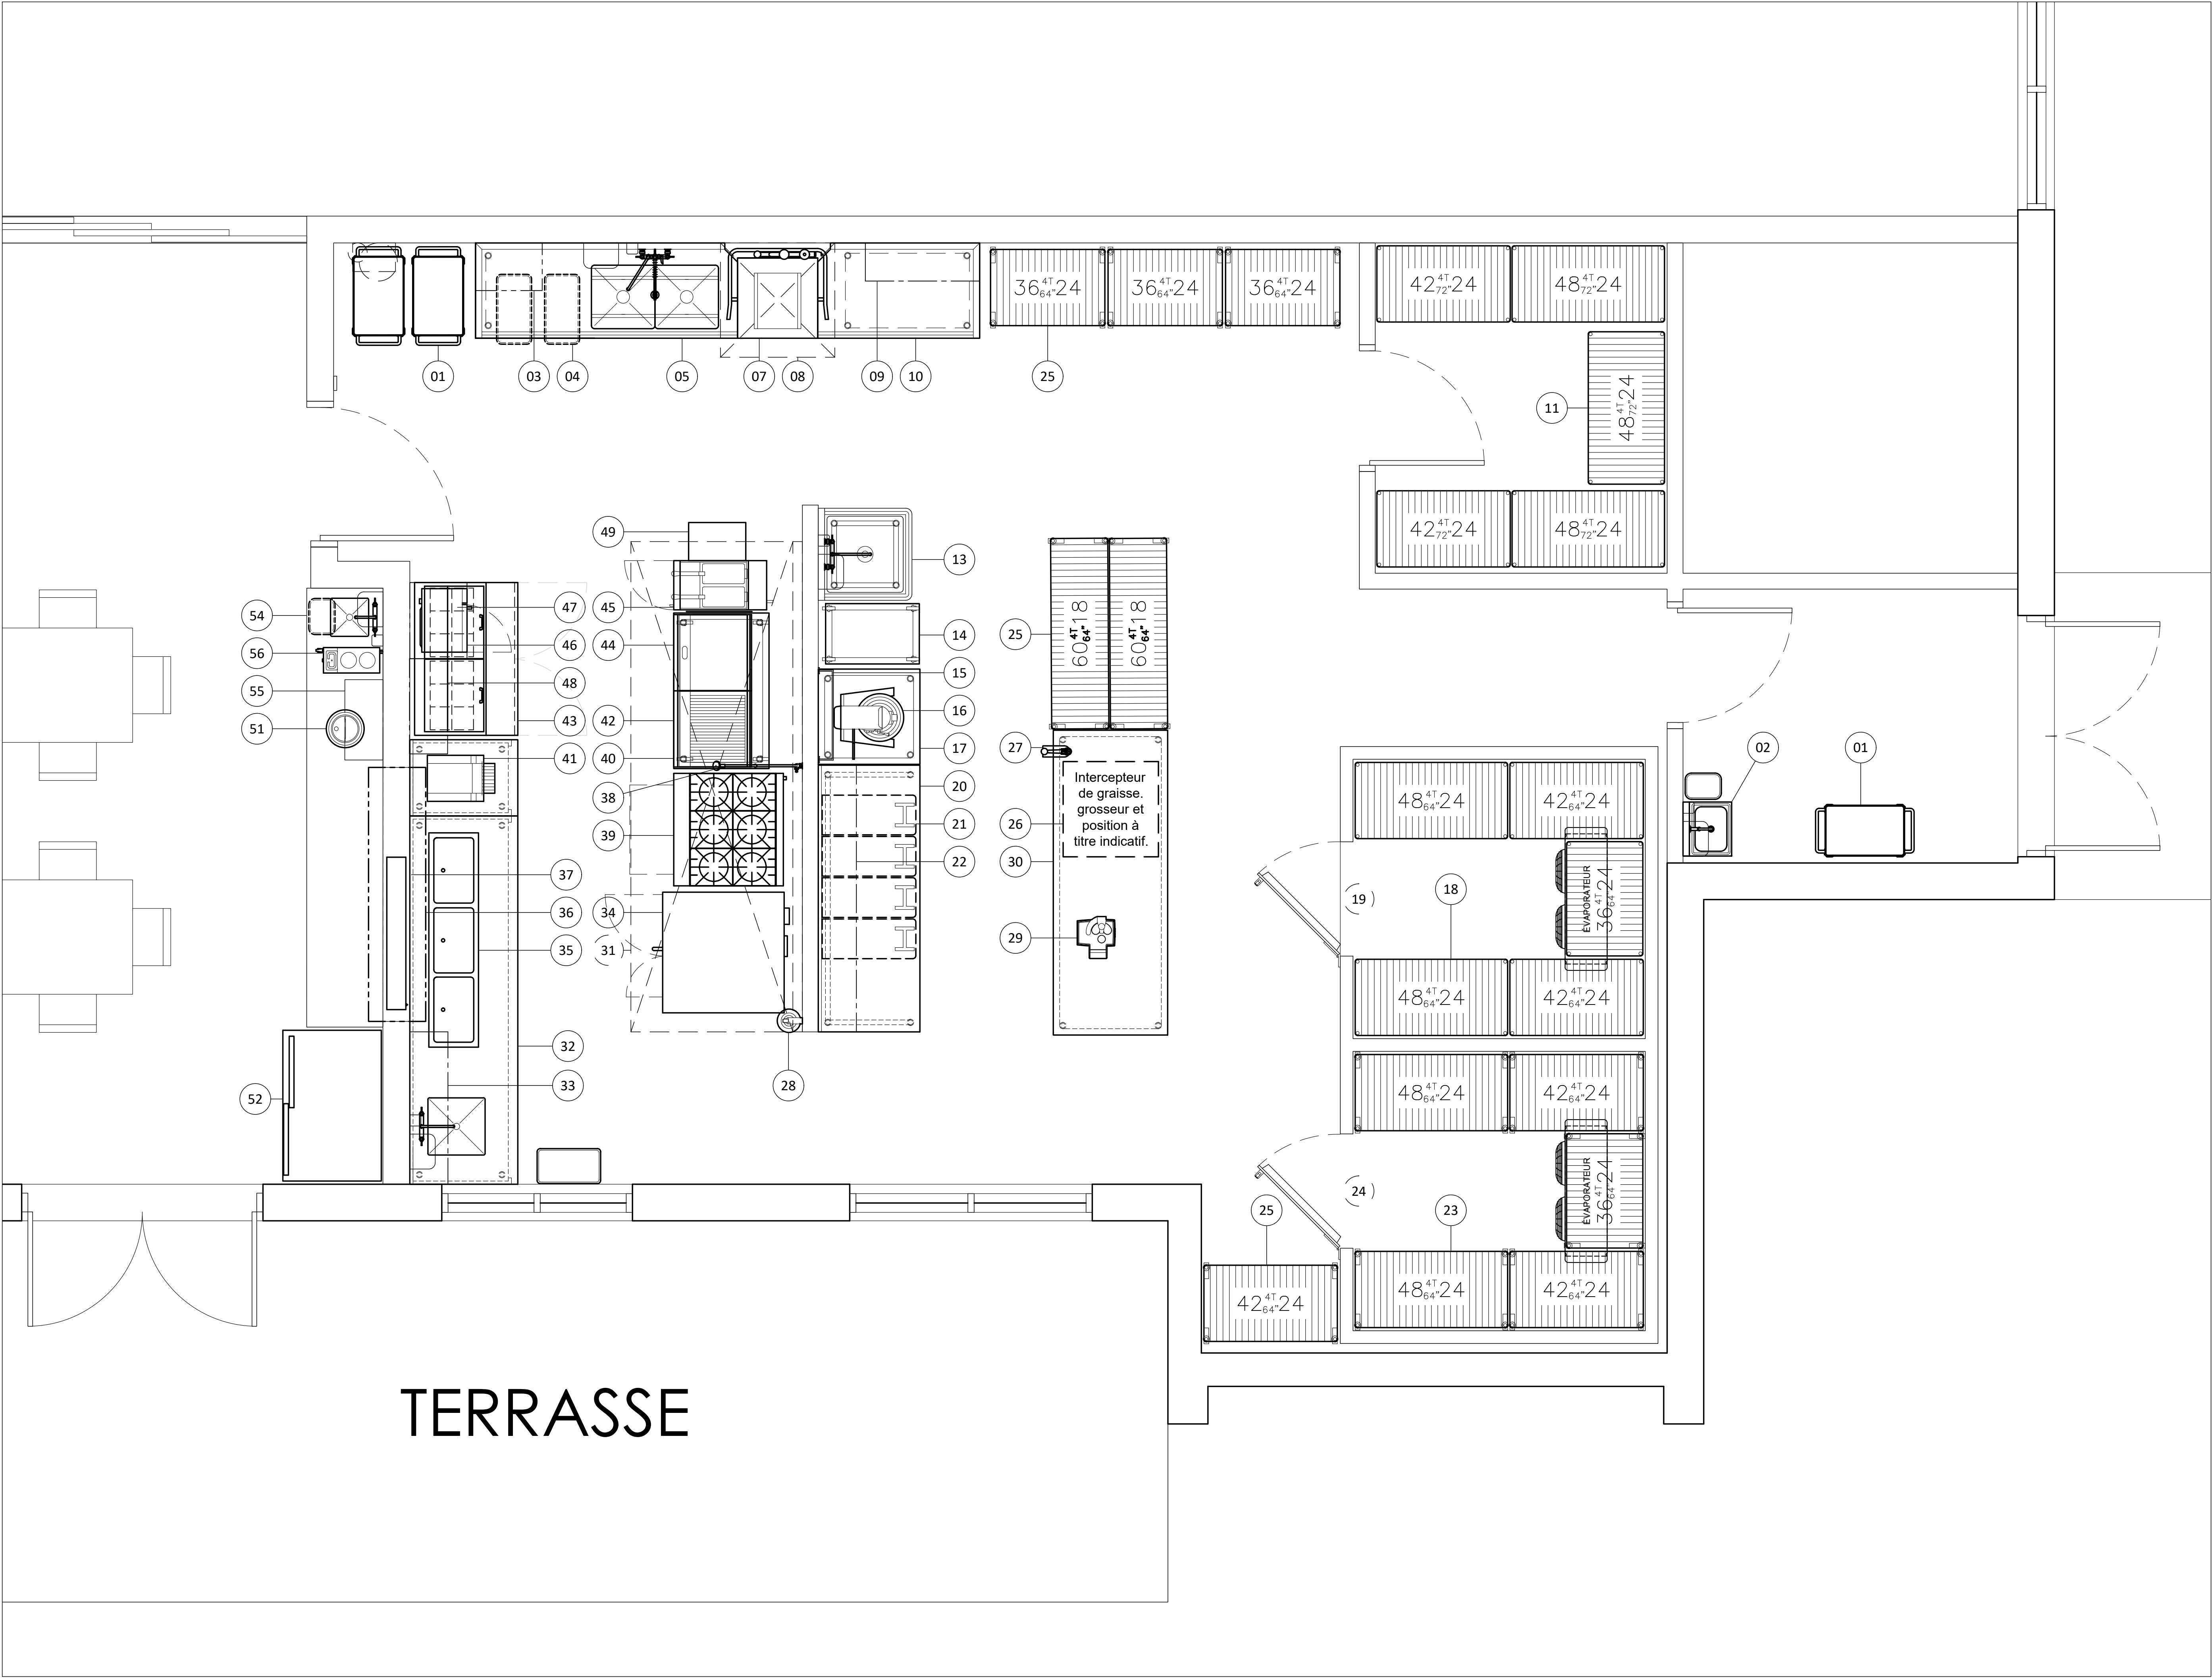

WWW.ATELIERDUCHEF.COM
(866) 682-5643
BOUCHERVILLE | QUÉBEC | SAGUENAY

CLIENT

GROUPE LOGILOGE LA CAPUCINE

6200 RUE MORIN, VAL-MORIN, QC
J0T-2R0

AUCUNE PARTIE DE CE DESSIN / CONCEPTION
NE PEUT ÊTRE REPRODUITE OU UTILISÉE
SANS L'AUTORISATION ÉCRITE PRÉALABLE
D ' A T E L I E R D U C H E F .

POUR CONSTRUCTION

4	POUR CONSTRUCTION	11-06-2024
3	POUR SOUMISSION	24-04-2024
2	POUR COORDINATION	12-04-2024
1	PLAN PRÉLIMINAIRE	26-10-2022
VER.	DESCRIPTION	DATE

TITRE

AMÉNAGEMENT

CHARGÉ DE PROJET


SYLVAIN GAGNON

(514) 467 - 6469
SYLVAIN.GAGNON@ATELIERDUCHEF.COM

DESSINATEUR / CONCEPTEUR

ABDELLAH IDIZAL

ÉCHELLE	PROJET
1/2"=1'-0"	BV0097
FORMAT	PAGE
24 x 36	SA-01

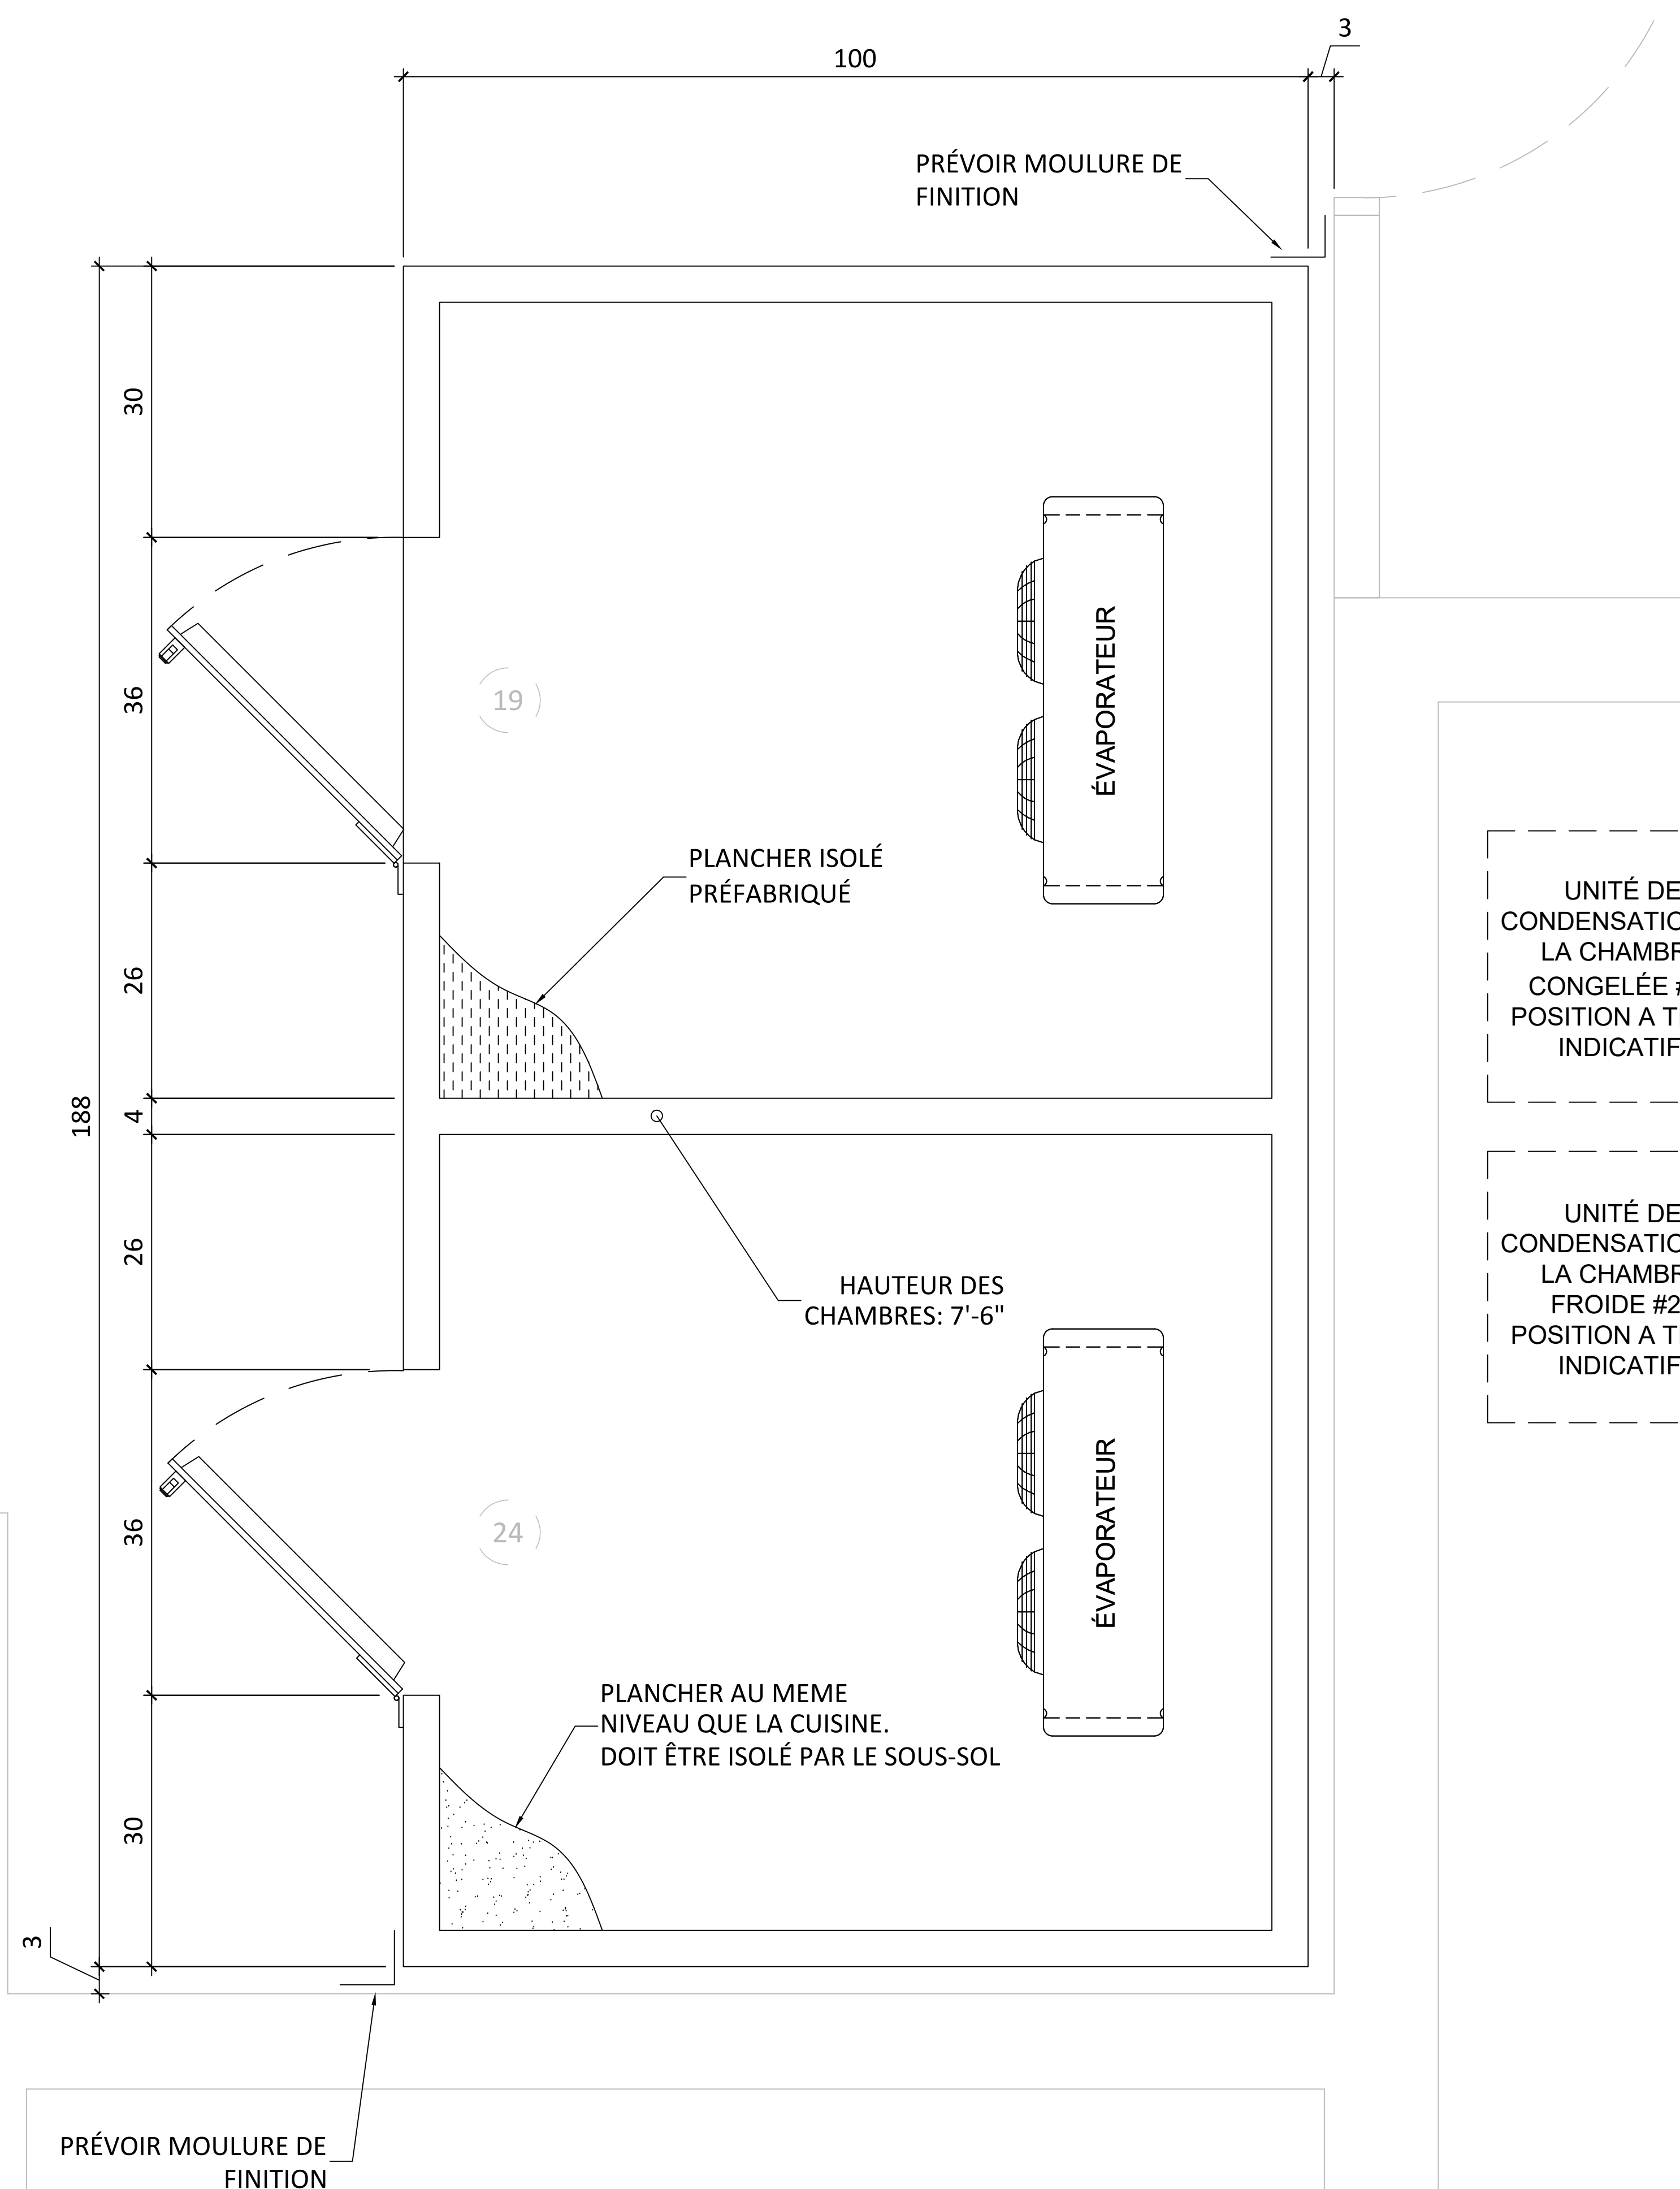

WWW.ATELIERDUCHEF.COM
(866) 682-5643
BOUCHERVILLE | QUÉBEC | SAGUENAY

CLIENT

**GROUPE LOGILOGE
LA CAPUCINE**

6200 RUE MORIN, VAL-MORIN, QC
J0T-2R0

AUCUNE PARTIE DE CE DESSIN / CONCEPTION
NE PEUT ÊTRE REPRODUITE OU UTILISÉE
SANS L'AUTORISATION ÉCRITE PRÉALABLE
D'ATELIER DUCHEF.

POUR CONSTRUCTION

4	POUR CONSTRUCTION	11-06-2024
3	POUR SOUMISSION	24-04-2024
2	POUR COORDINATION	12-04-2024
1	PLAN PRÉLIMINAIRE	26-10-2022
VER.	DESCRIPTION	DATE

TITRE

CHAMBRES FRIGORIFIQUES

CHARGÉ DE PROJET

SYLVAIN GAGNON

(514) 467 - 6469
SYLVAIN.GAGNON@ATELIERDUCHEF.COM

DESSINATEUR / CONCEPTEUR

ABDELLAH IDIZAL

ÉCHELLE

1"=1'-0"

PROJET

BV0097

FORMAT

24 x 36

PAGE

SA-02



WWW.ATELIERDUCHEF.COM
(866) 682-5643
BOUCHERVILLE | QUÉBEC | SAGUENAY

CLIENT

GROUPE LOGILOGE LA CAPUCINE

6200 RUE MORIN, VAL-MORIN, QC
J0T-2R0

AUCUNE PARTIE DE CE DESSIN / CONCEPTION
NE PEUT ÊTRE REPRODUITE OU UTILISÉE
SANS L'AUTORISATION ÉCRITE PRÉALABLE
D'ATELIER DU CHEF.

POUR CONSTRUCTION

4	POUR CONSTRUCTION	11-06-2024
3	POUR SOUMISSION	24-04-2024
2	POUR COORDINATION	12-04-2024
1	PLAN PRÉLIMINAIRE	26-10-2022
VER.	DESCRIPTION	DATE

TITRE

ÉLECTRICITÉ

CHARGÉ DE PROJET

SYLVAIN GAGNON

(514) 467 - 6469
SYLVAIN.GAGNON@ATELIERDUCHEF.COM

DESSINATEUR / CONCEPTEUR

ABDELLAH IDIZAL

ÉCHELLE

1/2"=1'-0"

FORMAT


24 x 36

PROJET


BV0097

PAGE

SA-03

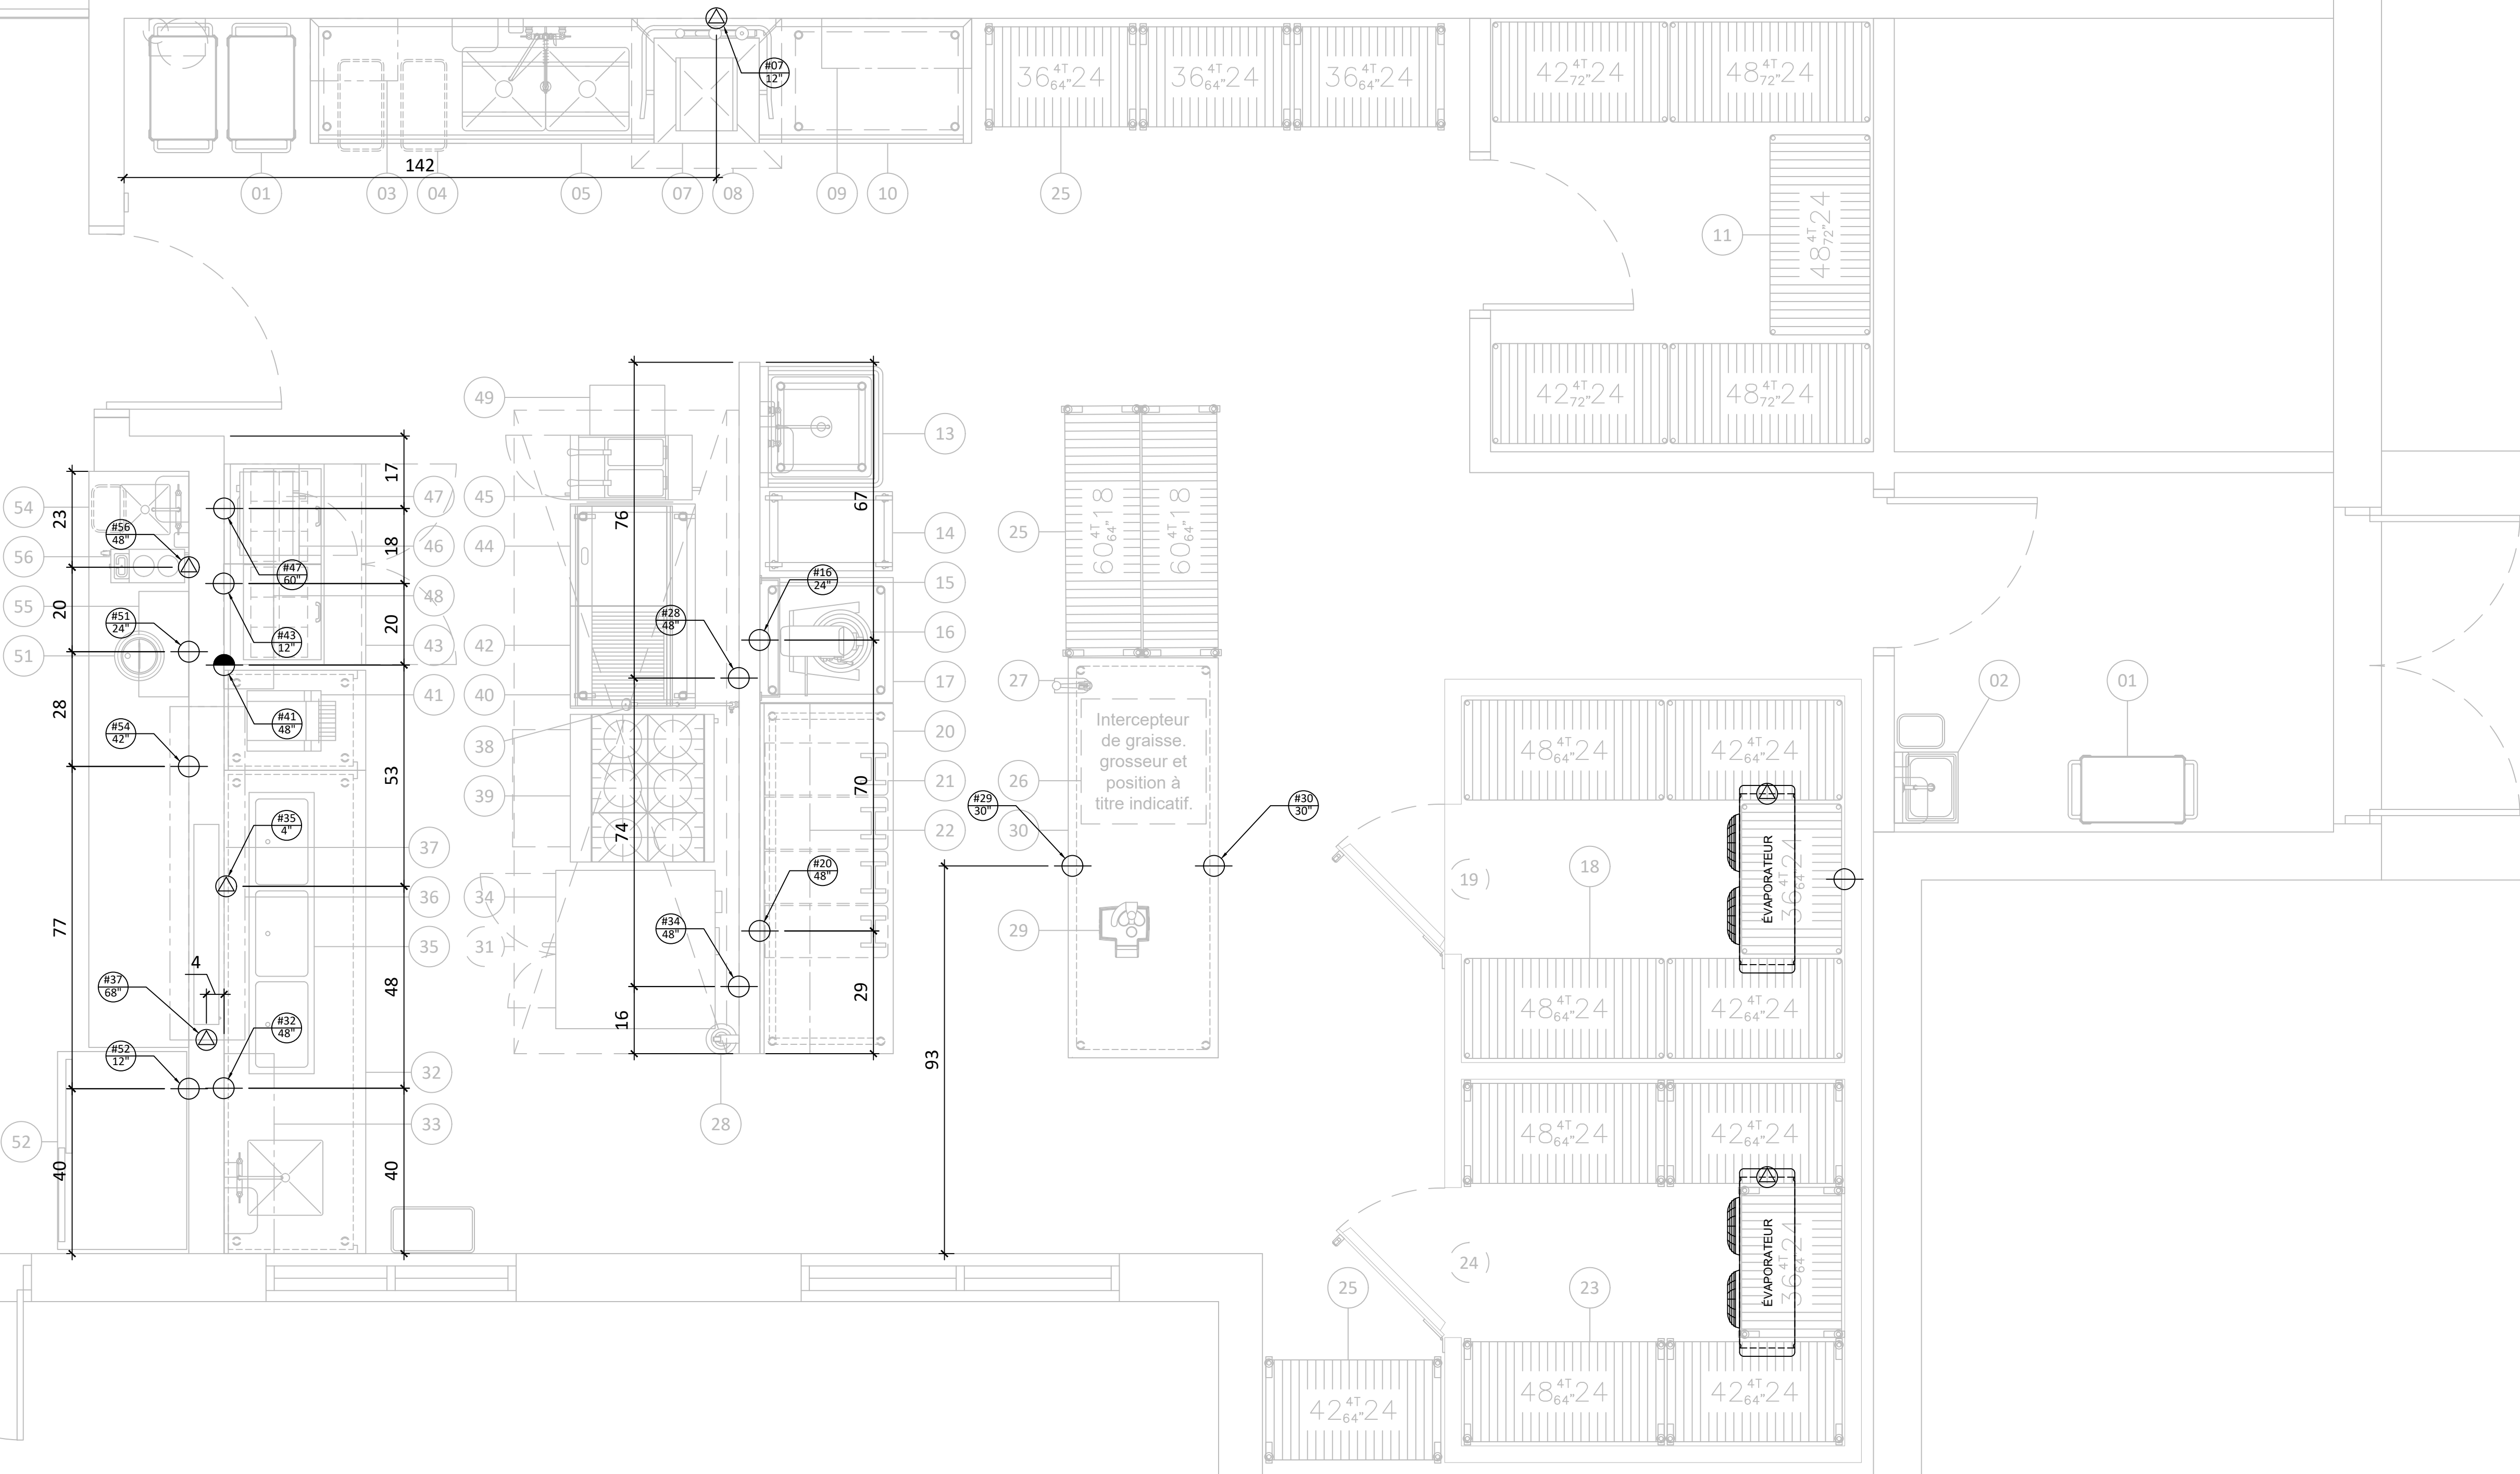

TERRASSE

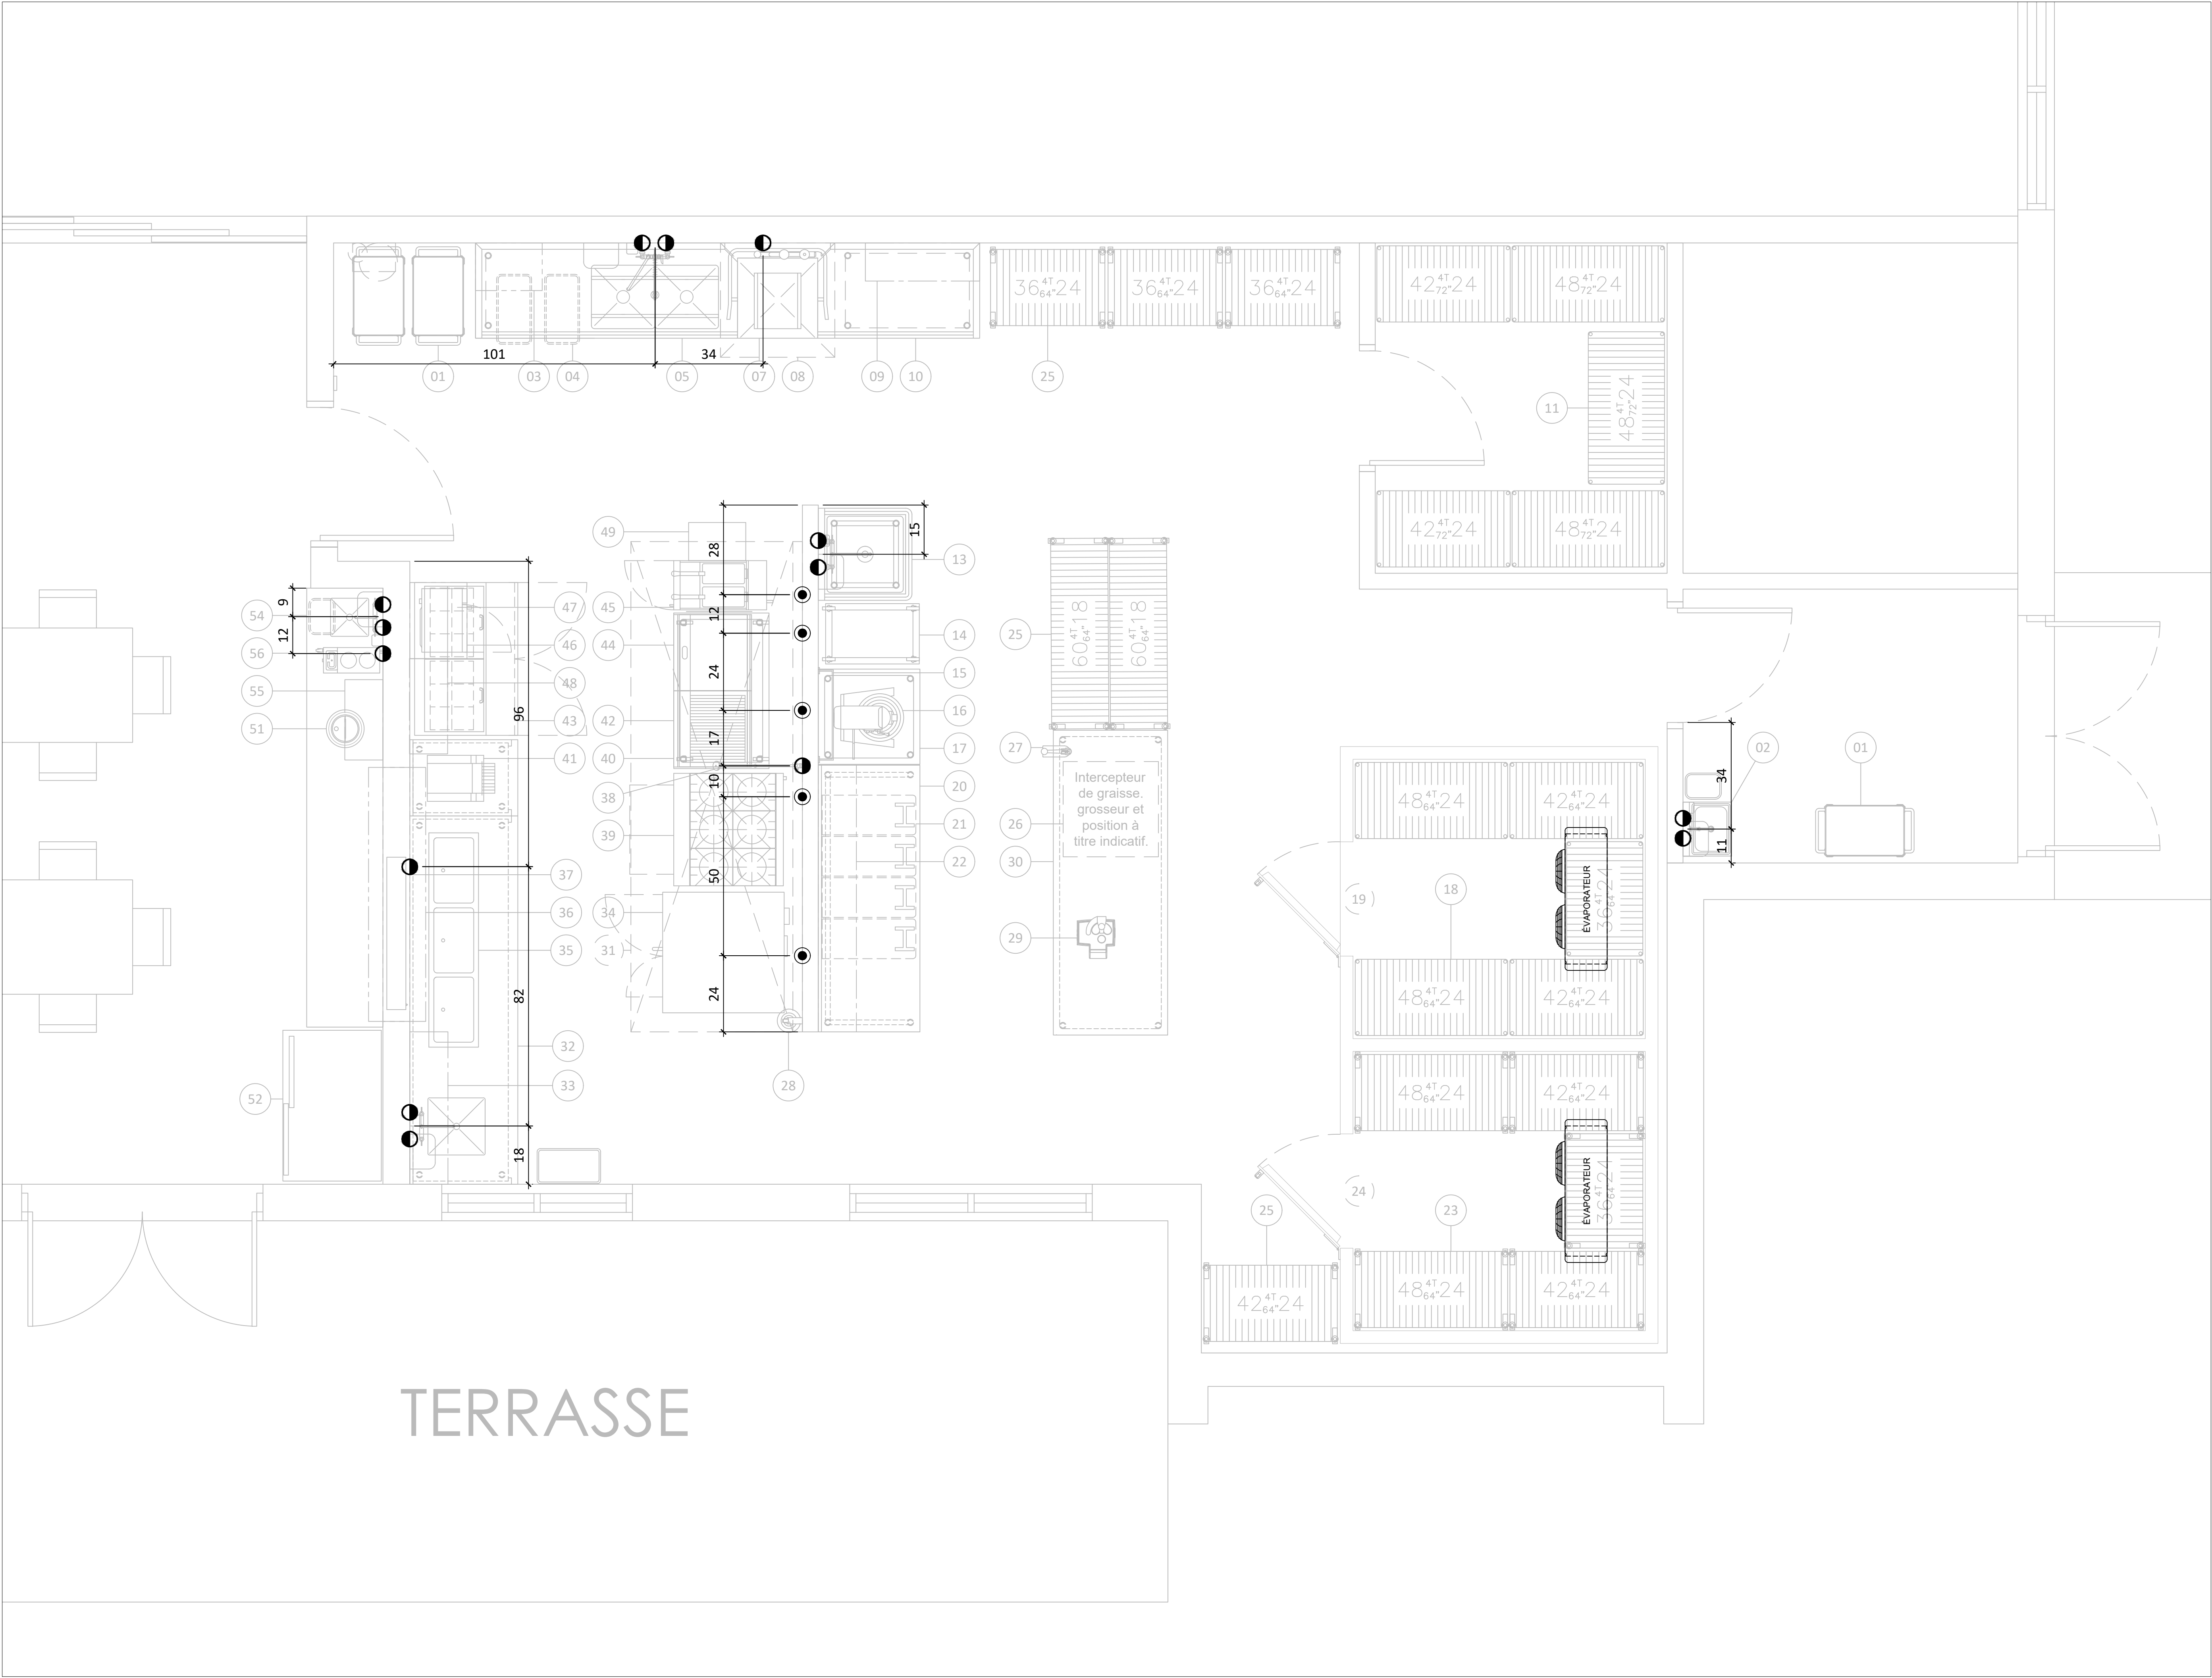

WWW.ATELIERDUCHEF.COM
(866) 682-5643
BOUCHERVILLE | QUÉBEC | SAGUENAY

CLIENT

GROUPE LOGILOGE LA CAPUCINE

6200 RUE MORIN, VAL-MORIN, QC
J0T-2R0

AUCUNE PARTIE DE CE DESSIN / CONCEPTION
NE PEUT ÊTRE REPRODUITE OU UTILISÉE
SANS L'AUTORISATION ÉCRITE PRÉALABLE
D ' A T E L I E R D U C H E F .

POUR CONSTRUCTION

4	POUR CONSTRUCTION	11-06-2024
3	POUR SOUMISSION	24-04-2024
2	POUR COORDINATION	12-04-2024
1	PLAN PRÉLIMINAIRE	26-10-2022
VER.	DESCRIPTION	DATE

TITRE

PLOMBERIE ET GAZ

CHARGÉ DE PROJET

SYLVAIN GAGNON

(514) 467 - 6469
SYLVAIN.GAGNON@ATELIERDUCHEF.COM

DESSINATEUR / CONCEPTEUR

ABDELLAH IDIZAL

ÉCHELLE

1/2"=1'-0"

FORMAT


24 x 36

PROJET

BV0097

PAGE

SA-04

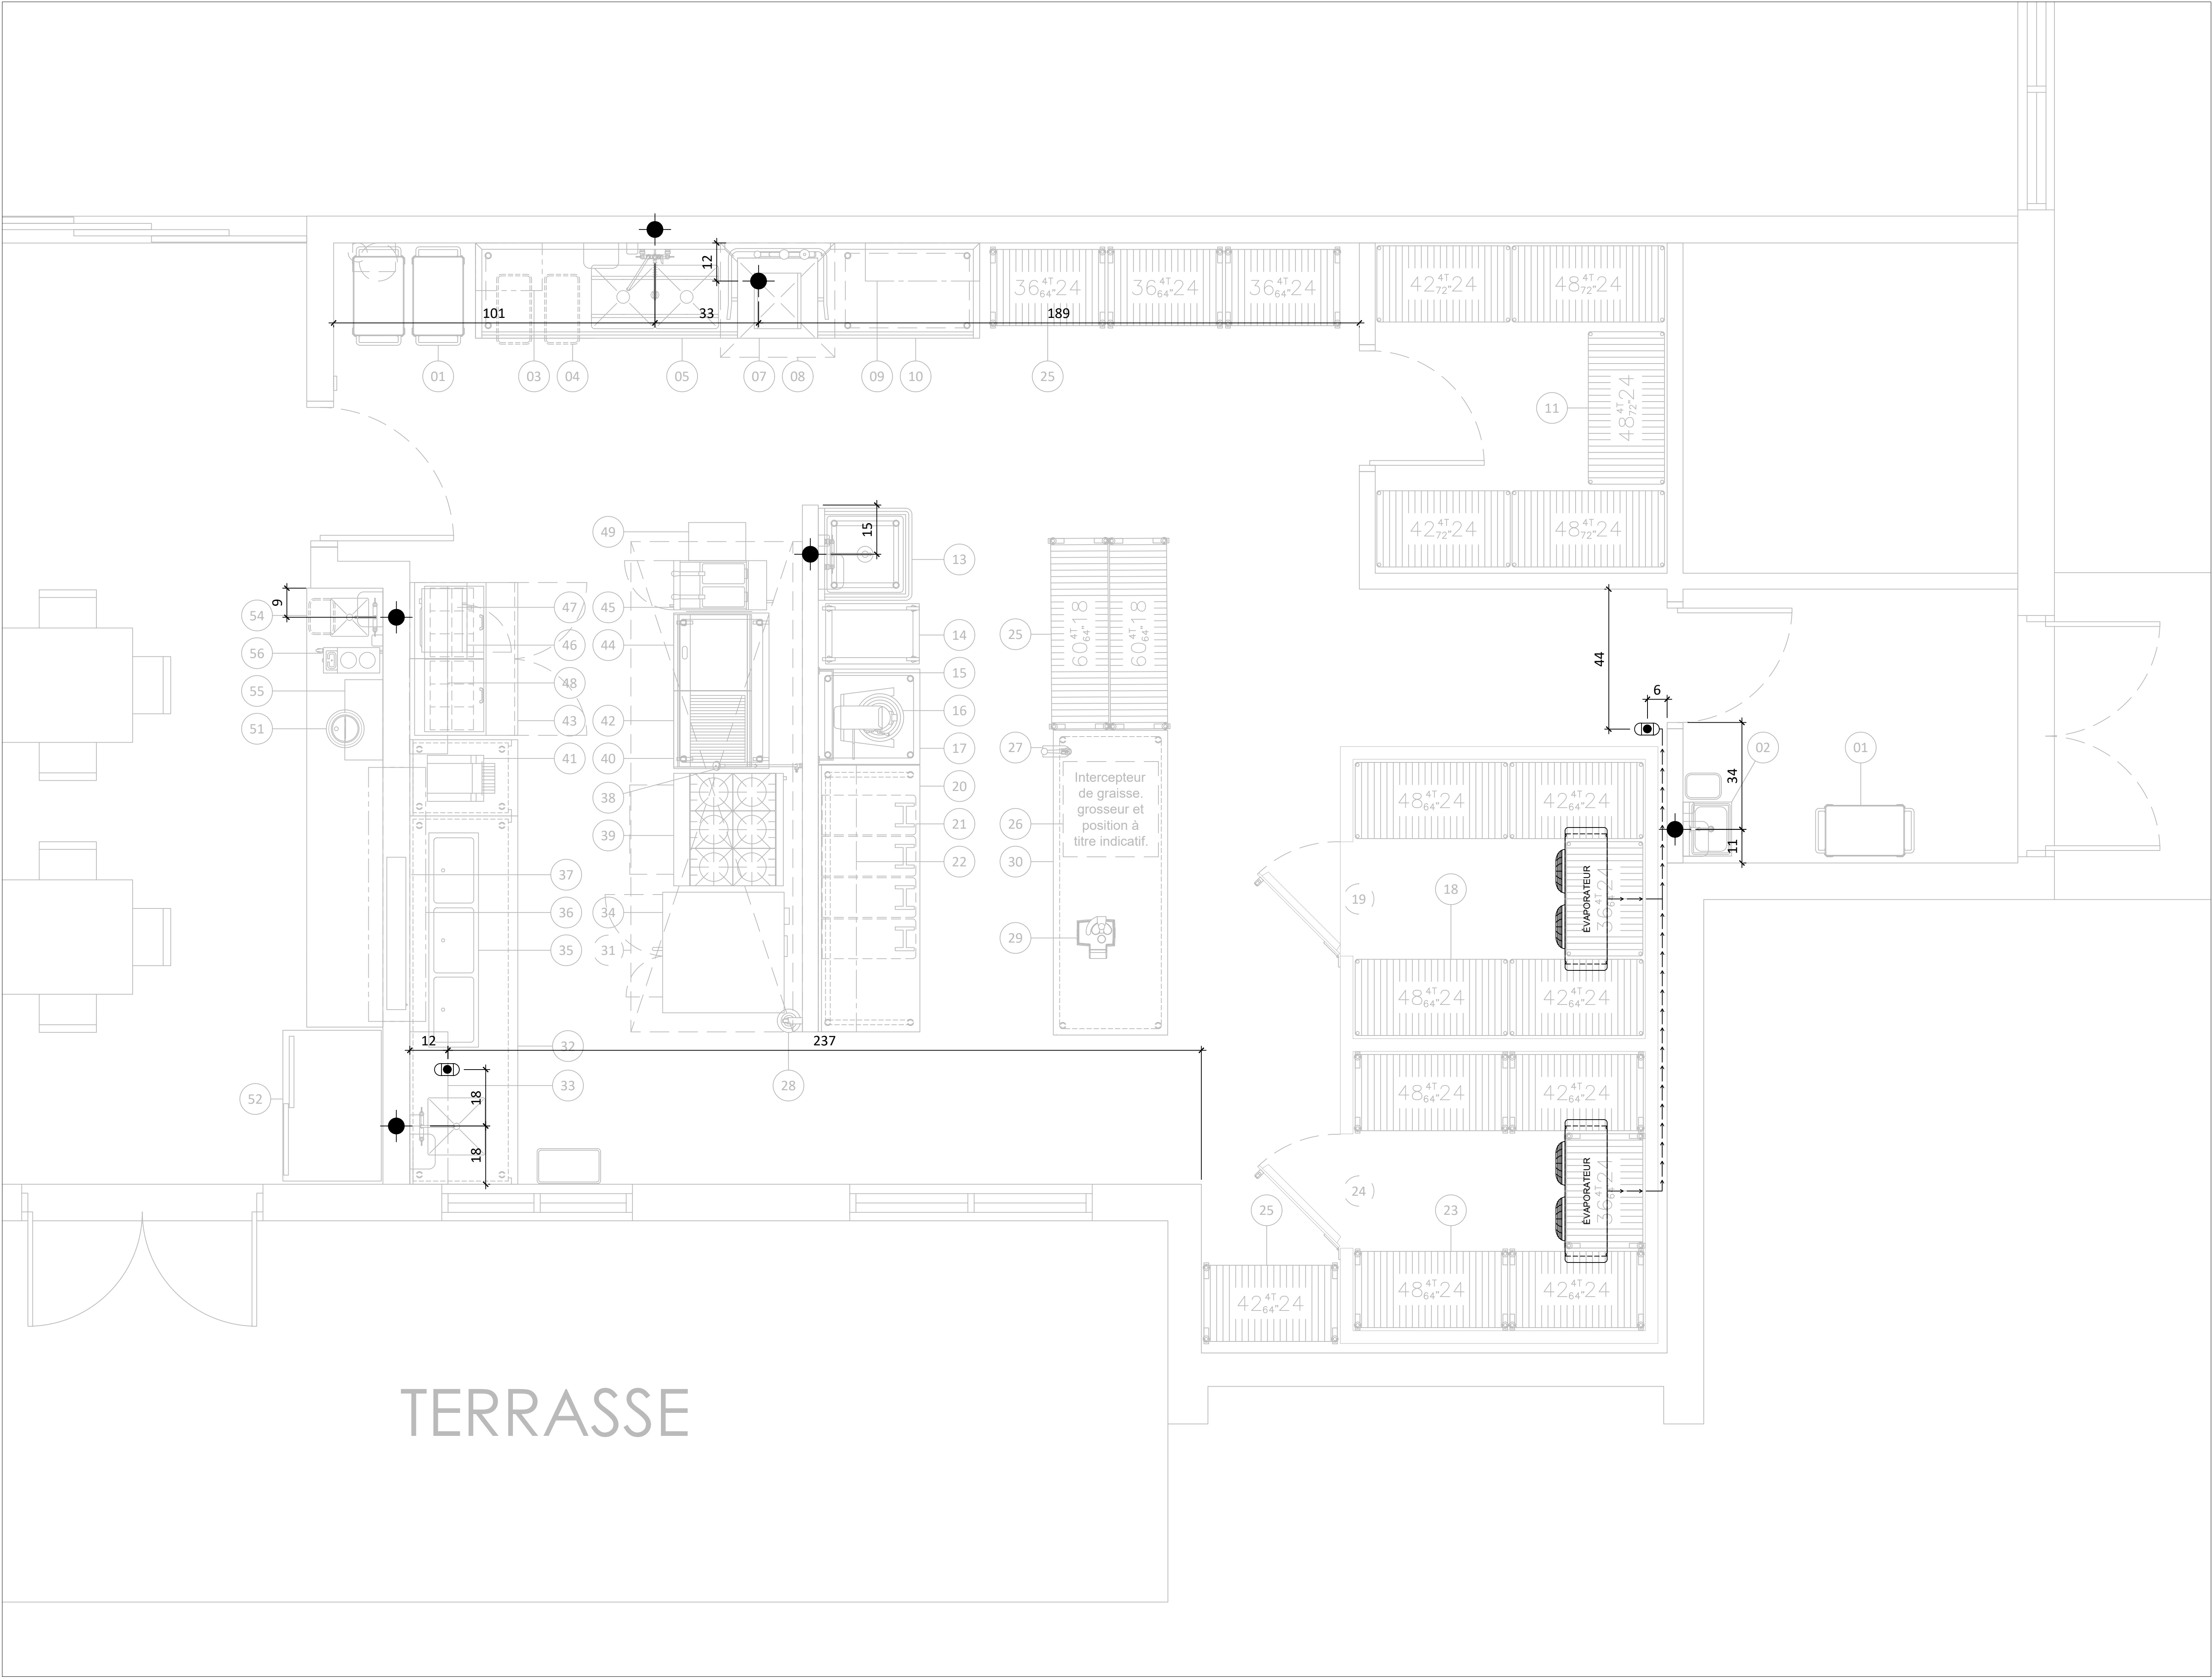

WWW.ATELIERDUCHEF.COM
(866) 682-5643
BOUCHERVILLE | QUÉBEC | SAGUENAY

CLIENT

GROUPE LOGILOGE LA CAPUCINE

6200 RUE MORIN, VAL-MORIN, QC
J0T-2R0

AUCUNE PARTIE DE CE DESSIN / CONCEPTION
NE PEUT ÊTRE REPRODUITE OU UTILISÉE
SANS L'AUTORISATION ÉCRITE PRÉALABLE
D'ATELIER DU CHEF.

POUR CONSTRUCTION

4	POUR CONSTRUCTION	11-06-2024
3	POUR SOUMISSION	24-04-2024
2	POUR COORDINATION	12-04-2024
1	PLAN PRÉLIMINAIRE	26-10-2022
VER.	DESCRIPTION	DATE

TITRE

DRAINAGE

CHARGÉ DE PROJET


SYLVAIN GAGNON

(514) 467 - 6469
SYLVAIN.GAGNON@ATELIERDUCHEF.COM

DESSINATEUR / CONCEPTEUR

ABDELLAH IDIZAL

ÉCHELLE	PROJET
1/2"=1'-0"	BV0097
FORMAT	PAGE
24 x 36	SA-05

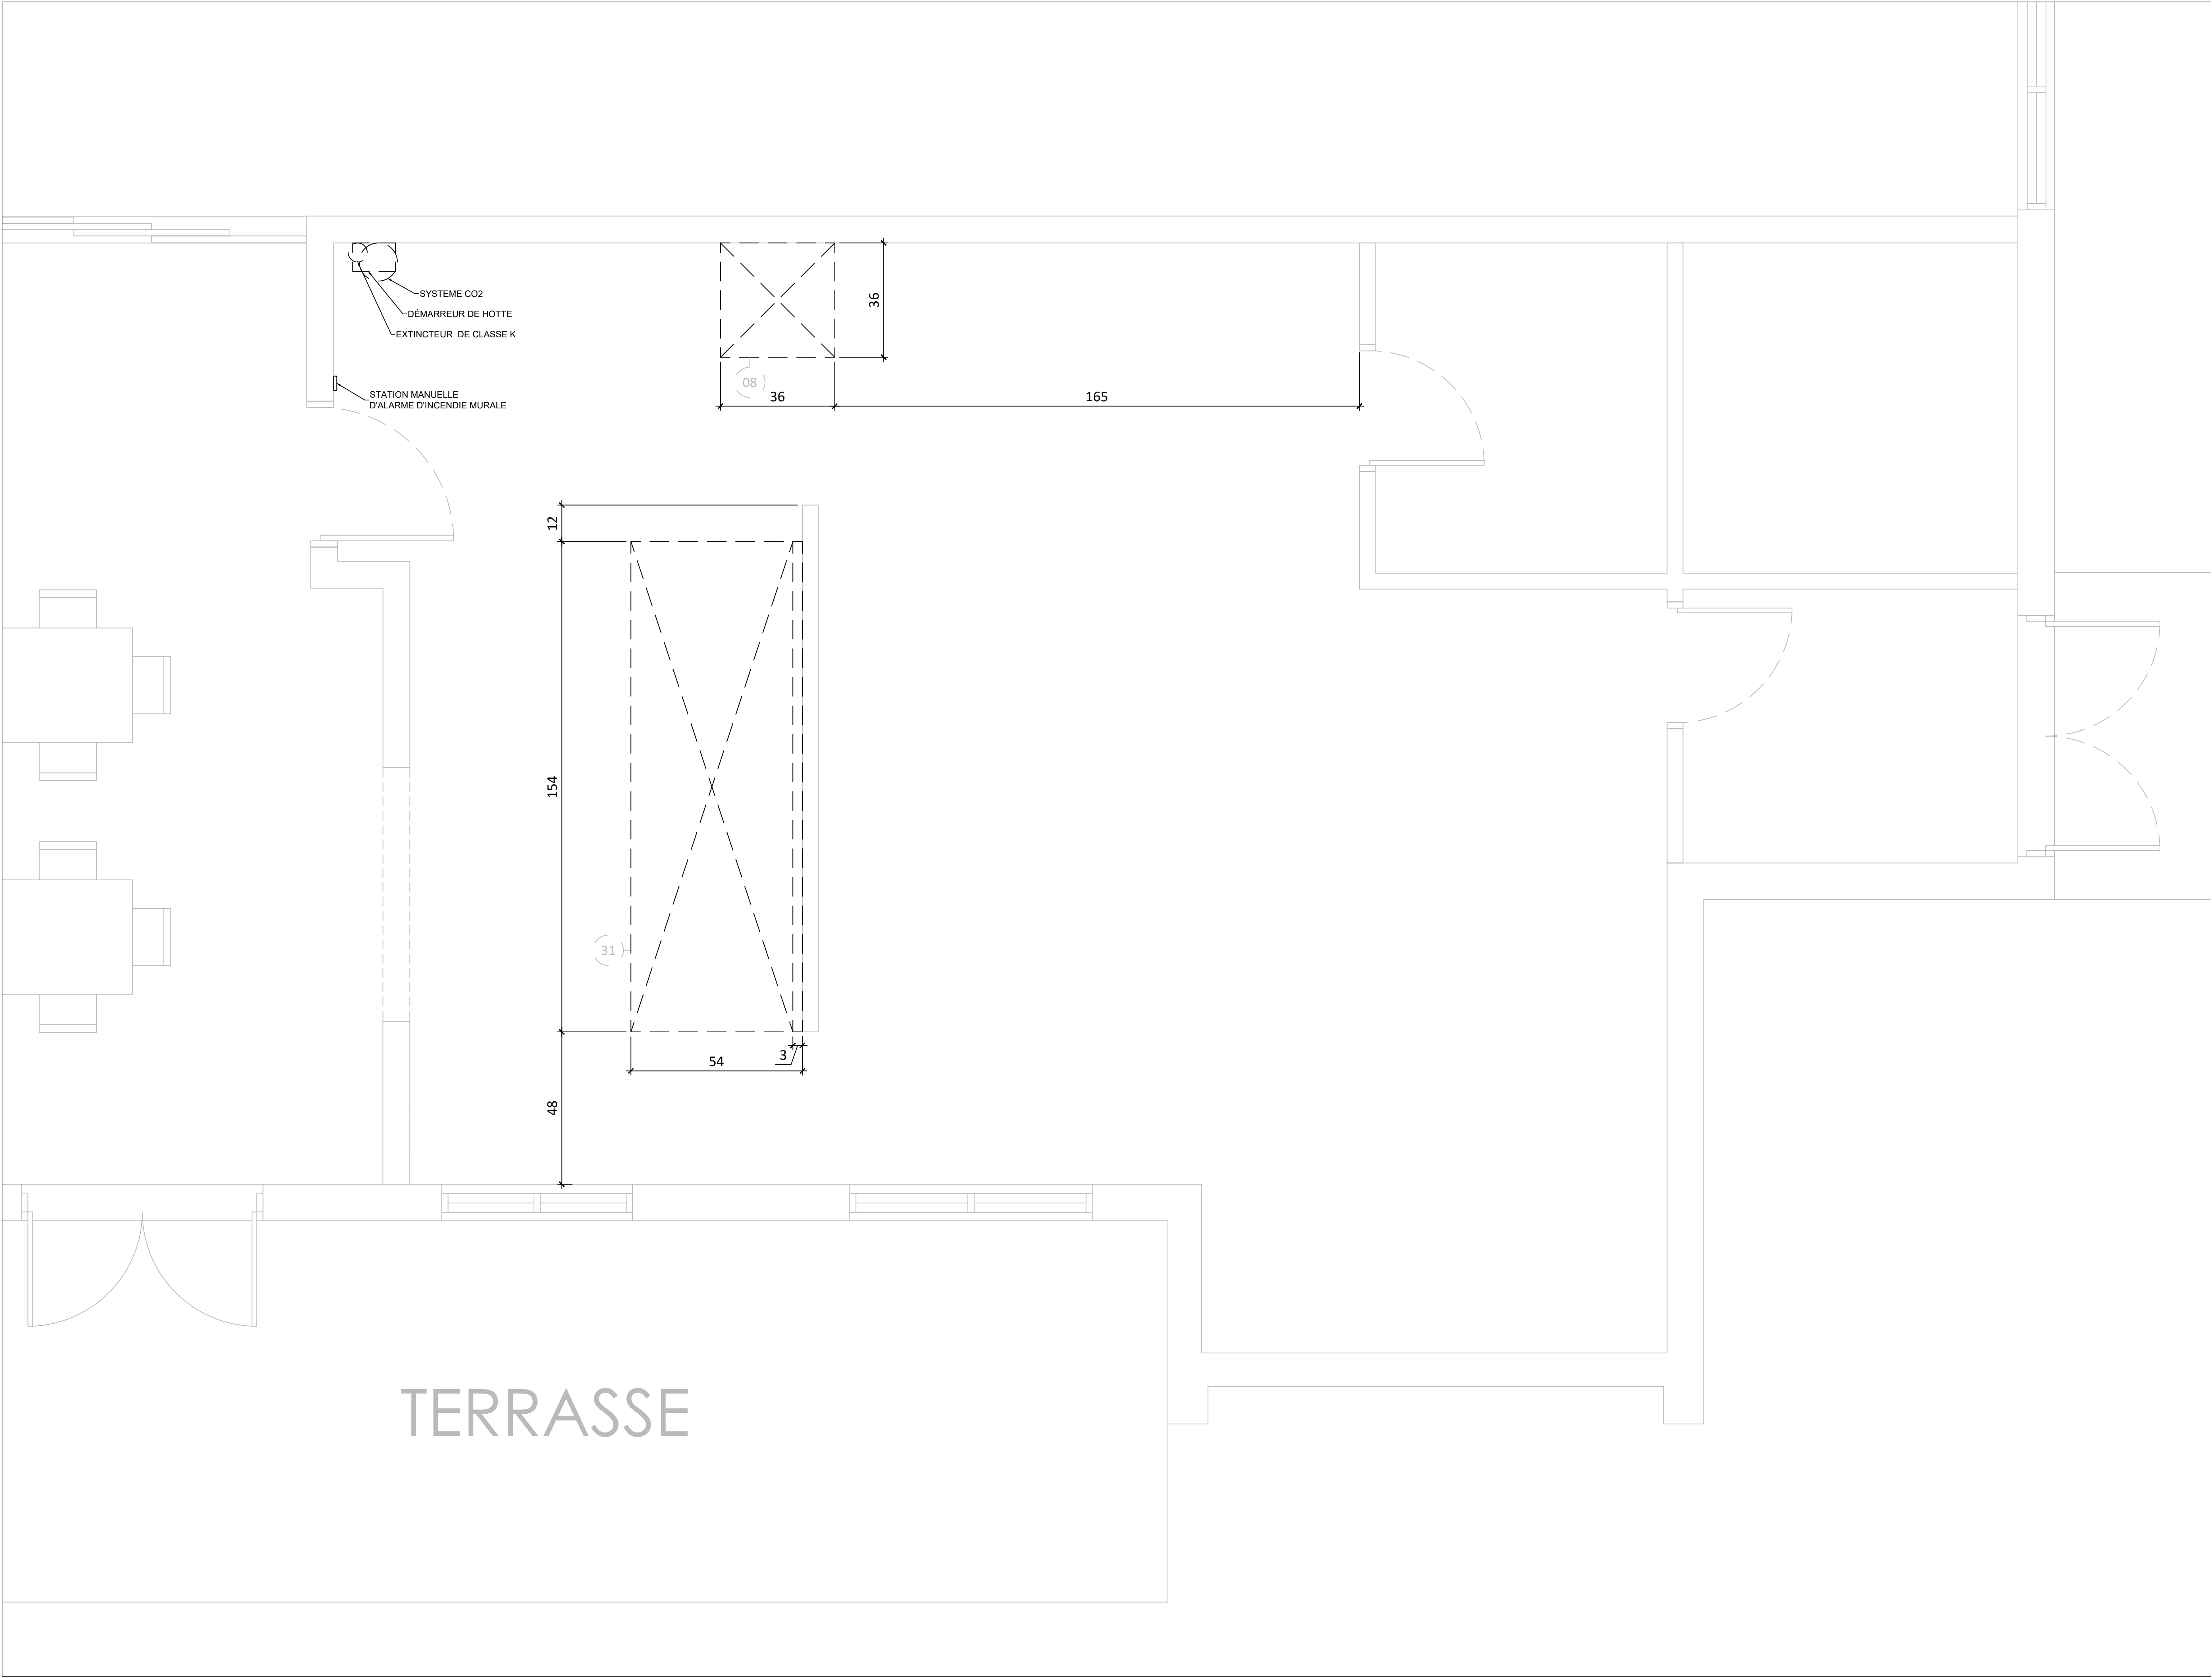

WWW.ATELIERDUCHEF.COM
(866) 682-5643
BOUCHERVILLE | QUÉBEC | SAGUENAY

CLIENT

GROUPE LOGILOGE LA CAPUCINE

6200 RUE MORIN, VAL-MORIN, QC
J0T-2R0

AUCUNE PARTIE DE CE DESSIN / CONCEPTION
NE PEUT ÊTRE REPRODUITE OU UTILISÉE
SANS L'AUTORISATION ÉCRITE PRÉALABLE
D'ATELIER DU CHEF.

POUR CONSTRUCTION

4	POUR CONSTRUCTION	11-06-2024
3	POUR SOUMISSION	24-04-2024
2	POUR COORDINATION	12-04-2024
1	PLAN PRÉLIMINAIRE	26-10-2022
VER.	DESCRIPTION	DATE

TITRE

HOTTE DE VENTILATION

CHARGÉ DE PROJET


SYLVAIN GAGNON

(514) 467 - 6469
SYLVAIN.GAGNON@ATELIERDUCHEF.COM

DESSINATEUR / CONCEPTEUR

ABDELLAH IDIZAL

ÉCHELLE	PROJET
1/2"=1'-0"	BV0097
FORMAT	PAGE
24 x 36	SA-06

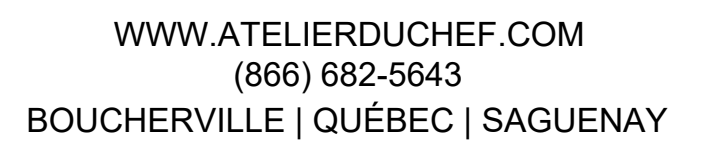

CLIENT

GROUPE LOGILOGE
LA CAPUCINE

6200 RUE MORIN, VAL-MORIN, QC
J0T-2R0

AUCUNE PARTIE DE CE DESSIN / CONCEPTION
NE PEUT ÊTRE REPRODUITE OU UTILISÉE
SANS L'AUTORISATION ÉCRITE PRÉALABLE
D'ATELIER DU CHEF.

POUR CONSTRUCTION

4	POUR CONSTRUCTION	11-06-2024
3	POUR SOUMISSION	24-04-2024
2	POUR COORDINATION	12-04-2024
1	PLAN PRÉLIMINAIRE	26-10-2022
VER.	DESCRIPTION	DATE

TITRE

COTES ARCHITECTURALES

CHARGÉ DE PROJET

SYLVAIN GAGNON


(514) 467 - 6469

SYLVAIN.GAGNON@ATELIERDUCHEF.COM

DESSINATEUR / CONCEPTEUR

ABDELLAH IDIZAL

<u>ÉCHELLE</u>	<u>PROJET</u>
1/2"=1'-0"	BV0097
<u>FORMAT</u>	<u>PAGE</u>
24 x 36	SA-07

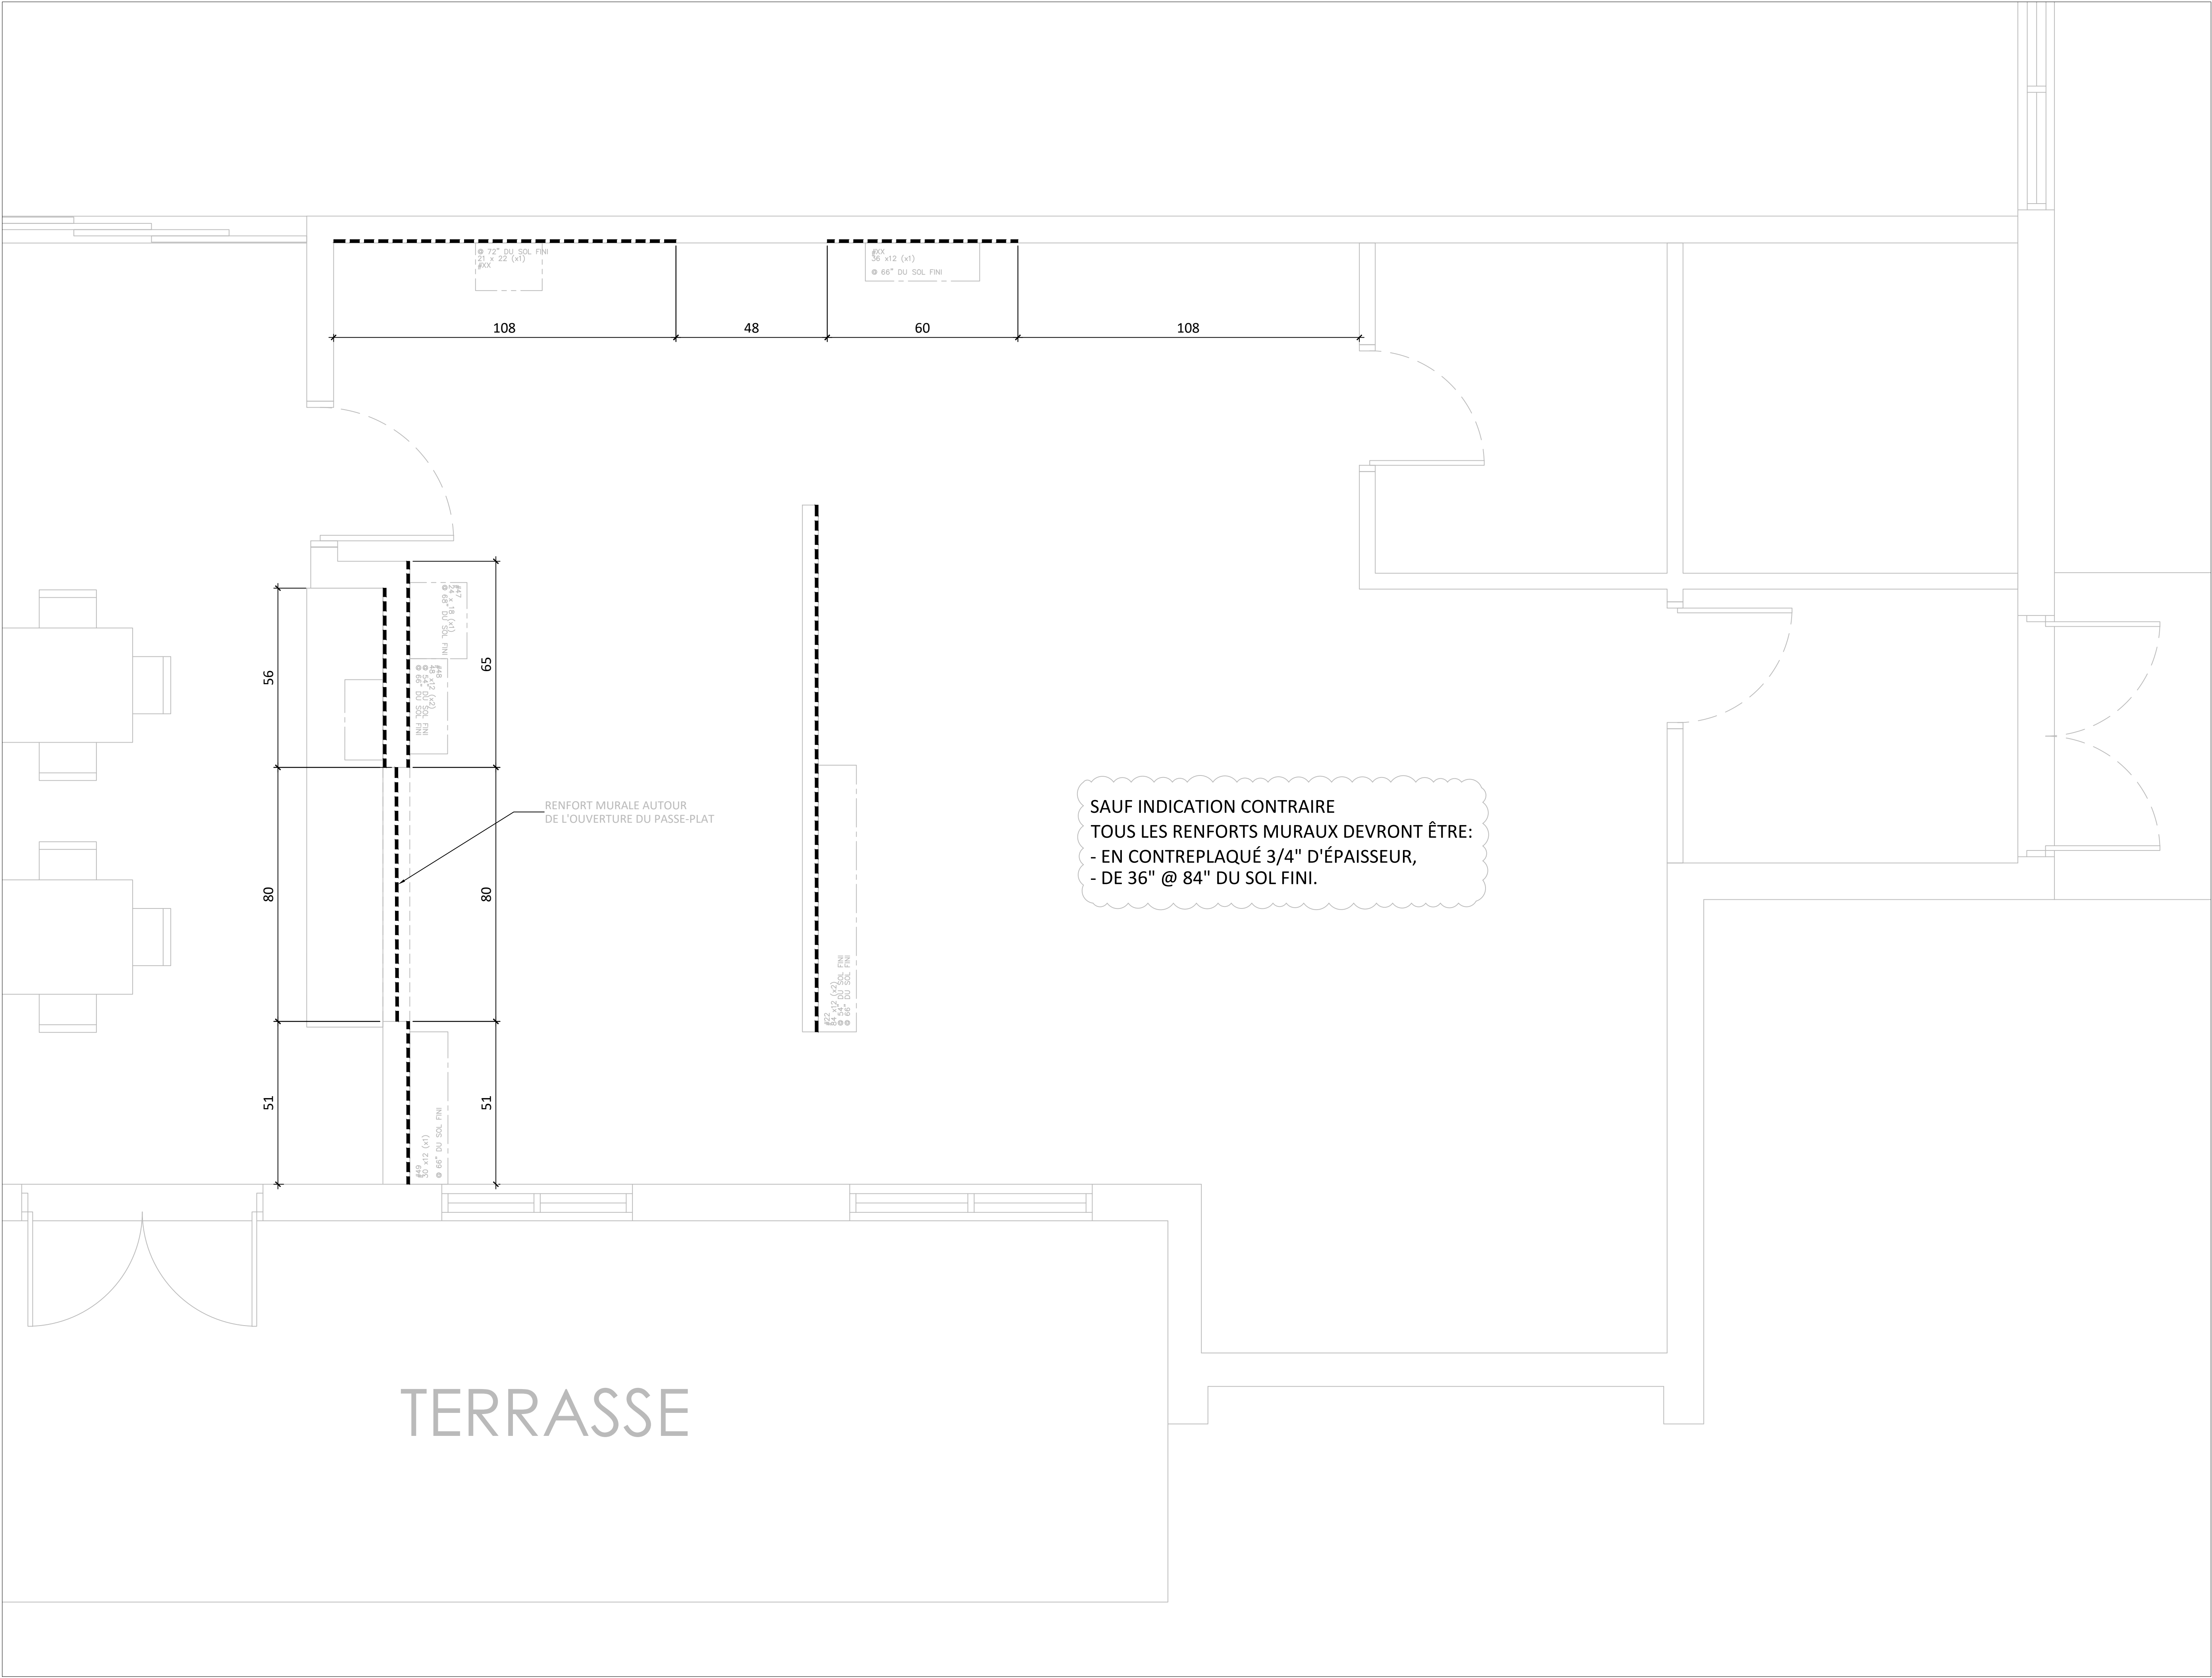

WWW.ATELIERDUCHEF.COM
(866) 682-5643
BOUCHERVILLE | QUÉBEC | SAGUENAY

CLIENT

GROUPE LOGILOGE
LA CAPUCINE


6200 RUE MORIN, VAL-MORIN, QC
J0T-2R0

AUCUNE PARTIE DE CE DESSIN / CONCEPTION
NE PEUT ÊTRE REPRODUITE OU UTILISÉE
SANS L'AUTORISATION ÉCRITE PRÉALABLE
D'ATELIER DU CHEF.

POUR CONSTRUCTION

4	POUR CONSTRUCTION	11-06-2024
3	POUR SOUMISSION	24-04-2024
2	POUR COORDINATION	12-04-2024
1	PLAN PRÉLIMINAIRE	26-10-2022
VER.	DESCRIPTION	DATE

TITRE	
RENFORTS MURAUX	
CHARGÉ DE PROJET	
SYLVAIN GAGNON	
(514) 467 - 6469 SYLVAIN.GAGNON@ATELIERDUCHEF.COM	
DESSINATEUR / CONCEPTEUR	
ABDELLAH IDIZAL	
ÉCHELLE	PROJET
1/2"=1'-0"	BV0097
FORMAT	PAGE
24 x 36	SA-08

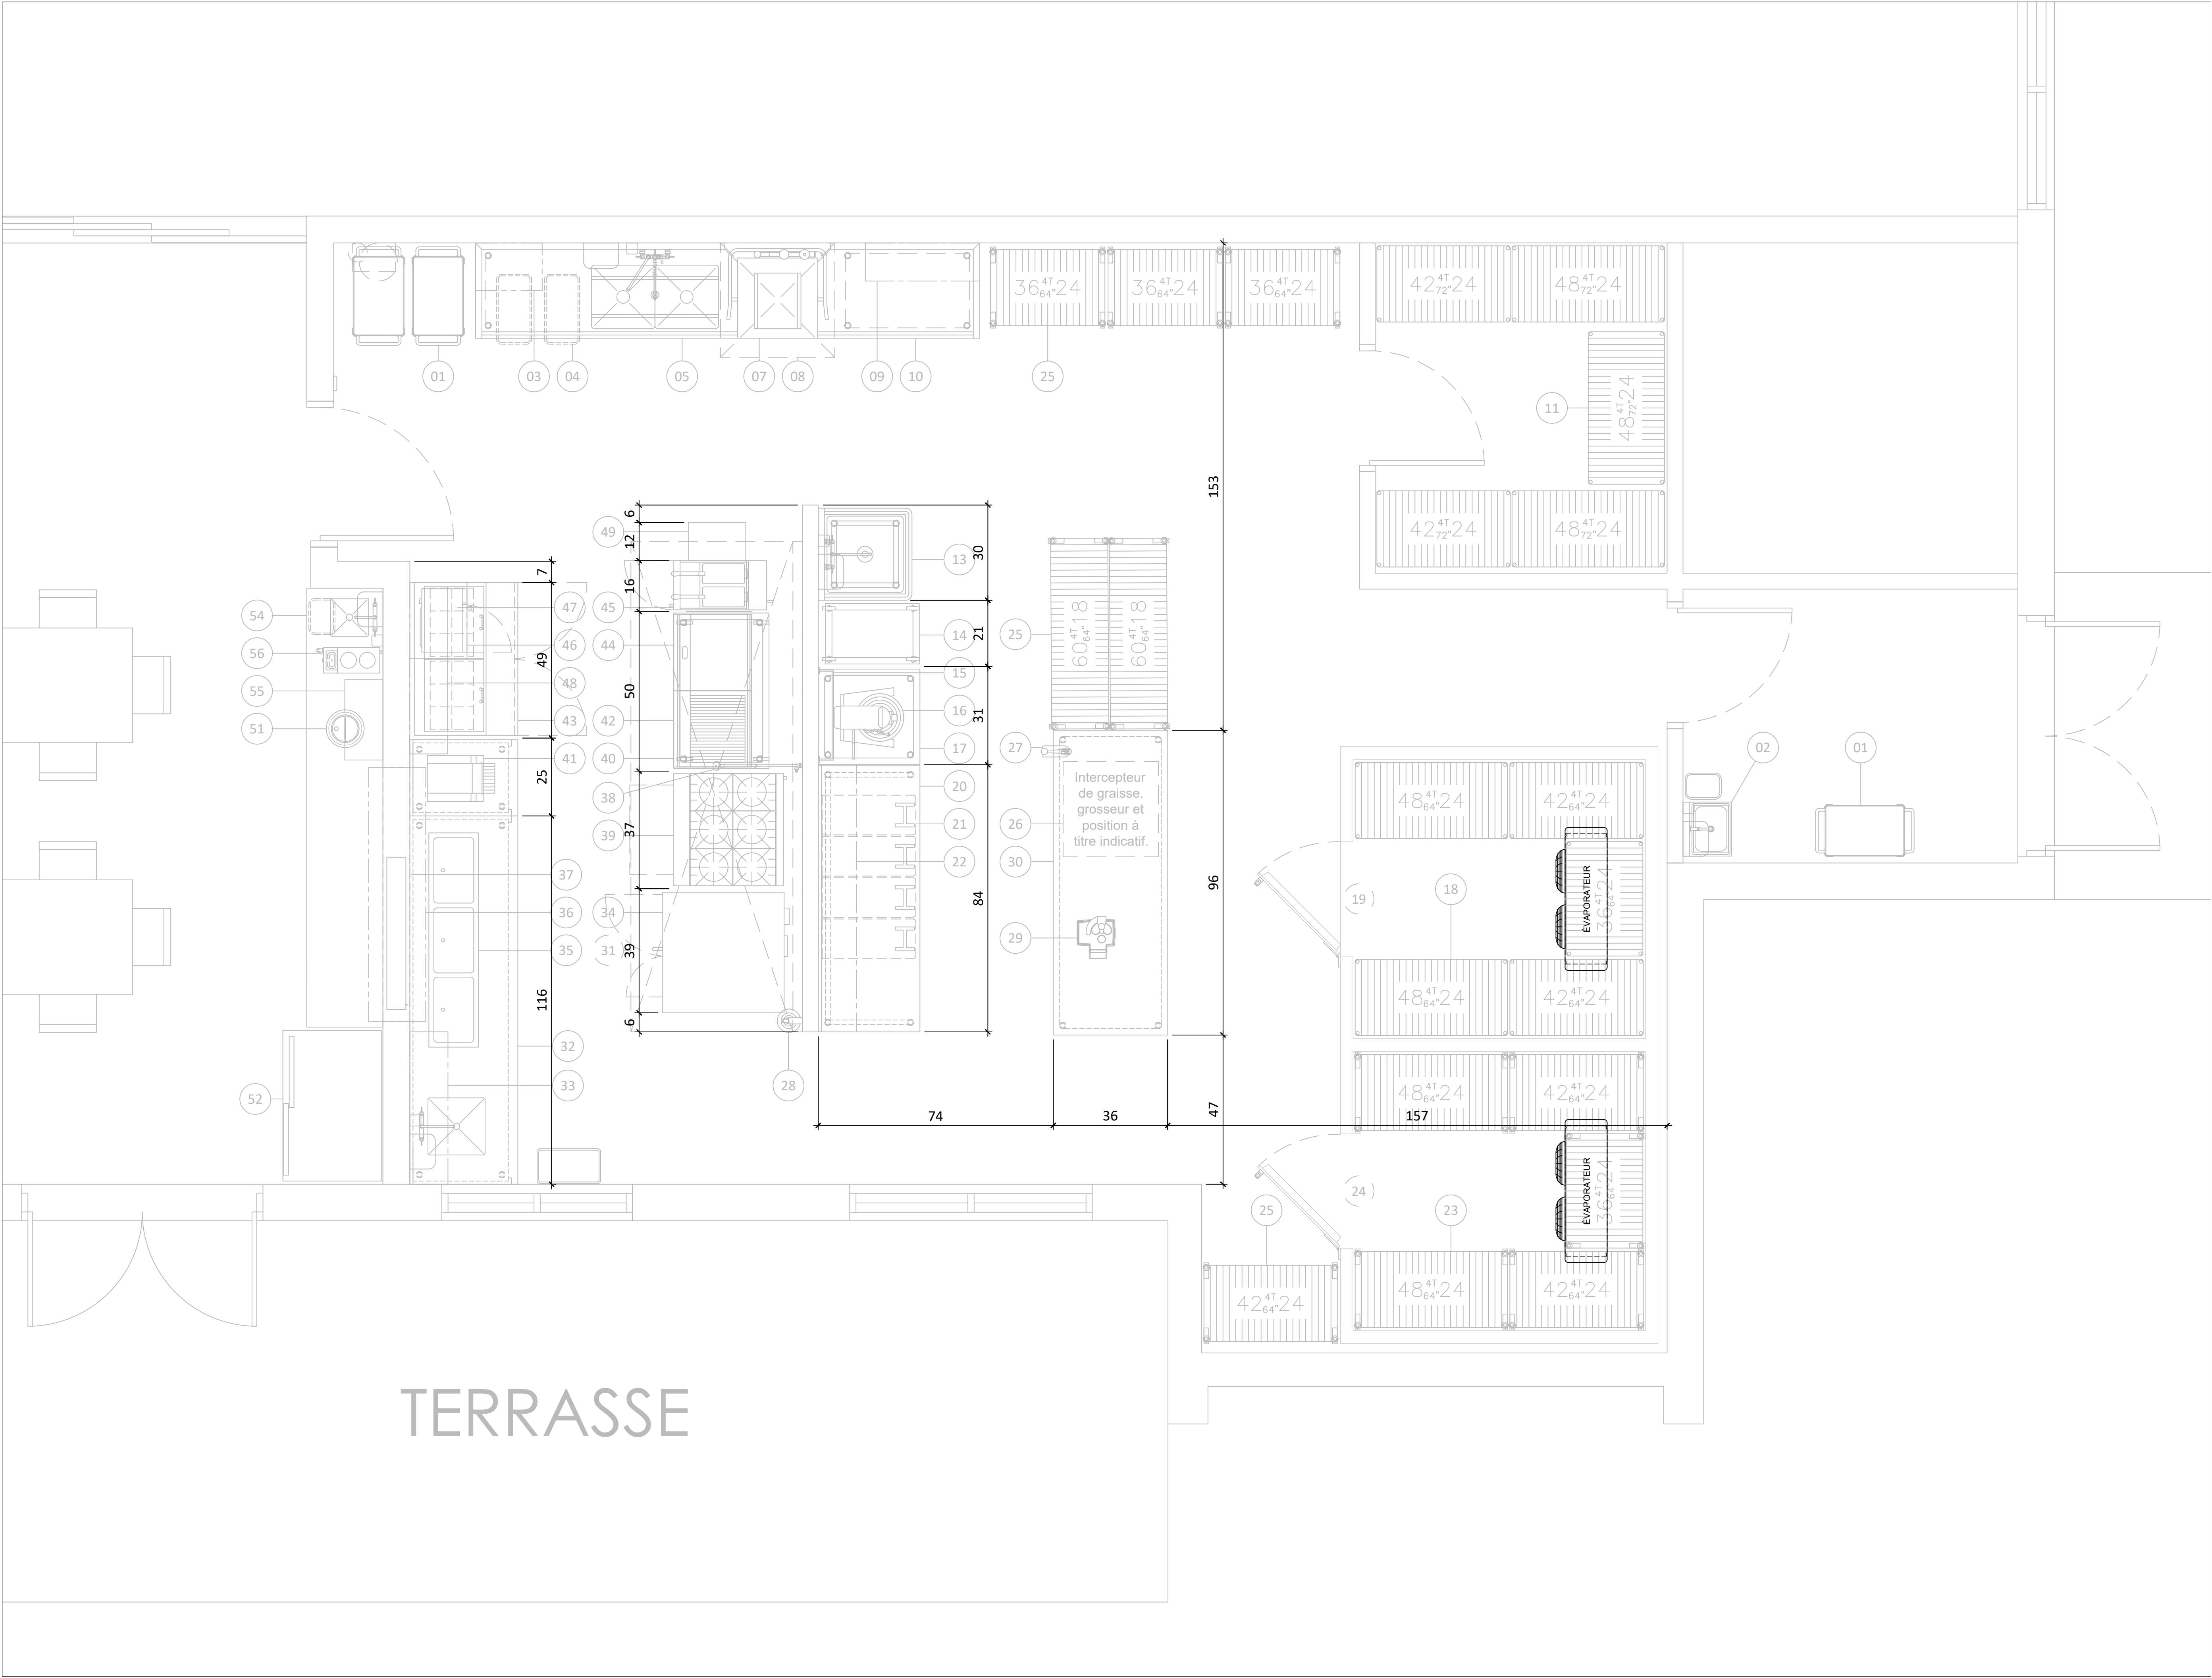

WWW.ATELIERDUCHEF.COM
(866) 682-5643
BOUCHERVILLE | QUÉBEC | SAGUENAY

CLIENT

GROUPE LOGILOGE LA CAPUCINE

6200 RUE MORIN, VAL-MORIN, QC
J0T-2R0

AUCUNE PARTIE DE CE DESSIN / CONCEPTION
NE PEUT ÊTRE REPRODUITE OU UTILISÉE
SANS L'AUTORISATION ÉCRITE PRÉALABLE
D ' A T E L I E R D U C H E F .

POUR CONSTRUCTION

4	POUR CONSTRUCTION	11-06-2024
3	POUR SOUMISSION	24-04-2024
2	POUR COORDINATION	12-04-2024
1	PLAN PRÉLIMINAIRE	26-10-2022
VER.	DESCRIPTION	DATE

TITRE

INSTALLATION

CHARGÉ DE PROJET

SYLVAIN GAGNON

(514) 467 - 6469
SYLVAIN.GAGNON@ATELIERDUCHEF.COM

DESSINATEUR / CONCEPTEUR

ABDELLAH IDIZAL

ÉCHELLE

1/2"=1'-0"

FORMAT

24 x 36

PROJET

BV0097

PAGE

SA-09

TABLEAU DES DONNÉES TECHNIQUES																								
N° article	Quantité	Description	État	Électricité								Plomberie					Gaz			Vent.	Remarques	Fourni par		
				Volts	Phases	Ampères	Kilowatts	C.V.	Raccord direct	Avec cordon NEMA	Hauteur du sol	Eau			Drain		Consommation BTU/H	Ø raccord	Hauteur du sol				PCM	
												Eau chaude 140°F	Eau froide	Hauteur du sol	Ouvert	Raccordé								Hauteur du sol
01	3	Chariot mobile	N																					
02	1	Évier de lavage de mains	N												1-1/2"	12"								
	1	Robinet	N									1/2"	1/2"	18"										
	1	Distributeur à papier et savon à main	N-H-C																		Note #7	Par client		
	1	Poubelle	N																					
03	1	Tablette inclinée pour paniers	N																		Note #7			
04	2	Poubelle mobile Com. / Déc.	N																					
05	1	Table de lavage souillée	N												1-1/2"	12"								
	1	Robinet & douche	N									1/2"	1/2"	18"										
06		Libre																						
07	1	Lave-vaisselle	N	208	1	34	6.65		x			12"	1/2"		12"		1-1/2"	Au sol						
08	1	Hotte de ventilation	N-H-C																	450		Par entrepreneur en ventilation		
09	1	Tablette murale	N																		Note #7			
10	1	Table de lavage propre	N																					
11	5	Étagère de rangement	N																					
13	1	Évier 1 cuve	N												1-1/2"	12"								
	1	Robinet	N									1/2"	1/2"	18"										
	1	Poubelle	N																					
	1	Distributeur à papier et savon à main	N-H-C																		Note #7	Par client		
14	1	Échelle mobile	N																					
15	1	Crémaillère murale	N																		Note #7			
16	1	Mélangeur sur socle	N	120	1	9		1.5		5-15P		24"												
17	1	Base pour mélangeur	N																					
18	5	Étagère de rangement	N																					
19	1	Chambre congelée	N-H-C	120	1	10			x			Plafond									Note #9	Par entrepreneur général		
	1	Condenseur	N-H-C	240	1	17.5			x			Plafond									Note #9	Par entrepreneur général		
	1	Évaporateur	N-H-C	208	1	10.1			x			Plafond			3"		Au sol				Notes #9-11	Par entrepreneur général		
	1	Câble chauffant pour drain	N-H-C	120	1	12				5-15P		48"									Note #9	Par entrepreneur général		
20	1	Table de travail	N	120	1	12"				5-15P		48"									Note #4(2x)			
21	4	Huches à ingrédients	N																					
22	2	Tablette murale	N																		Note #7			
23	5	Étagère de rangement mobile	N																					
24	1	Chambre réfrigérée	N-H-C	120	1	10			x			Plafond									Note #9	Par entrepreneur général		
	1	Condenseur	N-H-C	240	1	6.6			x			Plafond									Note #9	Par entrepreneur général		
	1	Évaporateur	N-H-C	120	1	1			x			Plafond			3"		Au sol				Notes #9-11	Par entrepreneur général		
25	6	Étagère de rangement mobile	N																					
26	1	Intercepteur de graisse	N-H-C																			Par entrepreneur en plomberie		
27	1	Ouvre boîte de table	N																					
28	1	Mélangeur à tige	N	120	1	3.83	.46			5-15P		48"												
29	1	Coupe légumes	N	120	1	9		1.5		5-15P		30"												
30	1	Table de travail	N	120	1	12				5-15P		30"									Note #4(1x)			
31	1	Hotte de ventilation	N-H-C																	3275		Par entrepreneur en ventilation		
	1	Crémaillère sur hotte	N-H-C																			Par entrepreneur en ventilation		
	1	Boitier de contrôle	N-H-C																		Note #7	Par entrepreneur en ventilation		
	1	Station manuelle	N-H-C																		Note #7	Par entrepreneur en ventilation		
	1	Système Co2	N-H-C																		Note #7	Par entrepreneur en ventilation		
	1	Extincteur portatif	N-H-C																		Note #7	Par entrepreneur en ventilation		
32	1	Comptoir de travail avec évier	N	120	1	12				5-15P		48"					1-1/2"	12"			Note #4(2x)			
	1	Robinet	N										1/2"	1/2"	18"									
	1	Distributeur à papier et savon à main	N-H-C																		Note #7	Par client		
	1	Poubelle	N																					
33	1	Tablette murale	N																		Note #7			
34	1	Four à convection	N	120	1	9.8		.75		5-15P		48"						53K	3/4"	24"				
35	1	Puit chauffant triple	N	208	1	17.4	3.615		x			4"		1/4"	24"	4"		Au sol						
36	1	Guichet Mural	N																		Note #7			
37	1	Réchaud infra-rouge	N	208	1	3.8	.8		x			68"												
38	1	Robinet de remplissage	N											1/2"	60"									
39	1	Cuisinière	N															230K	3/4"	24"	Note #10			
40	1	Base mobile pour équipement	N																		Note #10			
41	1	Grille pain	N	208	1	8.6	1.78			6-15P		48"												
42	1	Grilloir	N																60K	3/4"	24"			
43	1	Table à salade	N	120	1	4		.3		5-15P		12"												
44	1	Plaque à frire	N																40K	3/4"	24"			
45	1	Friteuse	N																105K	3/4"	24"	Note #10		
	1	Défecteur	N																		Note #7			
46	1	Tablette pour four à micro-ondes	N																		Note #7			
47	1	Four à micro-ondes	N	120	1	13	1.5			5-15P		60"												
48	1	Tablette murale	N																		Note #7			
49	1	Égouttoir a frites	N																					
50		Libre																						
51	1	Réchaud à soupe	N	120	1	6.7	.8			5-15P		24"												
52	1	Réfrigérateur de service	N	120	1	3.16	.38			5-15P		12"												
53		Libre																						
54	1	Comptoir de service en ébénisterie avec évier	N-H-C	120	1	12				5-15P		42"					1-1/2"	12"			Note #4(1x)	Par ébénisterie		
	1	Robinet	N										1/2"	1/2"	18"									
	1	Distributeur à papier et savon à main	N-H-C																					
55		Libre																						
56	1	Machine à café filtre	N	120/208	1	16	2.98		x			48"		1/4"	48"						Note #3	20@90 PSI		
État de l'article: N=Nouveau, R=Existant à Relocaliser, E=Existant, M=Existant à Modifier, H-C=Hors Contrat, F=Achat Futur																								

✱

EQUIPEMENTS DE CUISINE COMMERCIALE

ATELIER

DU CHEF

— SINCE 1984 —

WWW.ATELIERDUCHEF.COM

(866) 682-5643

BOUCHERVILLE | QUÉBEC | SAGUENAY

CLIENT

GROUPE LOGILOGE

LA CAPUCINE

6200 RUE MORIN, VAL-MORIN, QC
J0T-2R0

AUCUNE PARTIE DE CE DESSIN / CONCEPTION
NE PEUT ÊTRE REPRODUITE OU UTILISÉE
SANS L'AUTORISATION ÉCRITE PRÉALABLE
D ' A T E L I E R D U C H E F .

POUR CONSTRUCTION		
4	POUR CONSTRUCTION	11-06-2024
3	POUR SOUMISSION	24-04-2024
2	POUR COORDINATION	12-04-2024
1	PLAN PRÉLIMINAIRE	26-10-2022
VER.	DESCRIPTION	DATE

TITRE	
TABLEAU TECHNIQUE	
CHARGÉ DE PROJET	
SYLVAIN GAGNON	
(514) 467 - 6469 SYLVAIN.GAGNON@ATELIERDUCHEF.COM	
DESSINATEUR / CONCEPTEUR	
ABDELLAH IDIZAL	
ÉCHELLE	PROJET
N.A.E.	BV0097
FORMAT	PAGE
24 x 36	SA-10



WWW.ATELIERDUCHEF.COM
(866) 682-5643
BOUCHERVILLE | QUÉBEC | SAGUENAY

CLIENT

GROUPE LOGILOGE
LA CAPUCINE

6200 RUE MORIN, VAL-MORIN, QC
J0T-2R0

AUCUNE PARTIE DE CE DESSIN / CONCEPTION
NE PEUT ÊTRE REPRODUITE OU UTILISÉE
SANS L'AUTORISATION ÉCRITE PRÉALABLE
D ' A T E L I E R D U C H E F .

POUR CONSTRUCTION

4	POUR CONSTRUCTION	11-06-2024
3	POUR SOUMISSION	24-04-2024
2	POUR COORDINATION	12-04-2024
1	PLAN PRÉLIMINAIRE	26-10-2022
VER.	DESCRIPTION	DATE

TITRE	
ÉLÉVATION	
CHARGÉ DE PROJET	
SYLVAIN GAGNON	
(514) 467 - 6469 SYLVAIN.GAGNON@ATELIERDUCHEF.COM	
DESSINATEUR / CONCEPTEUR	
ABDELLAH IDIZAL	
ÉCHELLE	PROJET
1-1/2"=1'-0"	BV0097
FORMAT	PAGE
24 x 36	SA-12

 






RUBBERMAID
SLIM JIM / TROLEY

ANTONEE
MOBILE Z ANGLE RACK

ROUE
5" & 3"

ÉTAGERES
FIX & MOBILE

FISHER
ÉVIER / ROBIN
PRERINCE

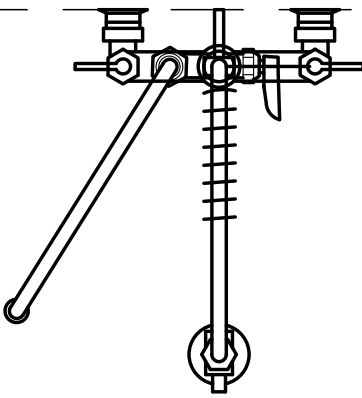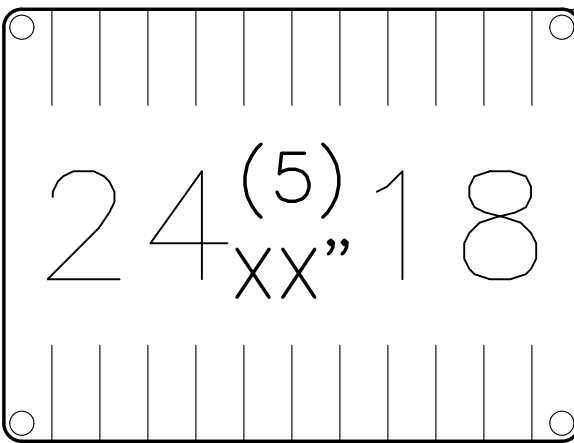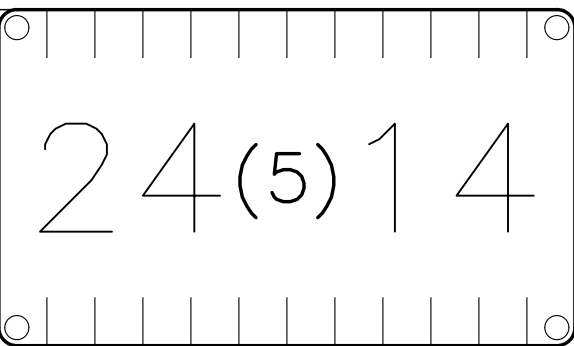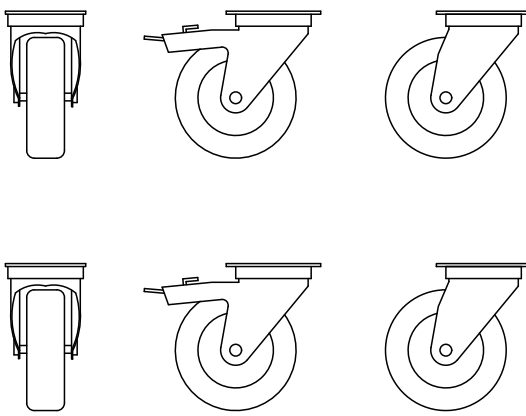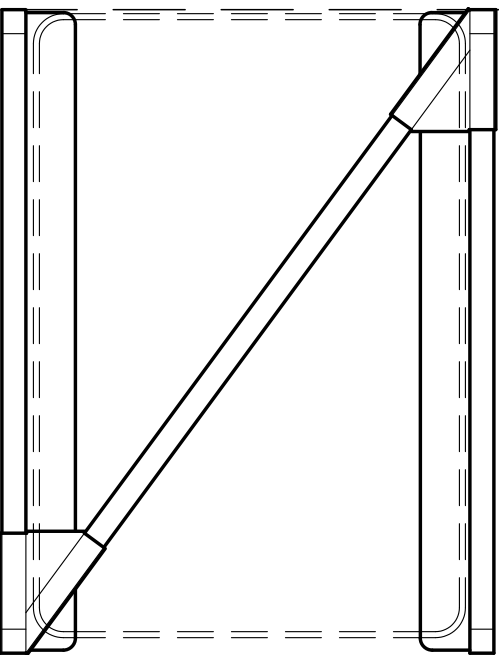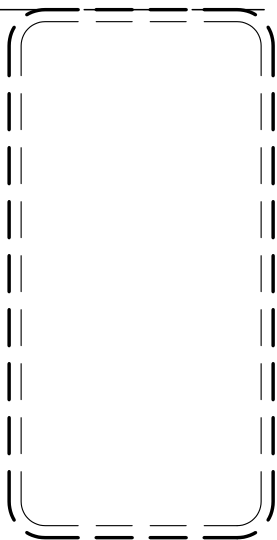

A
SA-01

ÉLÉVATION

ÉCHELLE: 1-1/2" = 1'-0"