

CLIENT

LOXIES

BROSSARD

POUR CONSTRUCTION

8	ADDENDA B	10-11-2022
7	ADDENDA A	24-10-2022
6	POUR CONSTRUCTION	07-06-2022
5	POUR CONSTRUCTION	04-05-2022
4	POUR COORDINATION	12-04-2022
3	MODIFICATION LAYOUT	24-02-2022
2	MODIFICATION LAYOUT	17-02-2022
1	TABLEAU TECHNIQUE	12-11-2021
1	PLAN PRÉLIMINAIRE	09-11-2021
VER.	DESCRIPTION	DATE

TITRE

AMÉNAGEMENT GLOBAL

CONCEPTEUR

DINO BERTIN

DESSINATEUR

ABDELLAH IDIZAL

ÉCHELLE

1/4"=1'-0"

PROJET

C03686


FORMAT

24 x 36

PAGE

SA-00

CE DESSIN NE PEUT ÊTRE COPIÉ OU UTILISÉ SANS UN CONSENTEMENT ÉCRIT D'ATELIER DU CHEF.

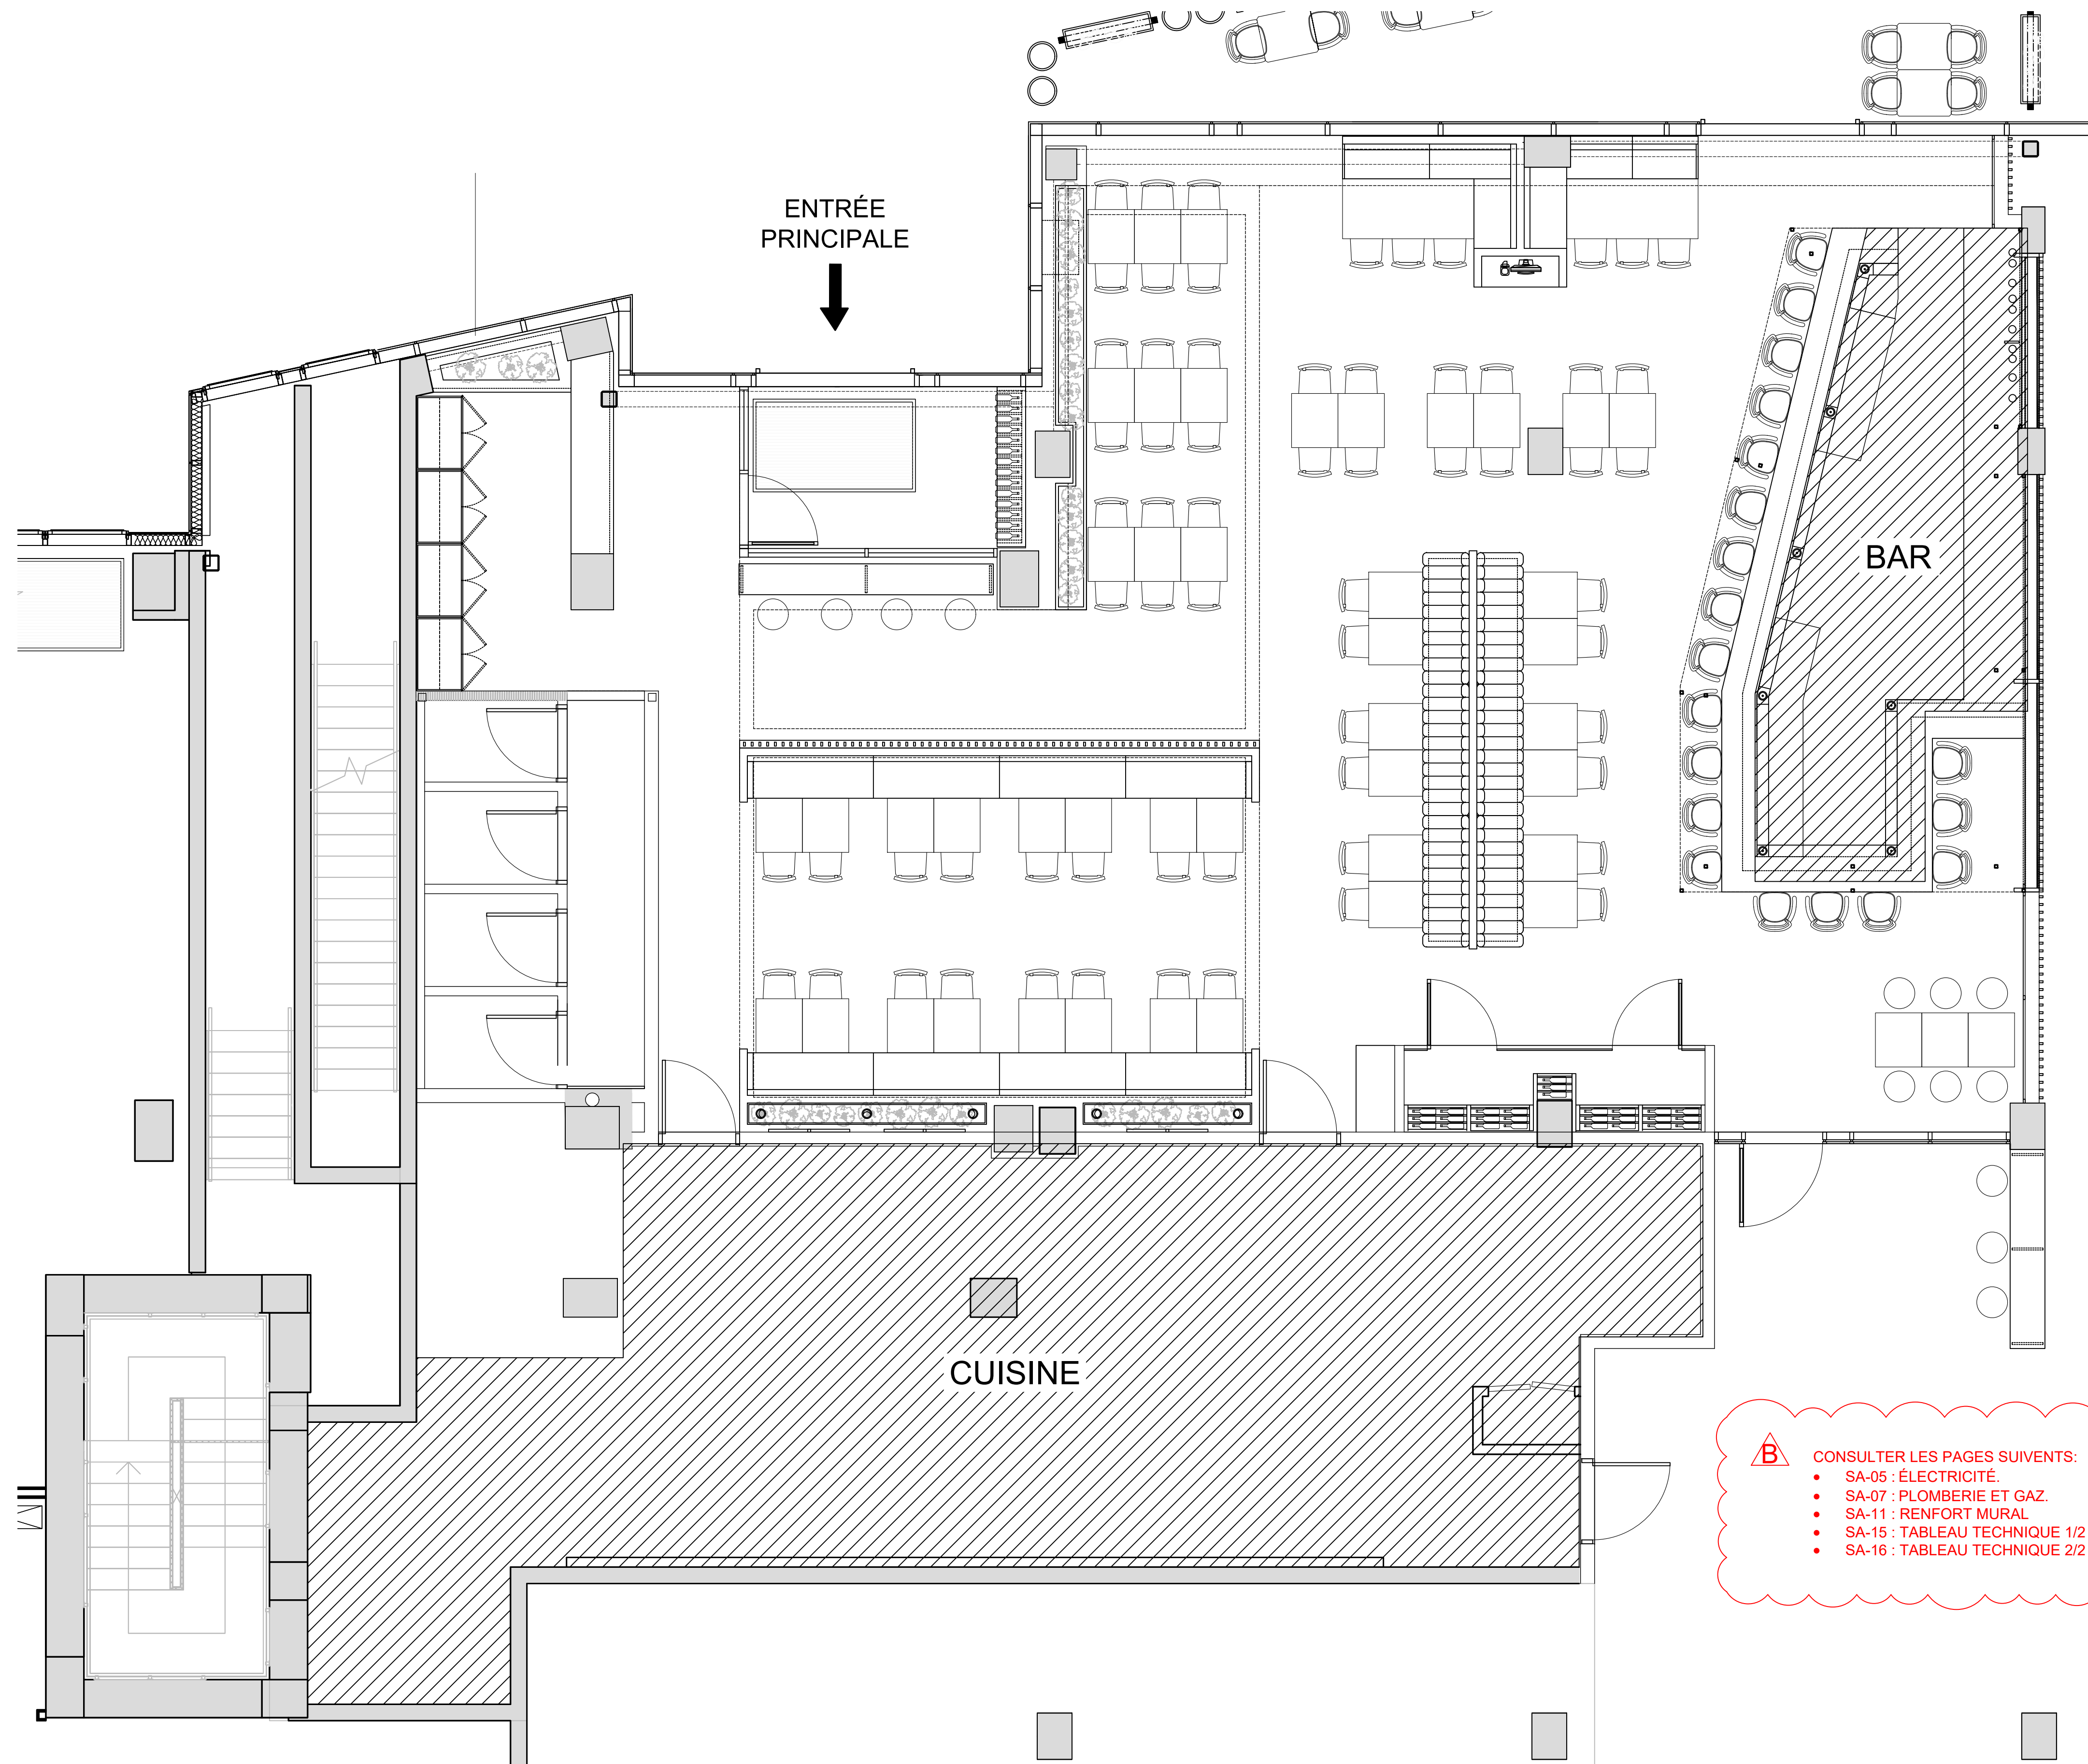


B CONSULTER LES PAGES SUIVANTS:

- SA-05 : ÉLECTRICITÉ.
- SA-07 : PLOMBERIE ET GAZ.
- SA-11 : RENFORT MURAL.
- SA-15 : TABLEAU TECHNIQUE 1/2 - #28.
- SA-16 : TABLEAU TECHNIQUE 2/2 - #57 @ 59 ET #89 @ 93.

CLIENT

LOXIES

BROSSARD

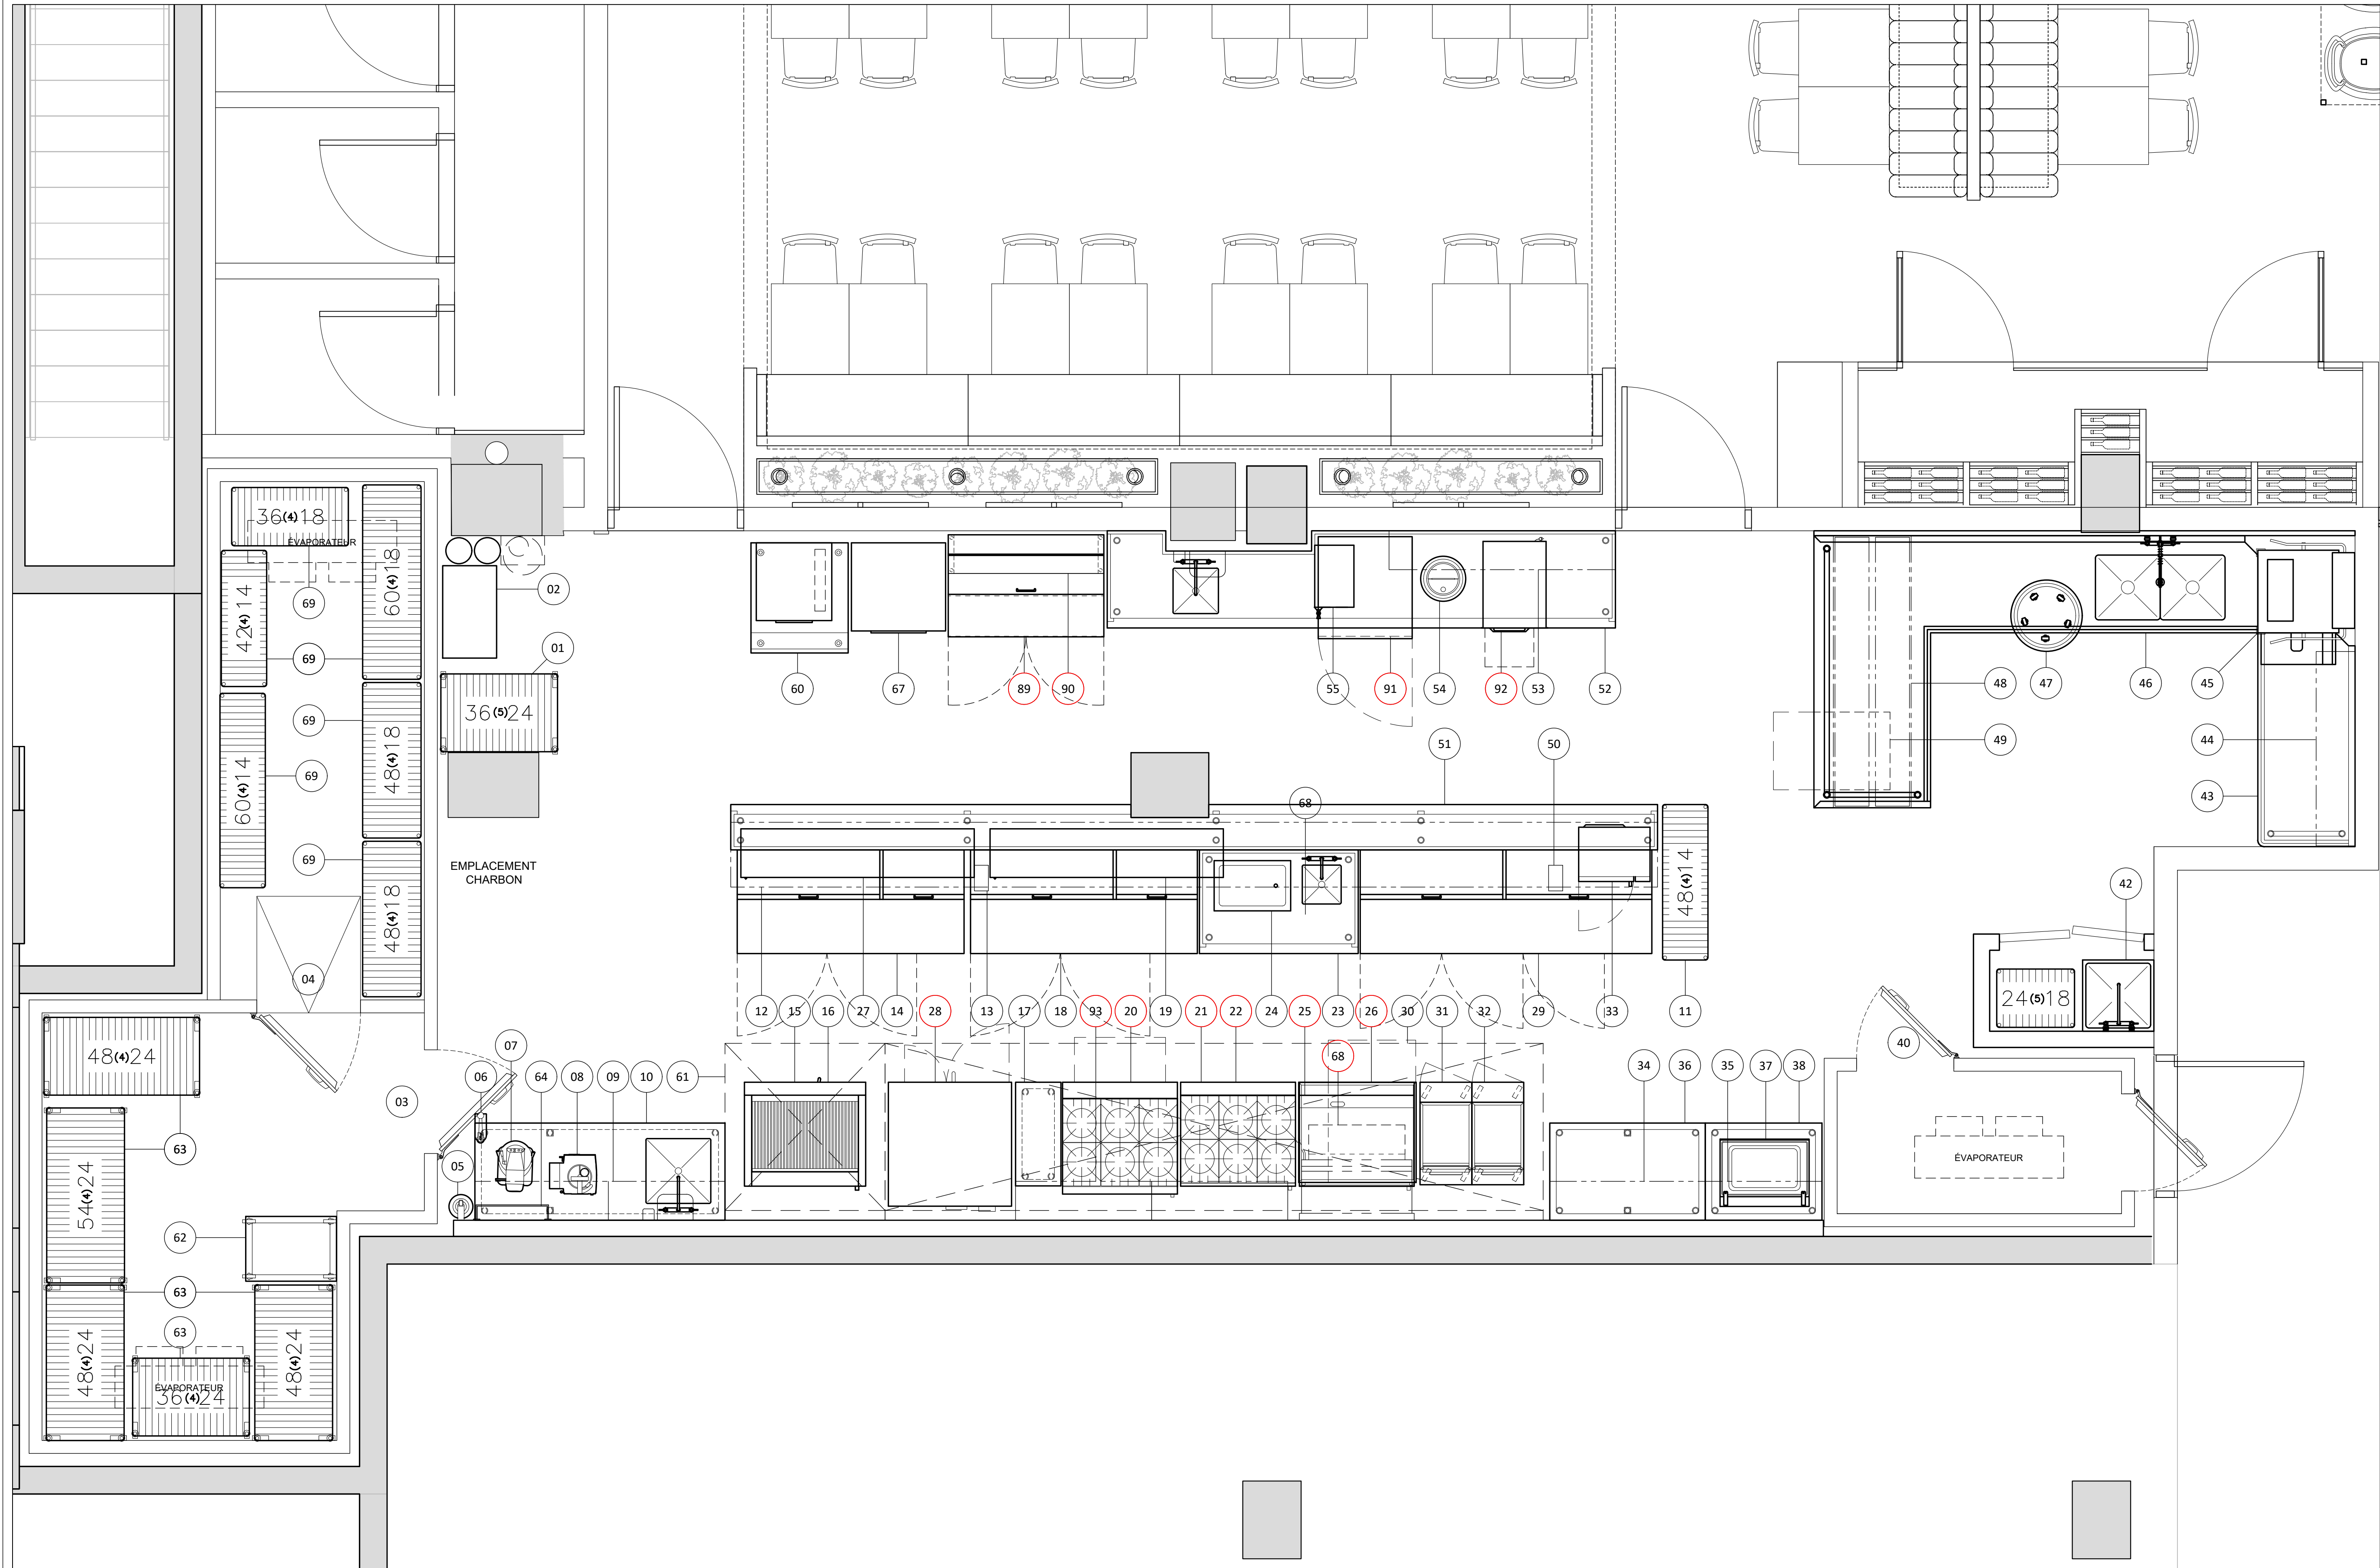

POUR CONSTRUCTION

8	ADDENDA B	10-11-2022
7	ADDENDA A	24-10-2022
6	POUR CONSTRUCTION	07-06-2022
5	POUR CONSTRUCTION	04-05-2022
4	POUR COORDINATION	12-04-2022
3	MODIFICATION LAYOUT	24-02-2022
2	MODIFICATION LAYOUT	17-02-2022
1	TABLEAU TECHNIQUE	12-11-2021
1	PLAN PRÉLIMINAIRE	09-11-2021
VER.	DESCRIPTION	DATE

TITRE

AMÉNAGEMENT CUISINE

CONCEPTEUR

DINO BERTIN

DESSINATEUR

ABDELLAH IDIZAL

ÉCHELLE

1/2"=1'-0"

PROJET

C03686

FORMAT

24 x 36

PAGE

SA-01

CLIENT

LOXIES

BROSSARD

POUR CONSTRUCTION

8	ADDENDA B	10-11-2022
7	ADDENDA A	24-10-2022
6	POUR CONSTRUCTION	07-06-2022
5	POUR CONSTRUCTION	04-05-2022
4	POUR COORDINATION	12-04-2022
3	MODIFICATION LAYOUT	24-02-2022
2	MODIFICATION LAYOUT	17-02-2022
1	TABLEAU TECHNIQUE	12-11-2021
1	PLAN PRÉLIMINAIRE	09-11-2021
VER.	DESCRIPTION	DATE

TITRE

AMÉNAGEMENT BAR

CONCEPTEUR

DINO BERTIN

DESSINATEUR

ABDELLAH IDIZAL

ÉCHELLE

1/2"=1'-0"

PROJET


C03686

FORMAT

24 x 36

PAGE

SA-02

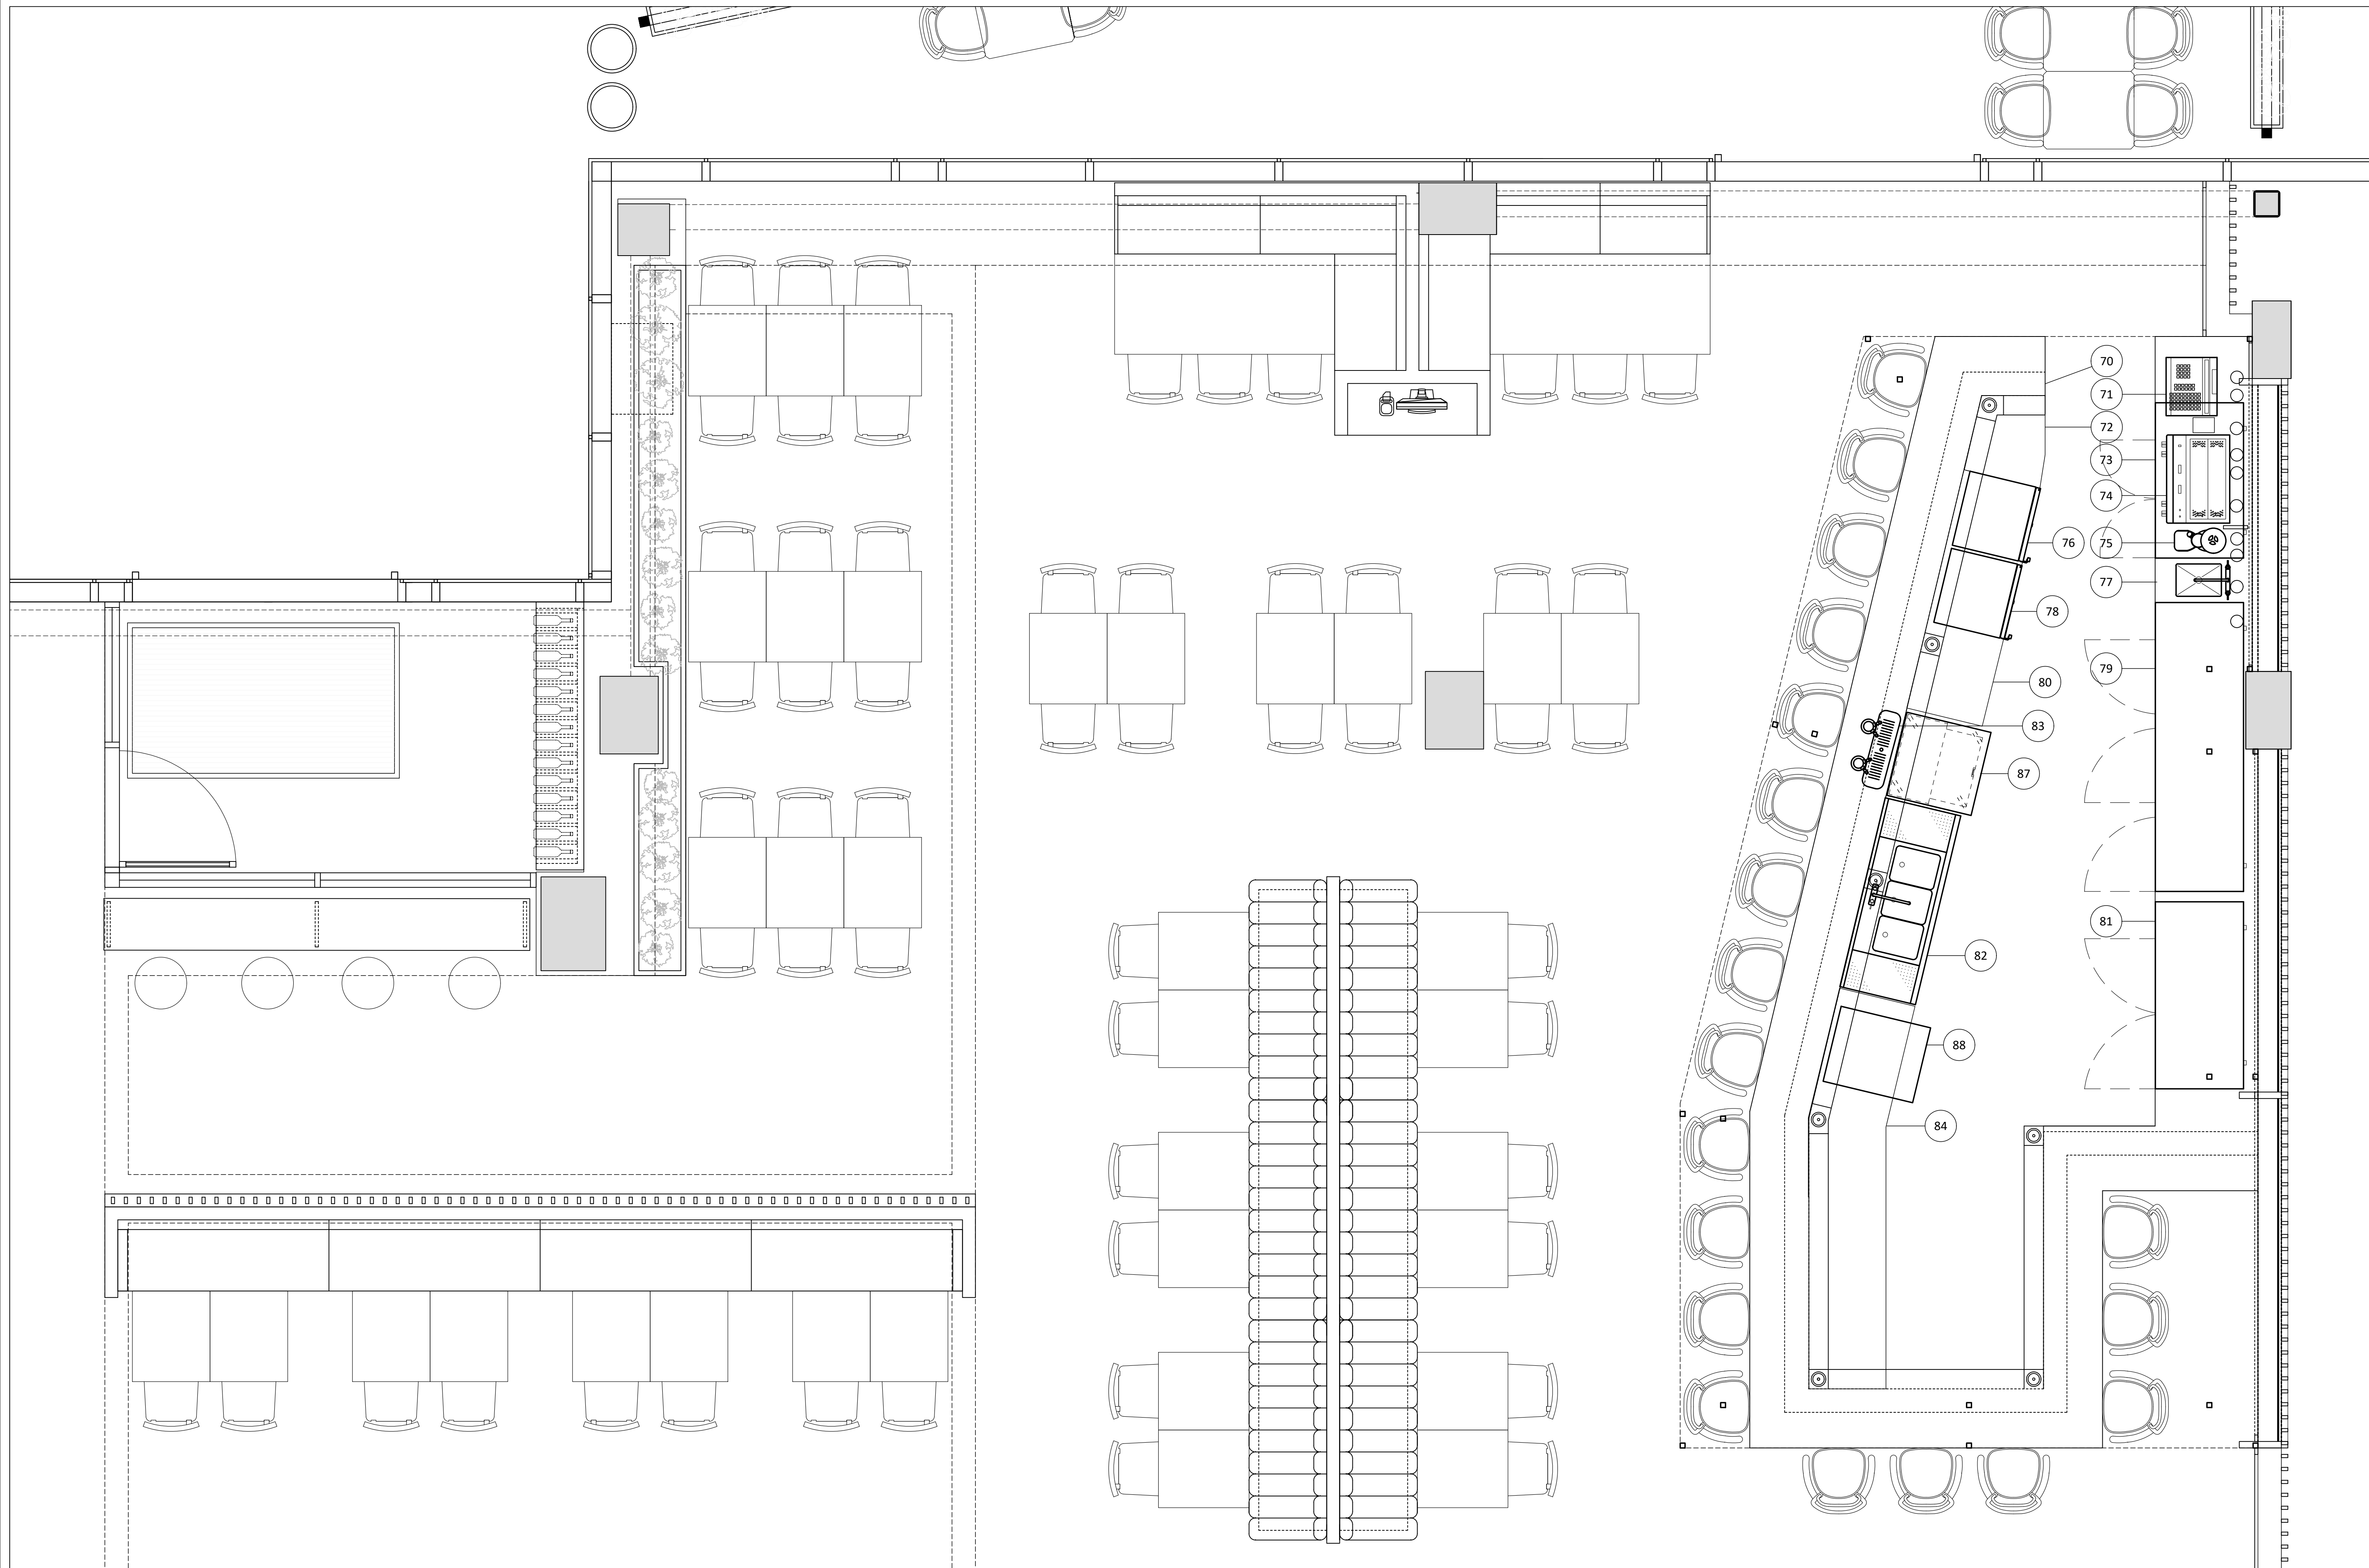

CLIENT

LOXIES

BROSSARD

POUR CONSTRUCTION

8	ADDENDA B	10-11-2022
7	ADDENDA A	24-10-2022
6	POUR CONSTRUCTION	07-06-2022
5	POUR CONSTRUCTION	04-05-2022
4	POUR COORDINATION	12-04-2022
3	MODIFICATION LAYOUT	24-02-2022
2	MODIFICATION LAYOUT	17-02-2022
1	TABLEAU TECHNIQUE	12-11-2021
1	PLAN PRÉLIMINAIRE	09-11-2021
VER.	DESCRIPTION	DATE

TITRE

CHAMBRES FRIGORIFIQUES

CONCEPTEUR

DINO BERTIN

DESSINATEUR

ABDELLAH IDIZAL

ÉCHELLE

INDIQUÉE

FORMAT

24 x 36


PROJET

C03686


PAGE

SA-03

CE DESSIN NE PEUT ÊTRE COPIÉ OU UTILISÉ SANS UN CONSENTEMENT ÉCRIT D'ATELIER DU CHEF.

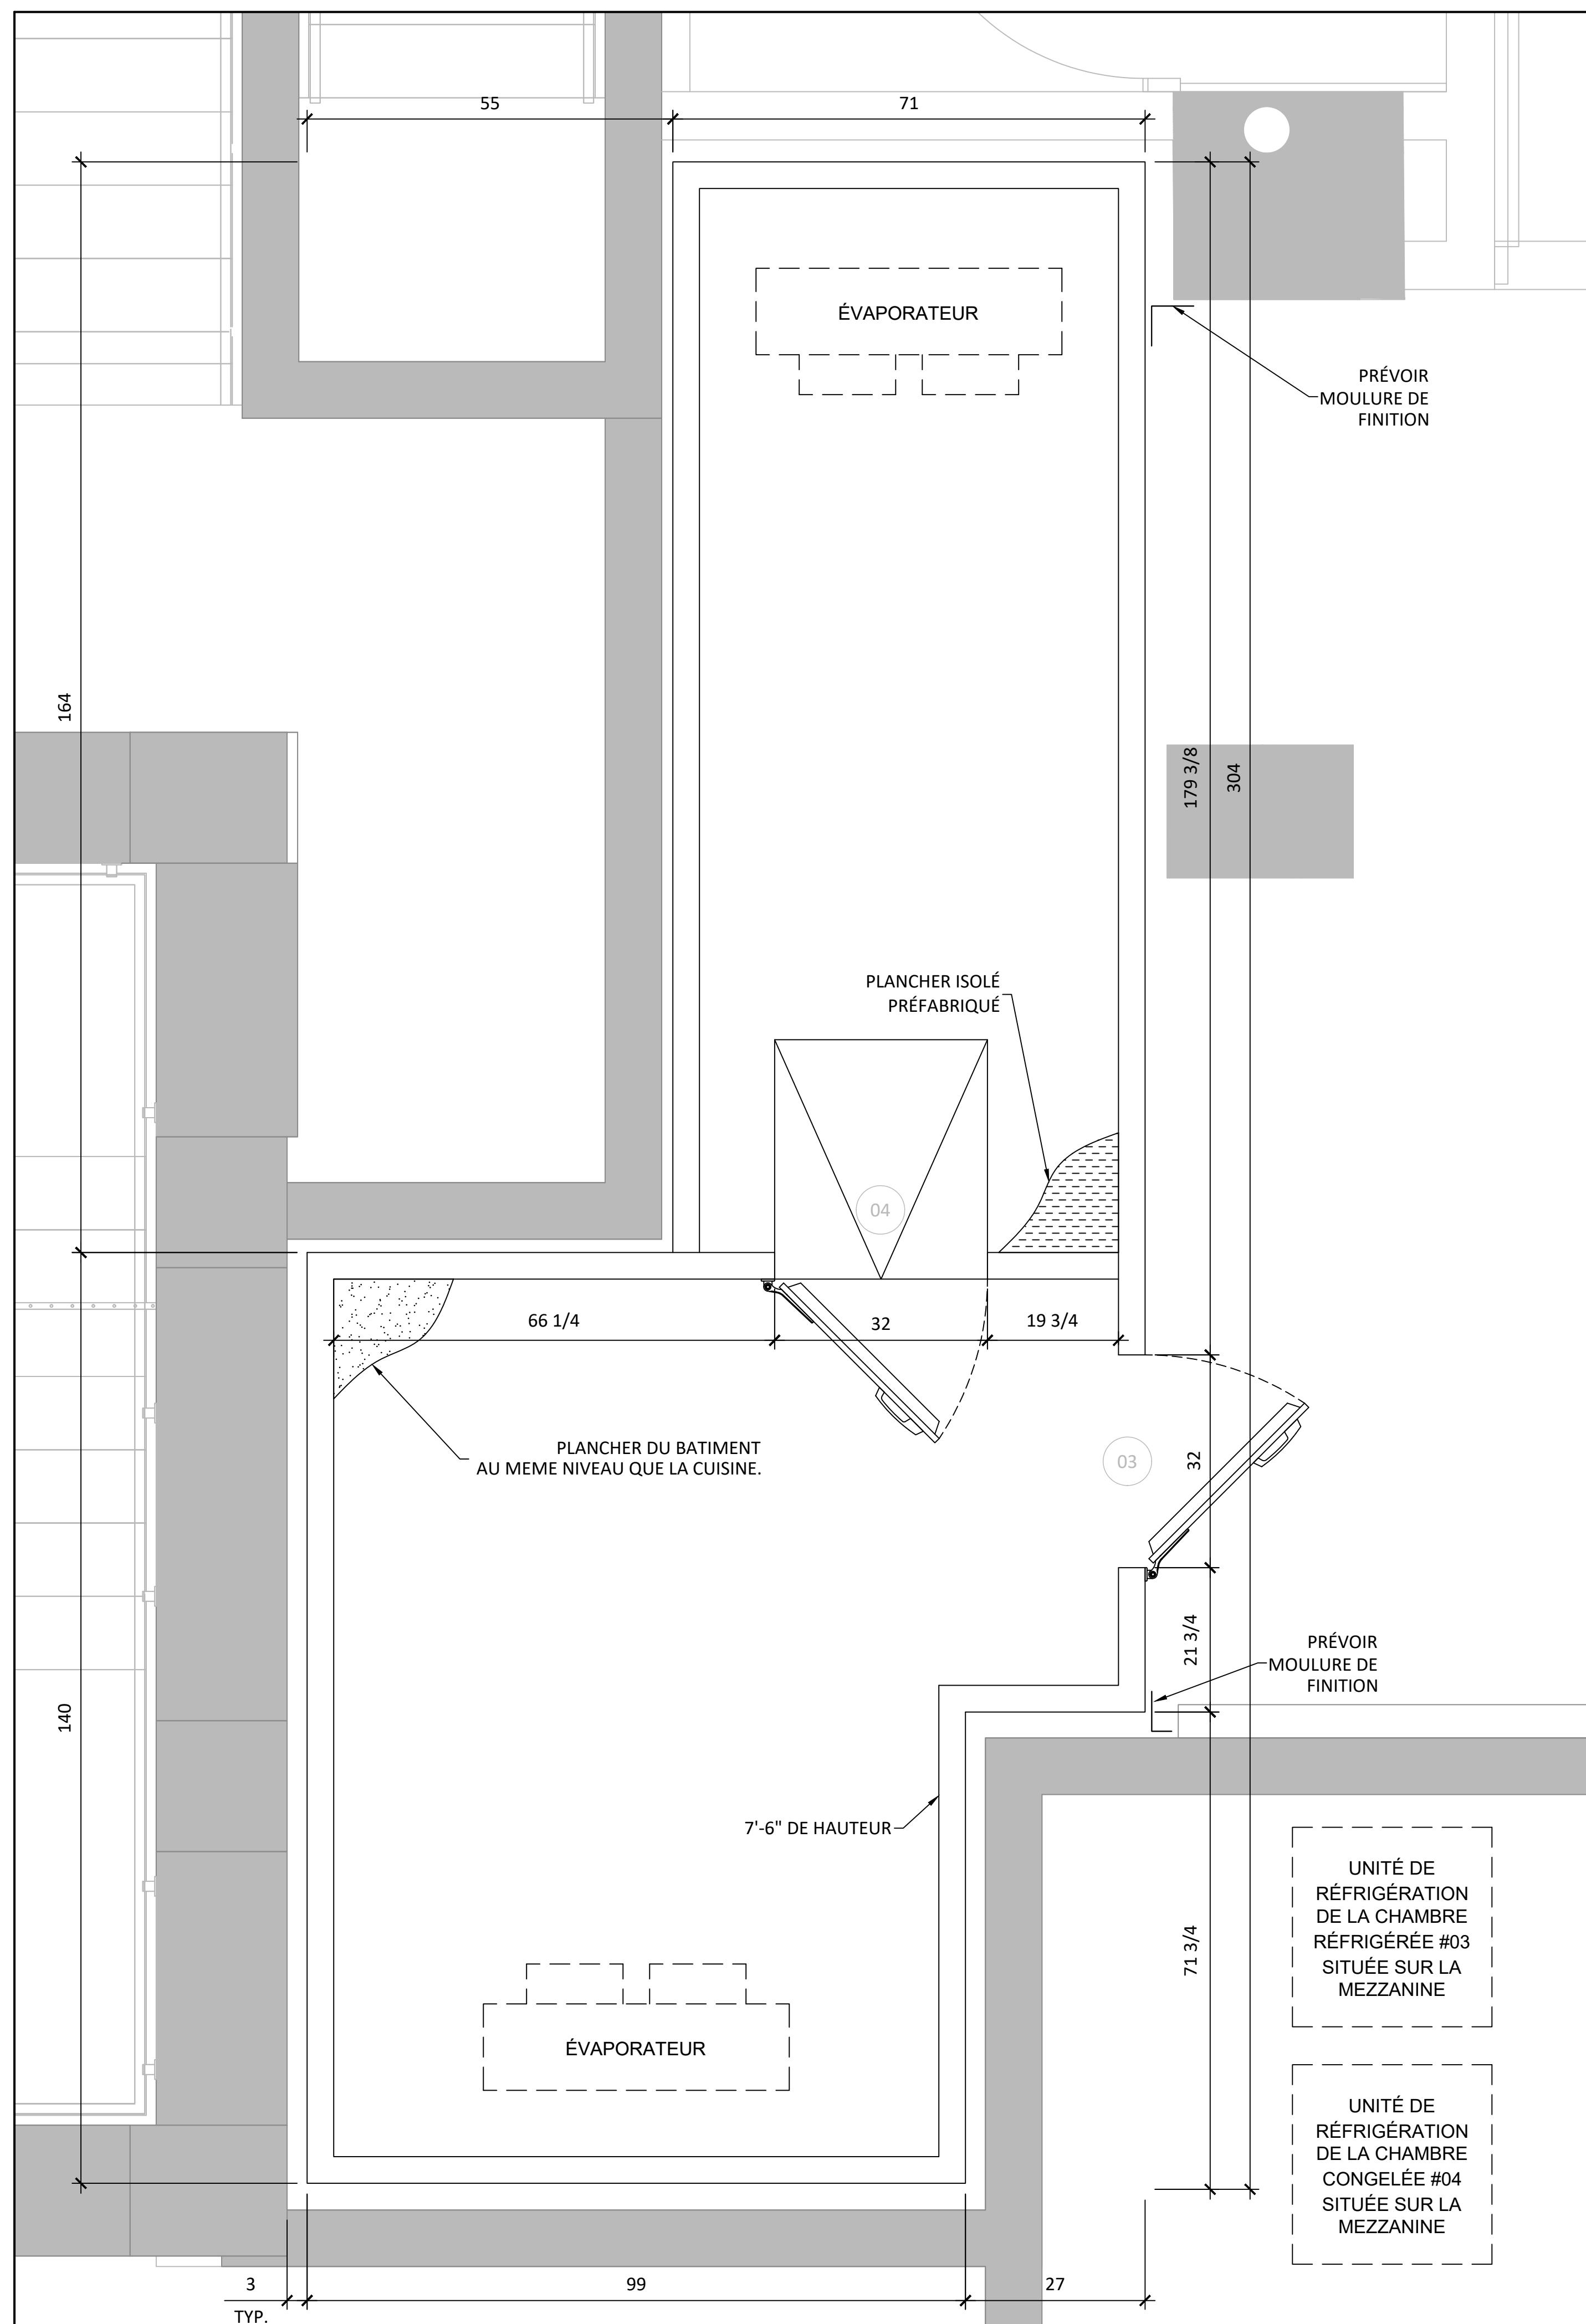

CHAMBRE RÉFRIGÉRÉ #03 & CHAMBRE CONGELÉ #04
 ÉCHELLE: 3/4" = 1'-0"

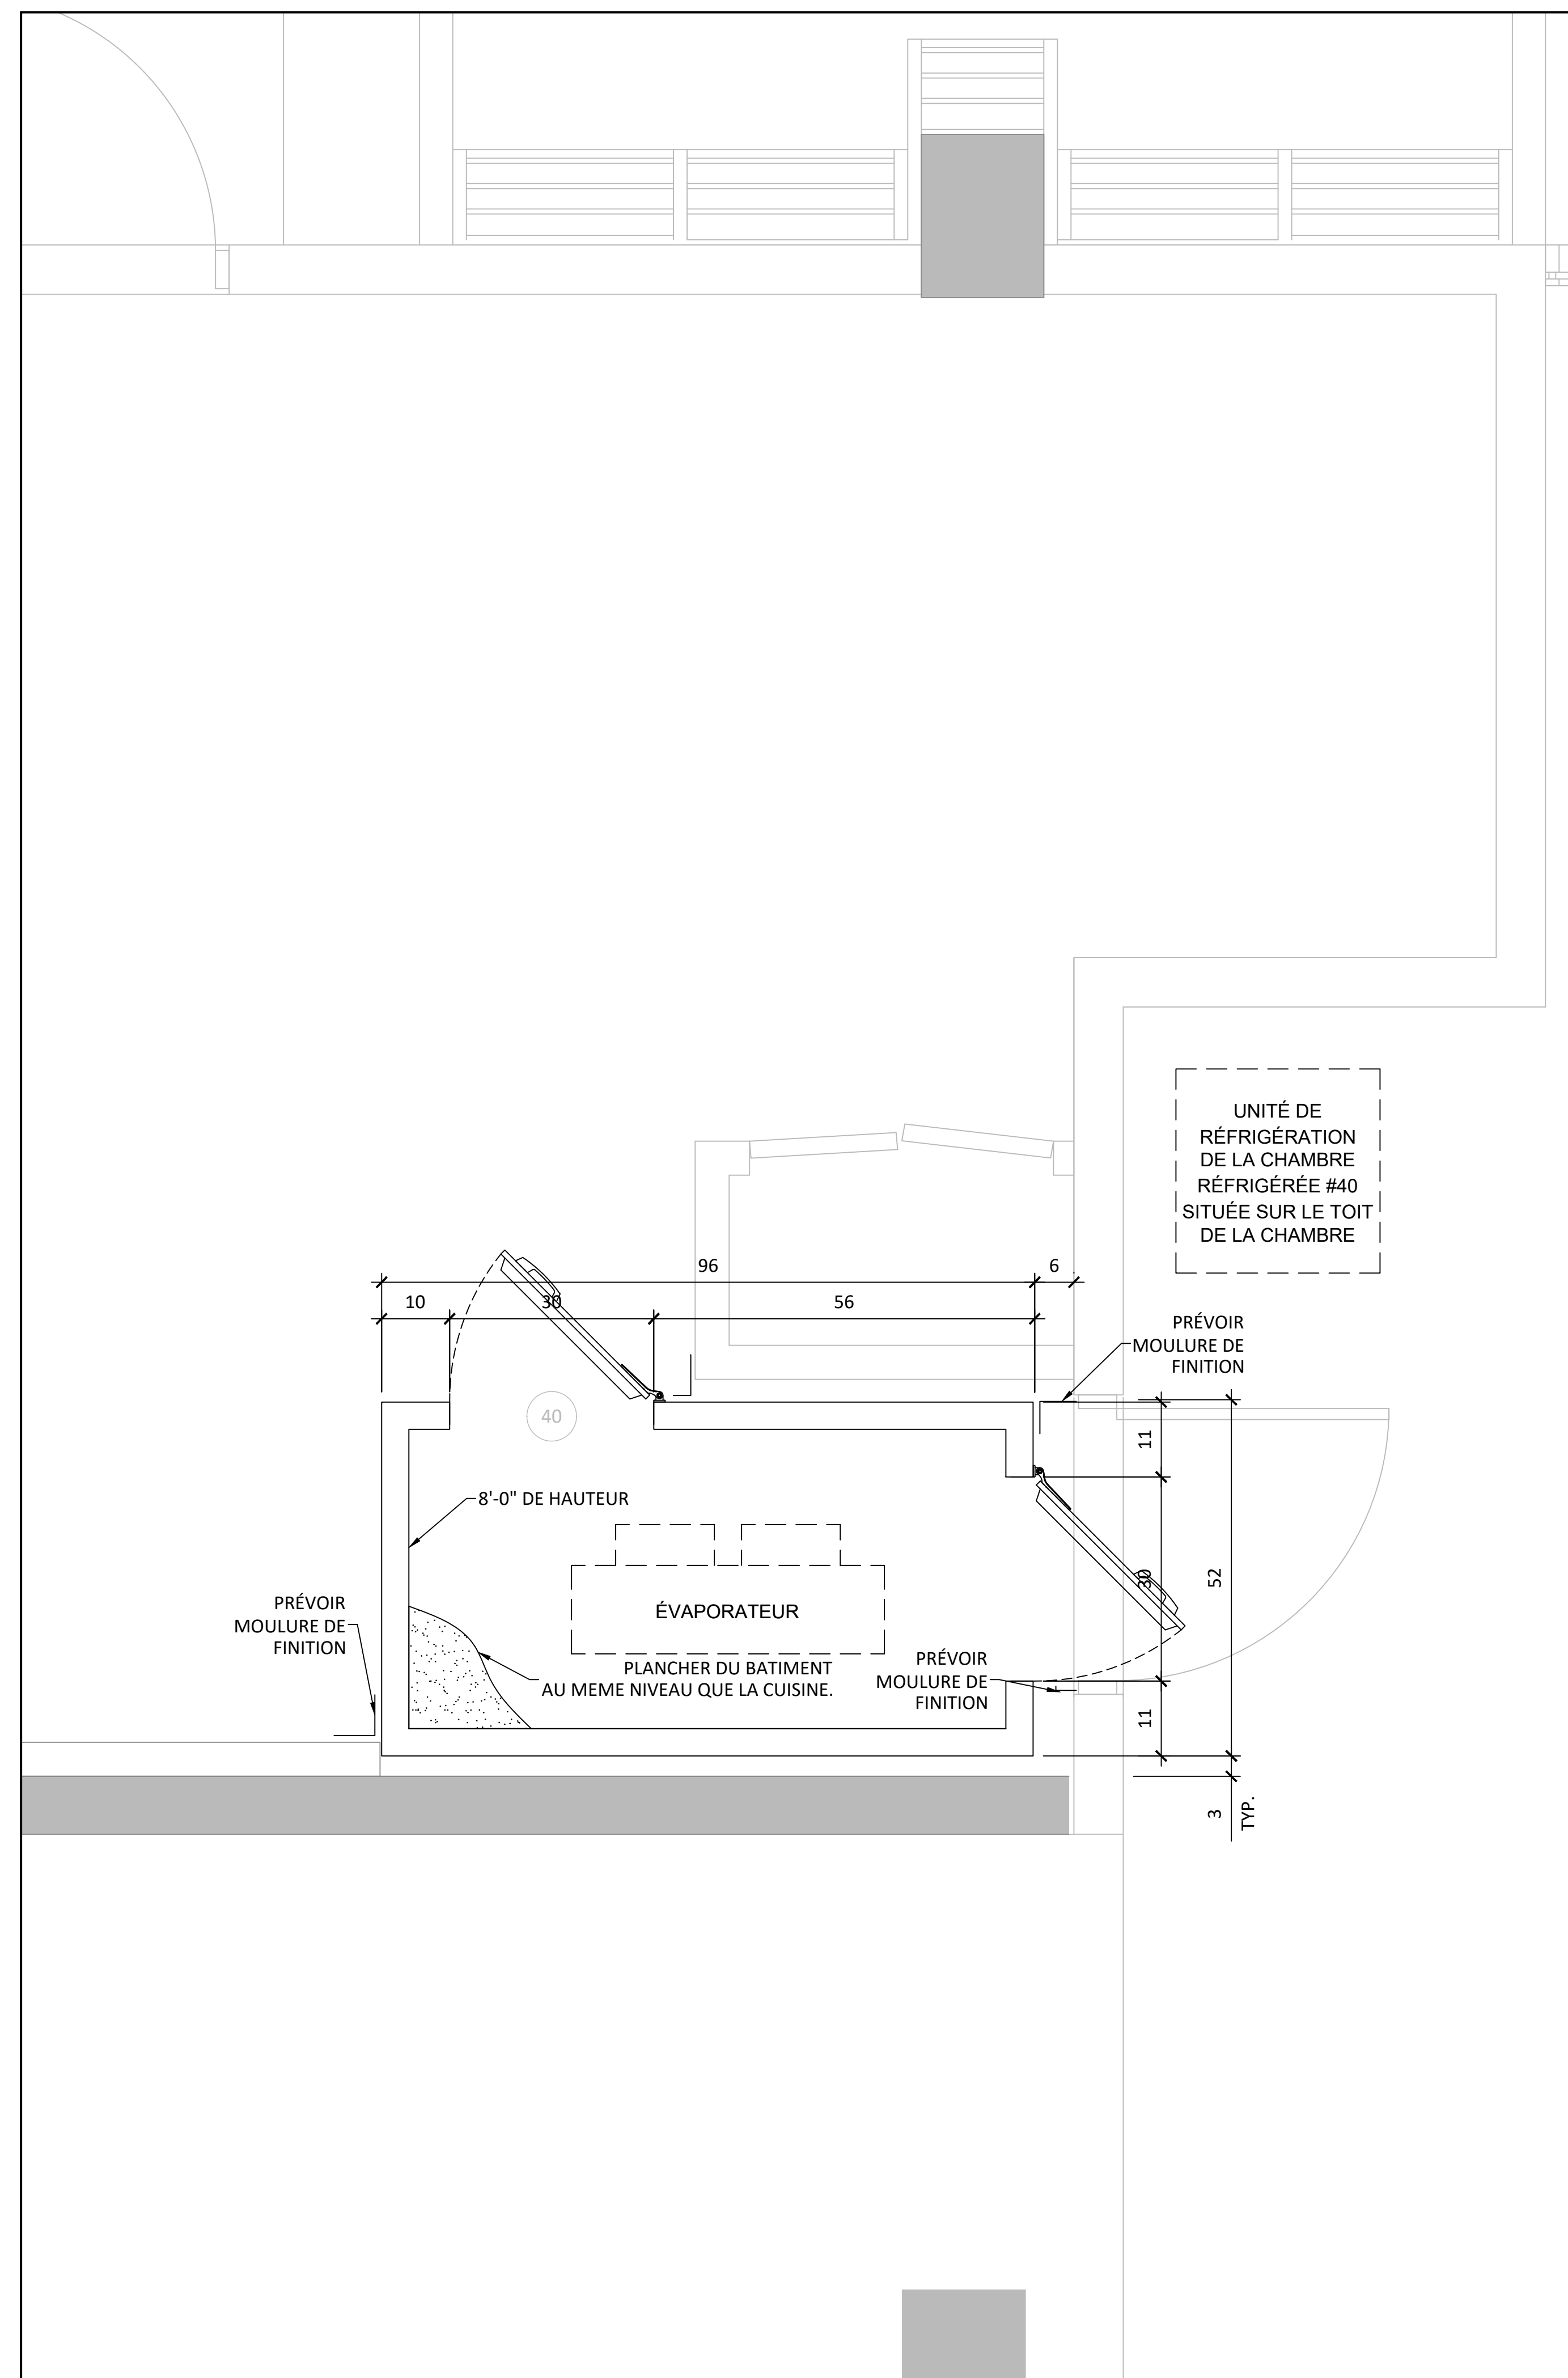

CHAMBRE RÉFRIGÉRÉE POUR DÉCHETS #40
 ÉCHELLE: 1" = 1'-0"

CLIENT

LOXIES

BROSSARD

POUR CONSTRUCTION

8	ADDENDA B	10-11-2022
7	ADDENDA A	24-10-2022
6	POUR CONSTRUCTION	07-06-2022
5	POUR CONSTRUCTION	04-05-2022
4	POUR COORDINATION	12-04-2022
3	MODIFICATION LAYOUT	24-02-2022
2	MODIFICATION LAYOUT	17-02-2022
1	TABLEAU TECHNIQUE	12-11-2021
1	PLAN PRÉLIMINAIRE	09-11-2021
VER.	DESCRIPTION	DATE

TITRE

VENTILATION

CONCEPTEUR

DINO BERTIN

DESSINATEUR

ABDELLAH IDIZAL

ÉCHELLE

1/2"=1'-0"

PROJET

C03686


FORMAT

24 x 36

PAGE

SA-04

CE DESSIN NE PEUT ÊTRE COPIÉ OU
 UTILISÉ SANS UN CONSENTEMENT
 ÉCRIT D'ATELIER DU CHEF.

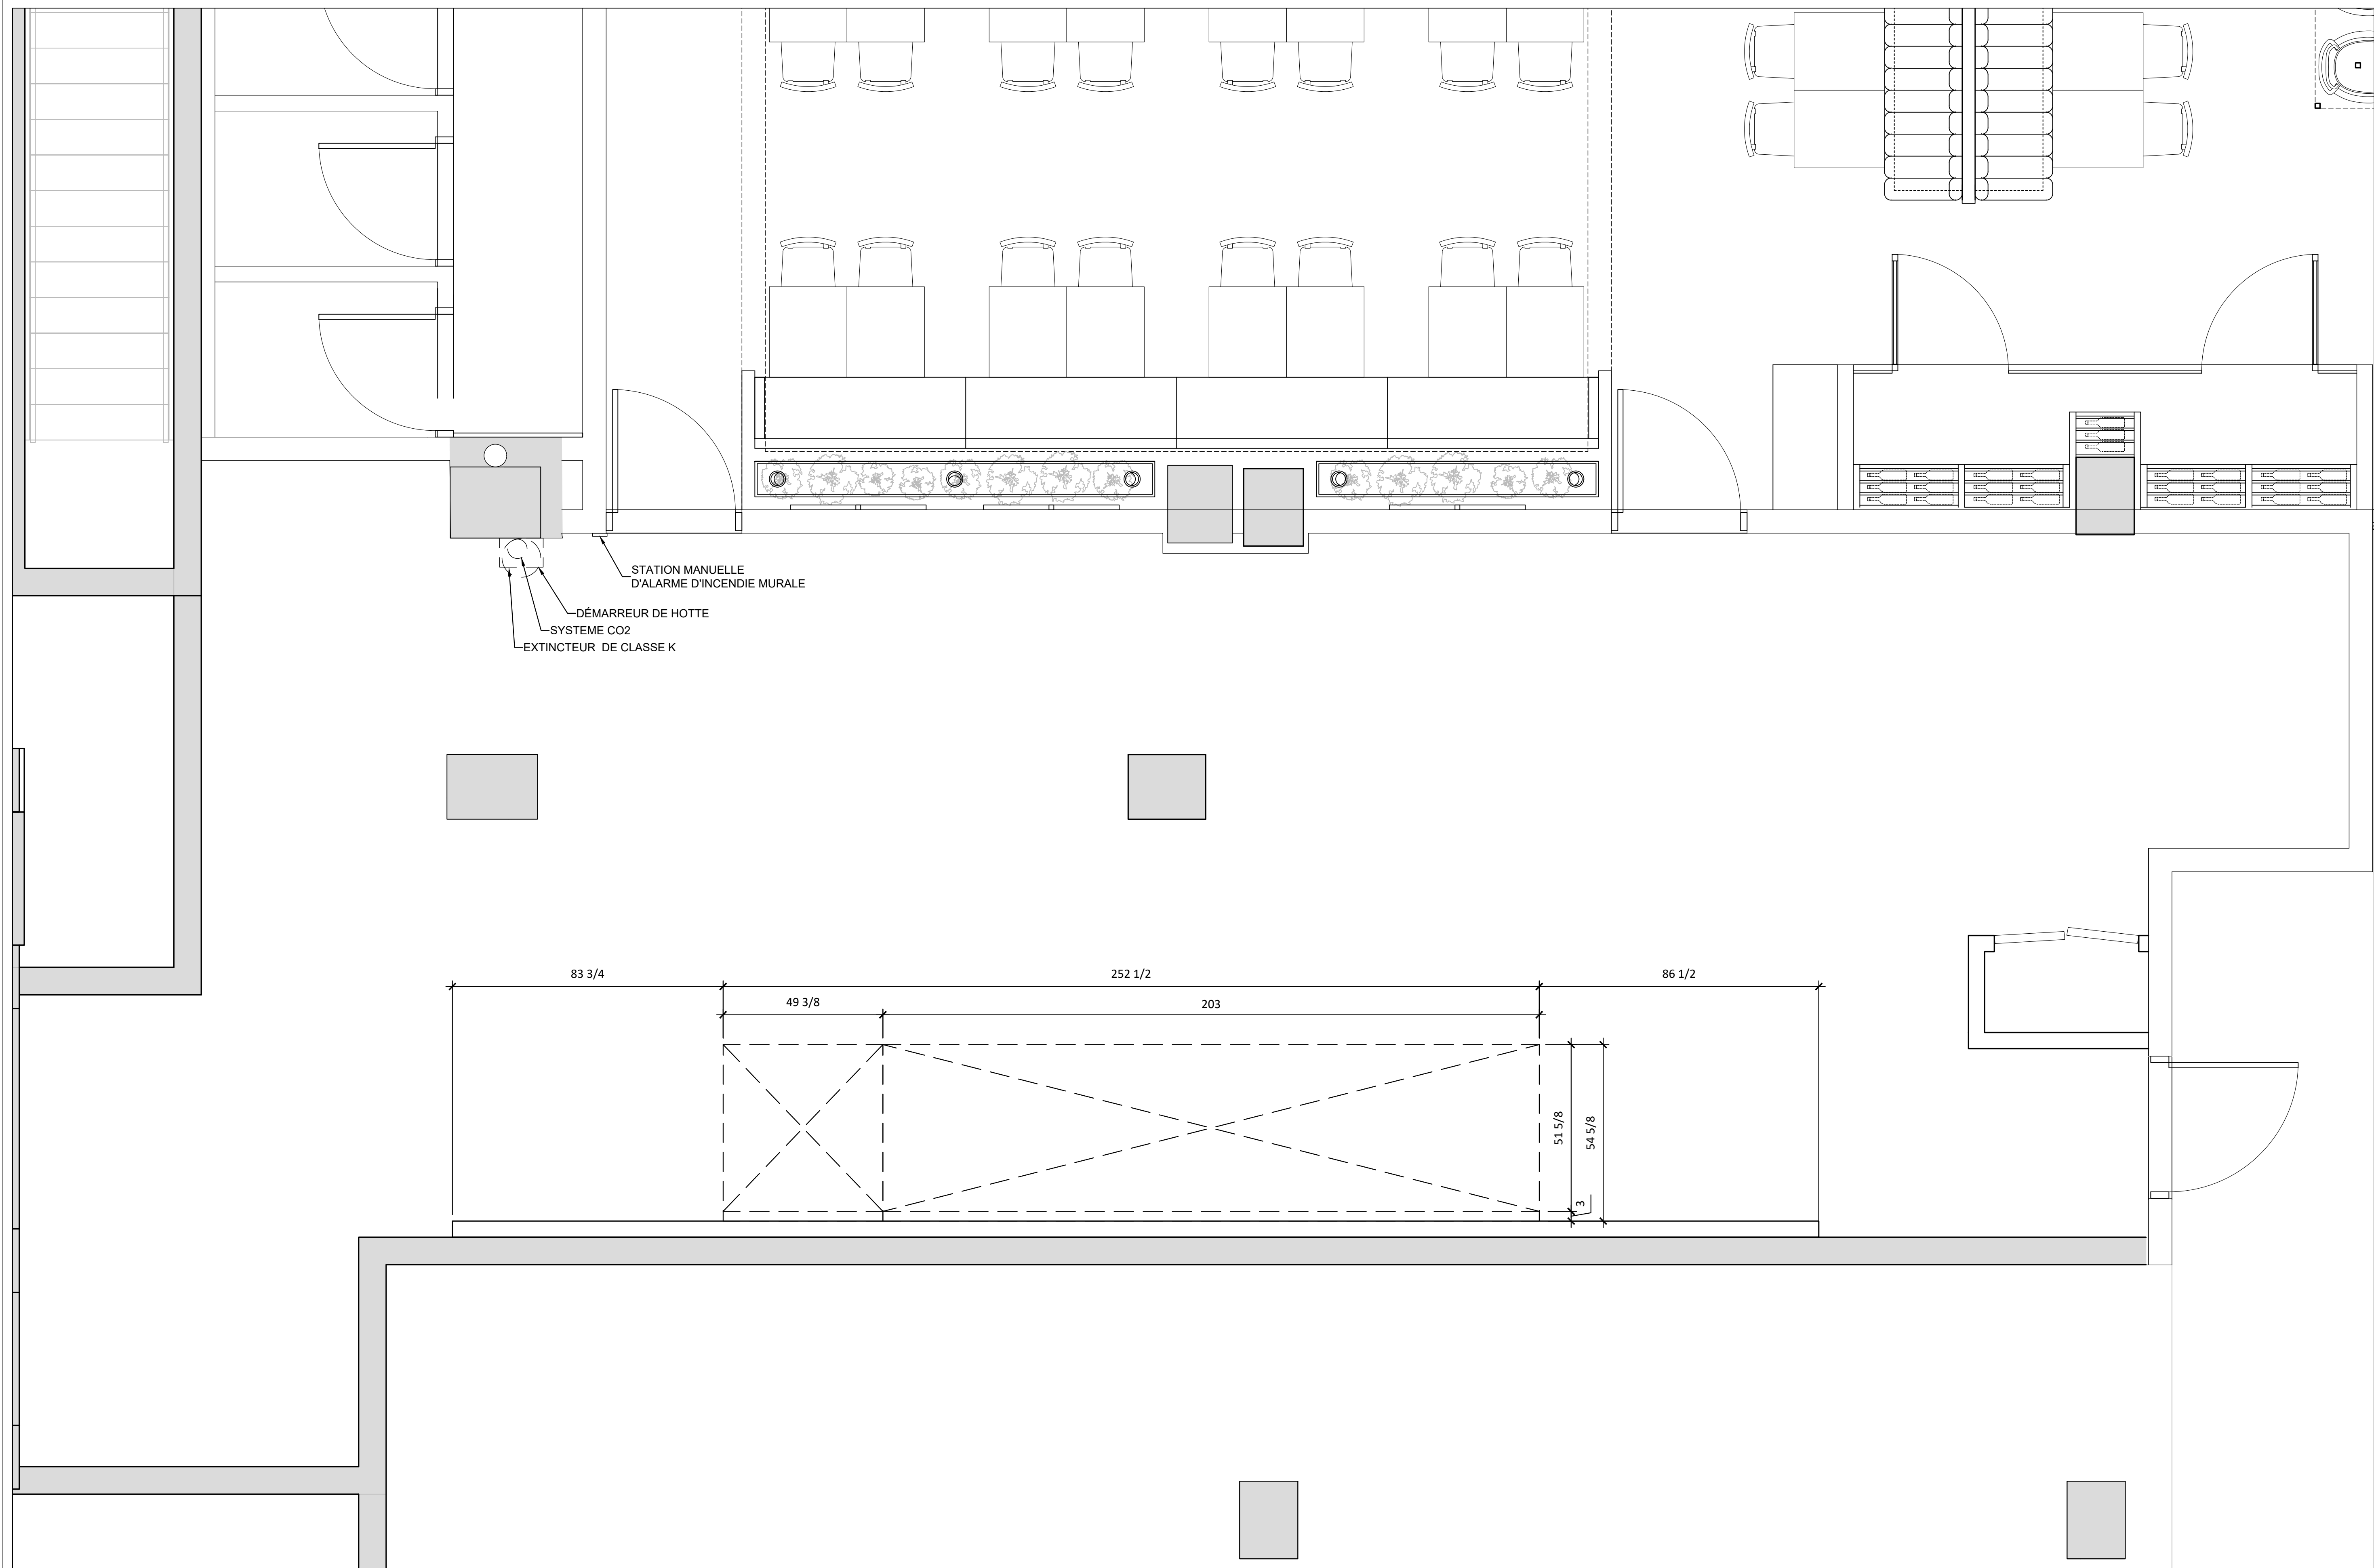

CLIENT _____

LOXIES

BROSSARD

POUR CONSTRUCTION

8	ADDENDA B	10-11-2022
7	ADDENDA A	24-10-2022
6	POUR CONSTRUCTION	07-06-2022
5	POUR CONSTRUCTION	04-05-2022
4	POUR COORDINATION	12-04-2022
3	MODIFICATION LAYOUT	24-02-2022
2	MODIFICATION LAYOUT	17-02-2022
1	TABLEAU TECHNIQUE	12-11-2021
1	PLAN PRÉLIMINAIRE	09-11-2021
VER.	DESCRIPTION	DATE

TITRE _____

ÉLECTRICITÉ

CONCEPTEUR _____

DINO BERTIN

DESSINATEUR _____

ABDELLAH IDIZAL

ÉCHELLE _____ PROJET _____

1/2"=1'-0"


C03686

FORMAT _____ PAGE _____

24 x 36

SA-05

CE DESSIN NE PEUT ÊTRE COPIÉ OU
 UTILISÉ SANS UN CONSENTEMENT
 ÉCRIT D'ATELIER DU CHEF.

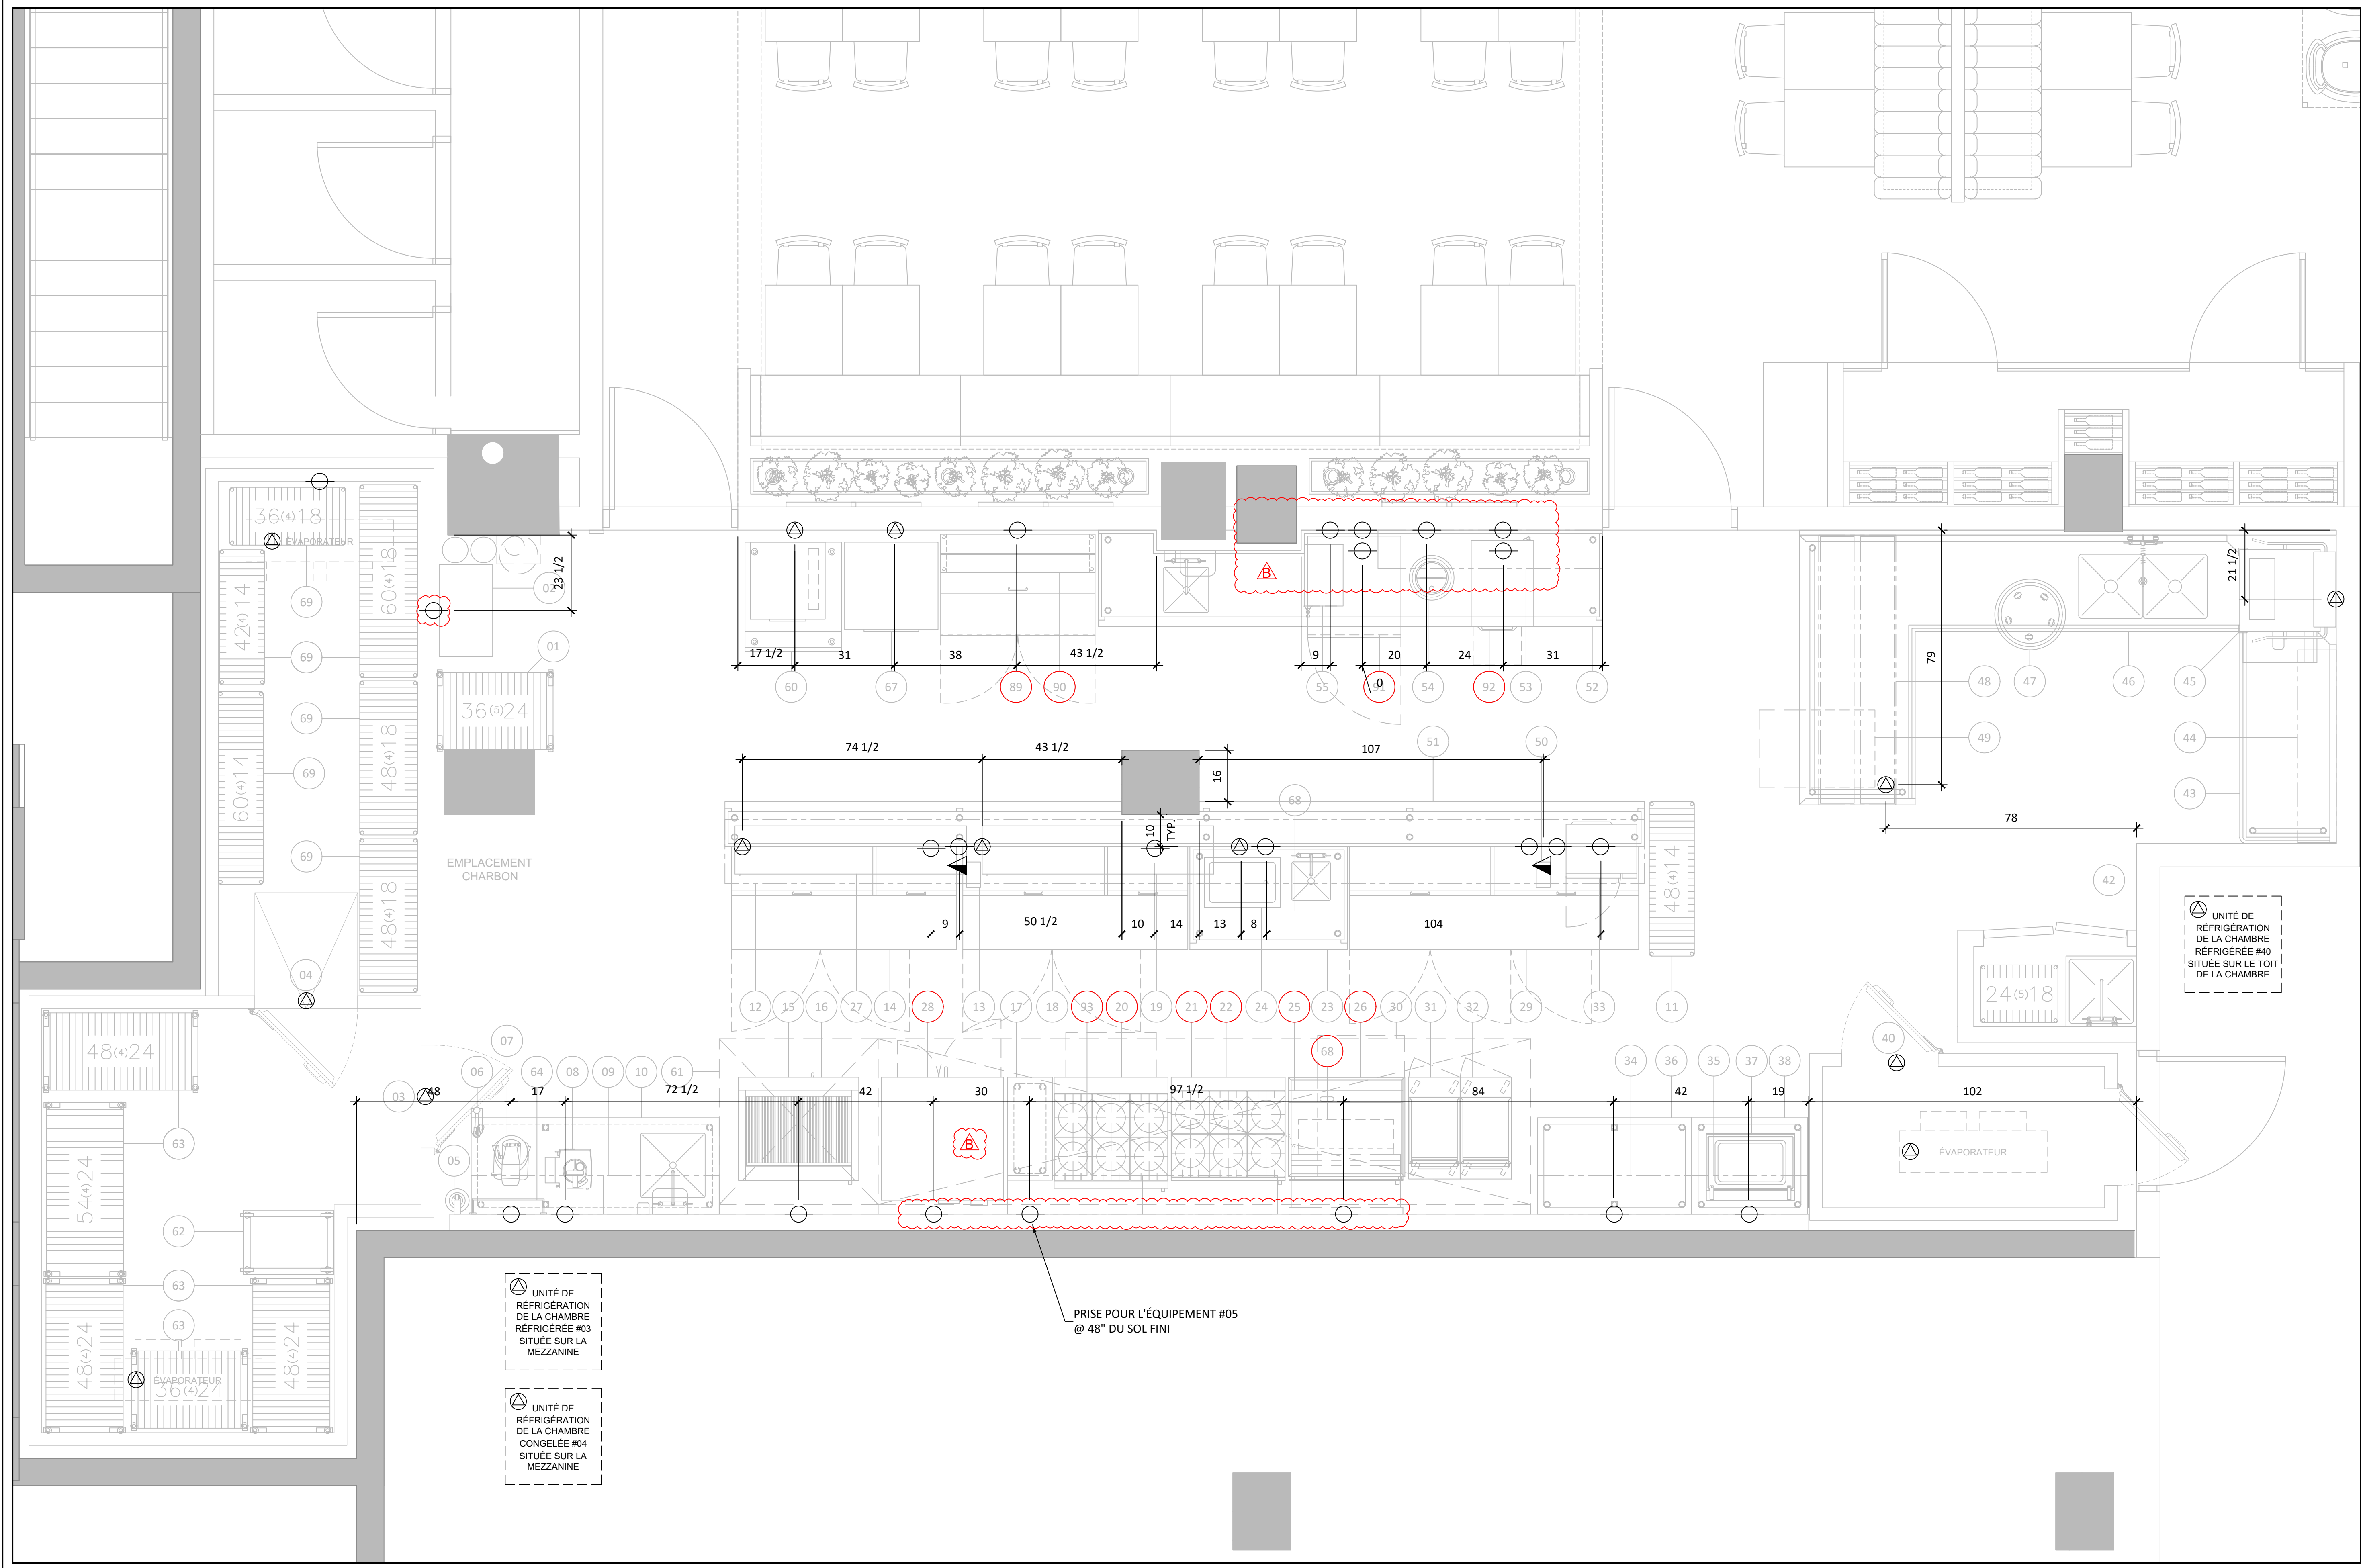

CLIENT

LOXIES

BROSSARD

POUR CONSTRUCTION

8	ADDENDA B	10-11-2022
7	ADDENDA A	24-10-2022
6	POUR CONSTRUCTION	07-06-2022
5	POUR CONSTRUCTION	04-05-2022
4	POUR COORDINATION	12-04-2022
3	MODIFICATION LAYOUT	24-02-2022
2	MODIFICATION LAYOUT	17-02-2022
1	TABLEAU TECHNIQUE	12-11-2021
1	PLAN PRÉLIMINAIRE	09-11-2021
VER.	DESCRIPTION	DATE

TITRE

ÉLECTRICITÉ

CONCEPTEUR

DINO BERTIN

DESSINATEUR

ABDELLAH IDIZAL

ÉCHELLE

1/2"=1'-0"

PROJET

C03686


FORMAT

24 x 36

PAGE

SA-06

CE DESSIN NE PEUT ÊTRE COPIÉ OU
 UTILISÉ SANS UN CONSENTEMENT
 ÉCRIT D'ATELIER DU CHEF.

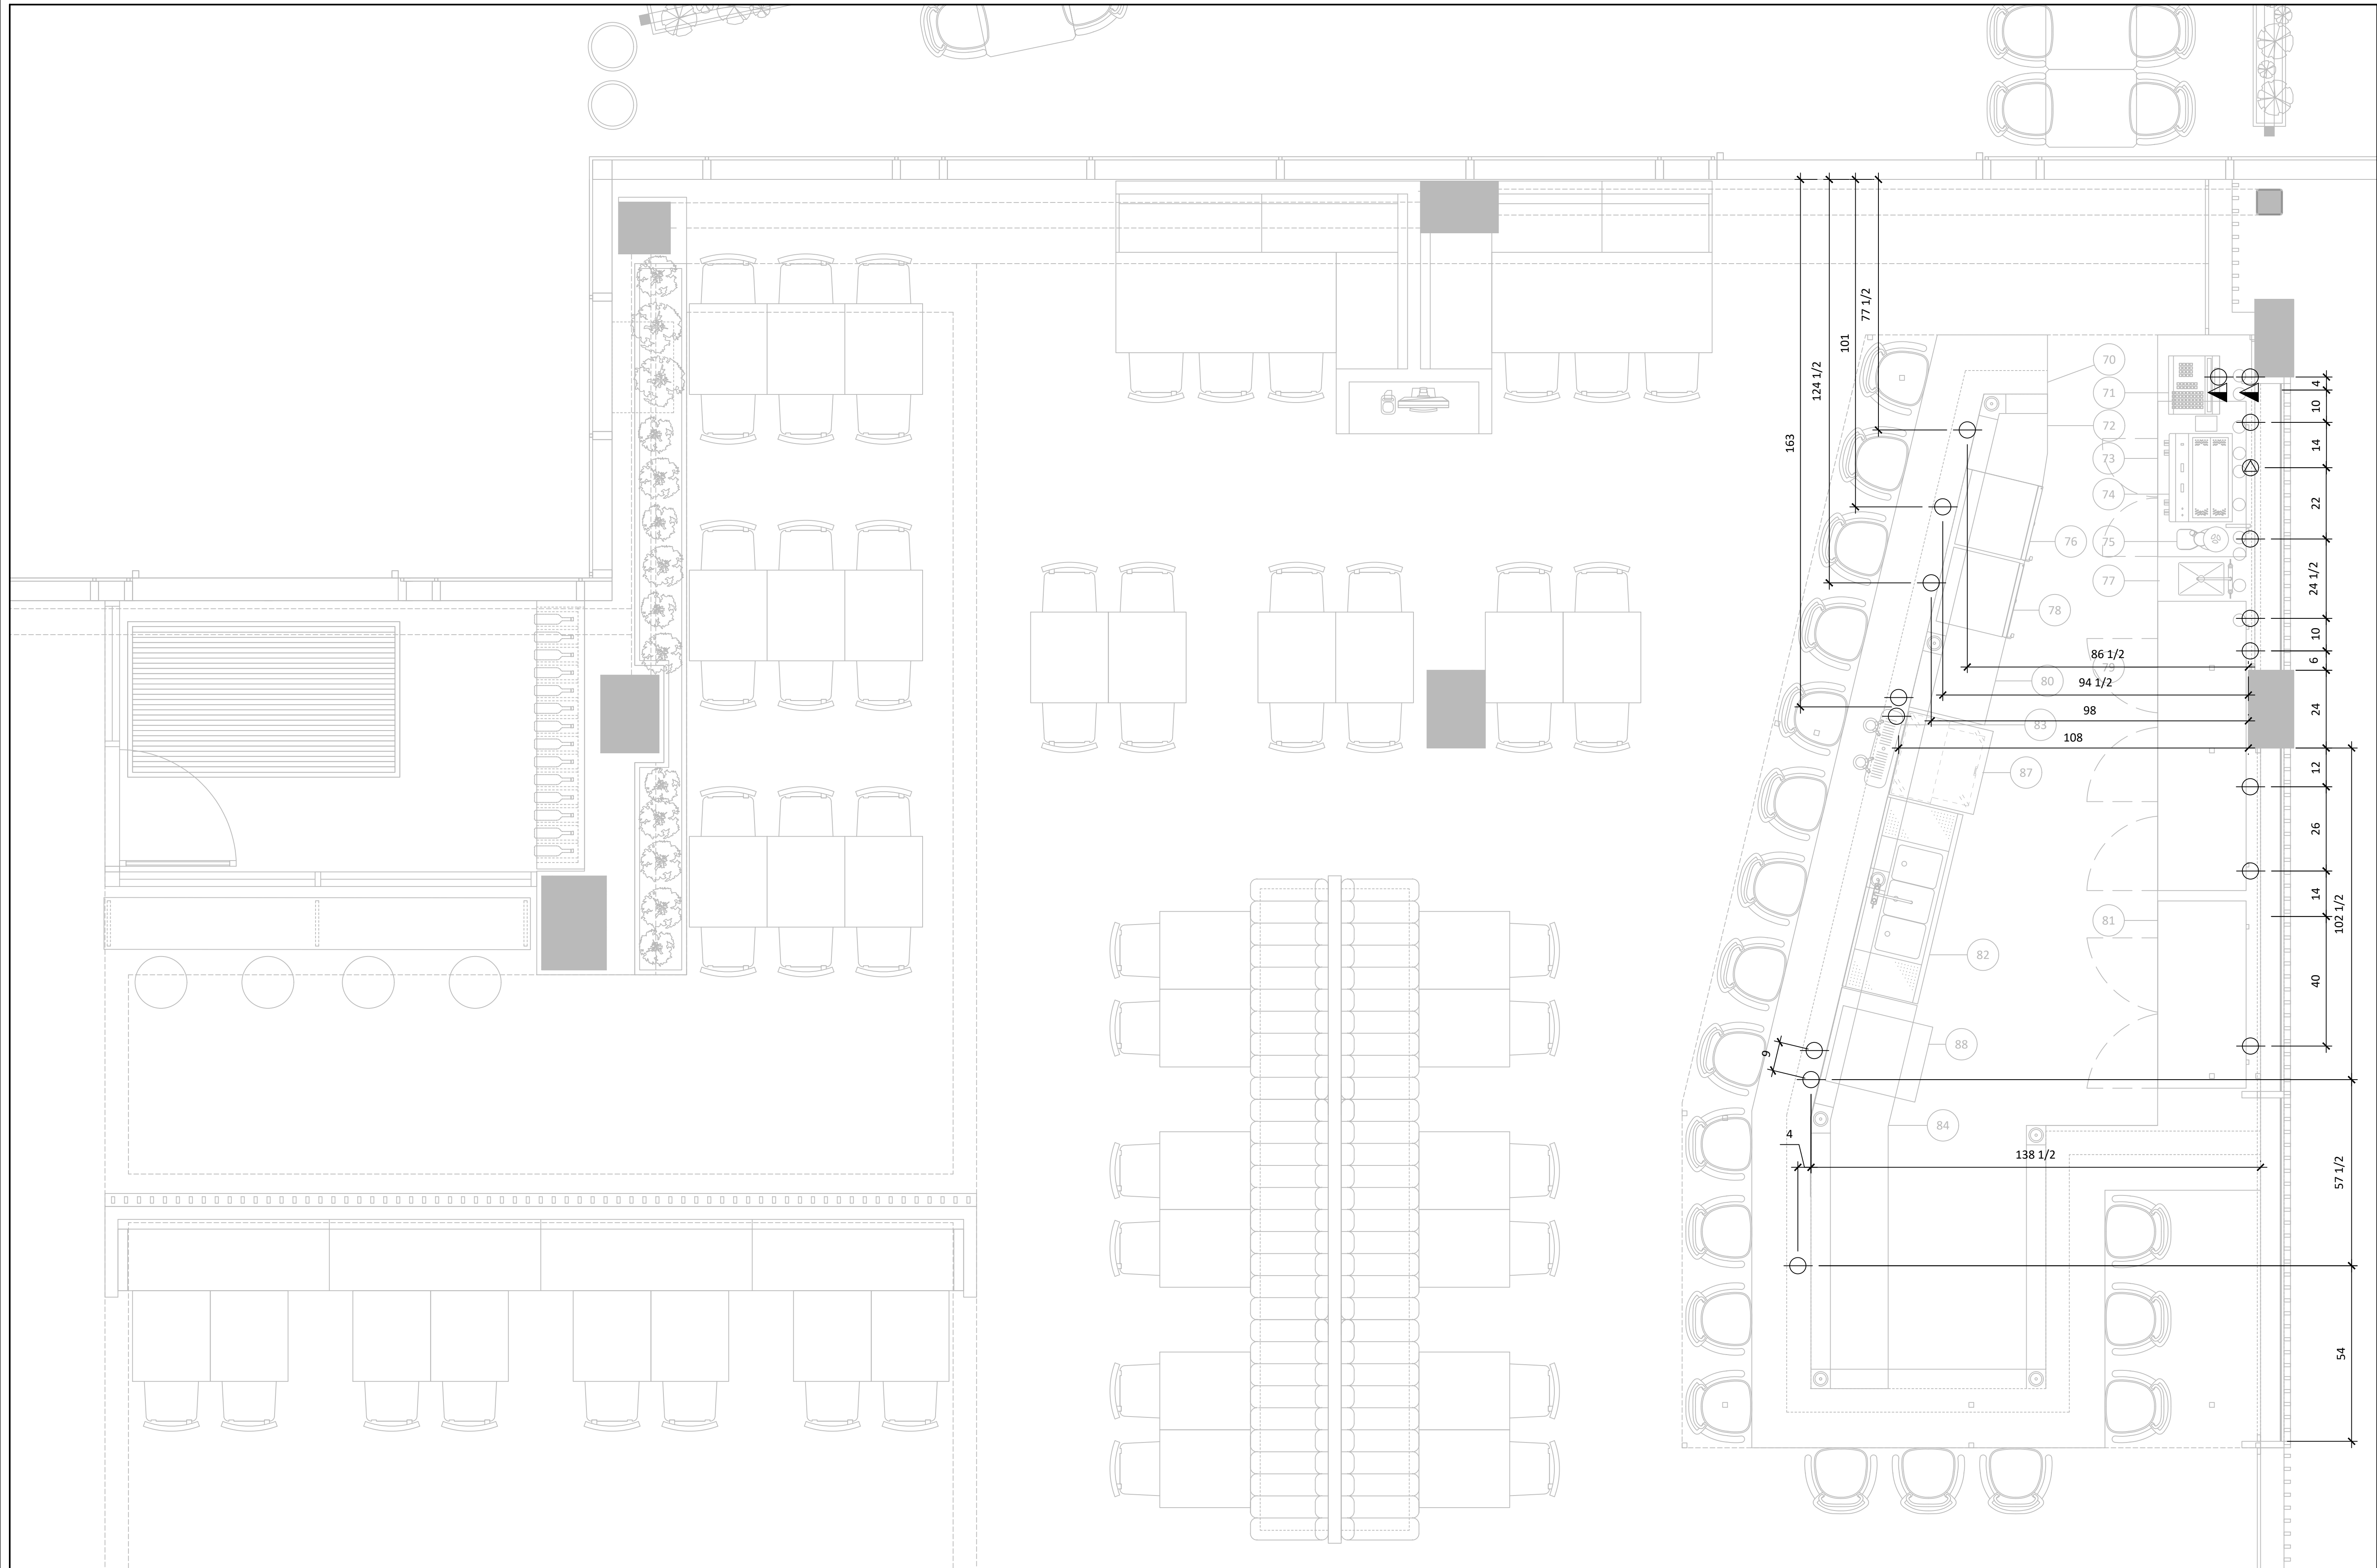

CLIENT _____

LOXIES

BROSSARD

POUR CONSTRUCTION

8	ADDENDA B	10-11-2022
7	ADDENDA A	24-10-2022
6	POUR CONSTRUCTION	07-06-2022
5	POUR CONSTRUCTION	04-05-2022
4	POUR COORDINATION	12-04-2022
3	MODIFICATION LAYOUT	24-02-2022
2	MODIFICATION LAYOUT	17-02-2022
1	TABLEAU TECHNIQUE	12-11-2021
1	PLAN PRÉLIMINAIRE	09-11-2021
VER.	DESCRIPTION	DATE

TITRE _____

PLOMBERIE ET GAZ

CONCEPTEUR _____

DINO BERTIN

DESSINATEUR _____

ABDELLAH IDIZAL

ÉCHELLE _____ PROJET _____

1/2"=1'-0"


C03686

FORMAT _____ PAGE _____

24 x 36

SA-07

CE DESSIN NE PEUT ÊTRE COPIÉ OU
 UTILISÉ SANS UN CONSENTEMENT
 ÉCRIT D'ATELIER DU CHEF.

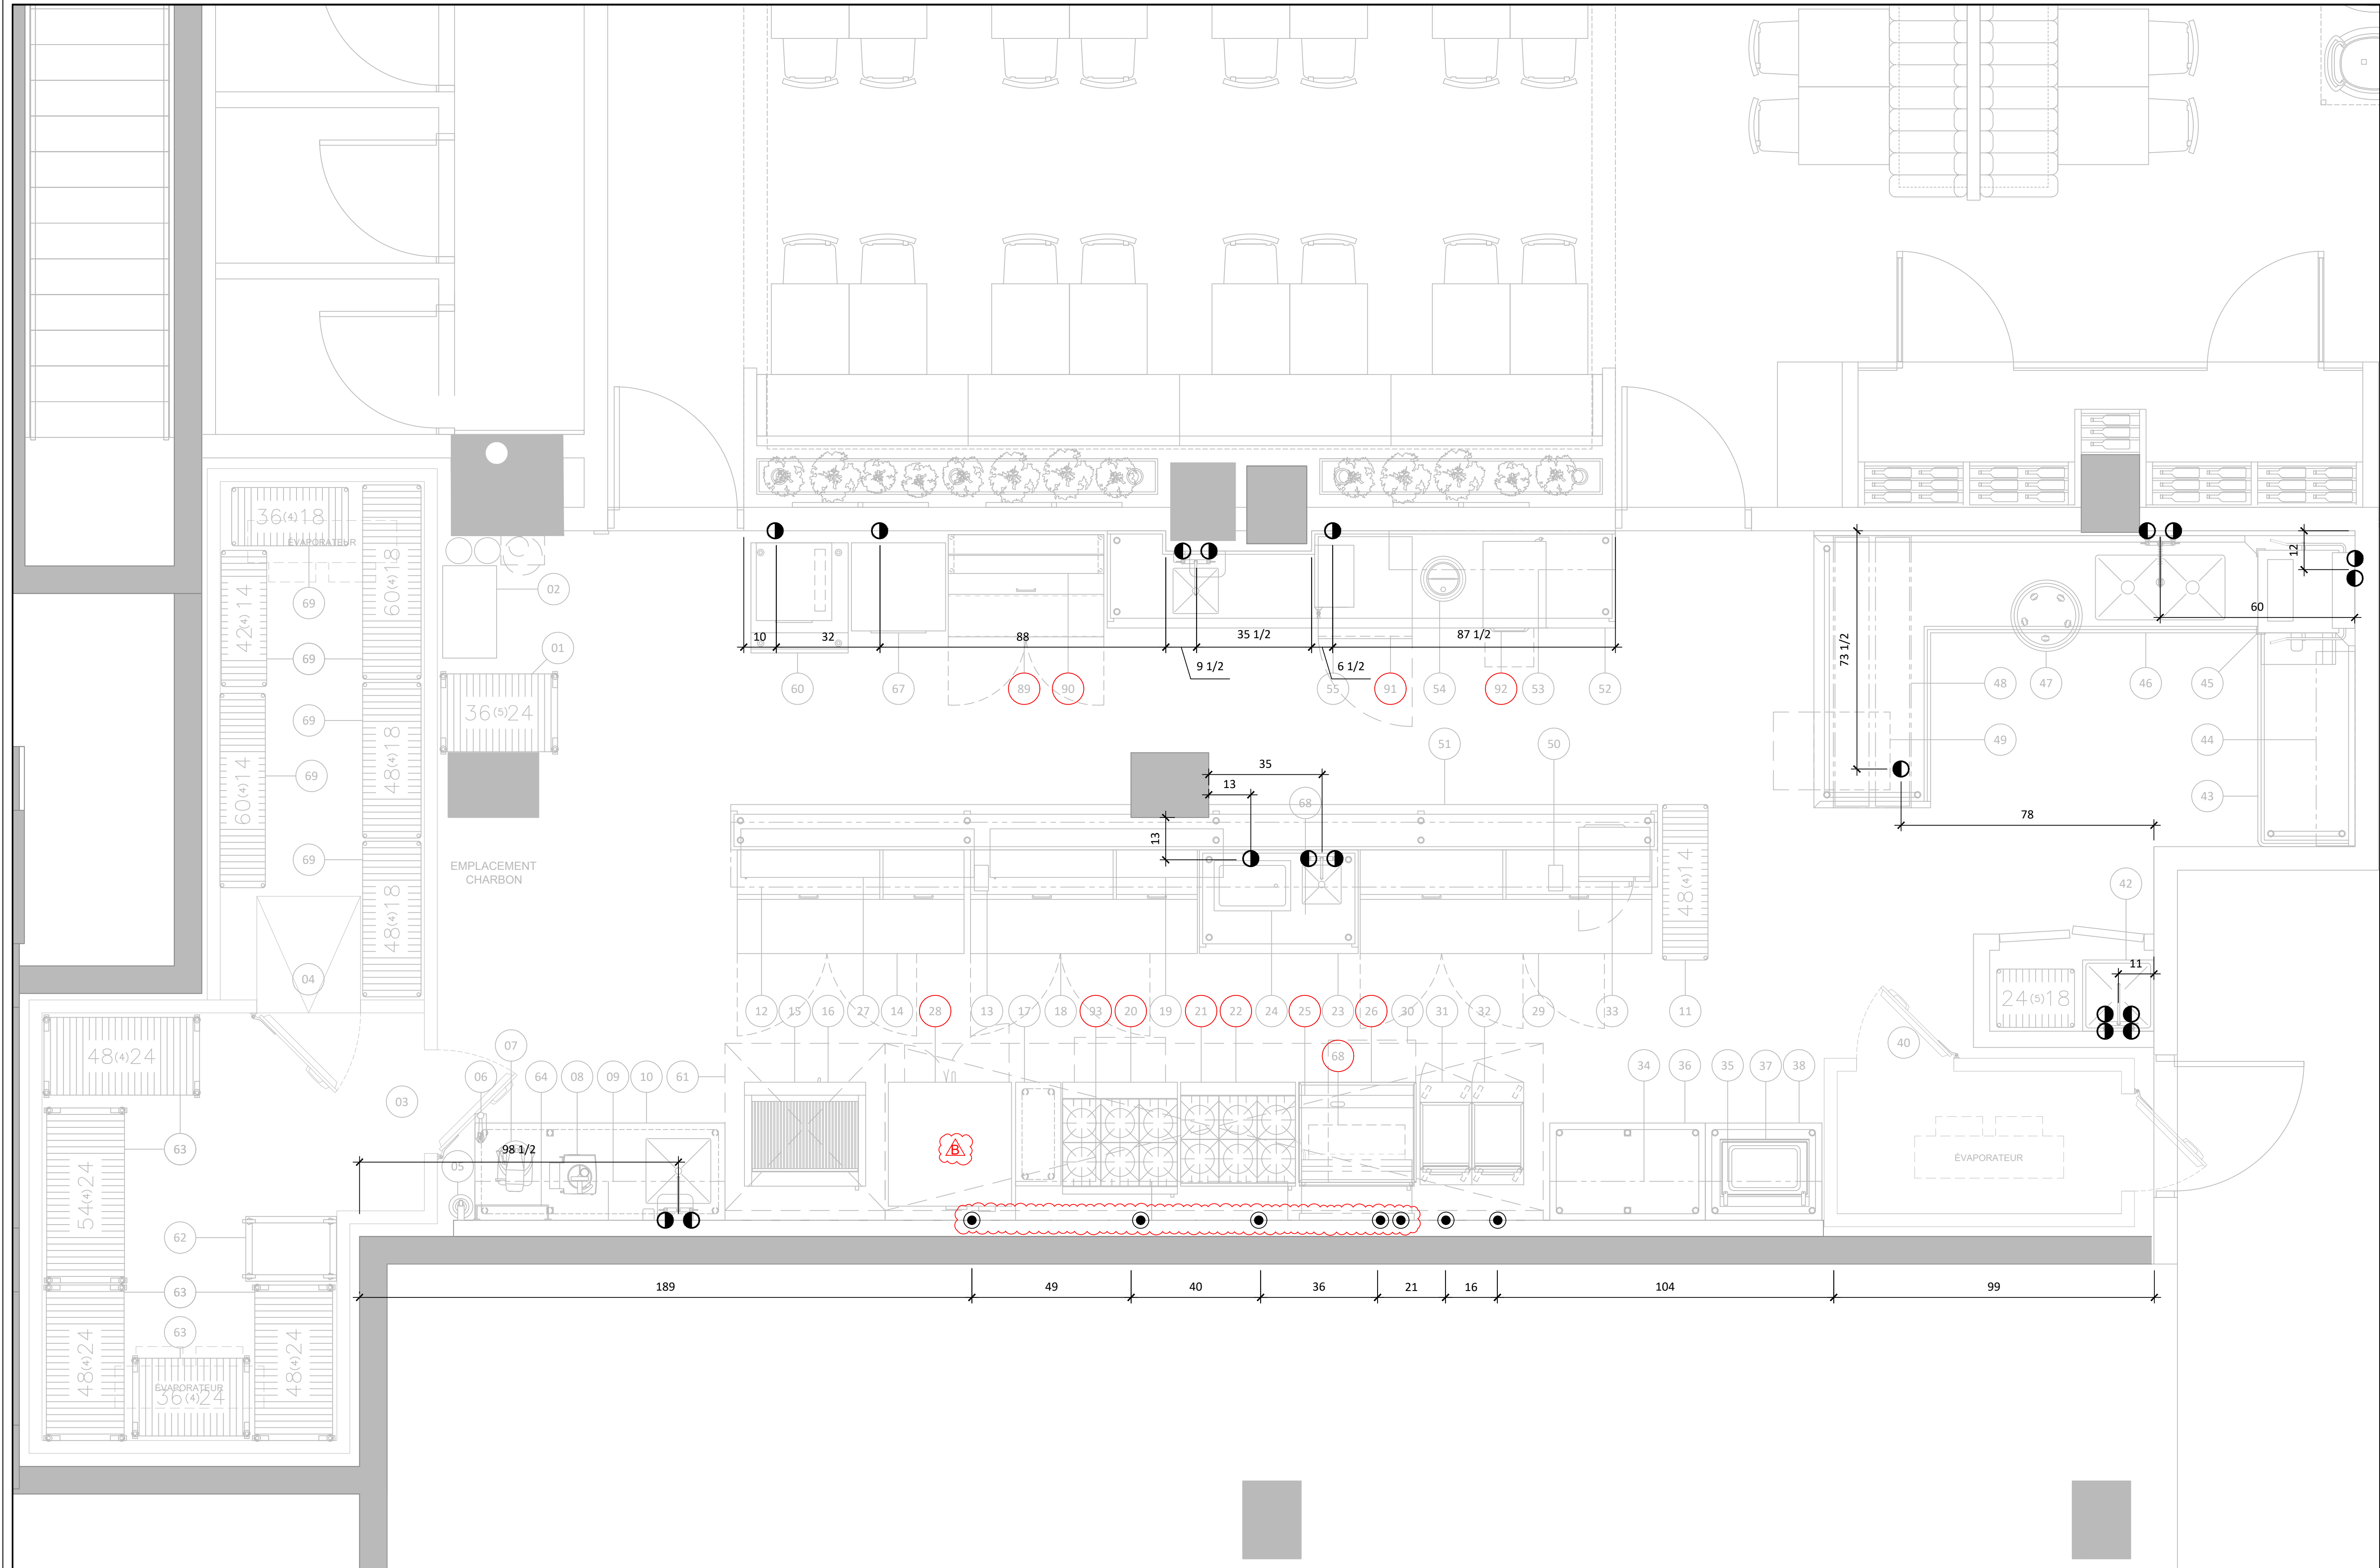

CLIENT

LOXIES

BROSSARD

POUR CONSTRUCTION

8	ADDENDA B	10-11-2022
7	ADDENDA A	24-10-2022
6	POUR CONSTRUCTION	07-06-2022
5	POUR CONSTRUCTION	04-05-2022
4	POUR COORDINATION	12-04-2022
3	MODIFICATION LAYOUT	24-02-2022
2	MODIFICATION LAYOUT	17-02-2022
1	TABLEAU TECHNIQUE	12-11-2021
1	PLAN PRÉLIMINAIRE	09-11-2021
VER.	DESCRIPTION	DATE

TITRE

PLOMBERIE ET GAZ

CONCEPTEUR

DINO BERTIN

DESSINATEUR

ABDELLAH IDIZAL

ÉCHELLE

1/2"=1'-0"

PROJET

C03686


FORMAT

24 x 36

PAGE

SA-08


CE DESSIN NE PEUT ÊTRE COPIÉ OU
 UTILISÉ SANS UN CONSENTEMENT
 ÉCRIT D'ATELIER DU CHEF.

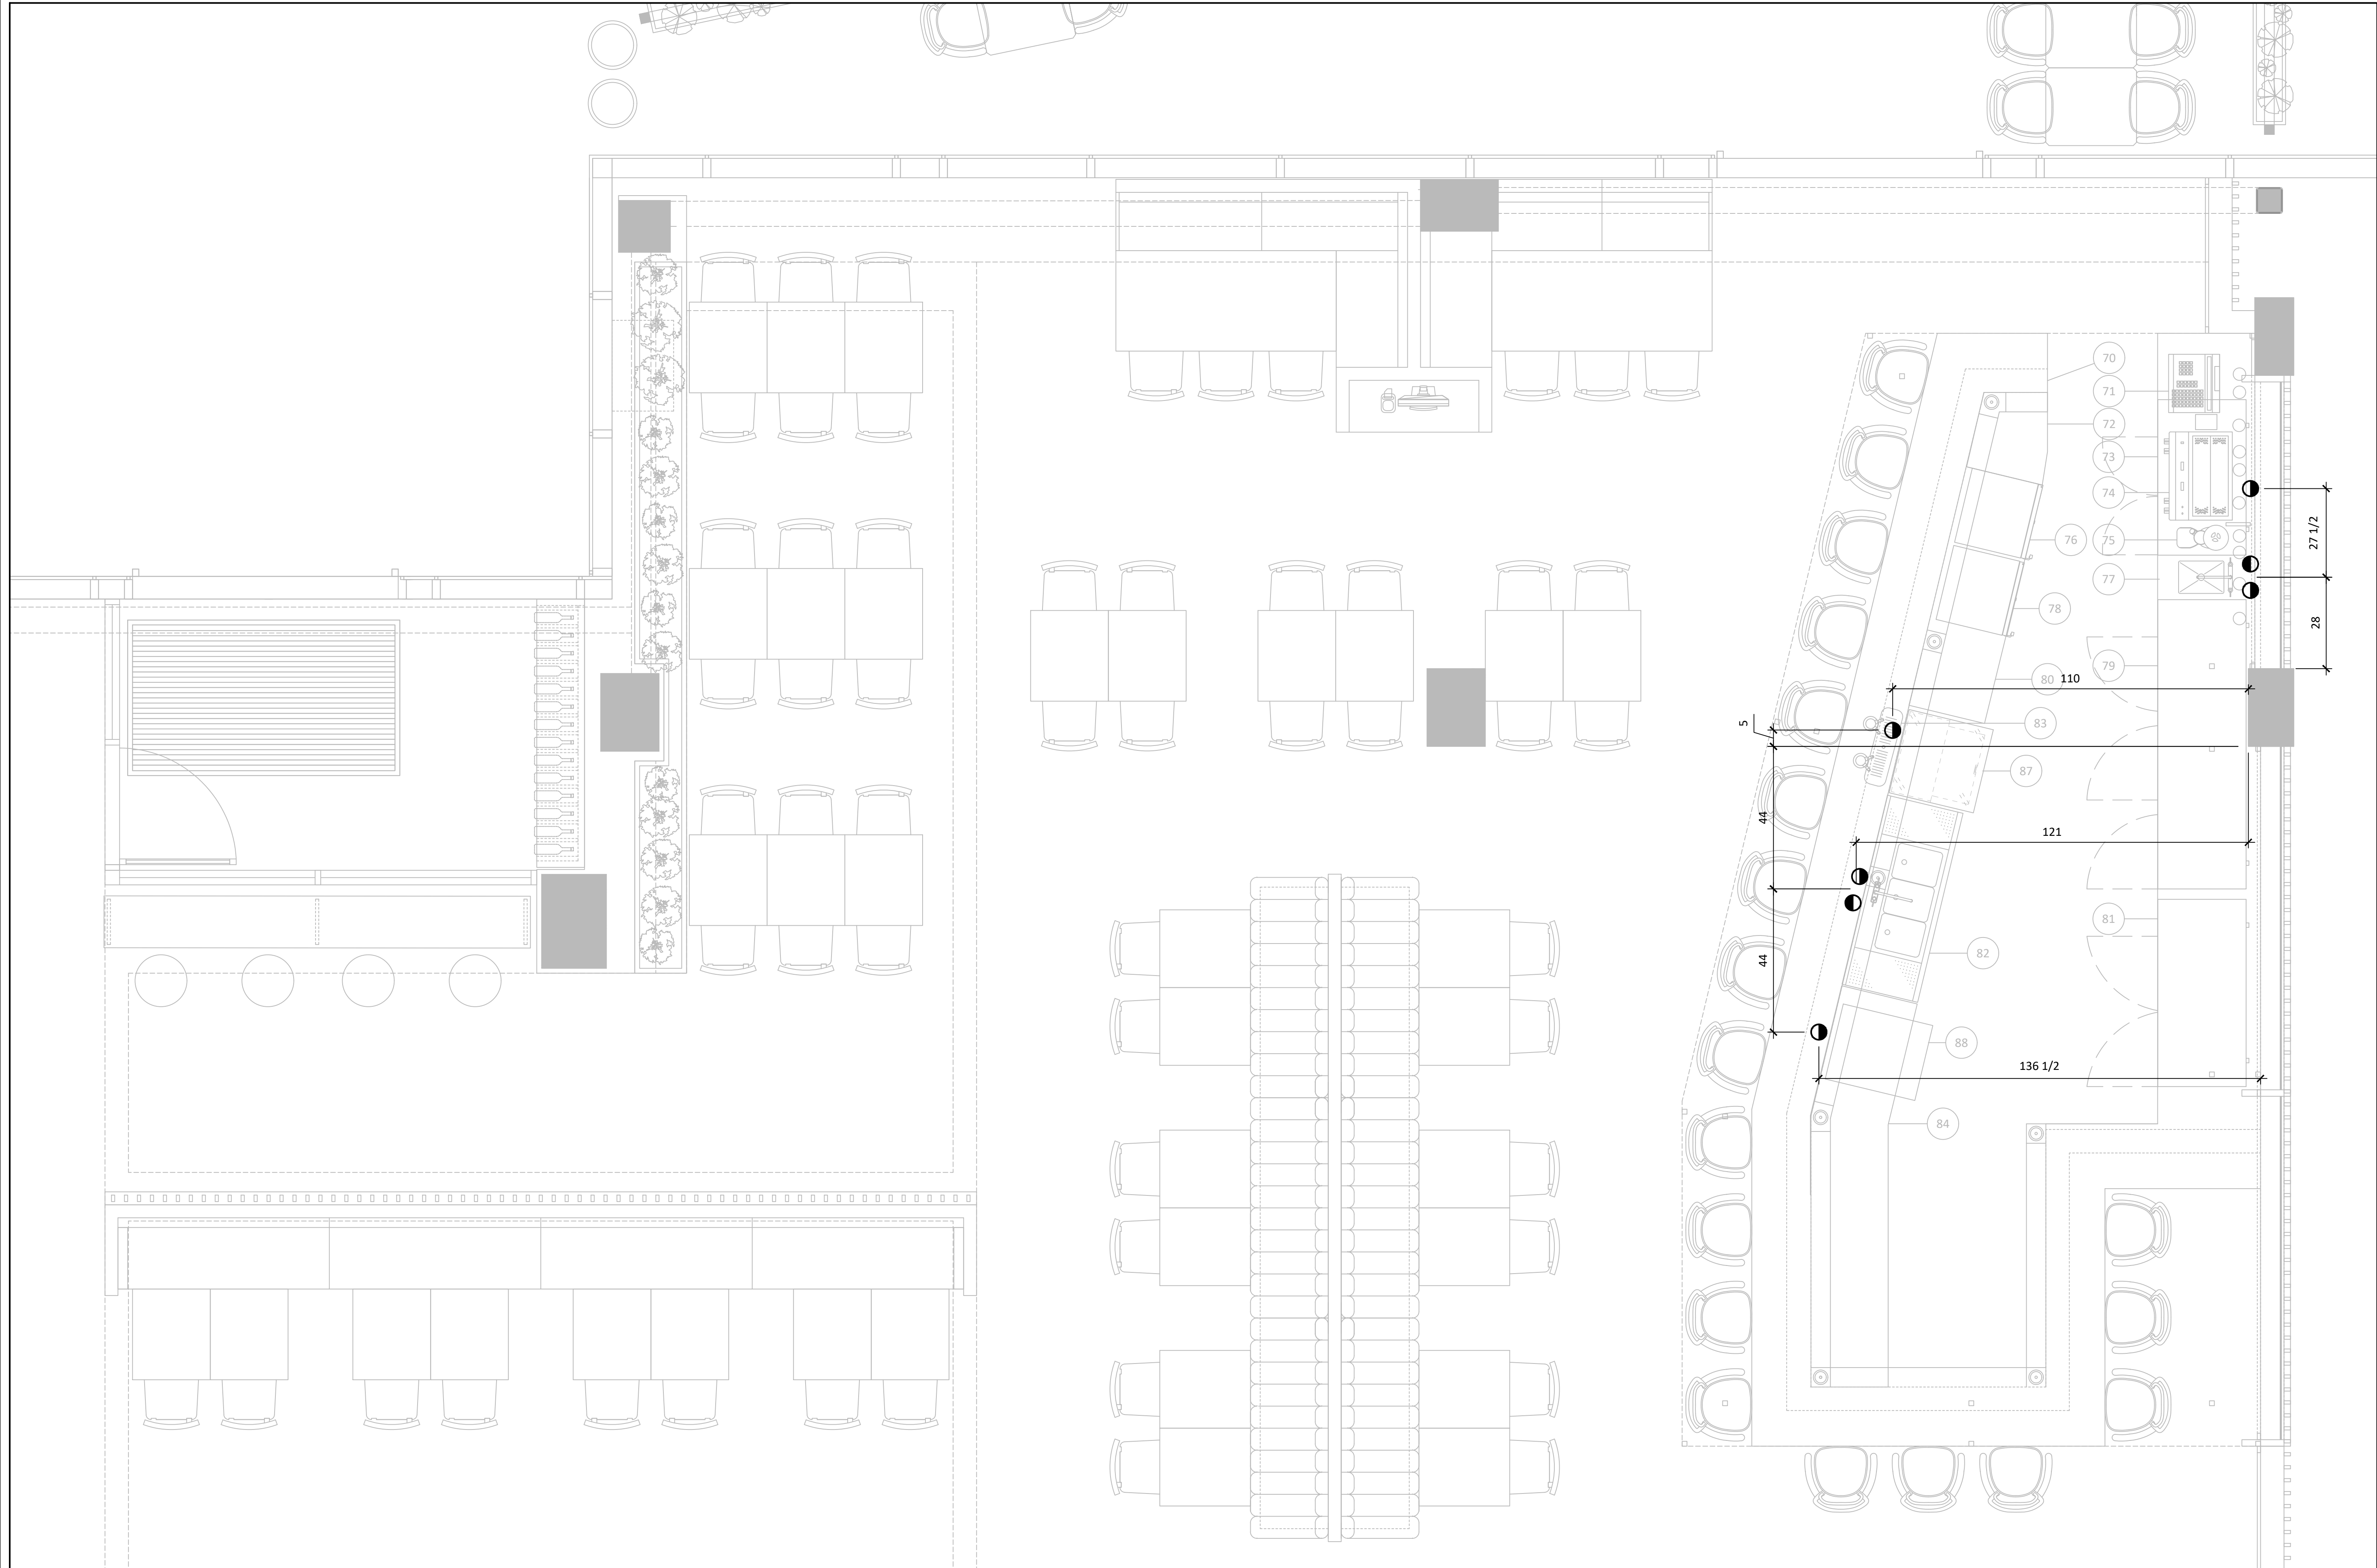

CLIENT _____

LOXIES

BROSSARD

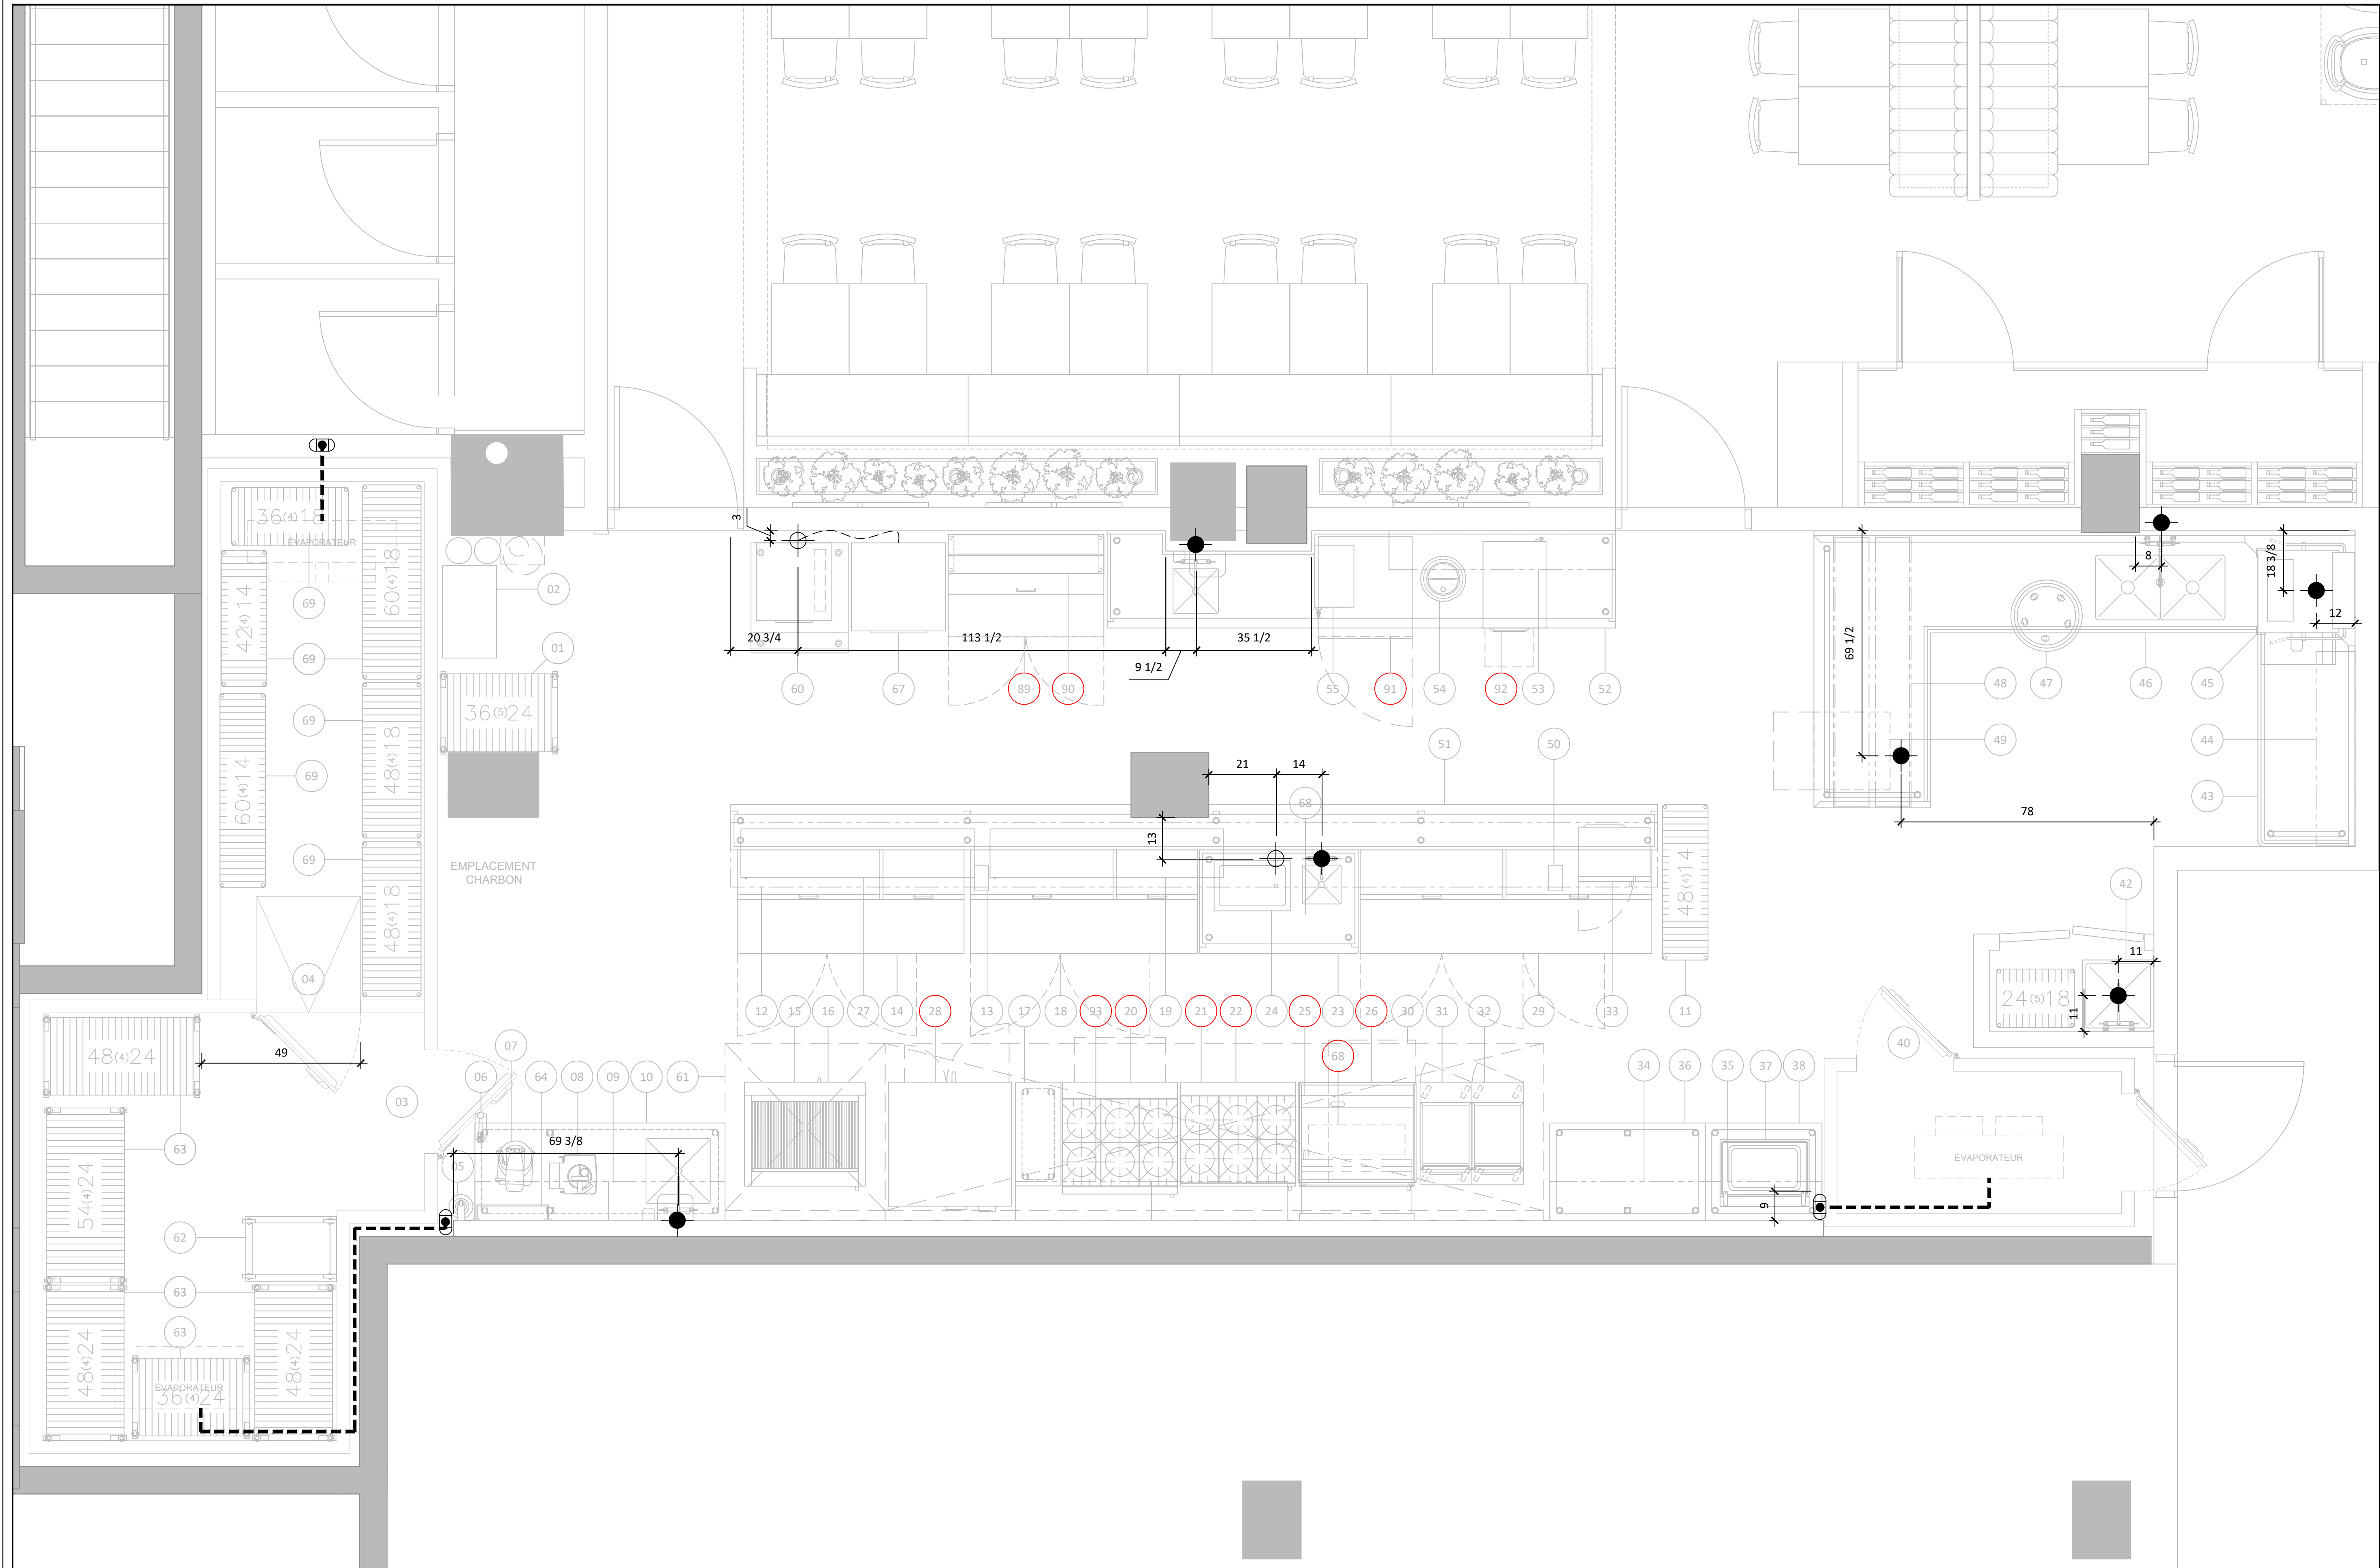

POUR CONSTRUCTION

8	ADDENDA B	10-11-2022
7	ADDENDA A	24-10-2022
6	POUR CONSTRUCTION	07-06-2022
5	POUR CONSTRUCTION	04-05-2022
4	POUR COORDINATION	12-04-2022
3	MODIFICATION LAYOUT	24-02-2022
2	MODIFICATION LAYOUT	17-02-2022
1	TABLEAU TECHNIQUE	12-11-2021
1	PLAN PRÉLIMINAIRE	09-11-2021
VER.	DESCRIPTION	DATE

TITRE	
DRAINAGE	
CONCEPTEUR	
DINO BERTIN	
DESSINATEUR	
ABDELLAH IDIZAL	
ÉCHELLE	PROJET
1/2"=1'-0"	C03686
FORMAT	PAGE
24 x 36	SA-09

CE DESSIN NE PEUT ÊTRE COPIÉ OU UTILISÉ SANS UN CONSENTEMENT ÉCRIT D'ATELIER DU CHEF.

CLIENT

LOXIES

BROSSARD

POUR CONSTRUCTION

8	ADDENDA B	10-11-2022
7	ADDENDA A	24-10-2022
6	POUR CONSTRUCTION	07-06-2022
5	POUR CONSTRUCTION	04-05-2022
4	POUR COORDINATION	12-04-2022
3	MODIFICATION LAYOUT	24-02-2022
2	MODIFICATION LAYOUT	17-02-2022
1	TABLEAU TECHNIQUE	12-11-2021
1	PLAN PRÉLIMINAIRE	09-11-2021
VER.	DESCRIPTION	DATE

TITRE

DRAINAGE

CONCEPTEUR

DINO BERTIN

DESSINATEUR

ABDELLAH IDIZAL

ÉCHELLE

1/2"=1'-0"

PROJET

C03686


FORMAT

24 x 36

PAGE

SA-10

CE DESSIN NE PEUT ÊTRE COPIÉ OU
 UTILISÉ SANS UN CONSENTEMENT
 ÉCRIT D'ATELIER DU CHEF.

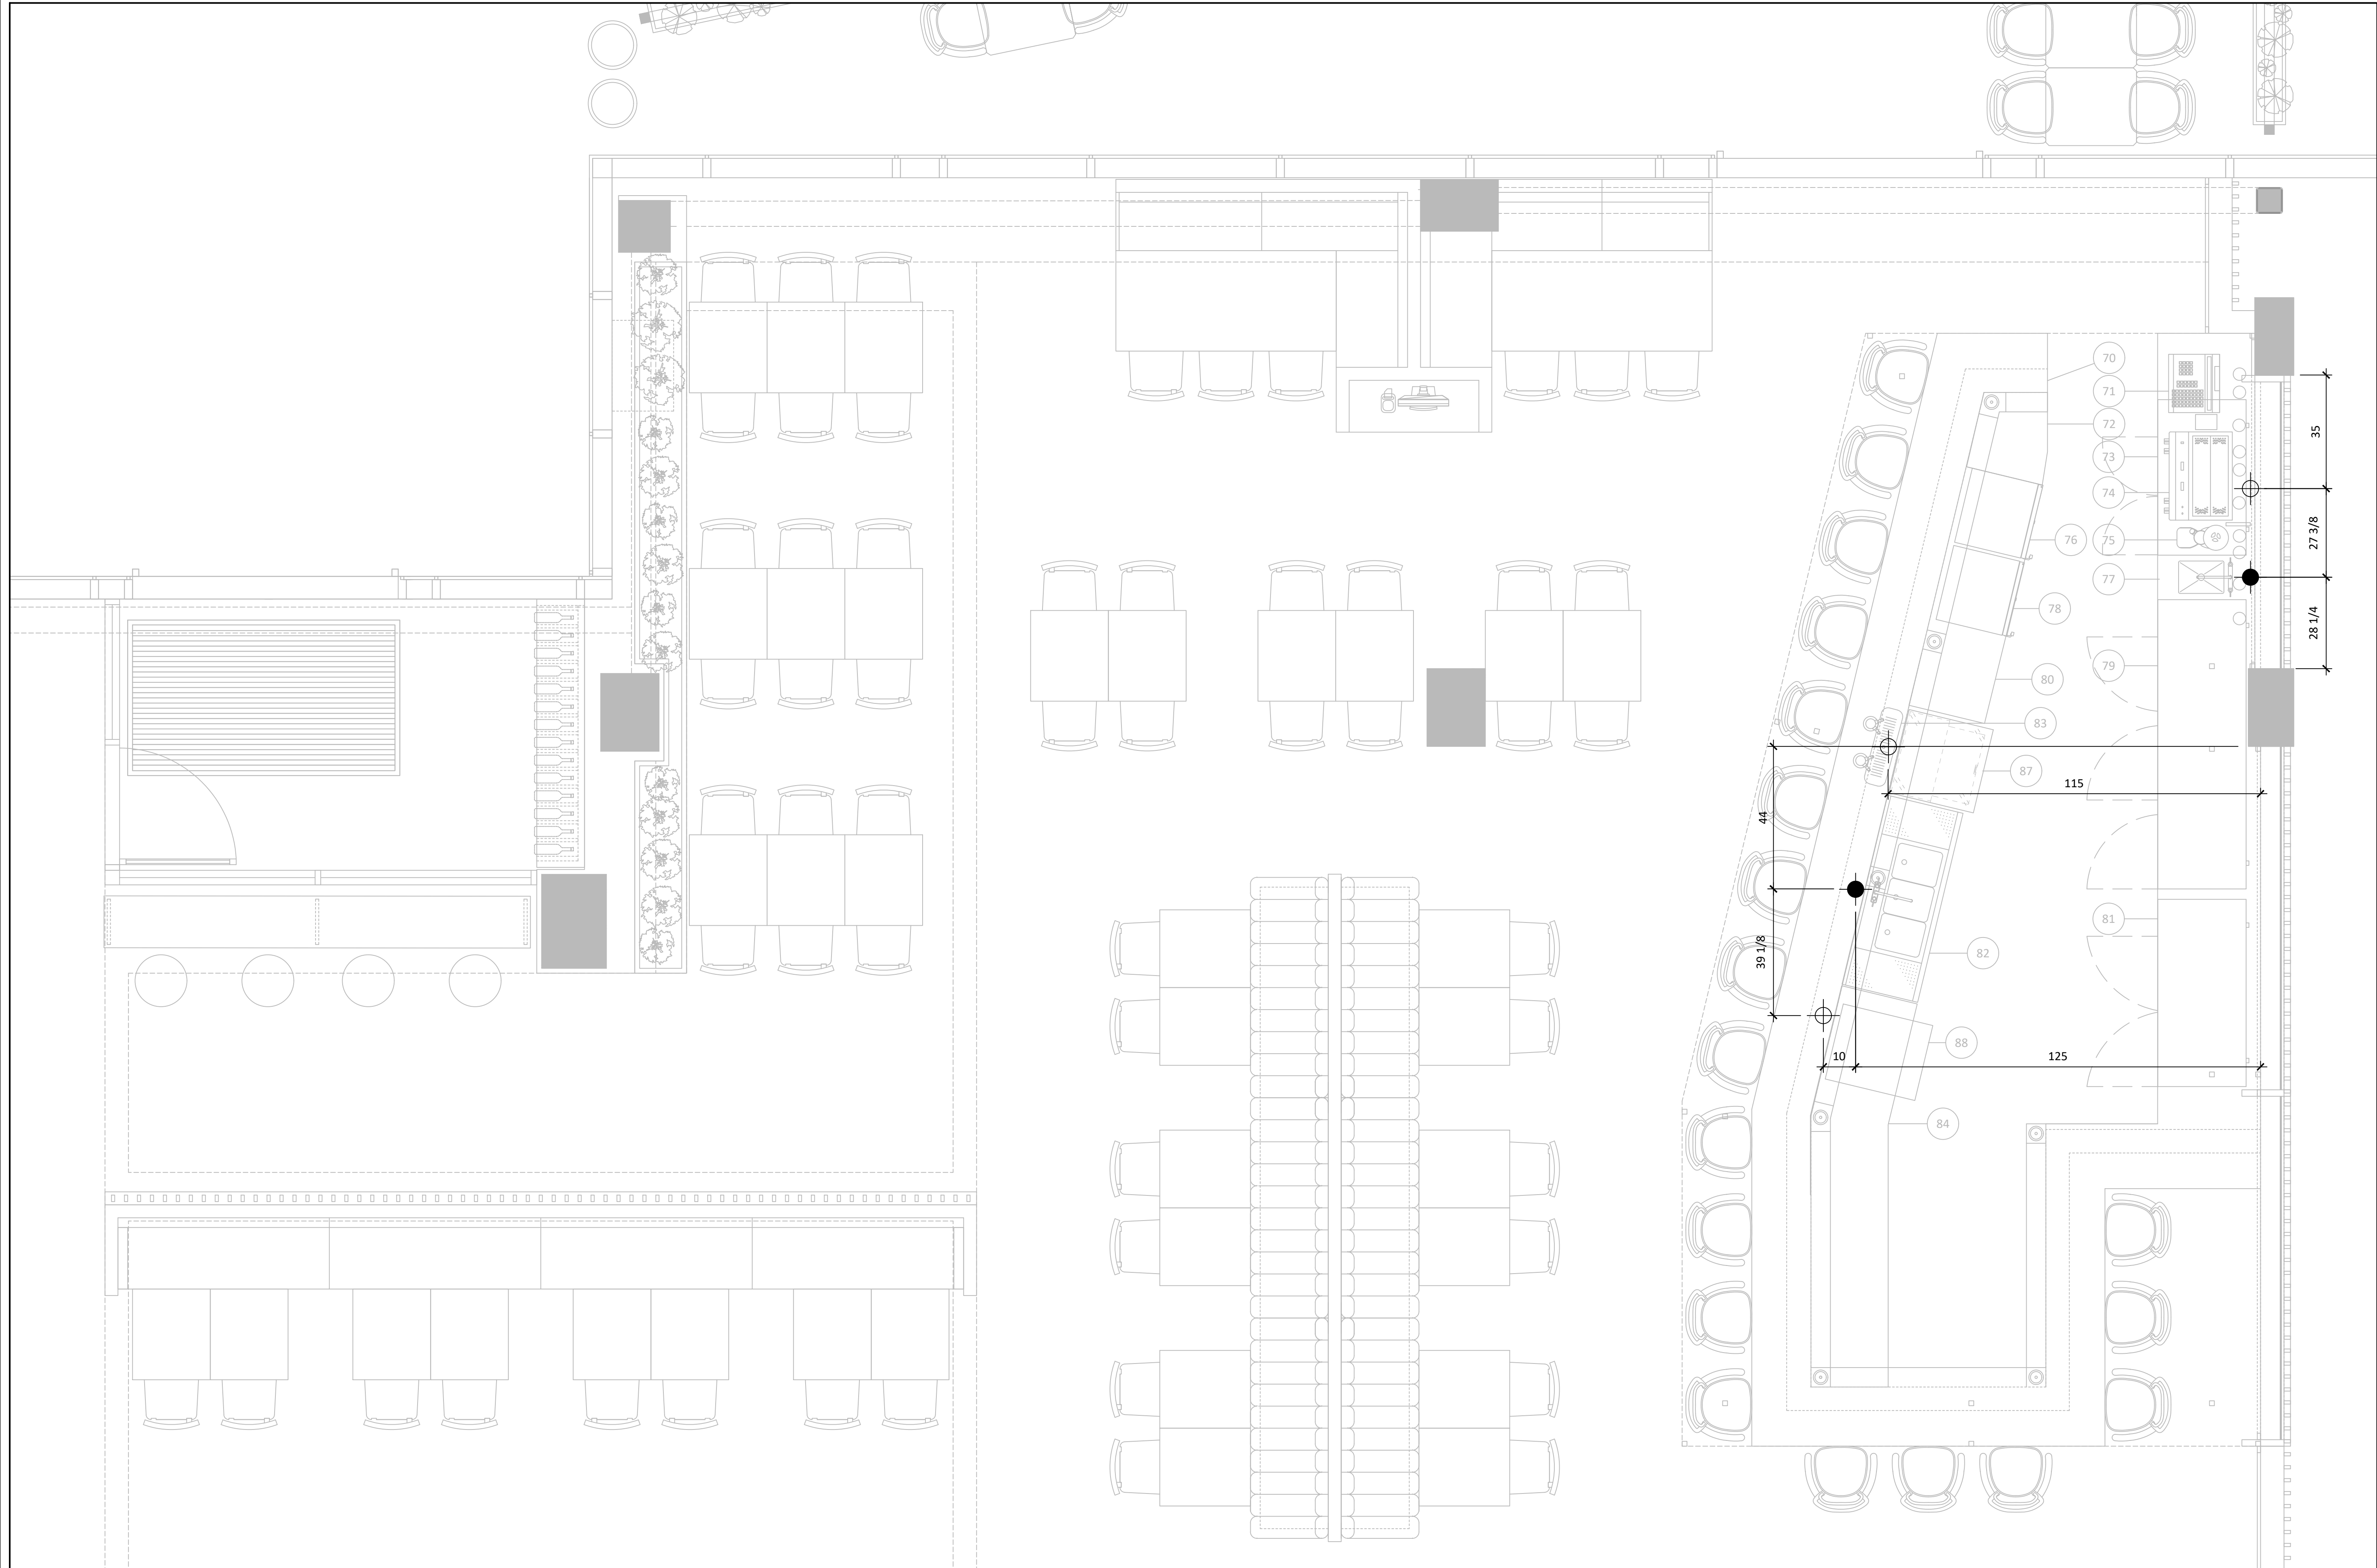

CLIENT _____

LOXIES

BROSSARD

POUR CONSTRUCTION

8	ADDENDA B	10-11-2022
7	ADDENDA A	24-10-2022
6	POUR CONSTRUCTION	07-06-2022
5	POUR CONSTRUCTION	04-05-2022
4	POUR COORDINATION	12-04-2022
3	MODIFICATION LAYOUT	24-02-2022
2	MODIFICATION LAYOUT	17-02-2022
1	TABLEAU TECHNIQUE	12-11-2021
1	PLAN PRÉLIMINAIRE	09-11-2021
VER.	DESCRIPTION	DATE

TITRE _____

RENFORT MURAL

CONCEPTEUR _____

DINO BERTIN

DESSINATEUR _____

ABDELLAH IDIZAL

ÉCHELLE _____ PROJET _____

1/2"=1'-0"


C03686

FORMAT _____ PAGE _____

24 x 36

SA-11


CE DESSIN NE PEUT ÊTRE COPIÉ OU UTILISÉ SANS UN CONSENTEMENT ÉCRIT D'ATELIER DU CHEF.

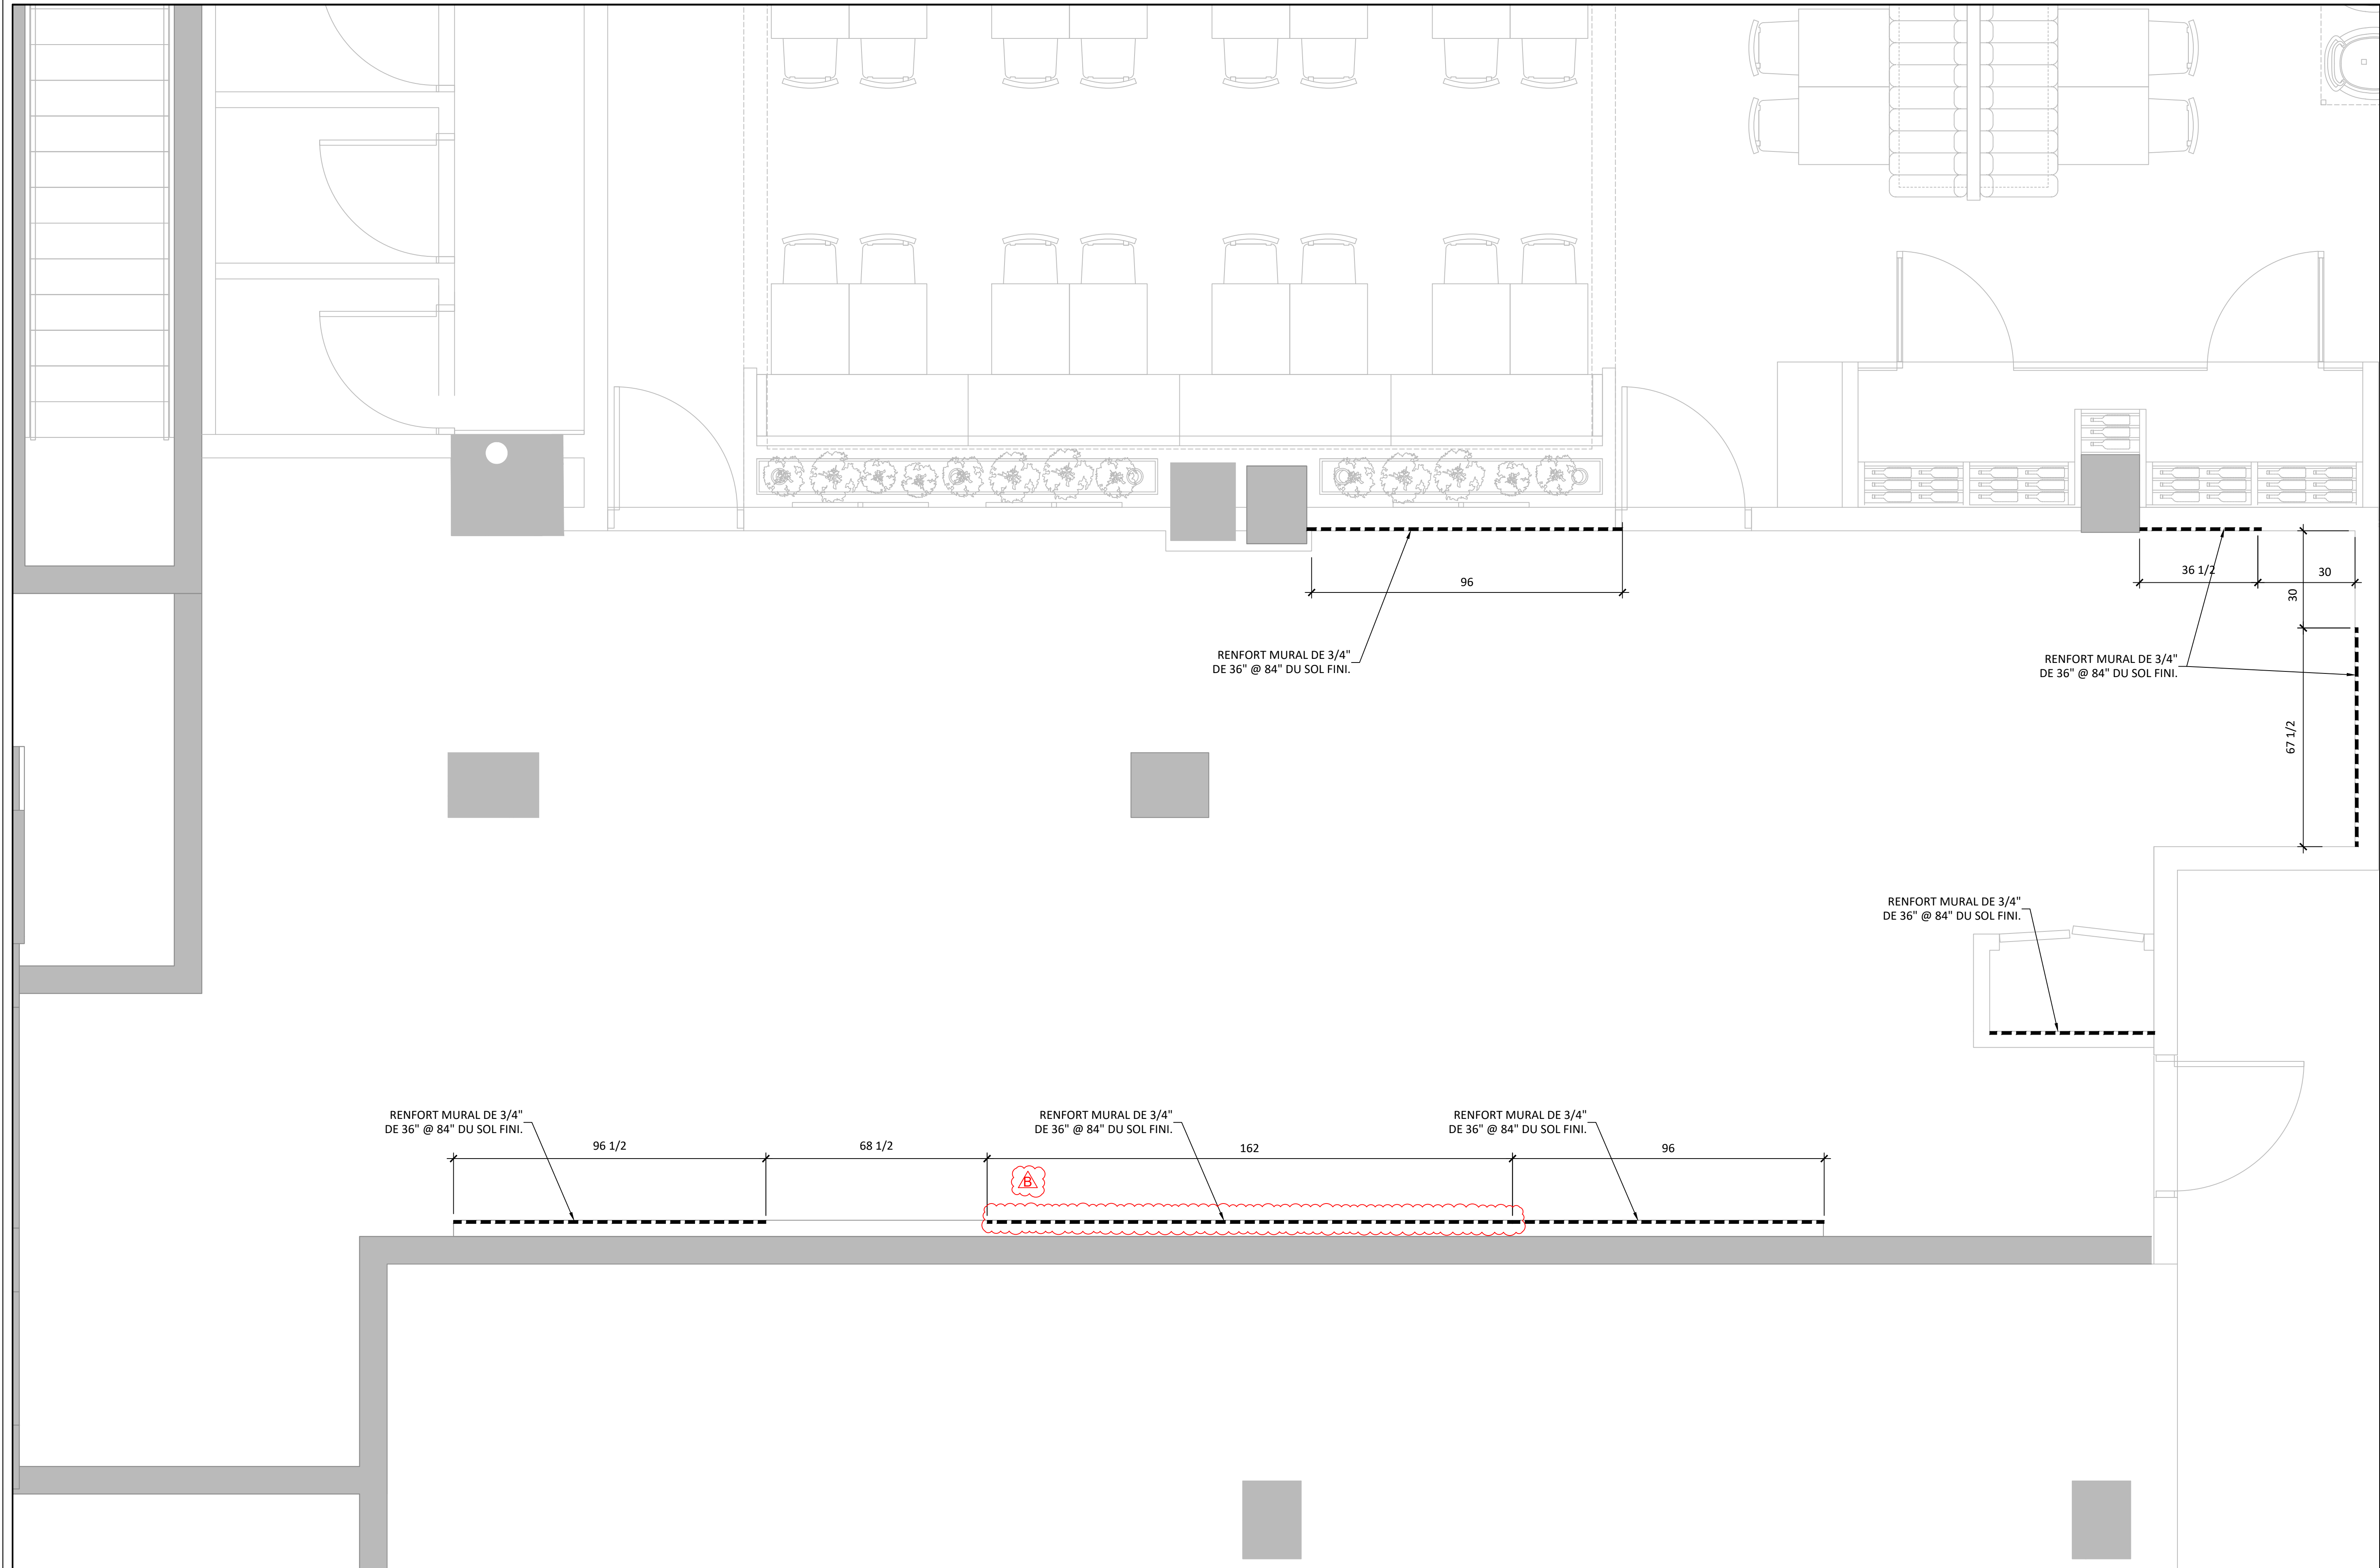

CLIENT _____

LOXIES

BROSSARD

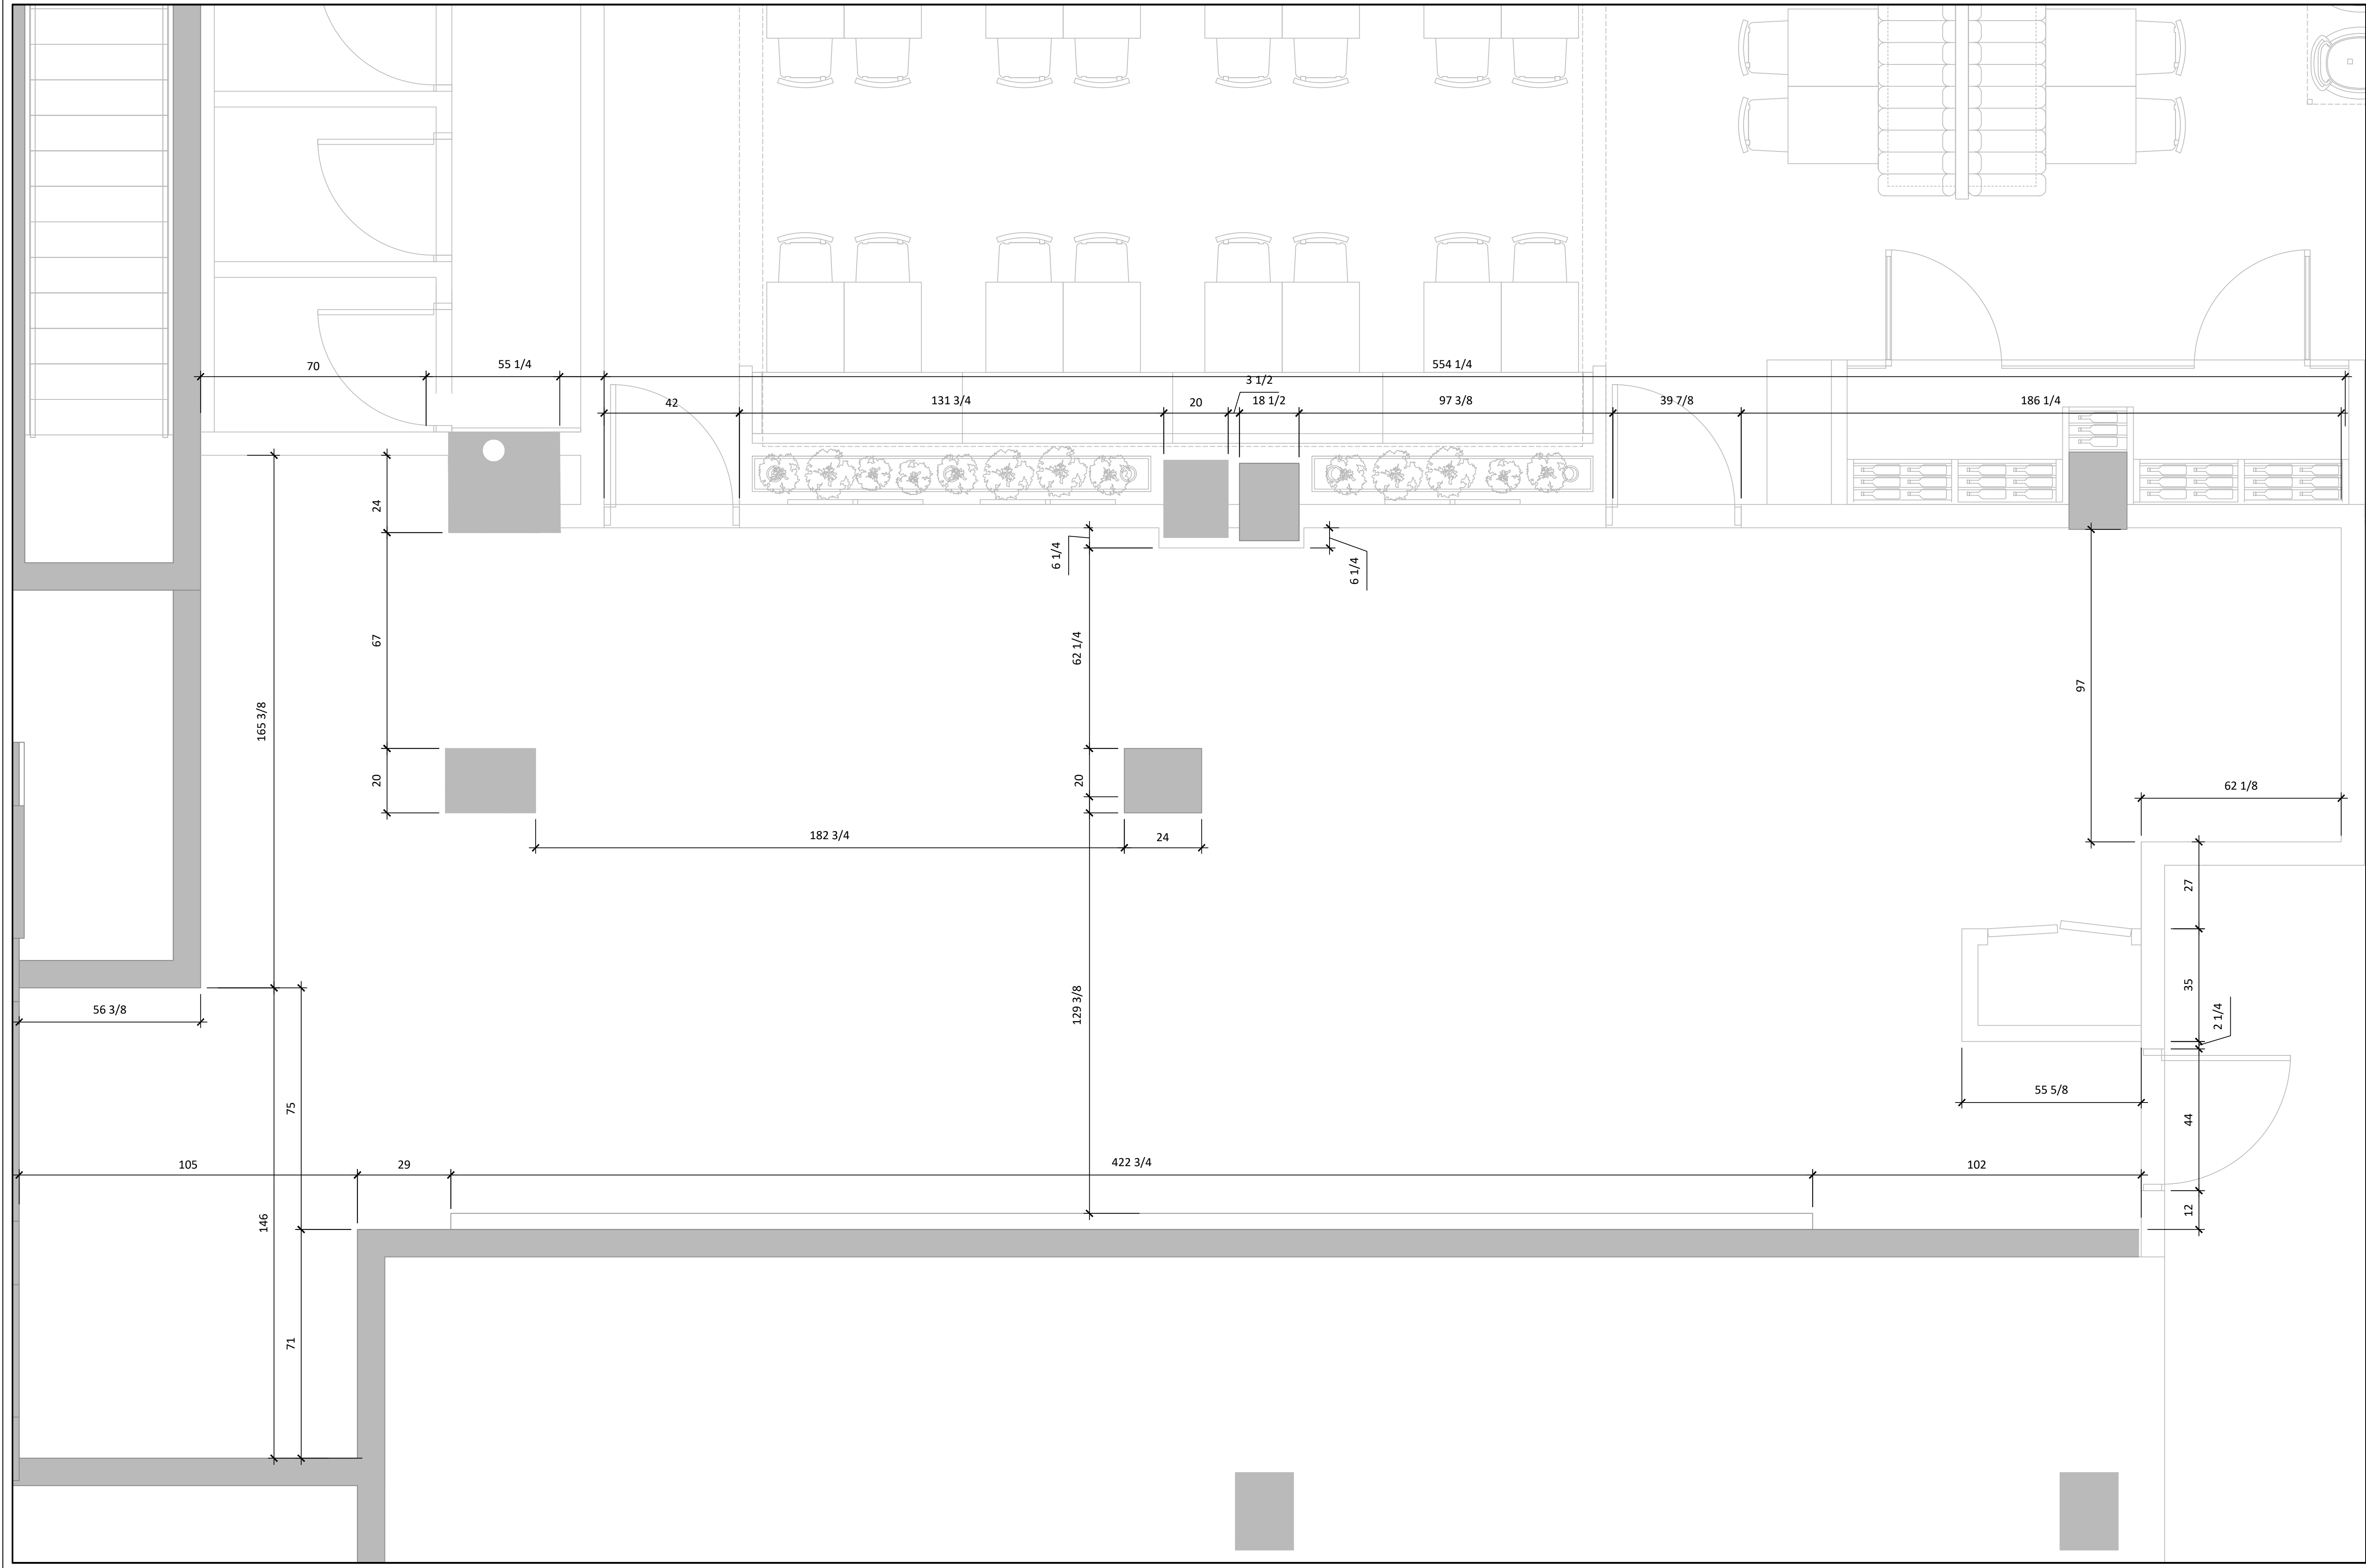

POUR CONSTRUCTION

8	ADDENDA B	10-11-2022
7	ADDENDA A	24-10-2022
6	POUR CONSTRUCTION	07-06-2022
5	POUR CONSTRUCTION	04-05-2022
4	POUR COORDINATION	12-04-2022
3	MODIFICATION LAYOUT	24-02-2022
2	MODIFICATION LAYOUT	17-02-2022
1	TABLEAU TECHNIQUE	12-11-2021
1	PLAN PRÉLIMINAIRE	09-11-2021
VER.	DESCRIPTION	DATE

TITRE _____

COTES ARCHITECTURALE

CONCEPTEUR _____

DINO BERTIN

DESSINATEUR _____

ABDELLAH IDIZAL

ÉCHELLE _____

1/2"=1'-0"

PROJET _____

C03686

FORMAT _____

24 x 36

PAGE _____

SA-12

CLIENT _____

LOXIES

BROSSARD

POUR CONSTRUCTION

8	ADDENDA B	10-11-2022
7	ADDENDA A	24-10-2022
6	POUR CONSTRUCTION	07-06-2022
5	POUR CONSTRUCTION	04-05-2022
4	POUR COORDINATION	12-04-2022
3	MODIFICATION LAYOUT	24-02-2022
2	MODIFICATION LAYOUT	17-02-2022
1	TABLEAU TECHNIQUE	12-11-2021
1	PLAN PRÉLIMINAIRE	09-11-2021
VER.	DESCRIPTION	DATE

TITRE _____

INSTALLATION

CONCEPTEUR _____

DINO BERTIN

DESSINATEUR _____

ABDELLAH IDIZAL

ÉCHELLE _____ PROJET _____

1/2"=1'-0"


C03686

FORMAT _____ PAGE _____

24 x 36

SA-13

CE DESSIN NE PEUT ÊTRE COPIÉ OU
 UTILISÉ SANS UN CONSENTEMENT
 ÉCRIT D'ATELIER DU CHEF.

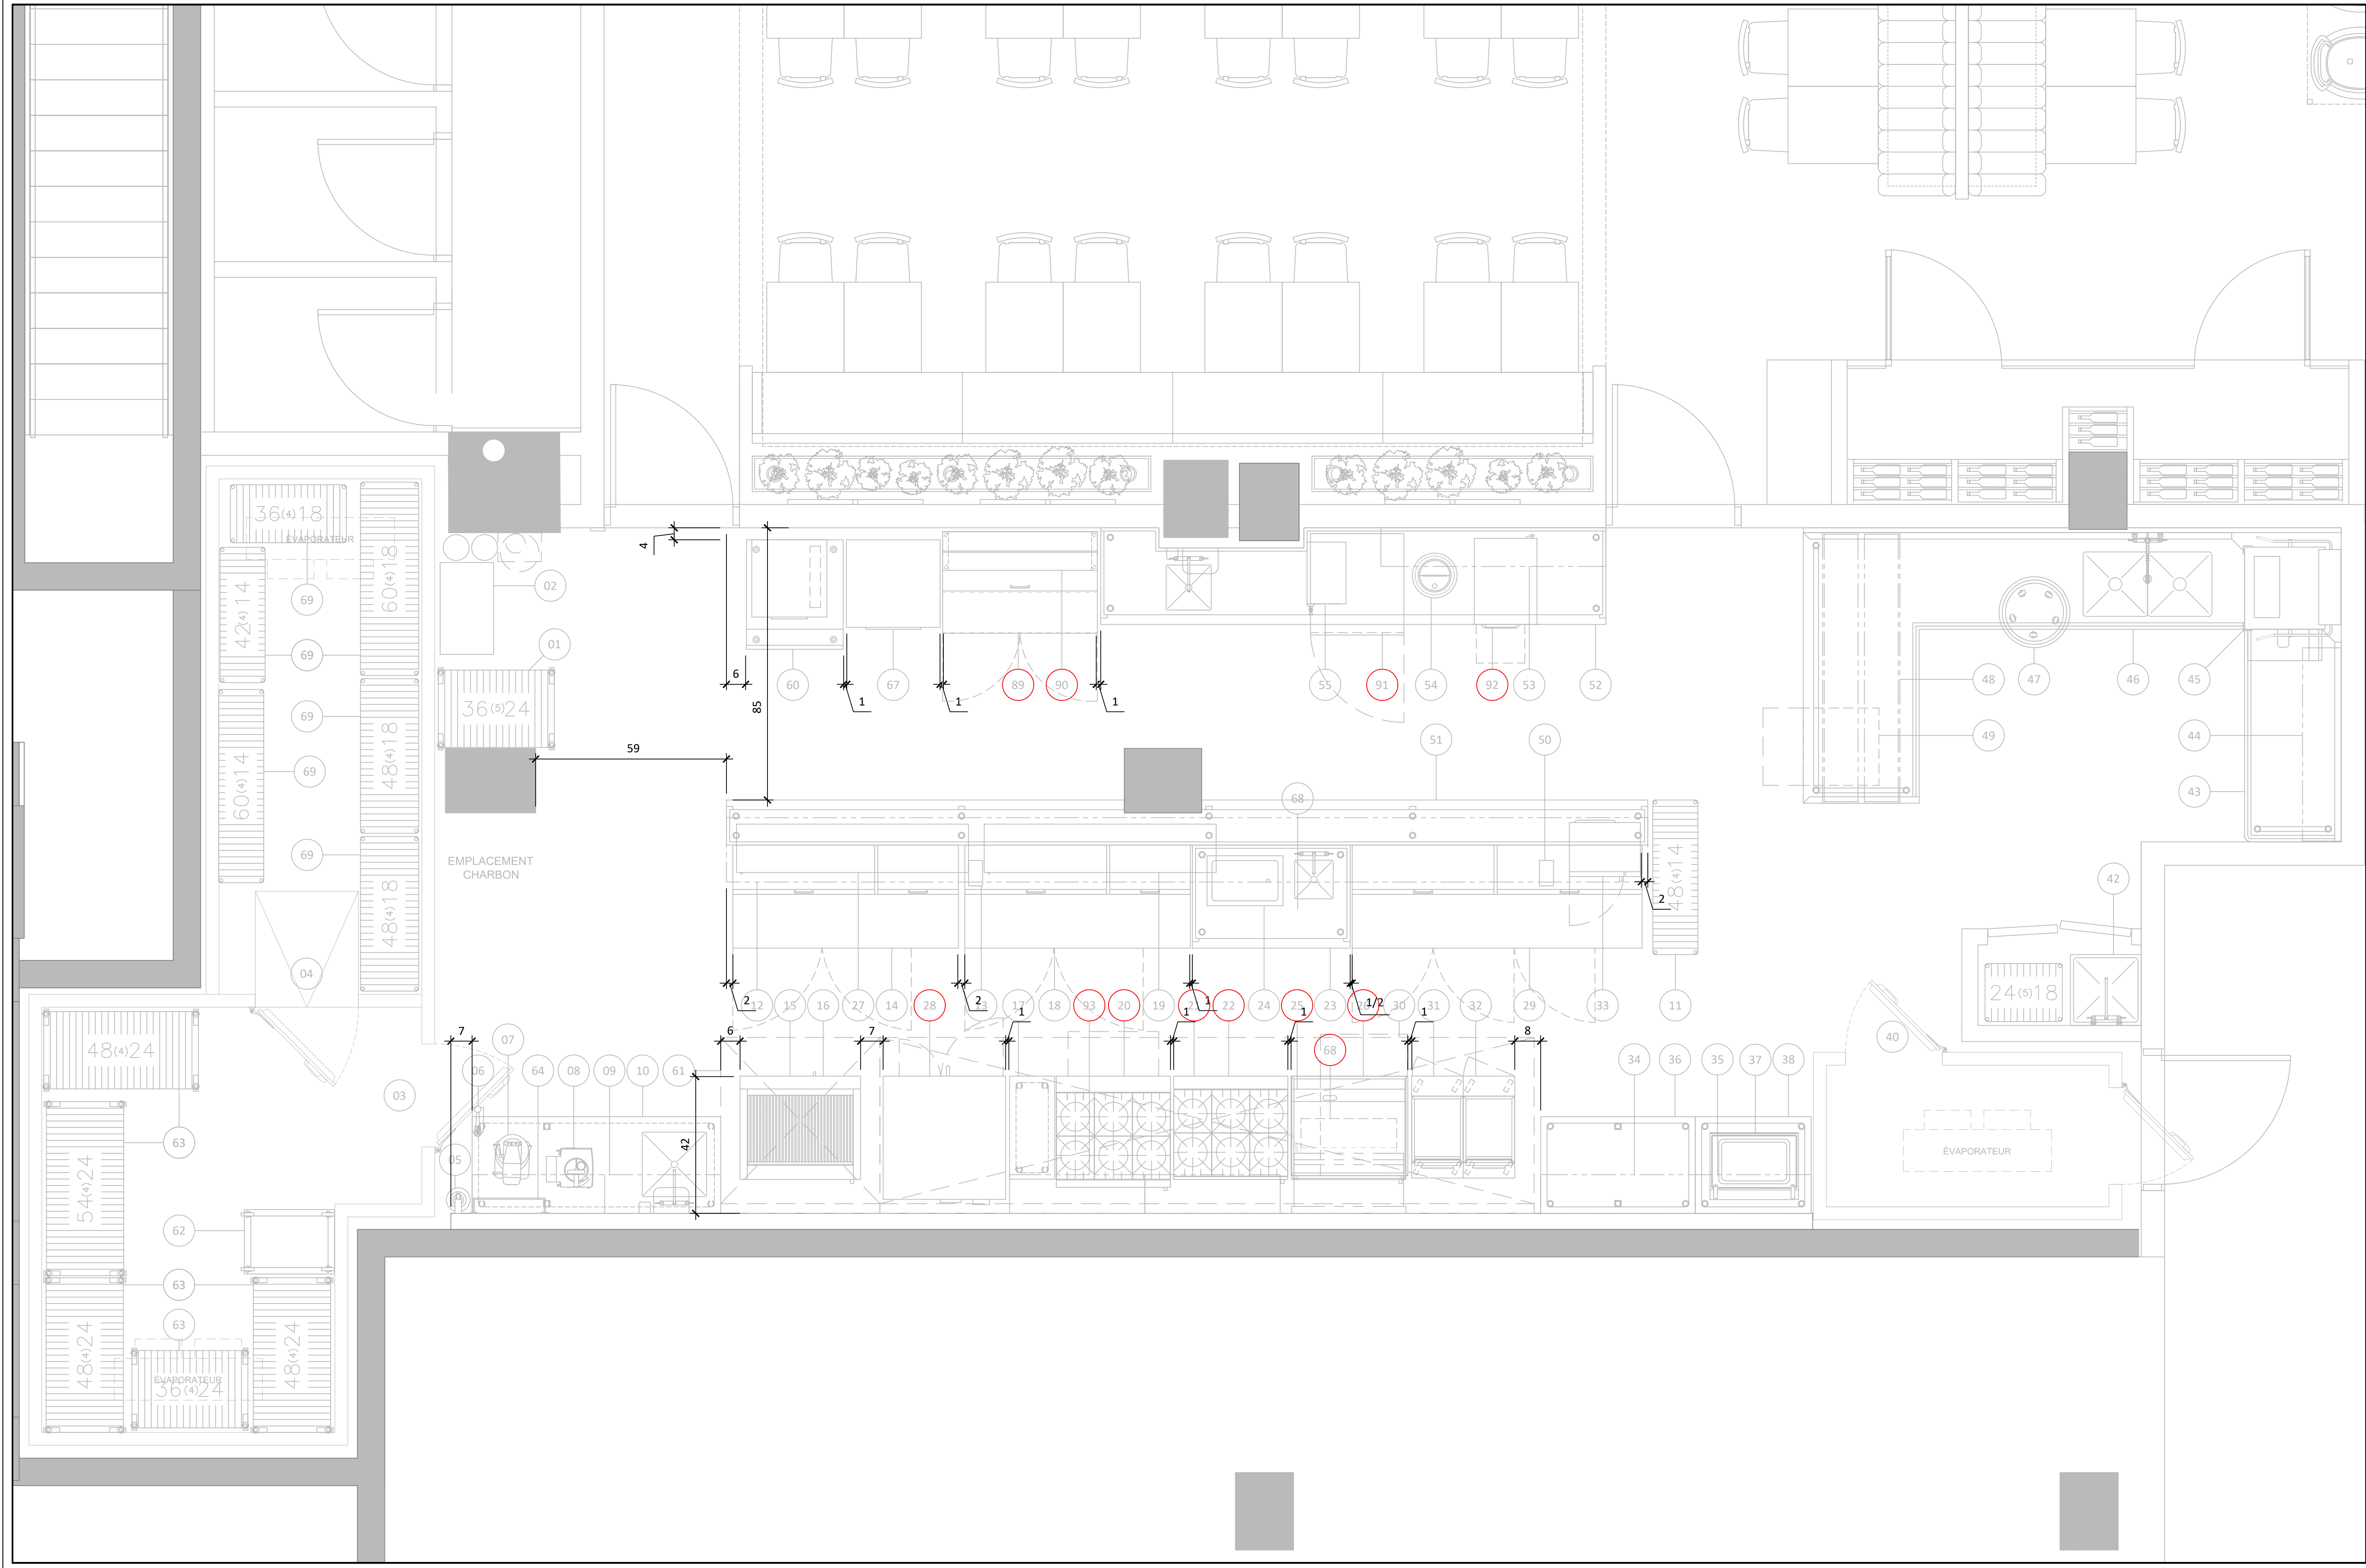

CLIENT

LOXIES

BROSSARD

POUR CONSTRUCTION

8	ADDENDA B	10-11-2022
7	ADDENDA A	24-10-2022
6	POUR CONSTRUCTION	07-06-2022
5	POUR CONSTRUCTION	04-05-2022
4	POUR COORDINATION	12-04-2022
3	MODIFICATION LAYOUT	24-02-2022
2	MODIFICATION LAYOUT	17-02-2022
1	TABLEAU TECHNIQUE	12-11-2021
1	PLAN PRÉLIMINAIRE	09-11-2021
VER.	DESCRIPTION	DATE

TITRE

INSTALLATION

CONCEPTEUR

DINO BERTIN

DESSINATEUR

ABDELLAH IDIZAL

ÉCHELLE

1/2"=1'-0"

PROJET

C03686


FORMAT

24 x 36

PAGE

SA-14

CE DESSIN NE PEUT ÊTRE COPIÉ OU
 UTILISÉ SANS UN CONSENTEMENT
 ÉCRIT D'ATELIER DU CHEF.

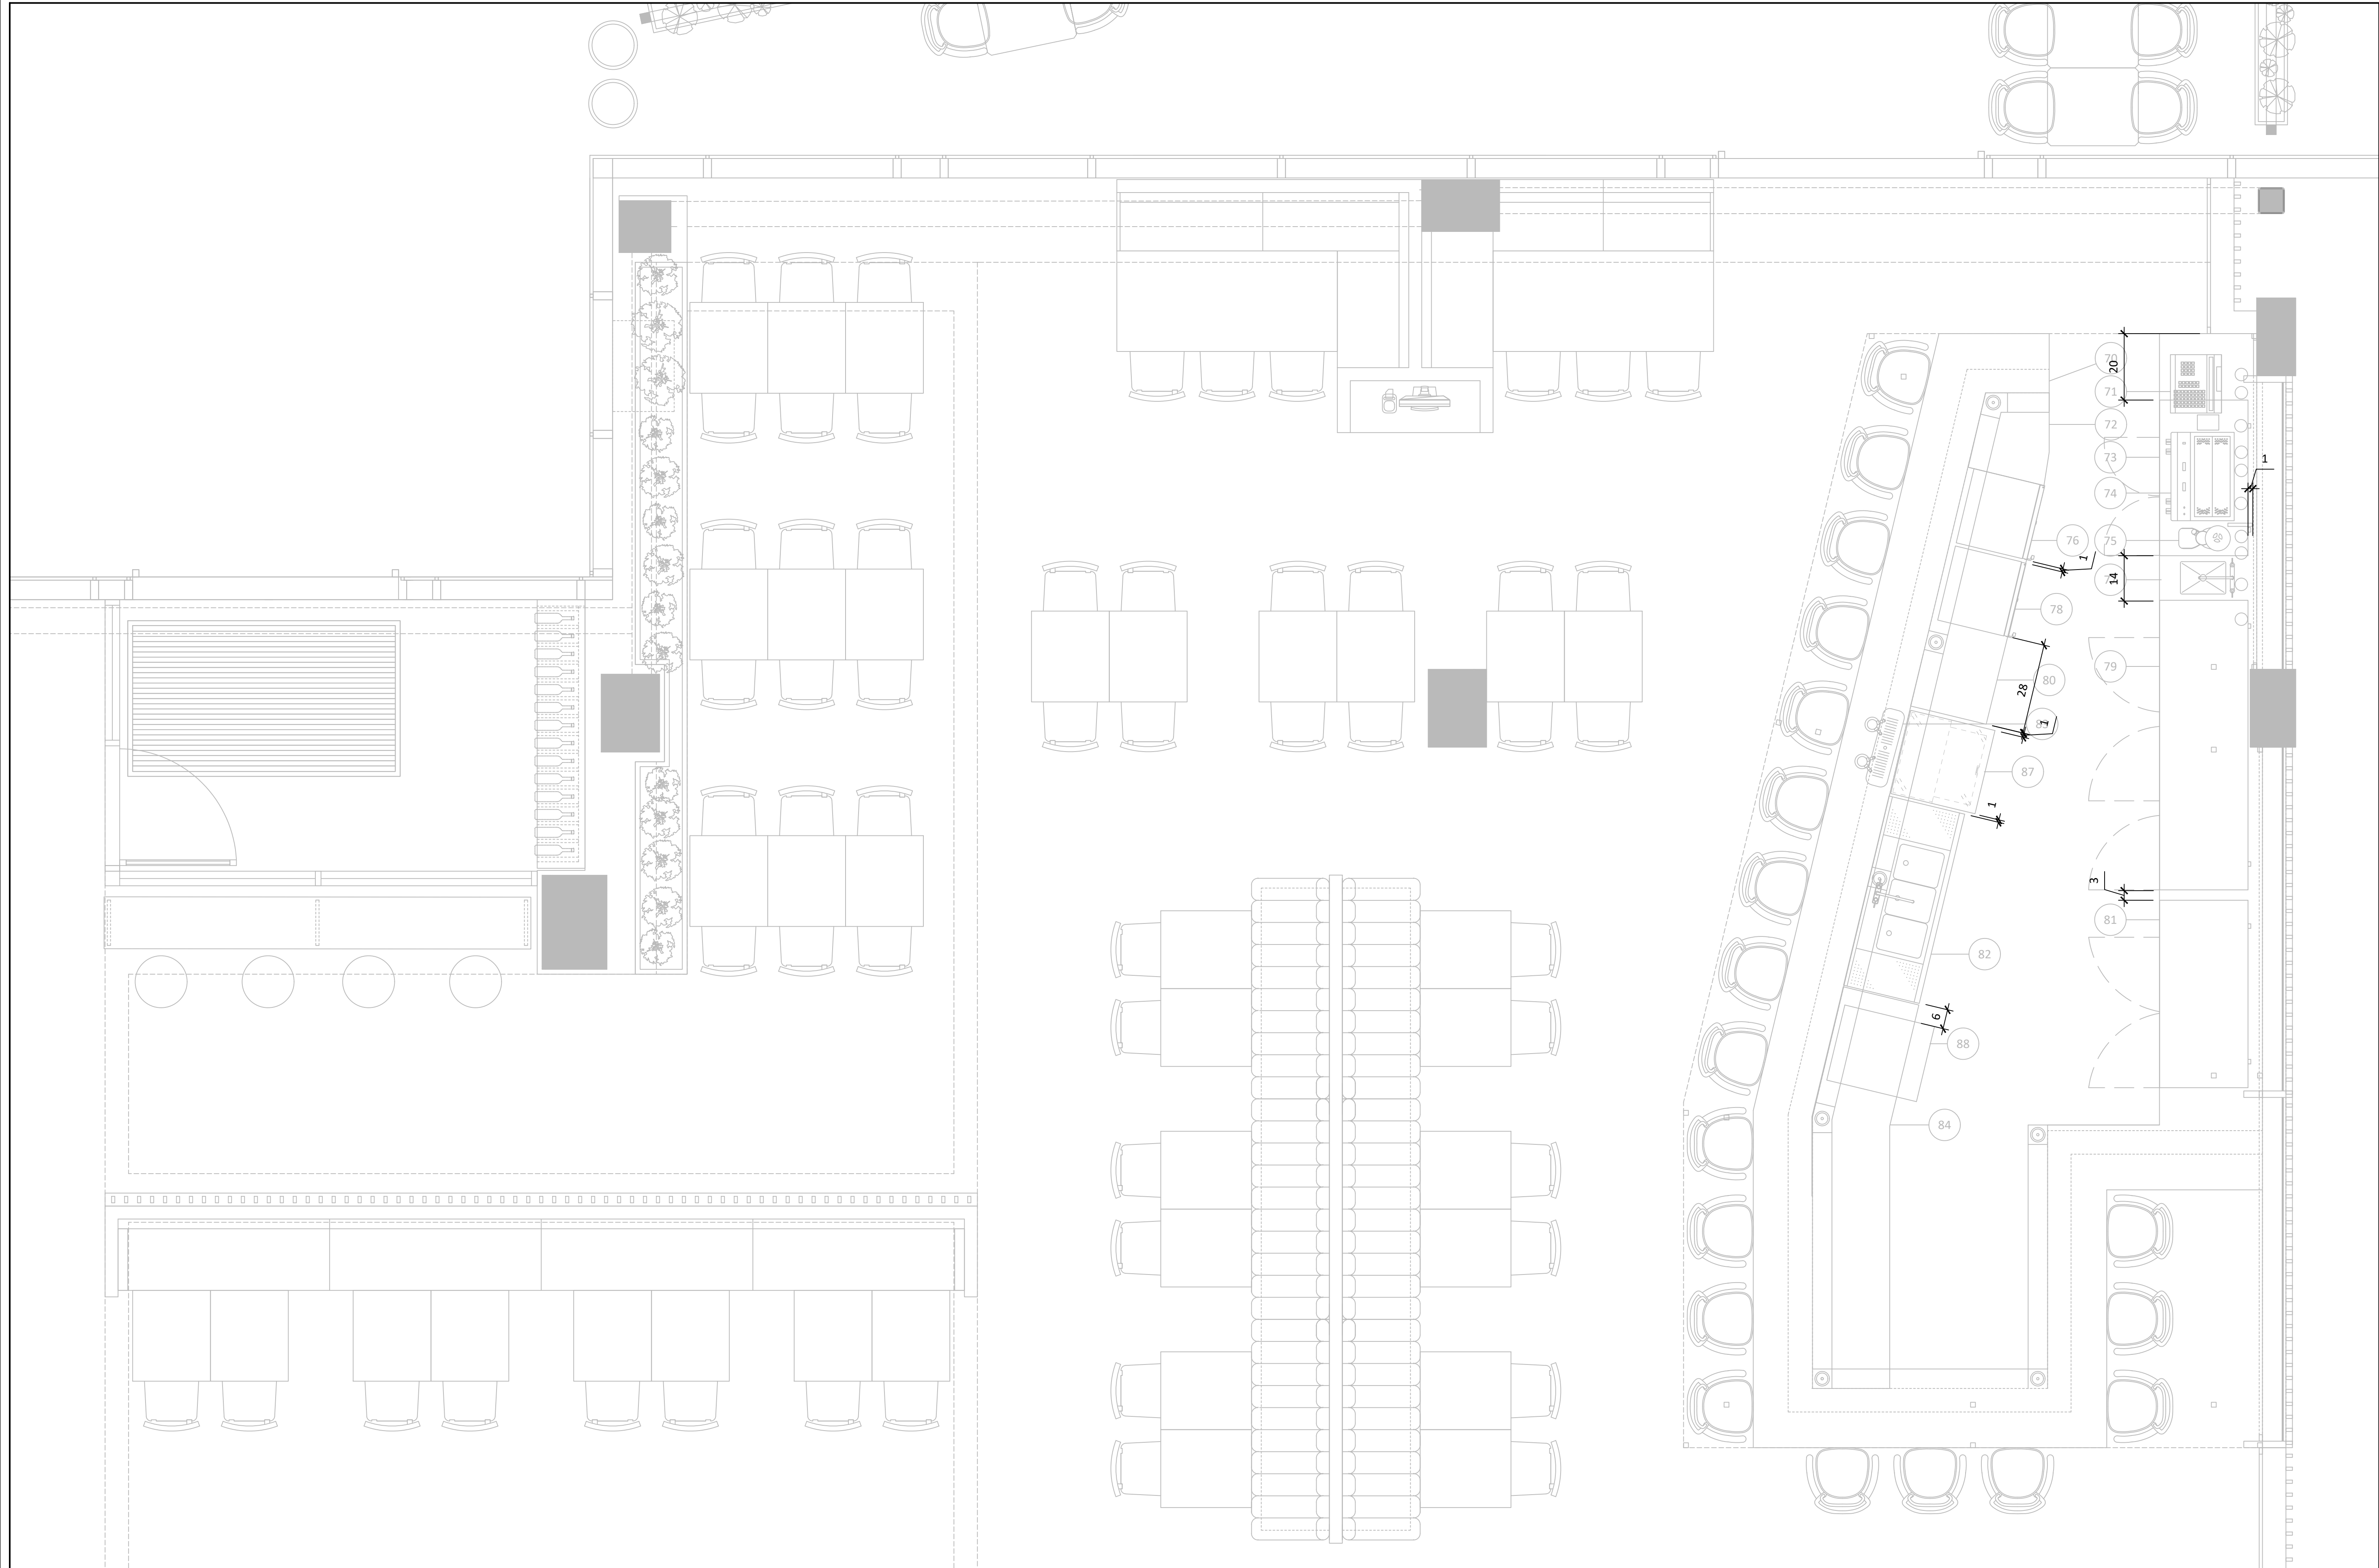

GÉNÉRALITÉS

- Toutes discordances entre ce plan et les mesures de chantier doivent être rapportées à Atelier du chef avant l'exécution des travaux de production des équipements de services alimentaires.
- Les informations fournies sont extraites des fiches techniques des manufacturiers. Atelier du chef ne peut être tenu responsable d'une omission ou d'une erreur indiquée sur celles-ci.
- Toutes les mesures doivent être prises à partir des surfaces finies. Toutes les mesures de hauteur doivent être prises à partir du plancher fini et sont les hauteurs de raccordement.
- Les raccords mécaniques doivent être effectués par les disciplines concernés.
- Tous les travaux doivent être exécutés selon les derniers codes en vigueur.

ÉLECTRICITÉ

- Tous les fils électriques servant à alimenter les prises et les équipements doivent être en cuivre.

PLOMBERIE

- L'intercepteur de graisse est montré à titre indicatif seulement. Il n'est pas nécessairement de la bonne dimension ni localiser à son emplacement final. Il est important de valider avec le consultant en cuisine son emplacement final.
- Le couvert de l'intercepteur de graisse doit être au même niveau que le dessus du plancher fini.
- Les Valves anti retour pour l'eau froide et eau chaude sur tout les robinets doivent être fourni et installé par l'entrepreneur en plomberie.

GAZ

- Les appareils commerciaux de cuisson doivent être raccordés à l'aide d'un tuyau de raccordement de gaz certifié conforme à l'ANSI Z21.69/CSA 6.16.
- Le tuyau de raccordement de gaz, doit être relié à un dispositif de retenue incombustible. Il doit être fourni et installé par l'entrepreneur certifié.

VENTILATION






- Les hottes de ventilation sont fournies par l'entrepreneur en ventilation et elles sont toujours installées par celui ci.
- La retombée nécessaire pour fermer l'ouverture entre le dessus des hottes de ventilation et le plafond lorsqu'elle est requise, doit être fournie et installée par l'entrepreneur en ventilation.
- Le système d'extinction d'incendie est montré à titre indicatif seulement. Il n'est pas nécessairement de la bonne dimension. Il est fourni et installé par l'entrepreneur en ventilation.
- Le boîtier du démarreur de hotte est montré à titre indicatif seulement. Il n'est pas nécessairement de la bonne dimension. Il est fourni et installé par l'entrepreneur en ventilation.
- L'extincteur de classe "K" est montré à titre indicatif seulement. Il n'est pas nécessairement de la bonne dimension. Il est fourni et installé par l'entrepreneur en ventilation.

RÉFRIGÉRATION ET CHAMBRES FRIGORIFIQUES


- Les chambres frigorifiques doivent avoir un dégagement d'air minimum de 2" sur les surfaces adjacentes intérieures et de 3" sur les surfaces adjacentes extérieures.
- La retombée nécessaire pour fermer l'ouverture entre le dessus des chambres frigorifiques et le plafond lorsqu'elle est requise, doit être fournie et installée par l'entrepreneur général.
- Des cales de plancher, en acier galvanisé de 1" doivent être fournies et installées, sous le plancher des chambres de congélation avec celles-ci.

LÉGENDE MÉCANIQUE








Électricité

-  Connection électrique directe
-  Prise 120V par l'entrepreneur électricien
-  Prise 120V sur circuits séparés par l'entrepreneur électricien
-  Prise 208/240V par l'entrepreneur électricien
-  Lumière incandescente par le plafond

Réseautique

-  Fil réseau ou téléphonique à coordonner avec le client


Plomberie

-  Drain ouvert
-  Drain de plancher
-  Drain entonnoir
-  Drain raccordé
-  Entrée eau froide
-  Entrée eau chaude
-  Ligne de bière ou boisson gazeuse

Gaz

-  Raccordement de gaz

Point initial

-  Point initial d'arrivé des services

NOTES AU TABLEAU TECHNIQUE

- 1 - Drain à moins de 18" de la sortie de l'équipement
- 2 - Système de refroidissement d'eaux usées
- 3 - 3 fils + mis à la terre
- 4 - 1 prise d'utilité
- 5 - 2 prises d'utilités
- 6 - Lumière (par le plafond)
- 7 - Renfort mural pour fixation
- 8 - A vérifier sur place
- 9 - Hors contrat
- 10 - Câble de retenu
- 11 - Drain entonnoir
- 12 - Interfilage par l'électricien
- 13 - Réseau
- 14- Prise d'utilité avec disjoncteur de sécurité
- 15-Disjoncteur indépendant

SCHÉMA DE RACCORDEMENT DE PLOMBERIE TYPE POUR TABLE CHAUDE

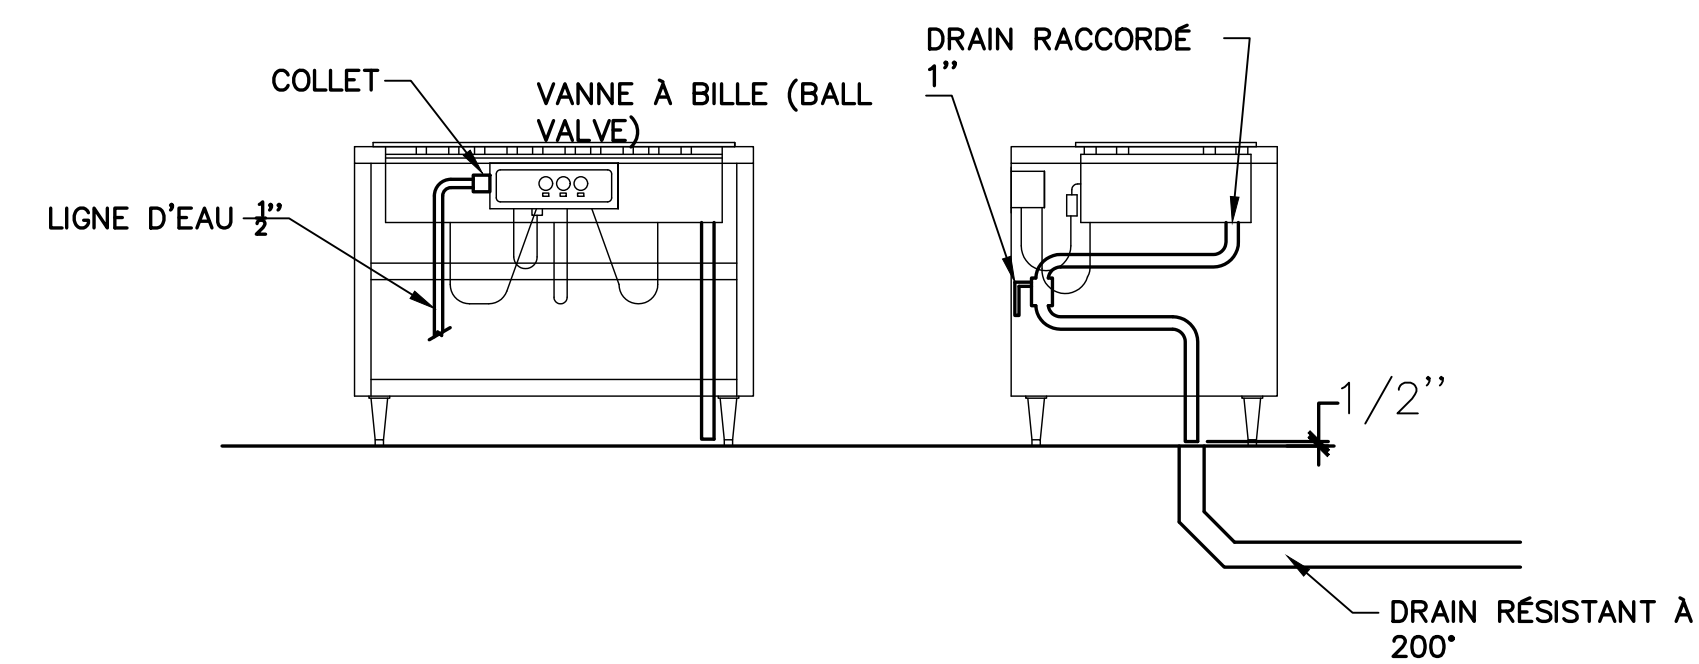


SCHÉMA DE RACCORDEMENT TYPE POUR ÉQUIPEMENTS AU GAZ

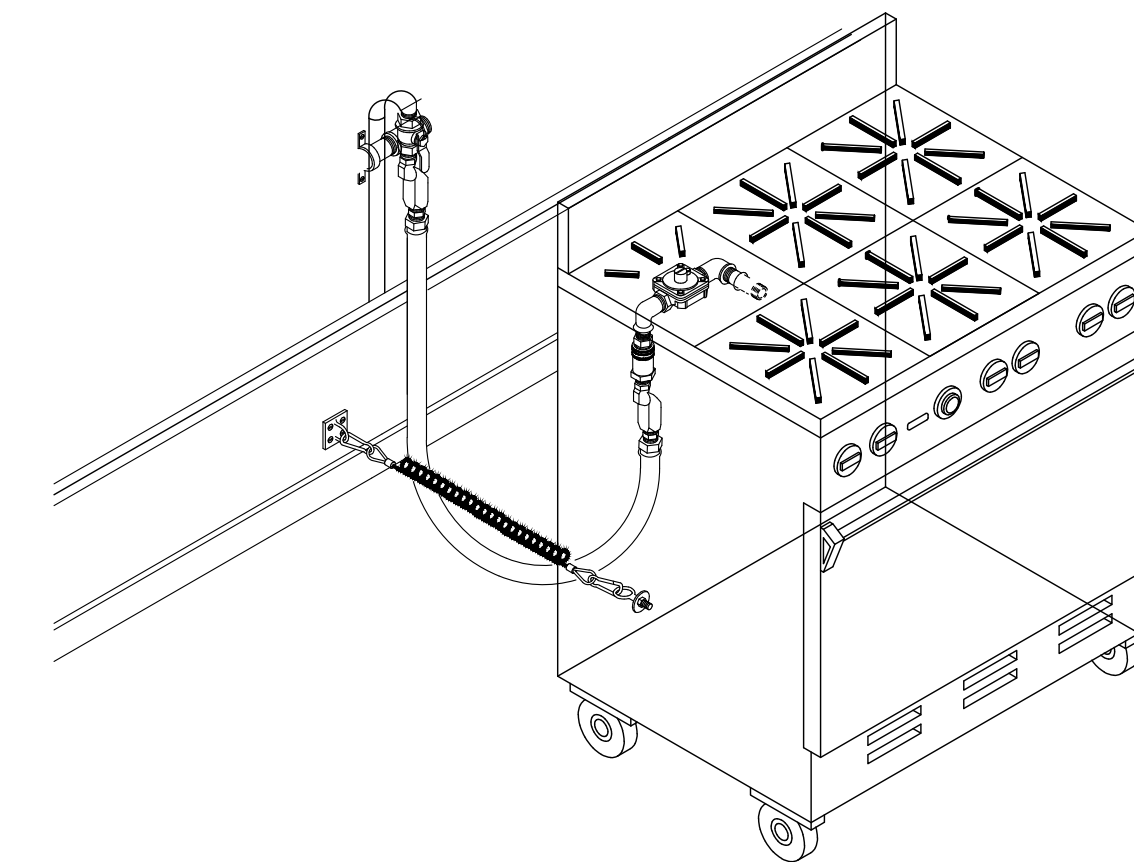


SCHÉMA DE RACCORDEMENT DE PLOMBERIE TYPE POUR FOUR COMBI


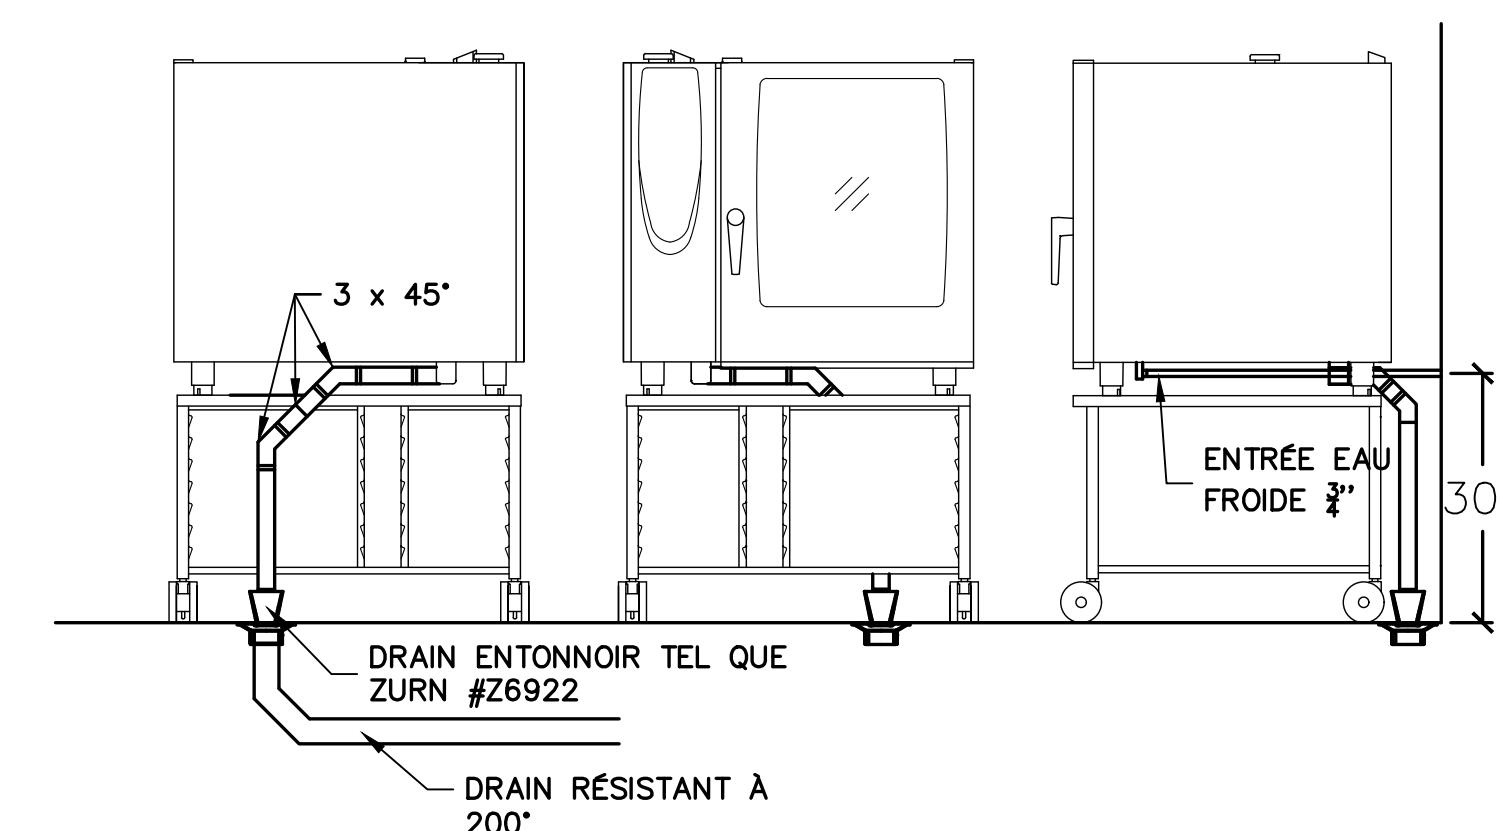


SCHÉMA DE RACCORDEMENT ÉLECTRIQUE TYPE POUR FOUR COMBI

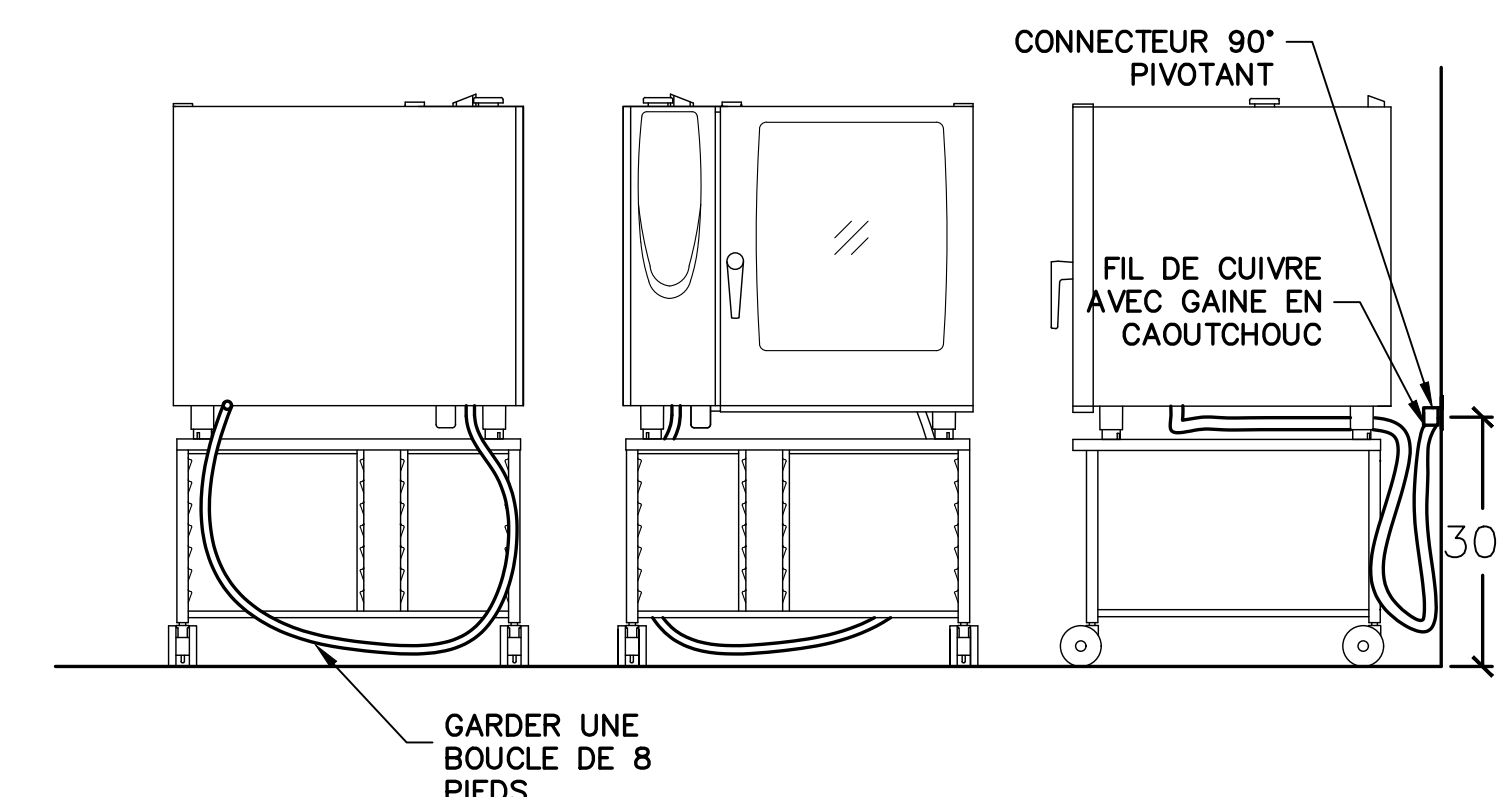

WWW.ATELIERDUCHEF.COM
T.1 866 682-5643 | F. 450-274-0228
BOUCHERVILLE | QUÉBEC | SAGUENAY

CLIENT _____

LOXIES

BROSSARD

POUR CONSTRUCTION

VER.	DESCRIPTION	DATE
8	ADDENDA B	10-11-2022
7	ADDENDA A	24-10-2022
6	POUR CONSTRUCTION	07-06-2022
5	POUR CONSTRUCTION	04-05-2022
4	POUR COORDINATION	12-04-2022
3	MODIFICATION LAYOUT	24-02-2022
2	MODIFICATION LAYOUT	17-02-2022
1	TABLEAU TECHNIQUE	12-11-2021
1	PLAN PRÉLIMINAIRE	09-11-2021

TITRE _____

NOTES GÉNÉRALES

CONCEPTEUR _____

DINO BERTIN

DESSINATEUR _____

ABDELLAH IDIZAL

ÉCHELLE	PROJET
N.A.E.	C03686
FORMAT	PAGE
24 x 36	SA-17

CE DESSIN NE PEUT ÊTRE COPIÉ OU UTILISÉ SANS UN CONSENTEMENT ÉCRIT D'ATELIER DU CHEF.