

GÉNÉRALITÉS

- TOUTES DISCORDANCES ENTRE CE PLAN ET LES MESURES DE CHANTIER DOIVENT ÊTRE RAPPORTÉES À ATELIER DU CHEF AVANT L'EXÉCUTION DES TRAVAUX DE PRODUCTION DES ÉQUIPEMENTS DE SERVICES ALIMENTAIRES.
- LES INFORMATIONS FOURNIES SONT EXTRAITES DES FICHES TECHNIQUES DES MANUFACTURIERS. ATELIER DU CHEF NE PEUX ÊTRE TENU RESPONSABLE D'UNE OMISSION OU D'UNE ERREUR INDIQUÉE SUR CELLES-CI.
- TOUTES LES MESURES DOIVENT ÊTRE PRISES À PARTIR DES SURFACES FINIES.
- TOUS LES TRAVAUX DOIVENT ÊTRE EXÉCUTÉS SELON LES DERNIERS CODES EN VIGUEUR.

ÉLECTRICITÉ

- TOUS LES FILS ÉLECTRIQUES SERVANT À ALIMENTER LES PRISES ET LES ÉQUIPEMENTS DOIVENT ÊTRE EN CUIVRE.

PLOMBERIE

- L'INTERCEPTEUR DE GRAISSE EST MONTRÉ À TITRE INDICATIF SEULEMENT. IL N'EST PAS NÉCESSAIREMENT DE LA BONNE DIMENSION NI LOCALISÉ À SON EMPLACEMENT FINAL. IL EST IMPORTANT DE VALIDER AVEC LE CONSULTANT EN CUISINE SON EMPLACEMENT FINAL.
- LE COUVERT DE L'INTERCEPTEUR DE GRAISSE DOIT ÊTRE AU MÊME NIVEAU QUE LE PLANCHER FINI.

GAZ

- LE TUYAU DE RACCORDEMENT DE GAZ DOIT ÊTRE RELIÉ À UN DISPOSITIF DE RETENUE INCOMBUSTIBLE. IL DOIT ÊTRE FOURNI ET INSTALLÉ PAR L'ENTREPRENEUR CERTIFIÉ.

VENTILATION

- LES HOTTES DE VENTILATION SONT FOURNIES PAR L'ENTREPRENEUR EN VENTILATION ET ELLES SONT TOUJOURS INSTALLÉES PAR CELUI CI.
- LA RETOMBÉE NÉCESSAIRE POUR FERMER L'OUVERTURE ENTRE LE DESSUS DES HOTTES DE VENTILATION ET LE PLAFOND LORSQU'ELLE EST REQUISE, DOIT ÊTRE FOURNIE ET INSTALLÉE PAR L'ENTREPRENEUR EN VENTILATION.
- LE SYSTÈME D'EXTINCTION D'INCENDIE, LE BOITIER DU DÉMARREUR DE HOTTE ET L'EXTINCTEUR DE CLASSE "K" SONT MONTRÉS À TITRE INDICATIF SEULEMENT. ILS NE SONT PAS NÉCESSAIREMENT DE LA BONNE DIMENSION. IL SONT FOURNIS ET INSTALLÉS PAR L'ENTREPRENEUR EN VENTILATION. IL EST IMPORTANT DE VALIDER AVEC ATELIER DU CHEF LEURS EMPLACEMENT FINAL.

RÉFRIGÉRATION ET CHAMBRES FRIGORIFIQUES

- LES CHAMBRES FRIGORIFIQUES DOIVENT AVOIR UN DÉGAGEMENT D'AIR MINIMUM DE 2" SUR LES SURFACES ADJACENTES INTÉRIEURES ET DE 3" SUR LES SURFACES ADJACENTES EXTÉRIEURES.
- LA RETOMBÉE NÉCESSAIRE POUR FERMER L'OUVERTURE ENTRE LE DESSUS DES CHAMBRES FRIGORIFIQUES ET LE PLAFOND LORSQU'ELLE EST REQUISE, DOIT ÊTRE FOURNIE ET INSTALLÉE PAR L'ENTREPRENEUR GÉNÉRAL.
- DES CALES DE PLANCHER, EN ACIER GALVANISÉ DE 1" DOIVENT ÊTRE FOURNIES ET INSTALLÉES, SOUS LE PLANCHER DES CHAMBRES DE CONGÉLATION AVEC CELLES-CI.
- LES UNITÉS DE RÉFRIGÉRATION DOIVENT ÊTRE INSTALLÉES DANS UN ENDROIT OÙ LA TEMPÉRATURE EST ÉGALE OU INFÉRIEURE À 25°C.

LÉGENDE

ÉLECTRICITÉ

⚡ CONNECTION ÉLECTRIQUE DIRECTE

⦿ PRISE 120V

⦿ PRISE 208/240V

RÉSEAUTIQUE

◀ FIL RÉSEAU OU TÉLÉPHONIQUE À COORDONNER AVEC LE CLIENT

POINT INITIAL

☀ POINT INITIAL D'ARRIVÉ DES SERVICES

PLOMBERIE ET GAZ

⊕ DRAIN OUVERT

■ DRAIN DE PLANCHER

⦿ DRAIN ENTONNOIR

● DRAIN RACCORDÉ

⦿ ENTRÉE EAU FROIDE

⦿ ENTRÉE EAU CHAUDE

⊗ LIGNE DE BIÈRE OU BOISSON GAZEUSE

● RACCORDEMENT DE GAZ

ÉTAT DE L'ÉQUIPEMENT

100 NOUVEAU

100 NOUVEAU HORS CONTRAT

100 RELOCALISÉ

100 MODIFIER

100 EXISTANT

100 FUTUR

100 ADDENDA

NOTES AU TABLEAU TECHNIQUE

1 - ANNULÉ

2 - ANNULÉ

3 - 3 FILS + MIS À LA TERRE

4 - 1 PRISE D'UTILITÉ

5 - PRISE HORIZONTALE

6 - ANNULÉ

7 - RENFORT MURAL POUR FIXATION

8 - À VÉRIFIER SUR PLACE



9 - ANNULÉ

10 - CÂBLE DE RETENU

11 - ANNULÉ

12 - INTERFILAGE PAR L'ÉLECTRICIEN

13 - RÉSEAU

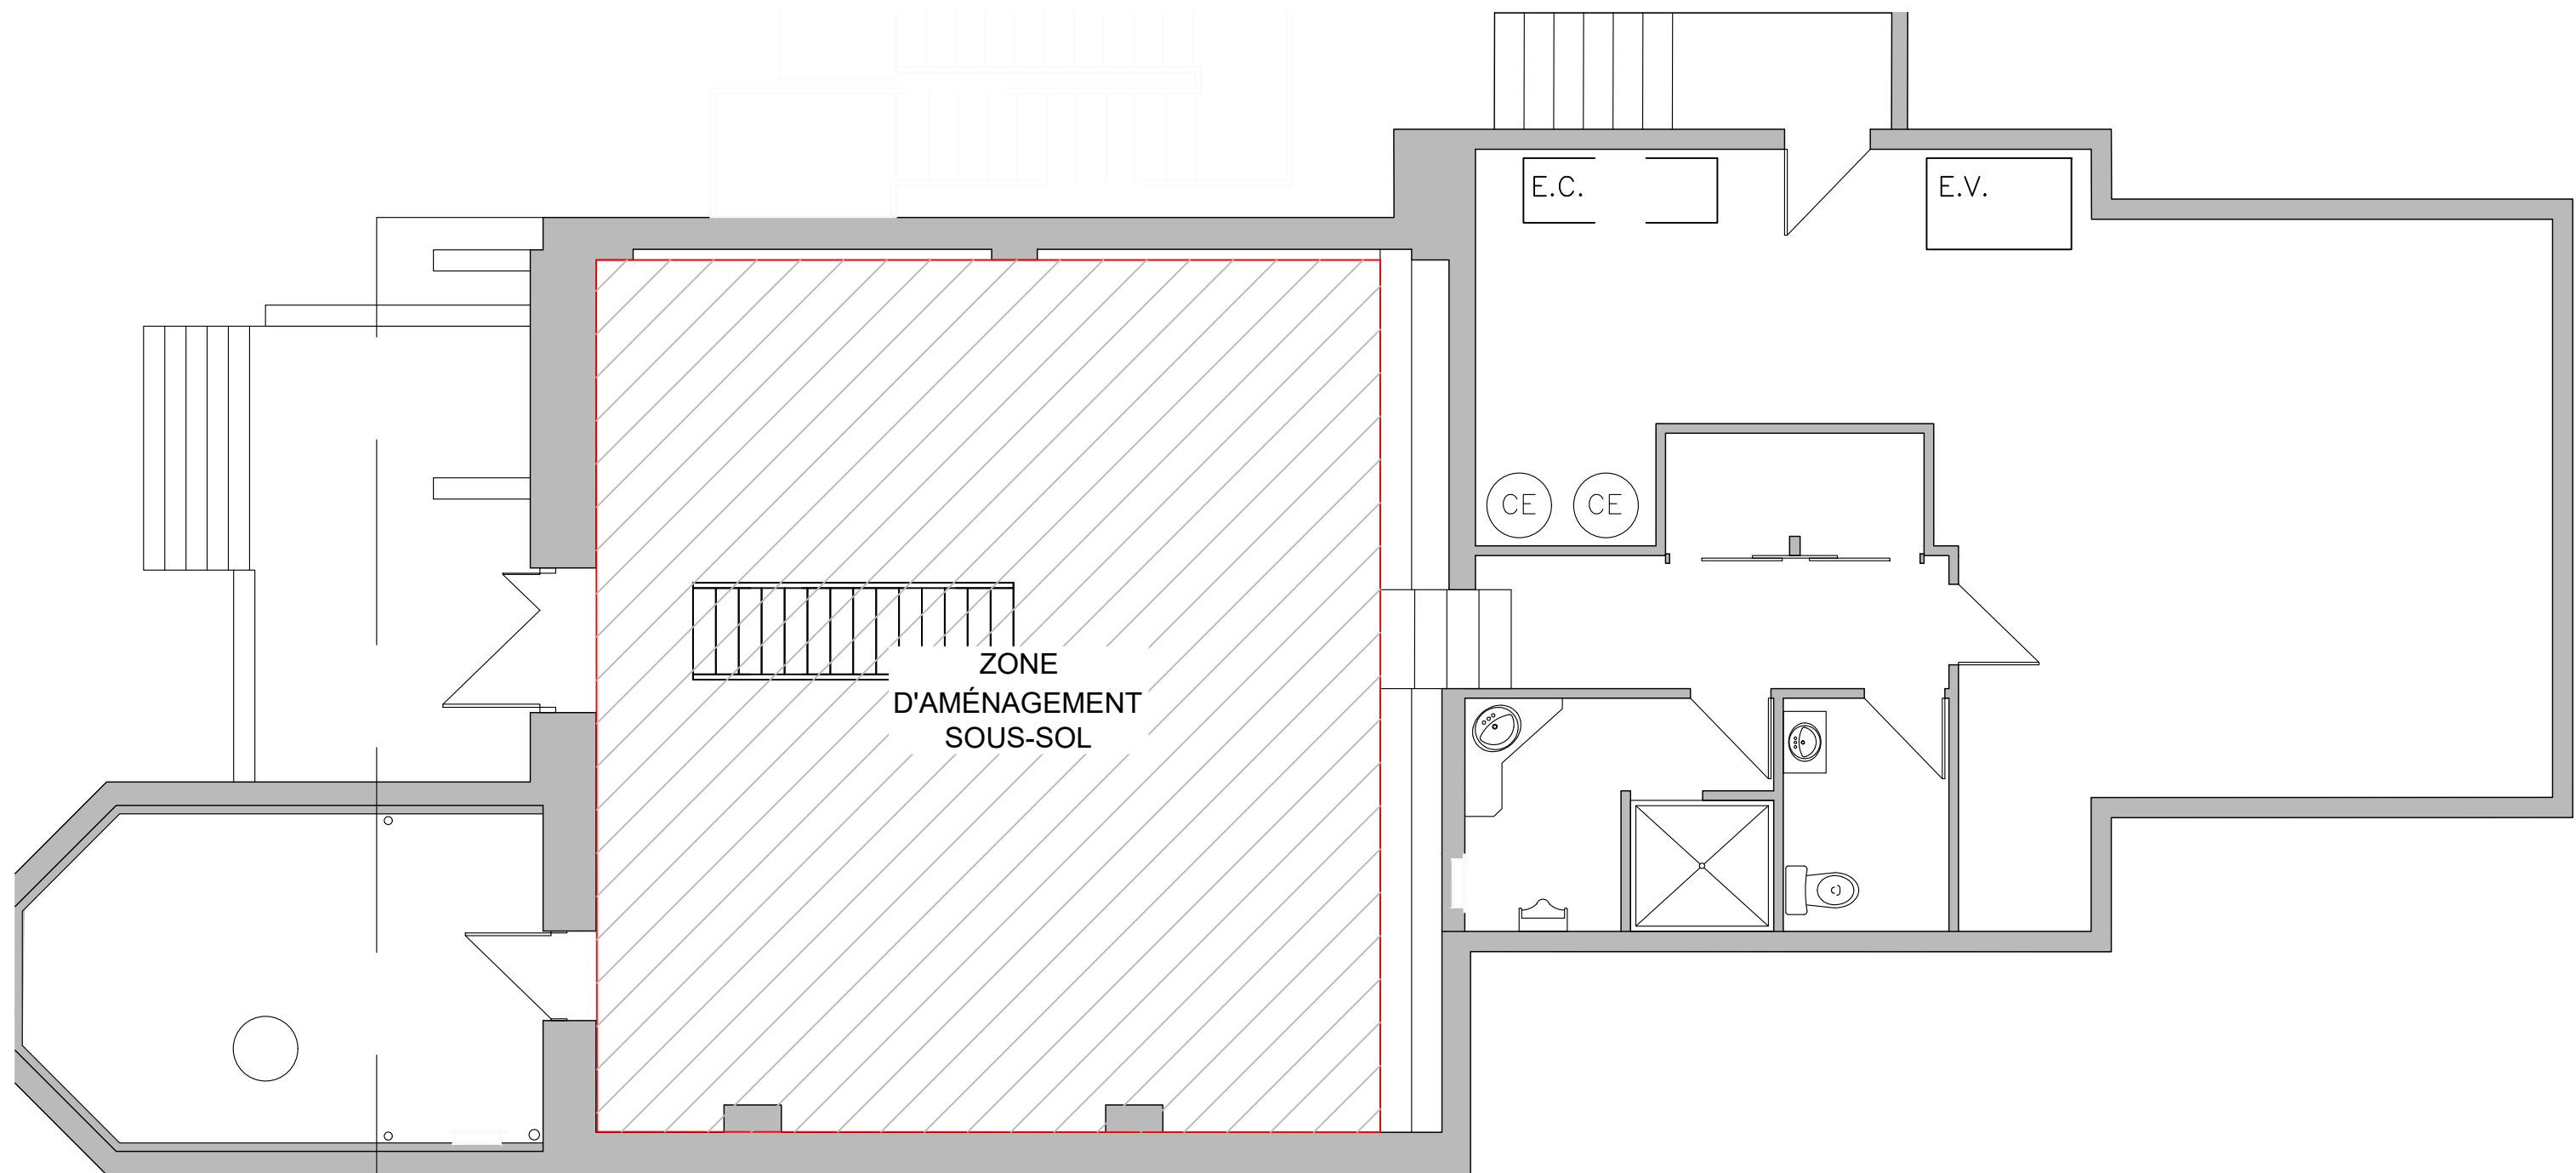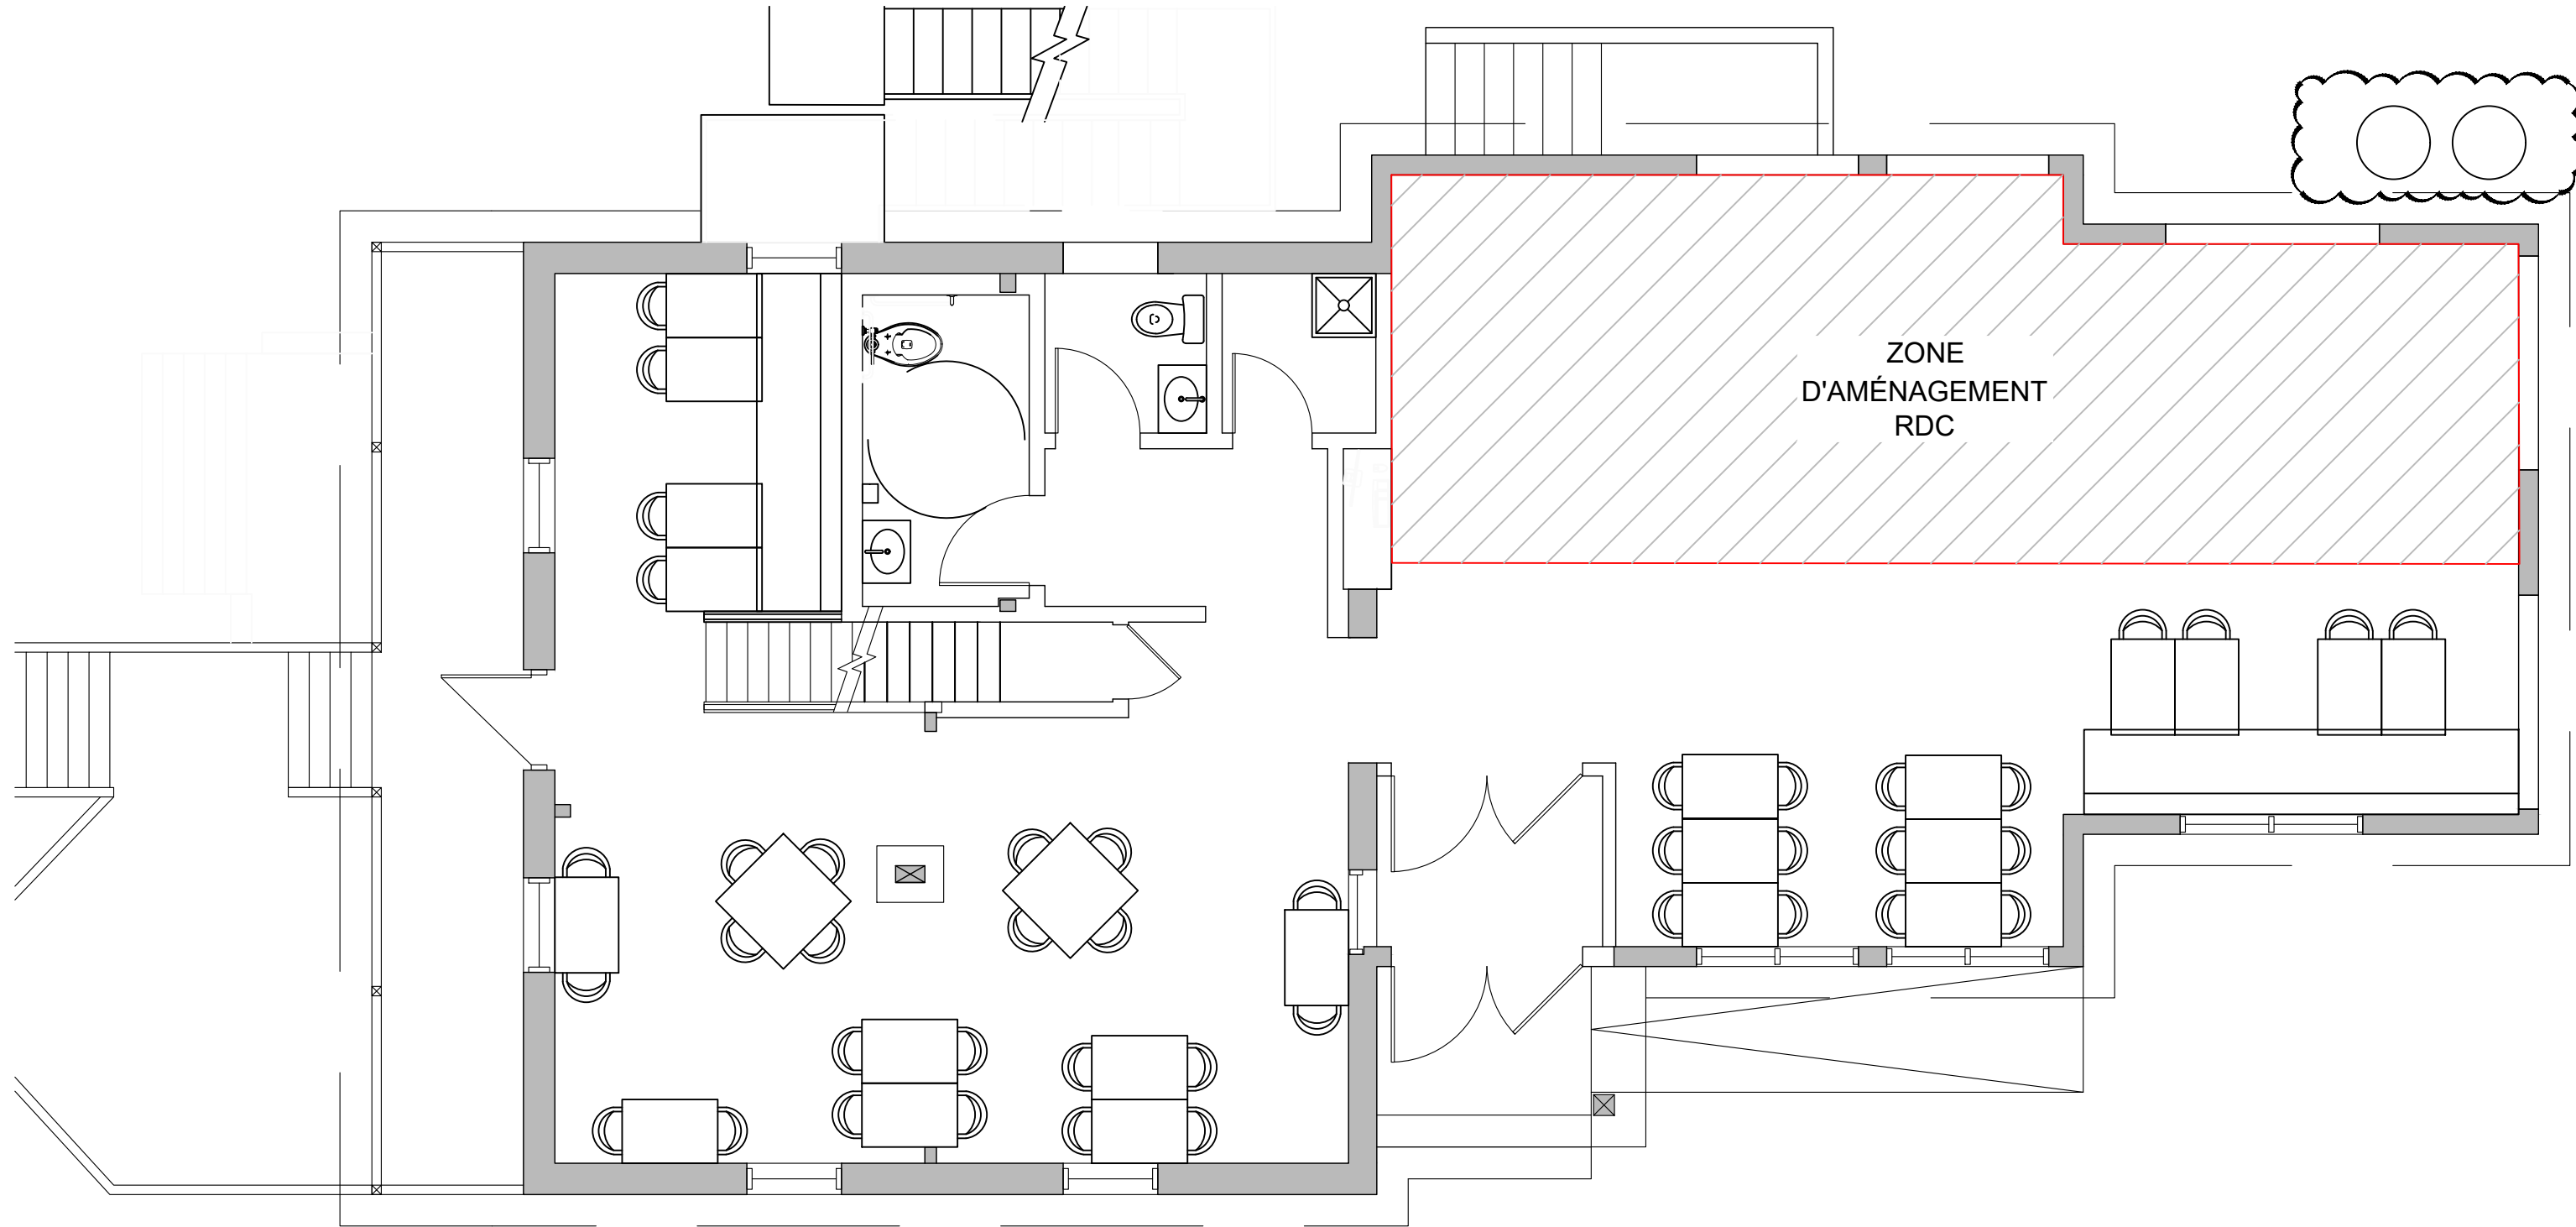

WWW.ATELIERDUCHEF.COM
(866) 682-5643
BOUCHERVILLE | QUÉBEC | SAGUENAY

CLIENT

MOÏSE
LAC-ETCHEMIN


200 2E AVENUE, LAC-ETCHEMIN, QC
G0R 1S0

AUCUNE PARTIE DE CE DESSIN / CONCEPTION
NE PEUT ÊTRE REPRODUITE OU UTILISÉE
SANS L'AUTORISATION ÉCRITE PRÉALABLE
D ' A T E L I E R D U C H E F .

POUR CONSTRUCTION

8	POUR CONSTRUCTION	03-09-2024
7	POUR SOUMISSION	15-08-2024
6	RÉIMPLANTATION	06-08-2024
5	POUR SOUMISSION	18-07-2024
4	POUR SOUMISSION	16-07-2024
3	POUR SOUMISSION	12-07-2024
2	PLAN PRÉLIMINAIRE	13-06-2024
1	PLAN PRÉLIMINAIRE	22-05-2024
VER.	DESCRIPTION	DATE

TITRE	
NOTES GÉNÉRALES	
CHARGÉ DE PROJET	
MAXIME HARVEY	
(581) 889 - 1569 MAXIME.HARVEY@ATELIERDUCHEF.COM	
DESSINATEUR / CONCEPTEUR	
ABDELLAH IDIZAL	
ÉCHELLE	PROJET
N.A.E.	QC0164
FORMAT	PAGE
24 x 36	SA-00

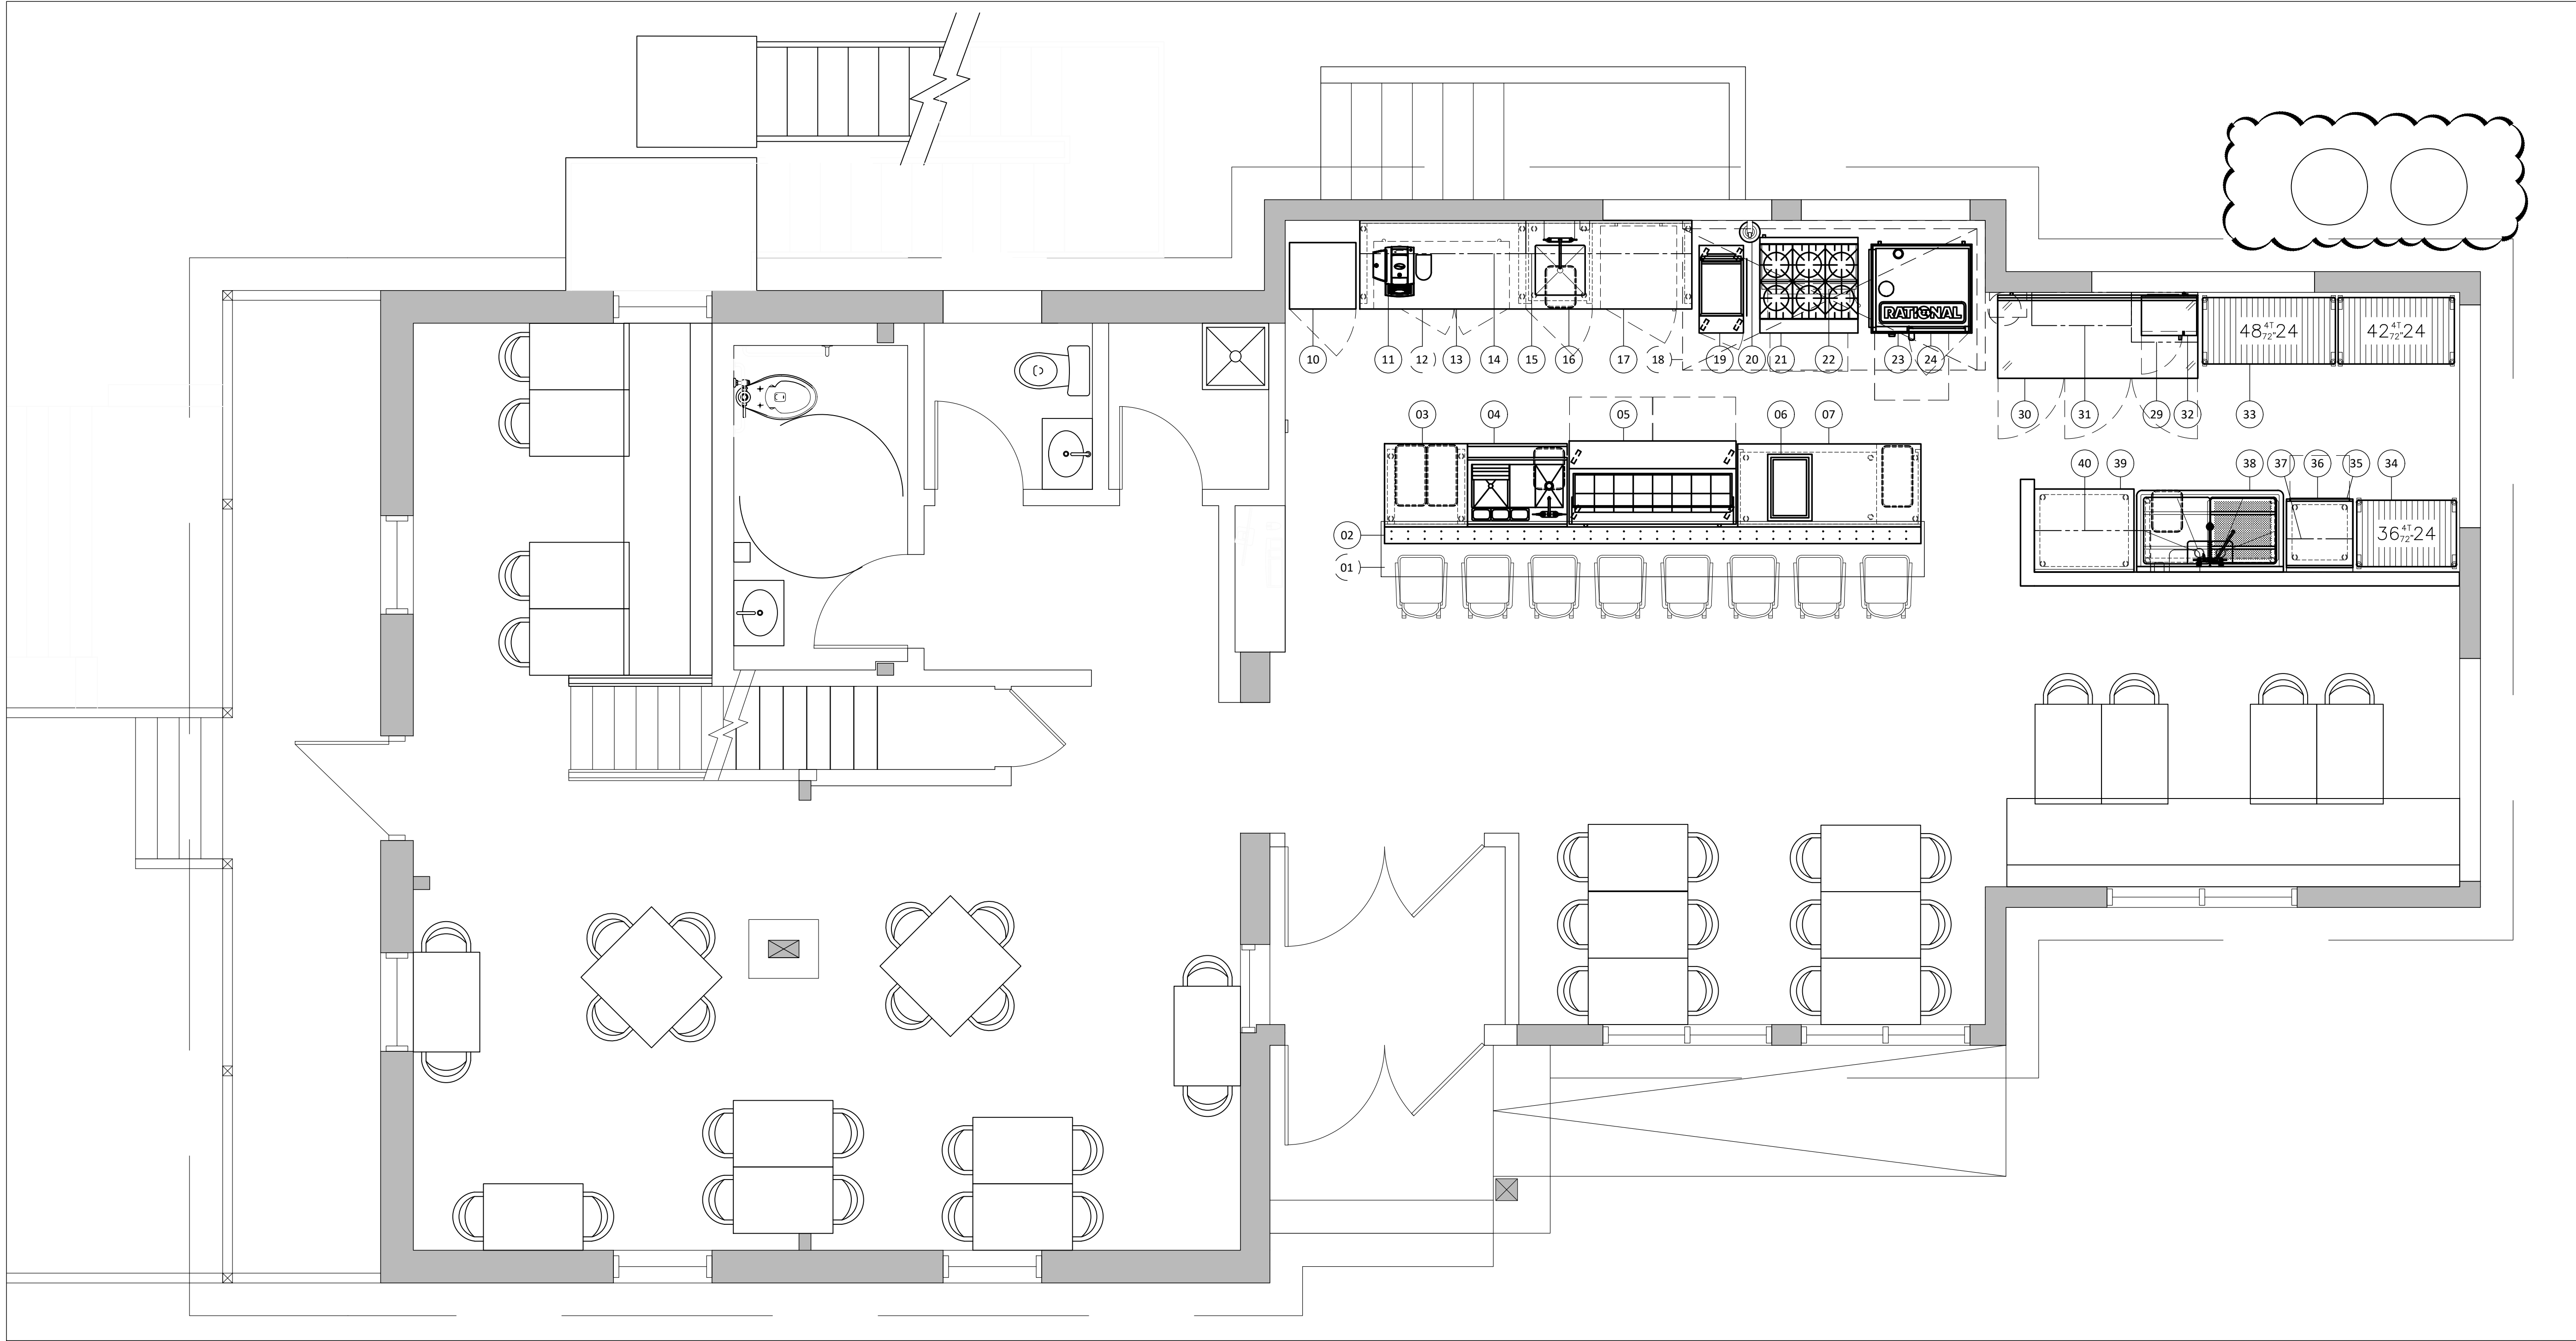

WWW.ATELIERDUCHEF.COM
(866) 682-5643
BOUCHERVILLE | QUÉBEC | SAGUENAY

CLIENT

MOÏSE
LAC-ETCHEMIN

200 2E AVENUE, LAC-ETCHEMIN, QC
G0R 1S0

AUCUNE PARTIE DE CE DESSIN / CONCEPTION
NE PEUT ÊTRE REPRODUITE OU UTILISÉE
SANS L'AUTORISATION ÉCRITE PRÉALABLE
D'ATELIER DU CHEF.

POUR CONSTRUCTION

8	POUR CONSTRUCTION	03-09-2024
7	POUR SOUMISSION	15-08-2024
6	RÉIMPLANTATION	06-08-2024
5	POUR SOUMISSION	18-07-2024
4	POUR SOUMISSION	16-07-2024
3	POUR SOUMISSION	12-07-2024
2	PLAN PRÉLIMINAIRE	13-06-2024
1	PLAN PRÉLIMINAIRE	22-05-2024
VER.	DESCRIPTION	DATE

TITRE

AMÉNAGEMENT RDC

CHARGÉ DE PROJET

MAXIME HARVEY

(581) 889 - 1569
MAXIME.HARVEY@ATELIERDUCHEF.COM

DESSINATEUR / CONCEPTEUR

ABDELLAH IDIZAL

ÉCHELLE

3/8"=1'-0"

FORMAT


24 x 36

PROJET

QC0164

PAGE

SA-01

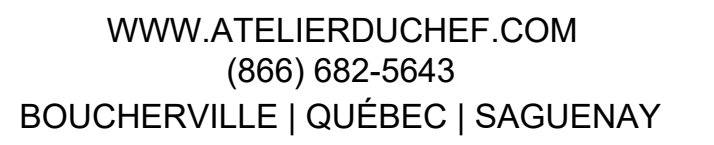

CLIENT

200 2E AVENUE, LAC-ETCHEMIN, QC
G0R 1S0

AUCUNE PARTIE DE CE DESSIN / CONCEPTION
NE PEUT ÊTRE REPRODUITE OU UTILISÉE
SANS L'AUTORISATION ÉCRITE PRÉALABLE
DE L'ATELIER DU CHEF.

POUR CONSTRUCTION I

8	POUR CONSTRUCTION	03-09-2024
7	POUR SOUMISSION	15-08-2024
6	RÉIMPLANTATION	06-08-2024
5	POUR SOUMISSION	18-07-2024
4	POUR SOUMISSION	16-07-2024
3	POUR SOUMISSION	12-07-2024
2	PLAN PRÉLIMINAIRE	13-06-2024
1	PLAN PRÉLIMINAIRE	22-05-2024
VER.	DESCRIPTION	DATE

TITRE

AMÉNAGEMENT SOUS-SOL - B


CHARGÉ DE PROJET

(581) 889 - 1569
MAXIME.HARVEY@ATELIERDUCHEF.COM

DESSINATEUR / CONCEPTEUR

ABDELLAH IDIZAL

ÉCHELLE	PROJET
3/8"=1'-0"	QC0164
FORMAT	PAGE
24 x 36	SA-02

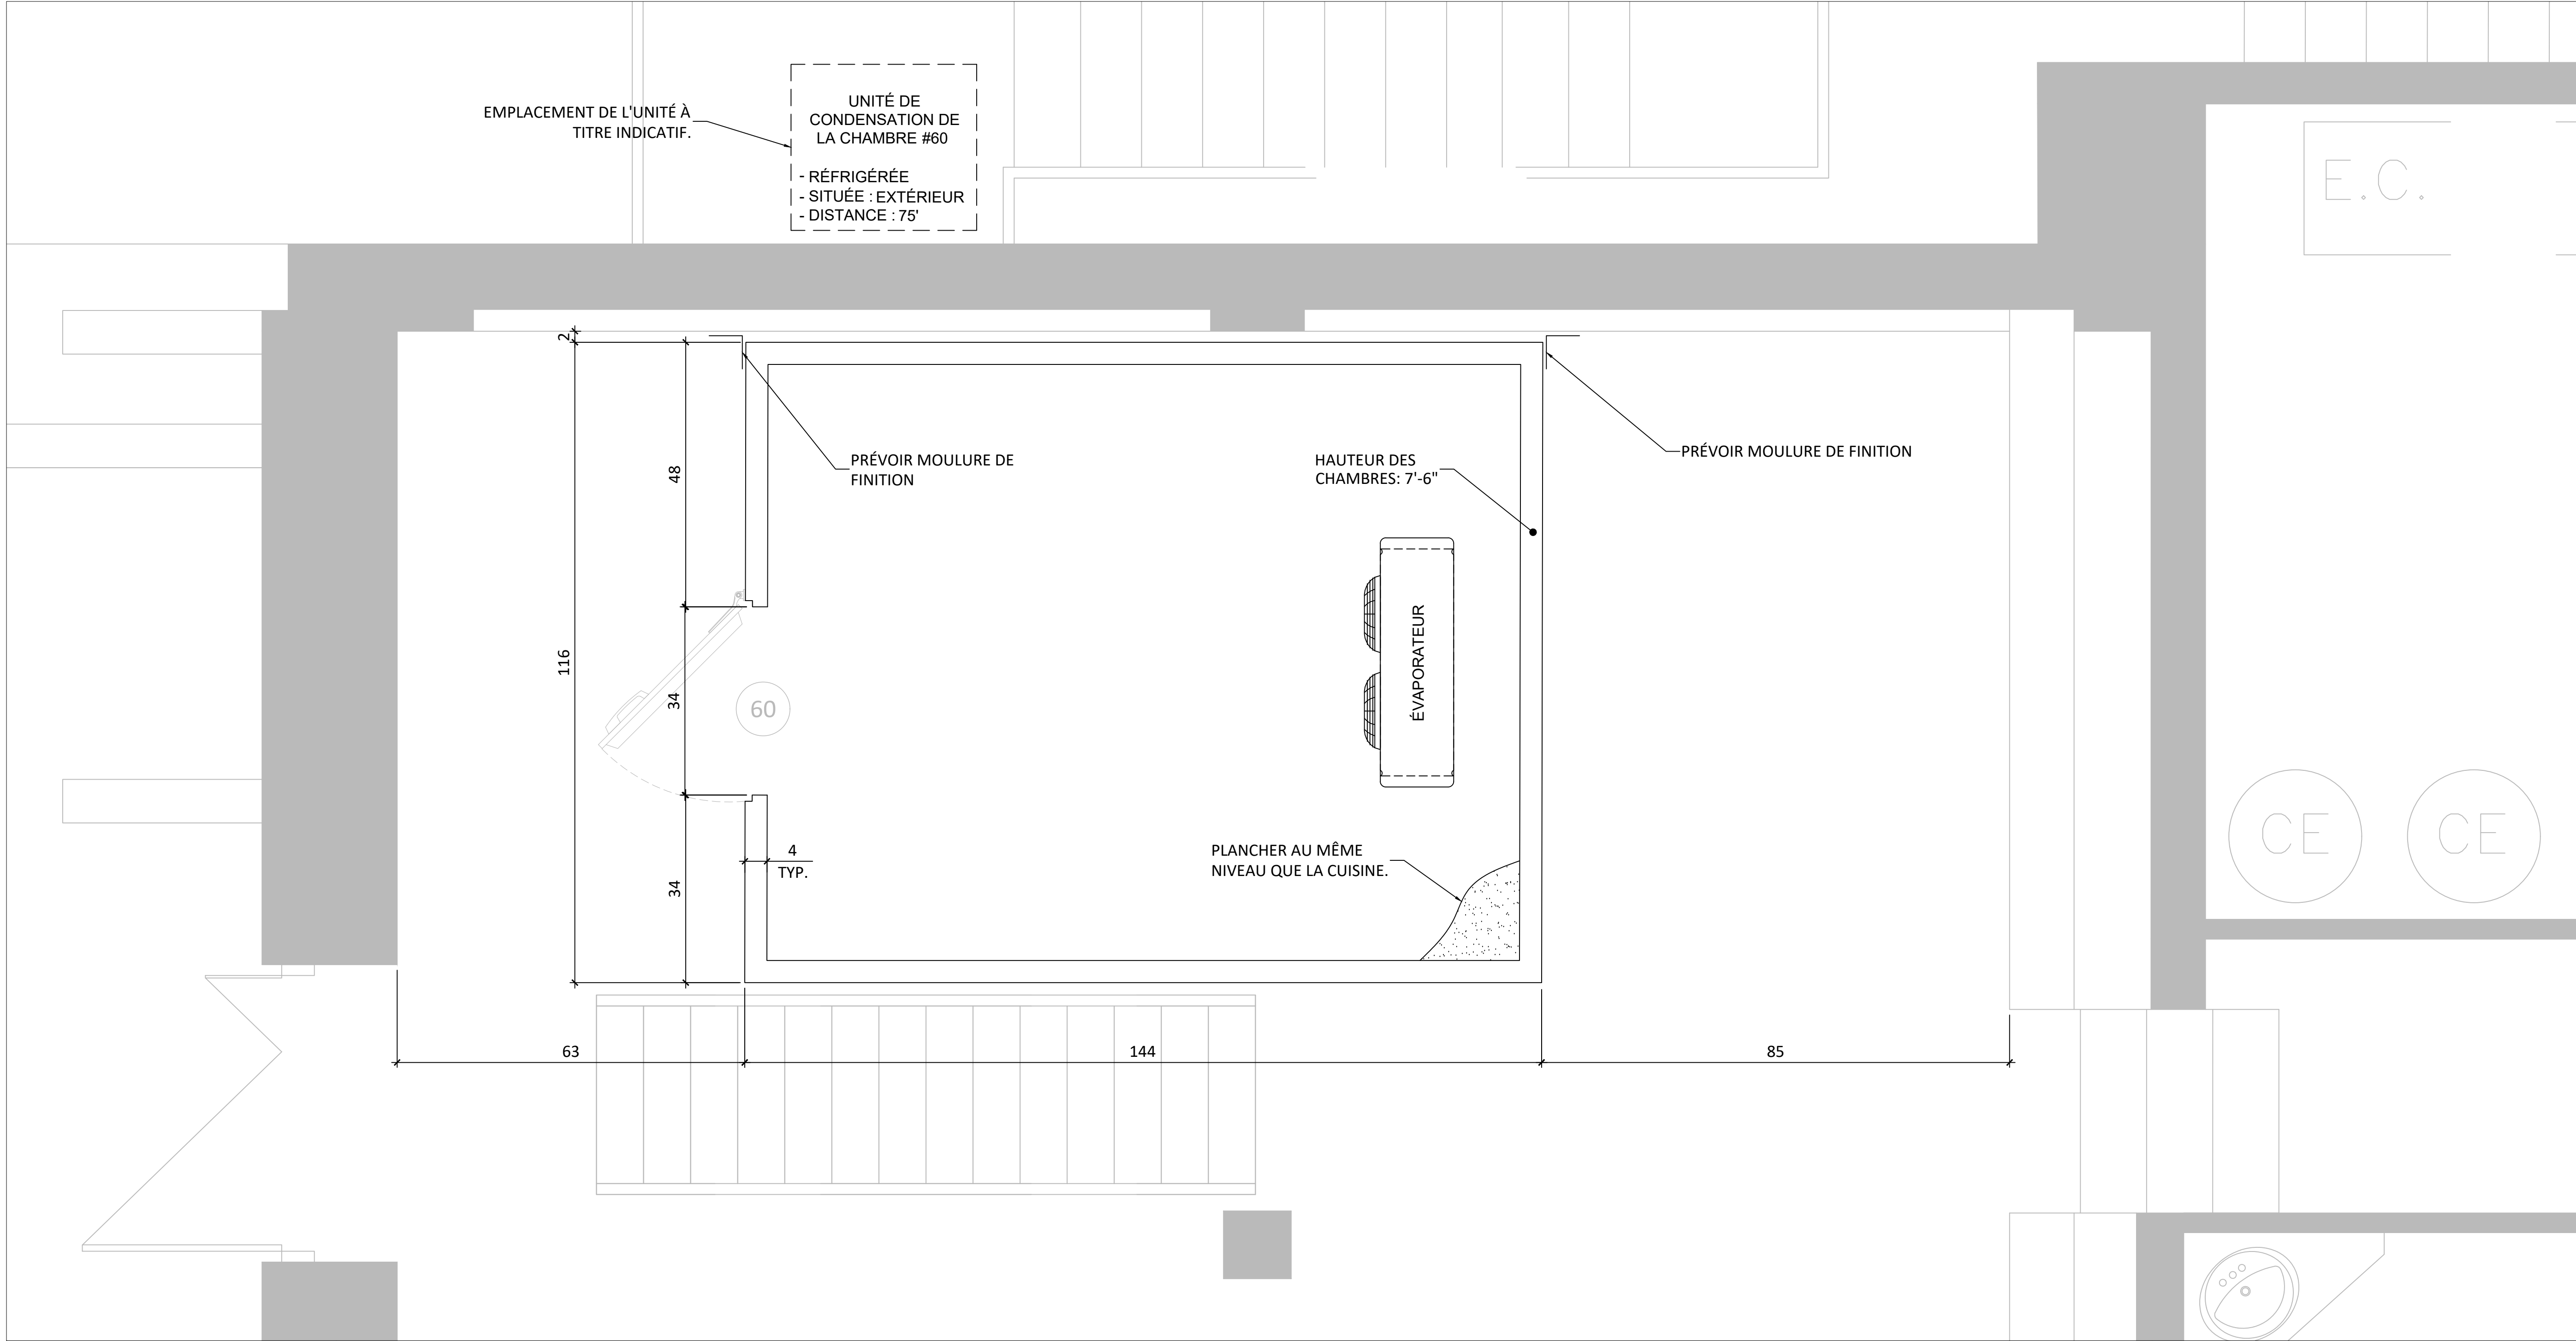

WWW.ATELIERDUCHEF.COM
(866) 682-5643
BOUCHERVILLE | QUÉBEC | SAGUENAY

CLIENT

MOÏSE
LAC-ETCHEMIN

200 2E AVENUE, LAC-ETCHEMIN, QC
G0R 1S0

AUCUNE PARTIE DE CE DESSIN / CONCEPTION
NE PEUT ÊTRE REPRODUITE OU UTILISÉE
SANS L'AUTORISATION ÉCRITE PRÉALABLE
D ' A T E L I E R D U C H E F .

POUR CONSTRUCTION

8	POUR CONSTRUCTION	03-09-2024
7	POUR SOUMISSION	15-08-2024
6	RÉIMPLANTATION	06-08-2024
5	POUR SOUMISSION	18-07-2024
4	POUR SOUMISSION	16-07-2024
3	POUR SOUMISSION	12-07-2024
2	PLAN PRÉLIMINAIRE	13-06-2024
1	PLAN PRÉLIMINAIRE	22-05-2024
VER.	DESCRIPTION	DATE

TITRE
CHAMBRES FRIGORIFIQUES

CHARGÉ DE PROJET


MAXIME HARVEY

(581) 889 - 1569
MAXIME.HARVEY@ATELIERDUCHEF.COM

DESSINATEUR / CONCEPTEUR

ABDELLAH IDIZAL

ÉCHELLE	PROJET
3/4"=1'-0"	QC0164
FORMAT	PAGE
24 x 36	SA-03

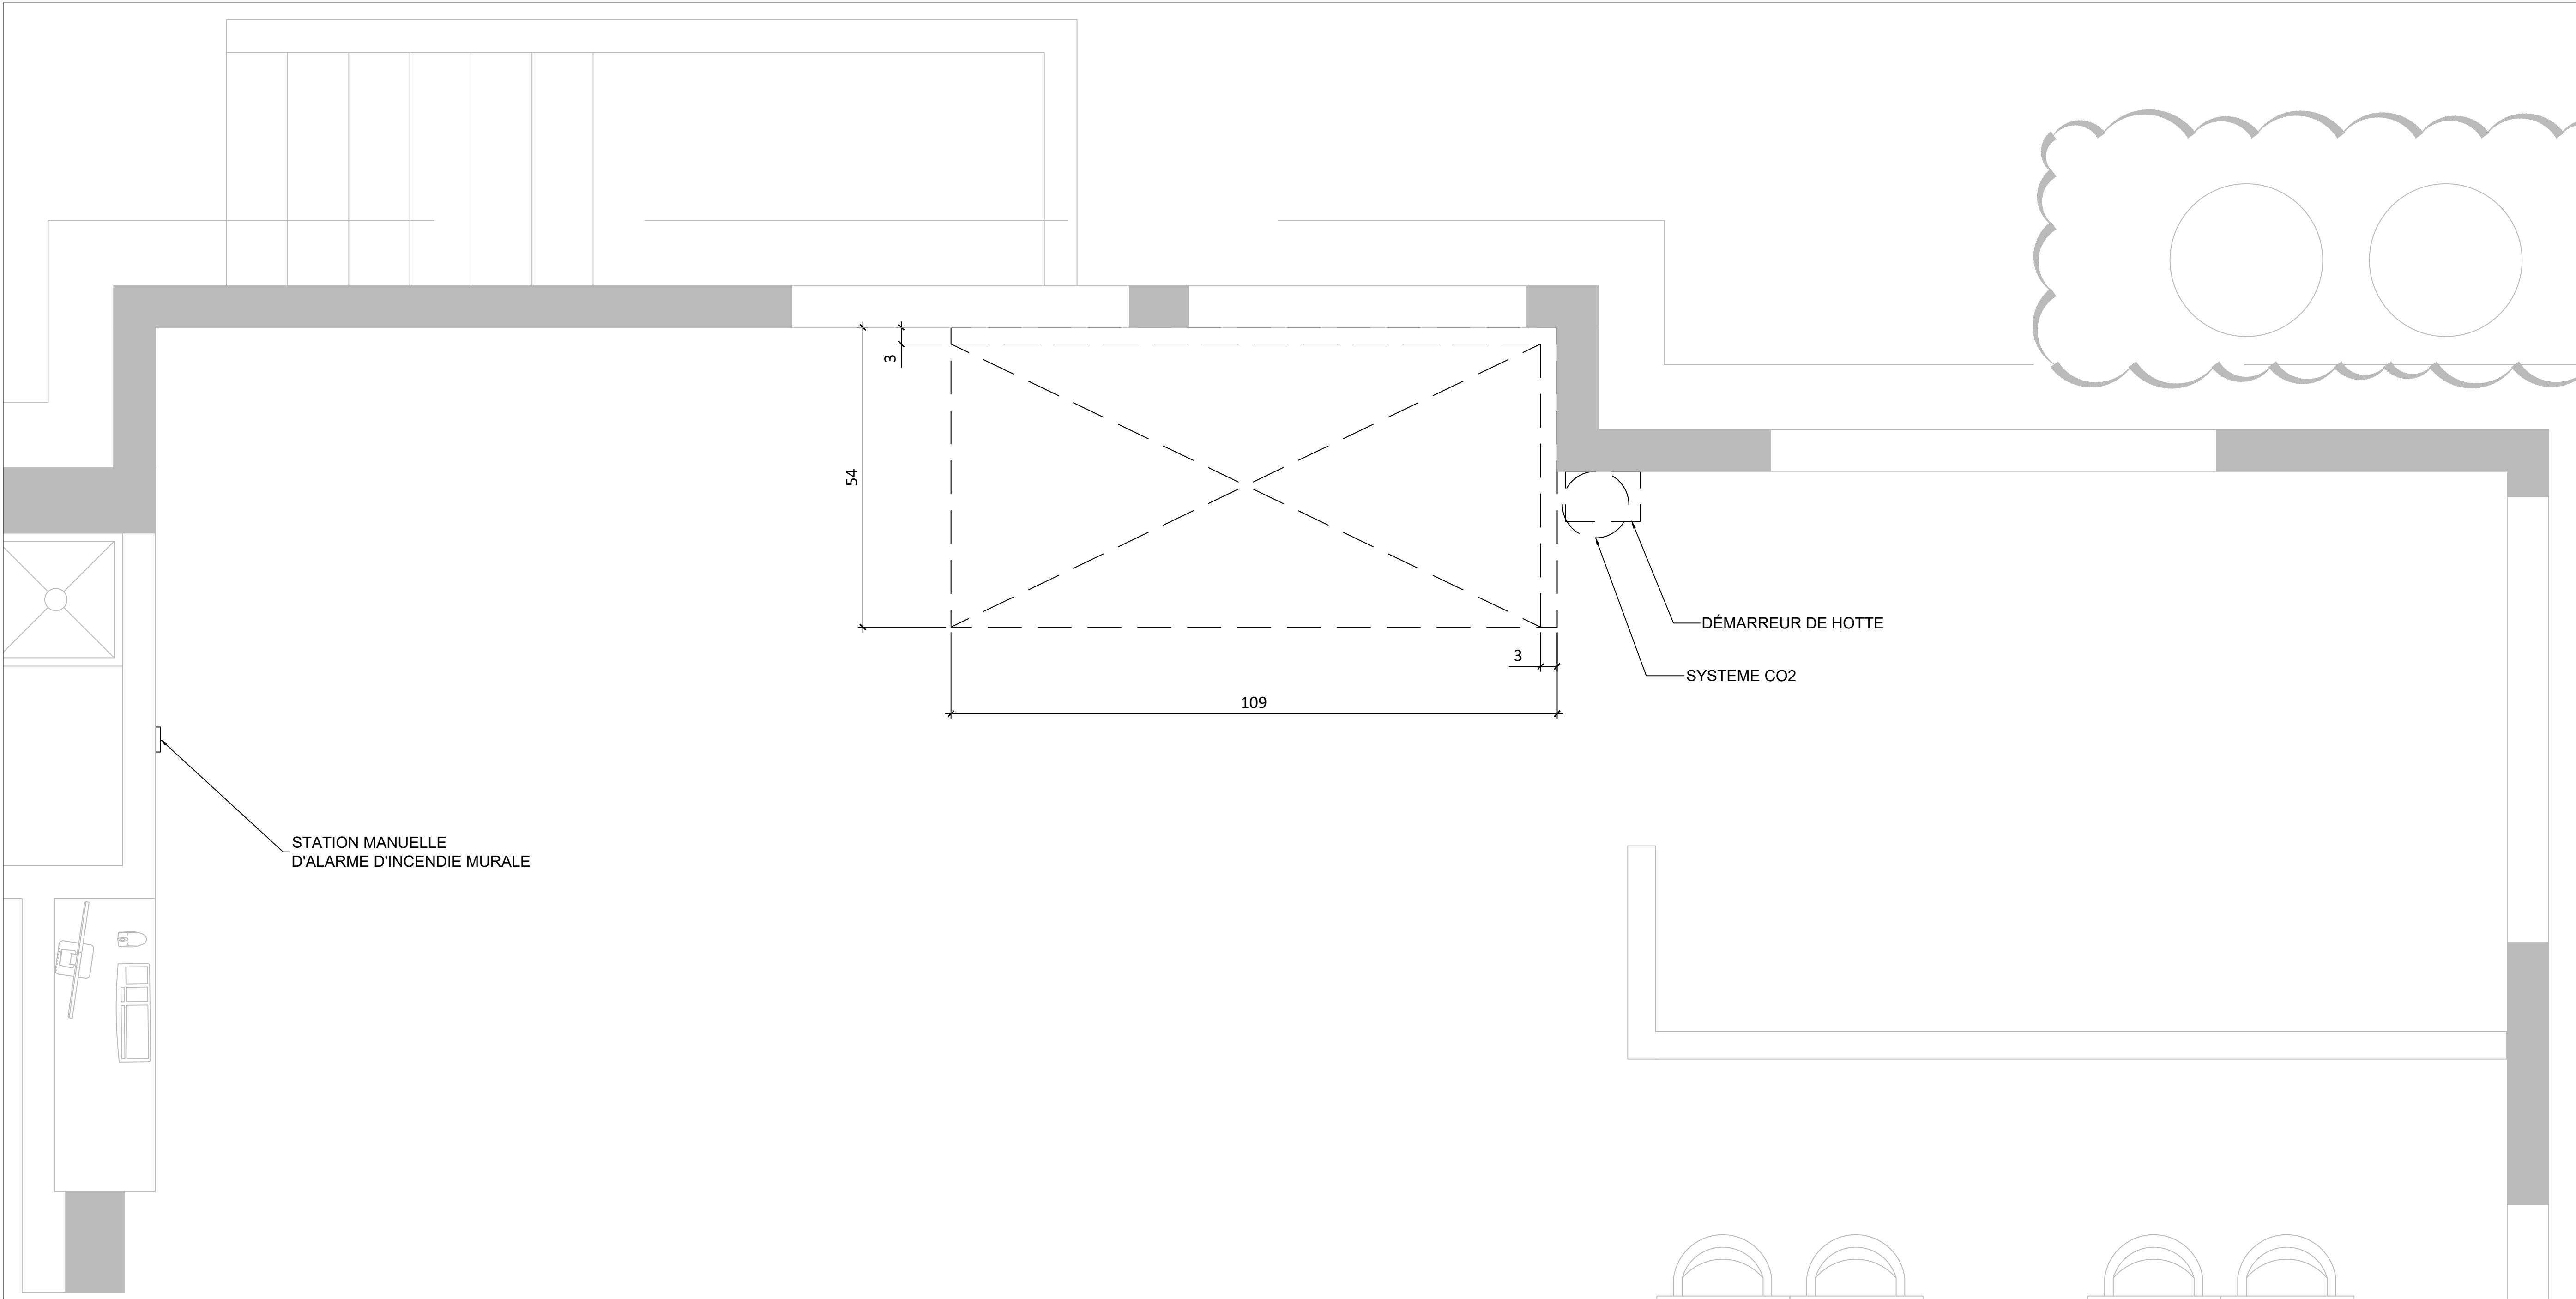

WWW.ATELIERDUCHEF.COM
(866) 682-5643
BOUCHERVILLE | QUÉBEC | SAGUENAY

CLIENT

MOÏSE
LAC-ETCHEMIN


200 2E AVENUE, LAC-ETCHEMIN, QC
G0R 1S0

AUCUNE PARTIE DE CE DESSIN / CONCEPTION
NE PEUT ÊTRE REPRODUITE OU UTILISÉE
SANS L'AUTORISATION ÉCRITE PRÉALABLE
D ' A T E L I E R D U C H E F .

POUR CONSTRUCTION

8	POUR CONSTRUCTION	03-09-2024
7	POUR SOUMISSION	15-08-2024
6	RÉIMPLANTATION	06-08-2024
5	POUR SOUMISSION	18-07-2024
4	POUR SOUMISSION	16-07-2024
3	POUR SOUMISSION	12-07-2024
2	PLAN PRÉLIMINAIRE	13-06-2024
1	PLAN PRÉLIMINAIRE	22-05-2024
VER.	DESCRIPTION	DATE

TITRE	
HOTTE DE VENTILATION	
CHARGÉ DE PROJET	
MAXIME HARVEY	
(581) 889 - 1569 MAXIME.HARVEY@ATELIERDUCHEF.COM	
DESSINATEUR / CONCEPTEUR	
ABDELLAH IDIZAL	
ÉCHELLE	PROJET
3/4"=1'-0"	QC0164
FORMAT	PAGE
24 x 36	SA-04

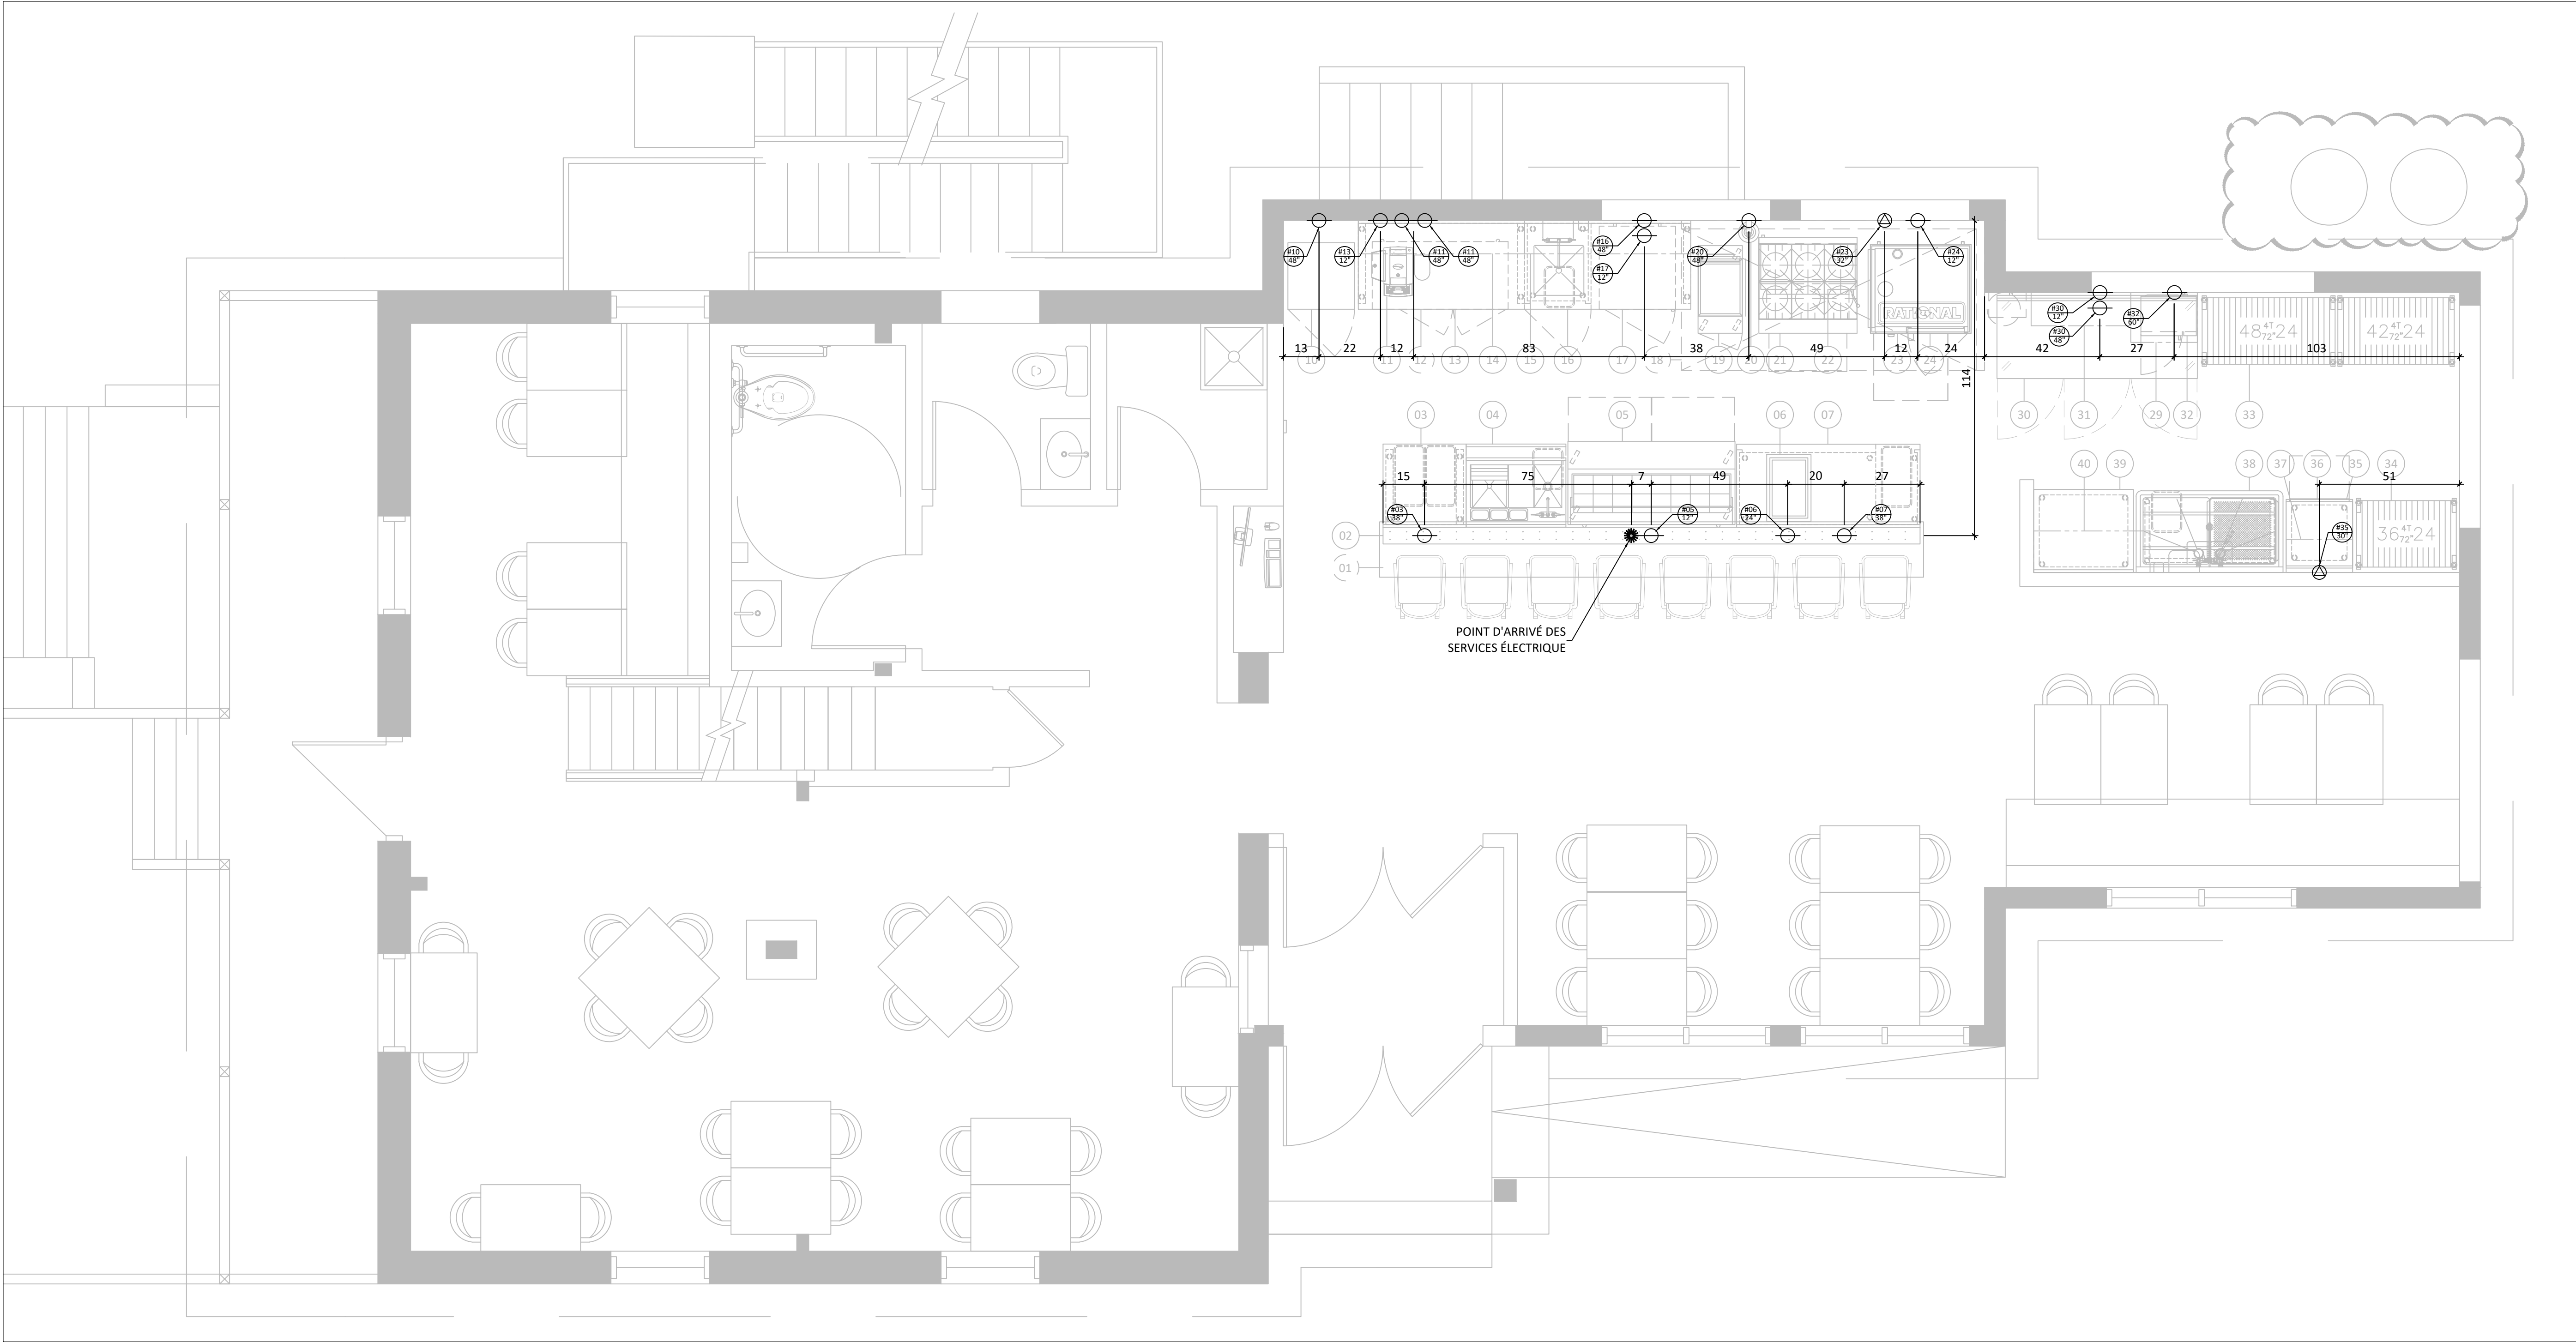

WWW.ATELIERDUCHEF.COM
(866) 682-5643
BOUCHERVILLE | QUÉBEC | SAGUENAY

CLIENT

MOÏSE
LAC-ETCHEMIN


200 2E AVENUE, LAC-ETCHEMIN, QC
G0R 1S0

AUCUNE PARTIE DE CE DESSIN / CONCEPTION
NE PEUT ÊTRE REPRODUITE OU UTILISÉE
SANS L'AUTORISATION ÉCRITE PRÉALABLE
D'ATELIER DU CHEF.

POUR CONSTRUCTION

8	POUR CONSTRUCTION	03-09-2024
7	POUR SOUMISSION	15-08-2024
6	RÉIMPLANTATION	06-08-2024
5	POUR SOUMISSION	18-07-2024
4	POUR SOUMISSION	16-07-2024
3	POUR SOUMISSION	12-07-2024
2	PLAN PRÉLIMINAIRE	13-06-2024
1	PLAN PRÉLIMINAIRE	22-05-2024
VER.	DESCRIPTION	DATE

TITRE	
ÉLECTRICITÉ - RDC	
CHARGÉ DE PROJET	
MAXIME HARVEY	
(581) 889 - 1569 MAXIME.HARVEY@ATELIERDUCHEF.COM	
DESSINATEUR / CONCEPTEUR	
ABDELLAH IDIZAL	
ÉCHELLE	PROJET
3/8"=1'-0"	QC0164
FORMAT	PAGE
24 x 36	SA-05

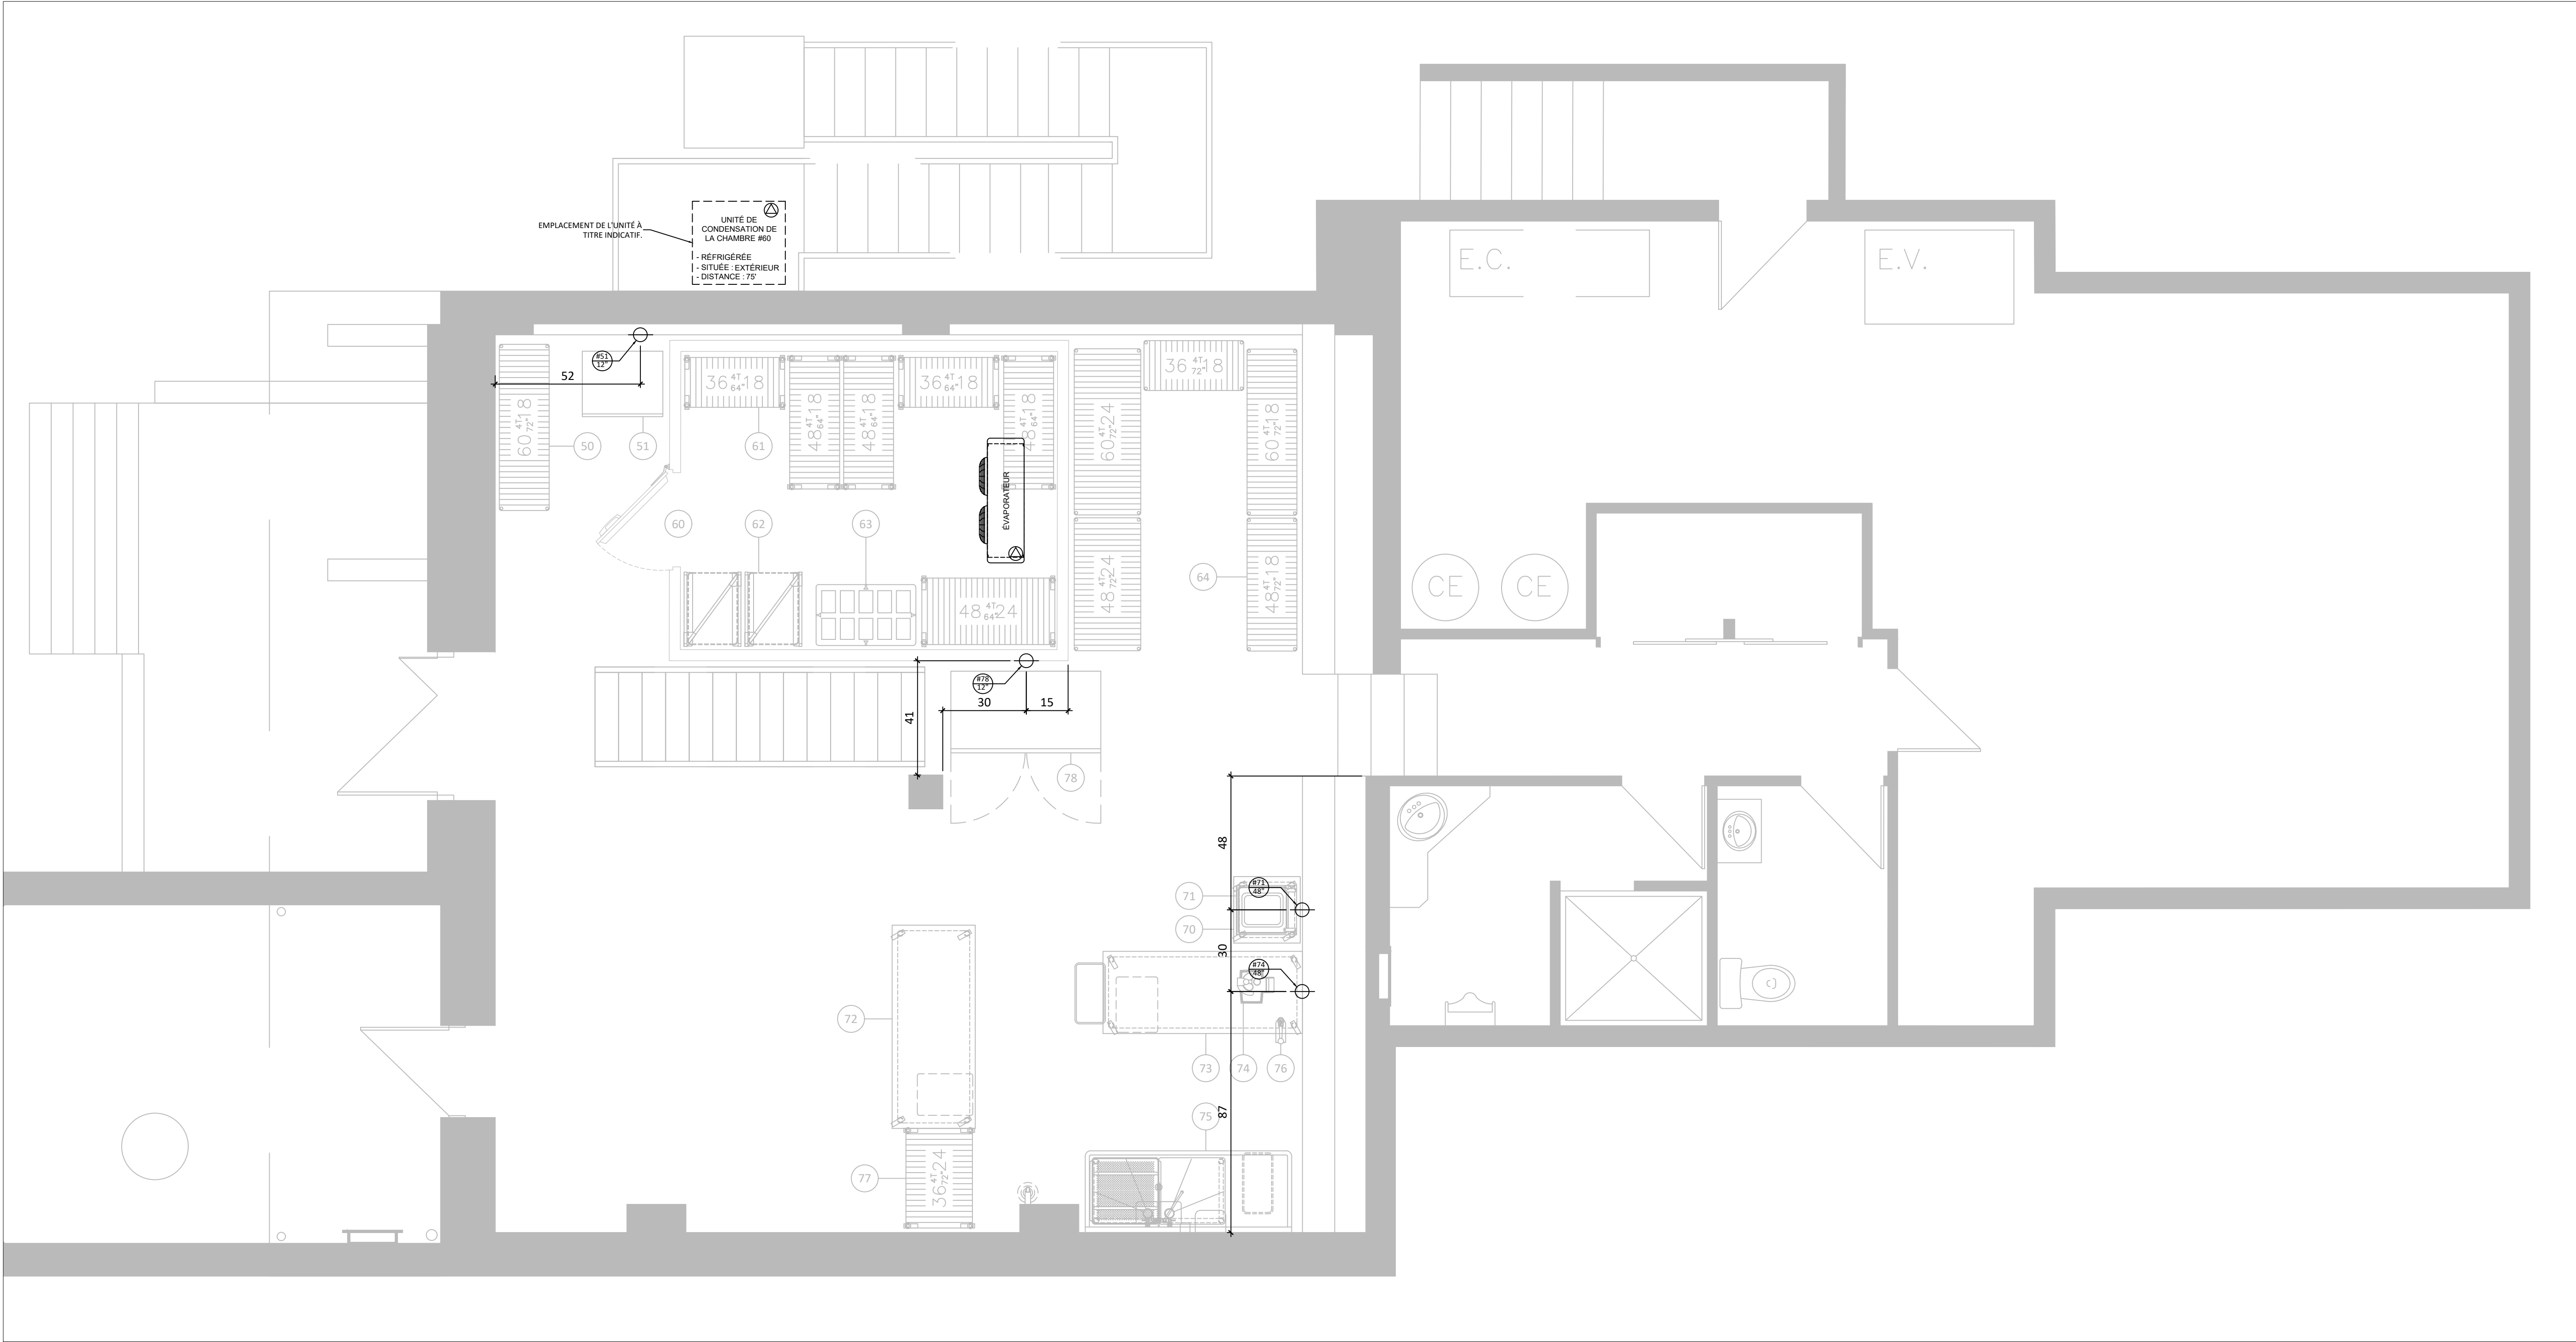

WWW.ATELIERDUCHEF.COM
(866) 682-5643
BOUCHERVILLE | QUÉBEC | SAGUENAY

CLIENT

MOÏSE
LAC-ETCHEMIN


200 2E AVENUE, LAC-ETCHEMIN, QC
G0R 1S0

AUCUNE PARTIE DE CE DESSIN / CONCEPTION
NE PEUT ÊTRE REPRODUITE OU UTILISÉE
SANS L'AUTORISATION ÉCRITE PRÉALABLE
D ' A T E L I E R D U C H E F .



8	POUR CONSTRUCTION	03-09-2024
7	POUR SOUMISSION	15-08-2024
6	RÉIMPLANTATION	06-08-2024
5	POUR SOUMISSION	18-07-2024
4	POUR SOUMISSION	16-07-2024
3	POUR SOUMISSION	12-07-2024
2	PLAN PRÉLIMINAIRE	13-06-2024
1	PLAN PRÉLIMINAIRE	22-05-2024
VER.	DESCRIPTION	DATE

TITRE	
ÉLECTRICITÉ - SOUS-SOL	
CHARGÉ DE PROJET	
MAXIME HARVEY	
(581) 889 - 1569 MAXIME.HARVEY@ATELIERDUCHEF.COM	
DESSINATEUR / CONCEPTEUR	
ABDELLAH IDIZAL	
ÉCHELLE	PROJET
3/8"=1'-0"	QC0164
FORMAT	PAGE
24 x 36	SA-06

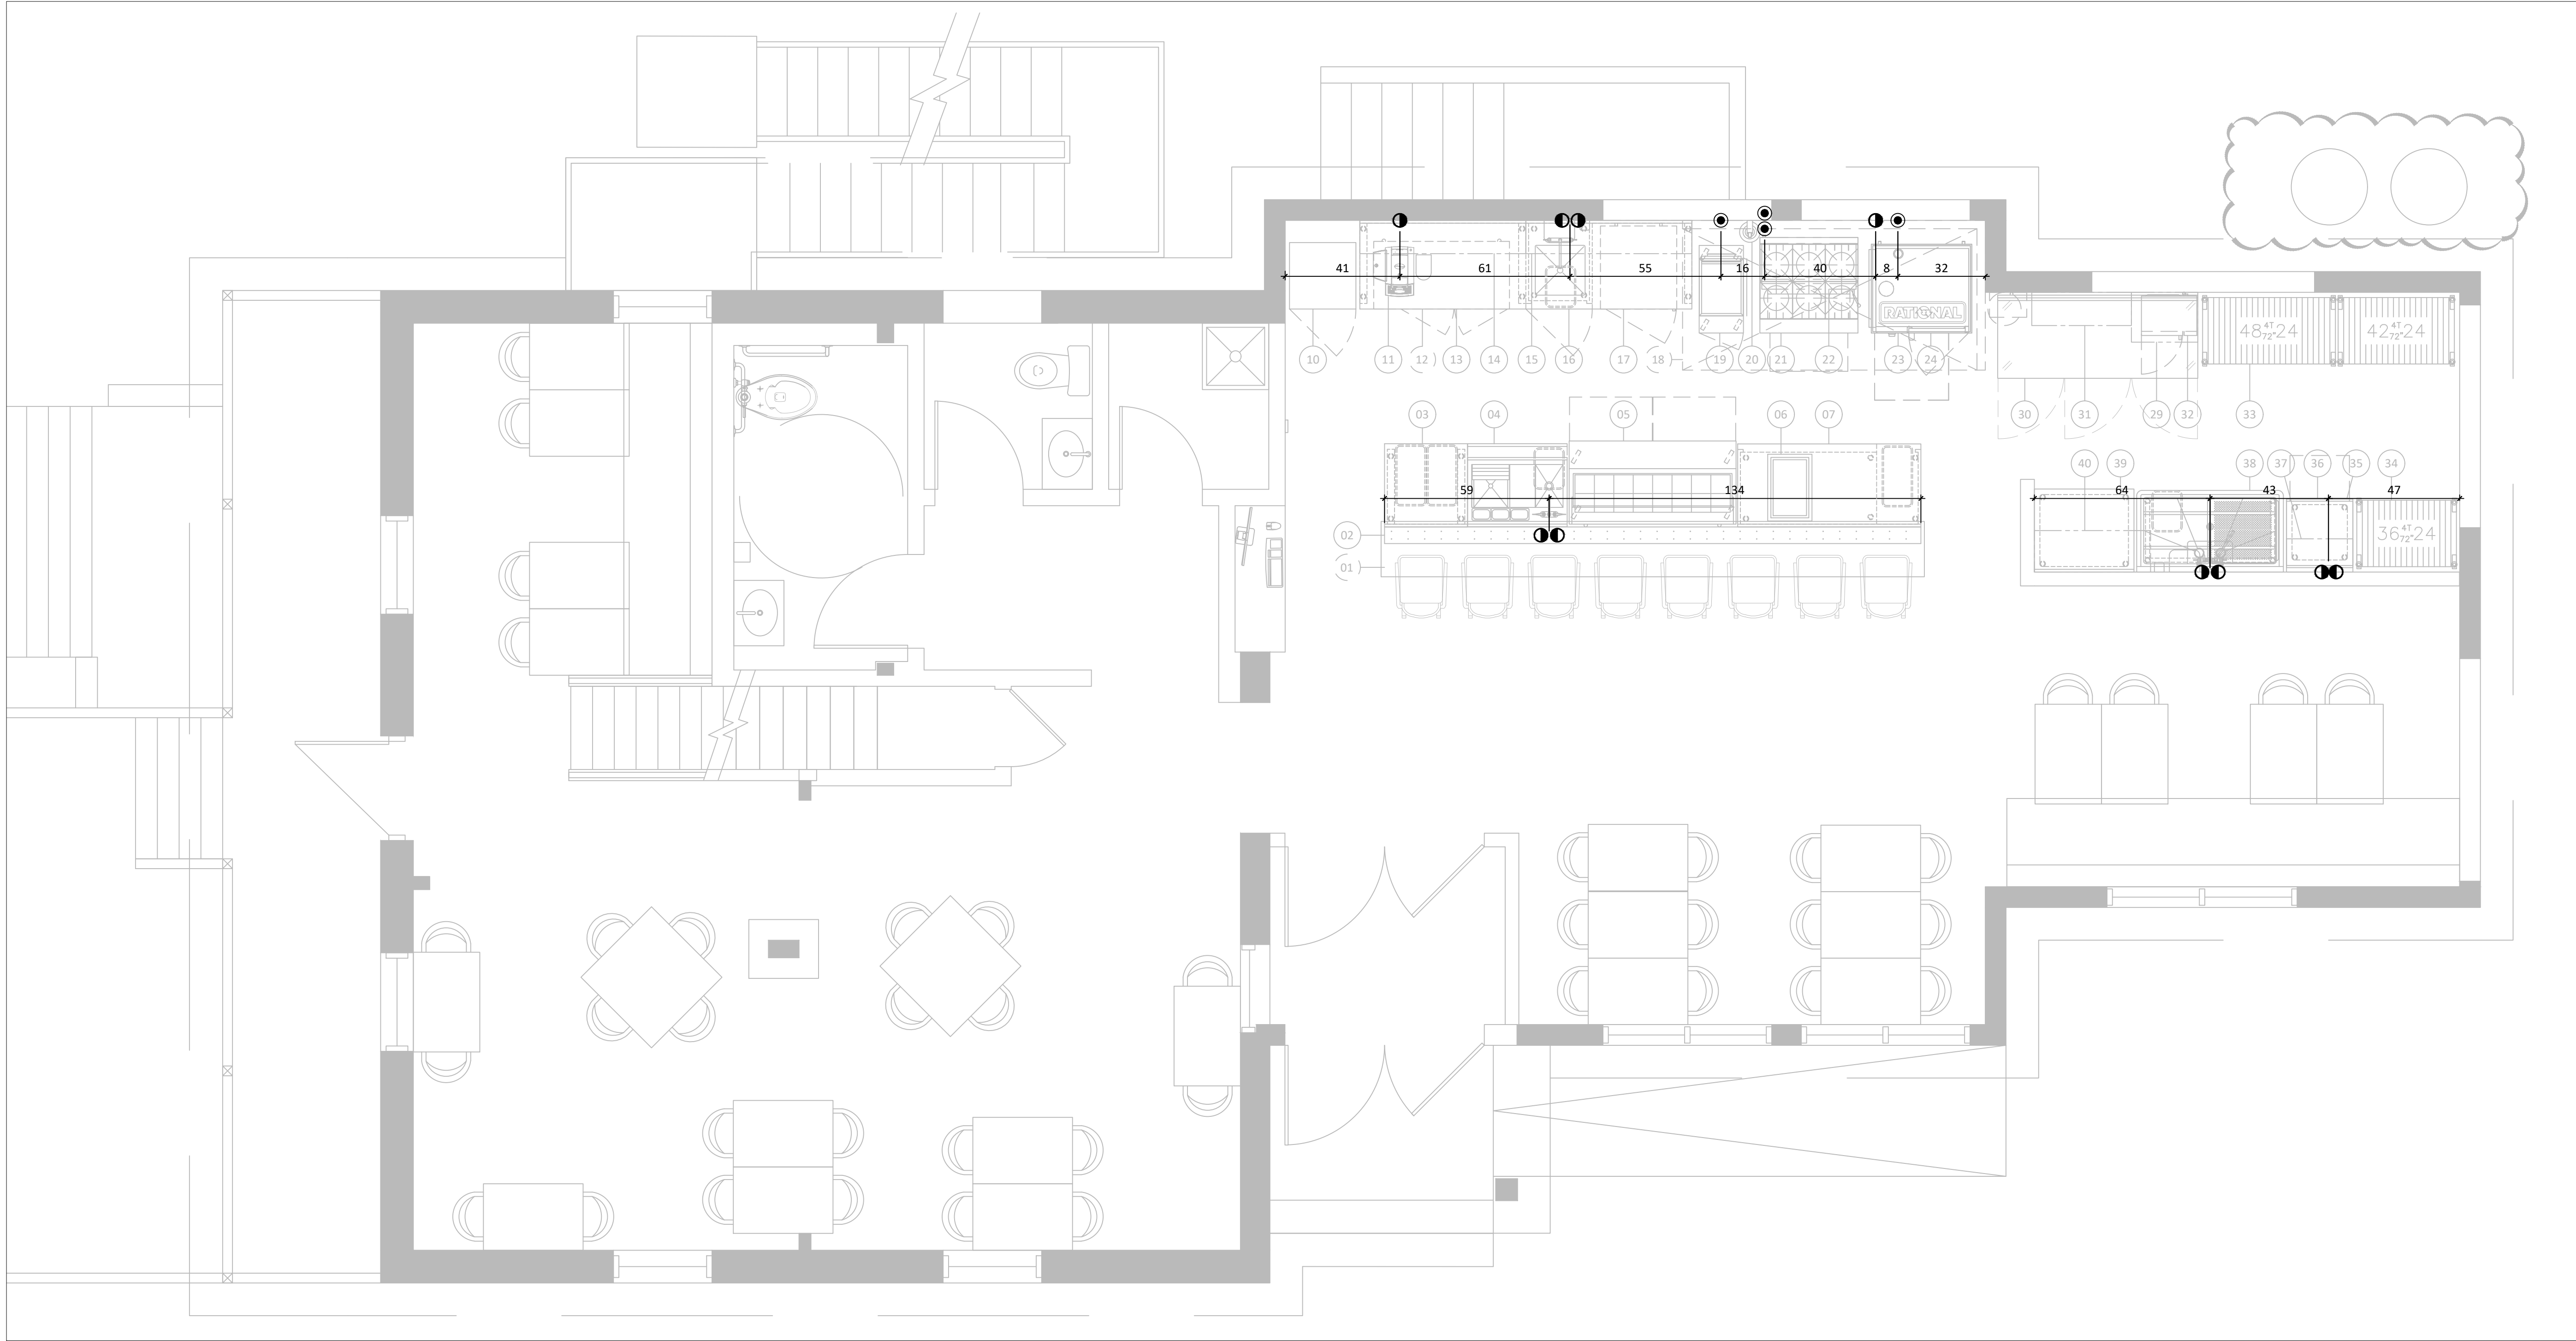

WWW.ATELIERDUCHEF.COM
(866) 682-5643
BOUCHERVILLE | QUÉBEC | SAGUENAY

CLIENT

MOÏSE
LAC-ETCHEMIN

200 2E AVENUE, LAC-ETCHEMIN, QC
G0R 1S0

AUCUNE PARTIE DE CE DESSIN / CONCEPTION
NE PEUT ÊTRE REPRODUITE OU UTILISÉE
SANS L'AUTORISATION ÉCRITE PRÉALABLE
D'ATELIER DU CHEF.

POUR CONSTRUCTION

8	POUR CONSTRUCTION	03-09-2024
7	POUR SOUMISSION	15-08-2024
6	RÉIMPLANTATION	06-08-2024
5	POUR SOUMISSION	18-07-2024
4	POUR SOUMISSION	16-07-2024
3	POUR SOUMISSION	12-07-2024
2	PLAN PRÉLIMINAIRE	13-06-2024
1	PLAN PRÉLIMINAIRE	22-05-2024
VER.	DESCRIPTION	DATE

TITRE

PLOMBERIE ET GAZ - RDC

CHARGÉ DE PROJET

MAXIME HARVEY

(581) 889 - 1569
MAXIME.HARVEY@ATELIERDUCHEF.COM

DESSINATEUR / CONCEPTEUR

ABDELLAH IDIZAL

ÉCHELLE

3/8"=1'-0"

FORMAT


24 x 36

PROJET

QC0164

PAGE

SA-07

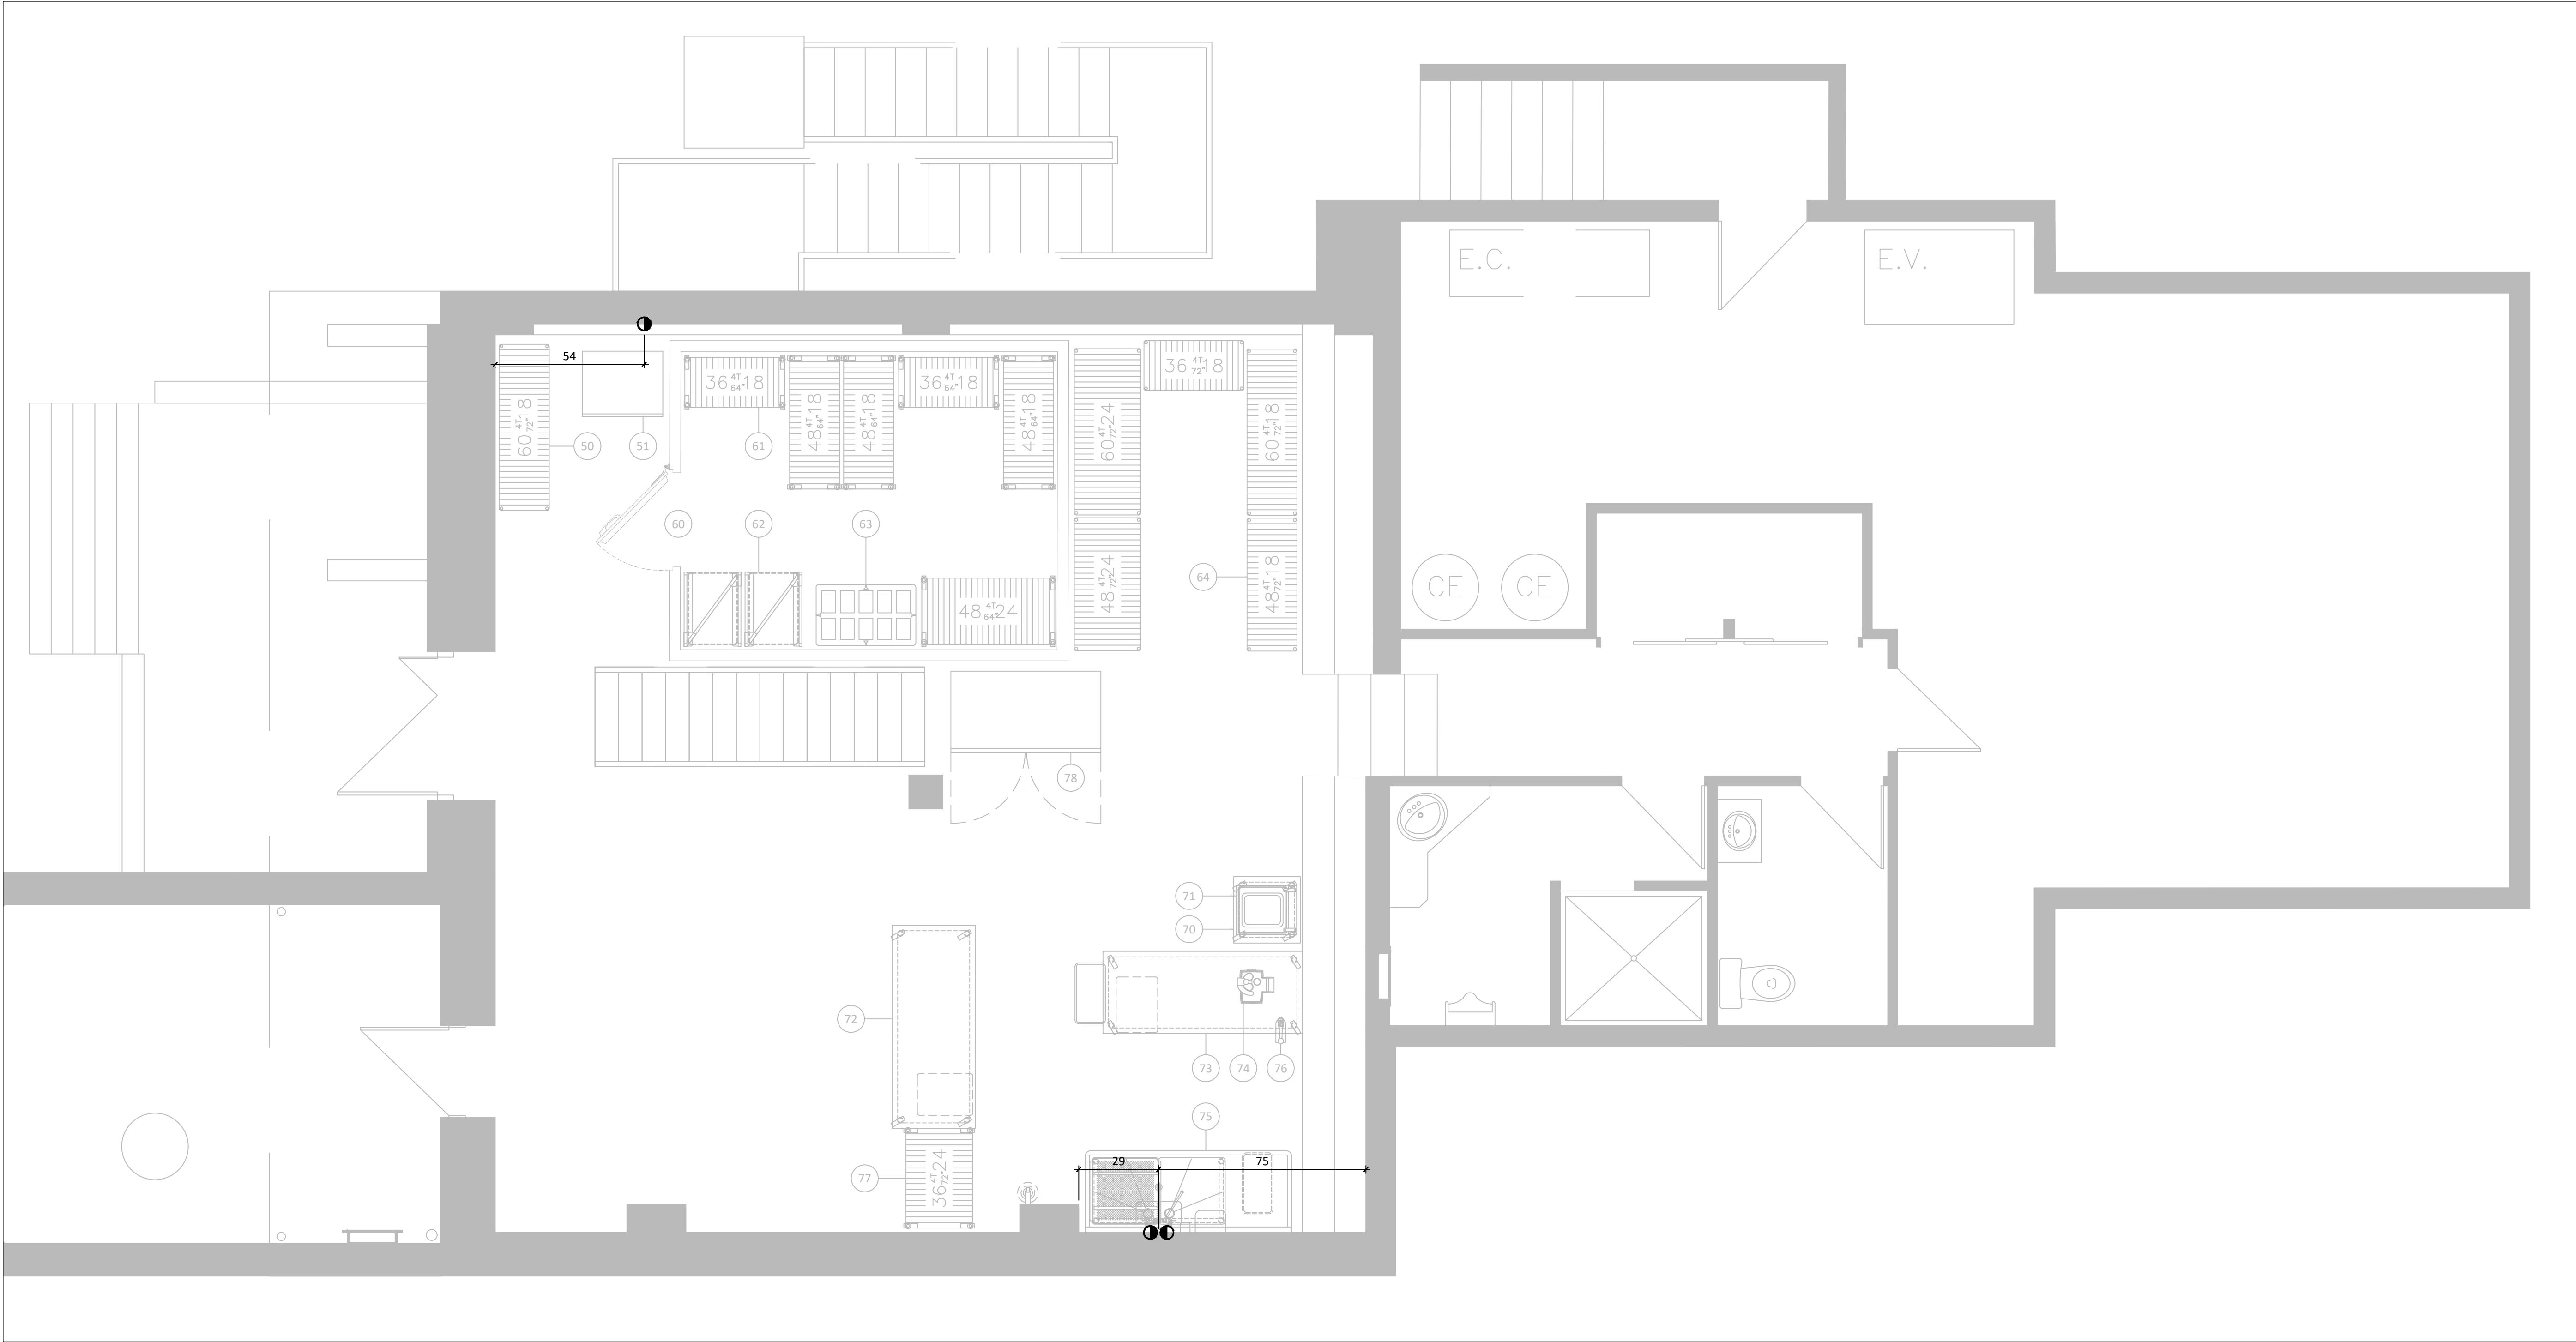

WWW.ATELIERDUCHEF.COM
(866) 682-5643
BOUCHERVILLE | QUÉBEC | SAGUENAY

CLIENT

MOÏSE
LAC-ETCHEMIN

200 2E AVENUE, LAC-ETCHEMIN, QC
G0R 1S0

AUCUNE PARTIE DE CE DESSIN / CONCEPTION
NE PEUT ÊTRE REPRODUITE OU UTILISÉE
SANS L'AUTORISATION ÉCRITE PRÉALABLE
D ' A T E L I E R D U C H E F .

POUR CONSTRUCTION

8	POUR CONSTRUCTION	03-09-2024
7	POUR SOUMISSION	15-08-2024
6	RÉIMPLANTATION	06-08-2024
5	POUR SOUMISSION	18-07-2024
4	POUR SOUMISSION	16-07-2024
3	POUR SOUMISSION	12-07-2024
2	PLAN PRÉLIMINAIRE	13-06-2024
1	PLAN PRÉLIMINAIRE	22-05-2024
VER.	DESCRIPTION	DATE

TITRE
PLOMBERIE ET GAZ - SOUS-SOL

CHARGÉ DE PROJET


MAXIME HARVEY

(581) 889 - 1569
MAXIME.HARVEY@ATELIERDUCHEF.COM

DESSINATEUR / CONCEPTEUR

ABDELLAH IDIZAL

ÉCHELLE	PROJET
3/8"=1'-0"	QC0164
FORMAT	PAGE
24 x 36	SA-08

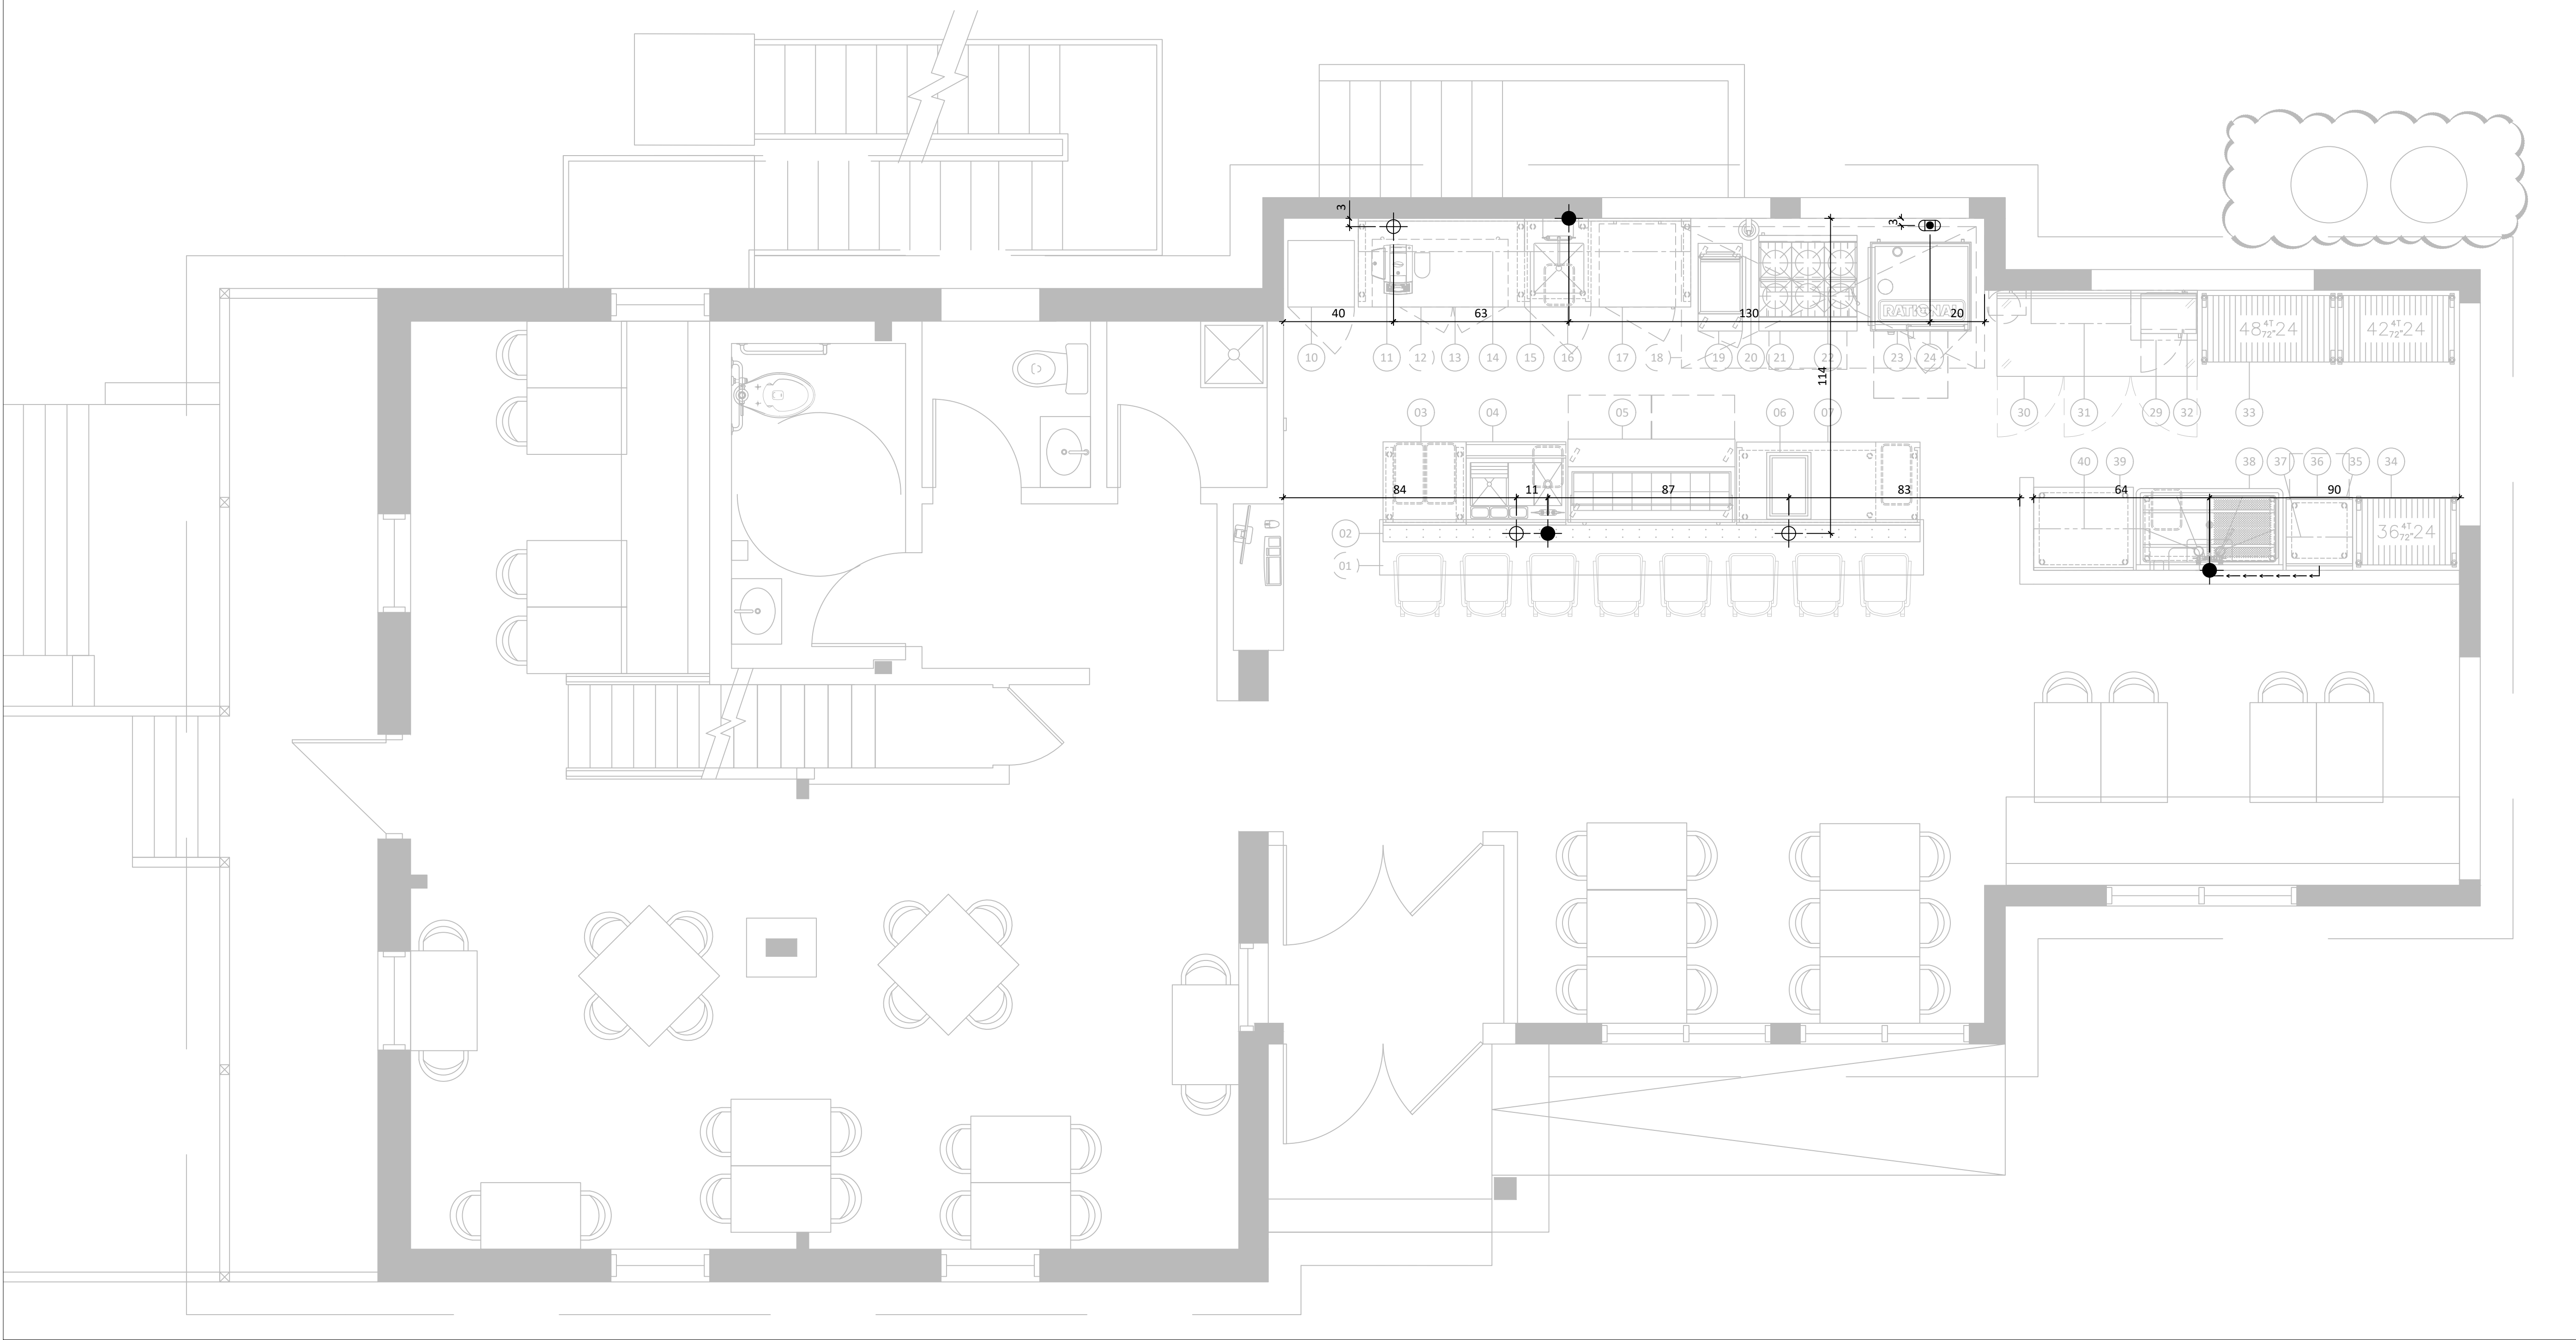

WWW.ATELIERDUCHEF.COM
(866) 682-5643
BOUCHERVILLE | QUÉBEC | SAGUENAY

CLIENT

MOÏSE
LAC-ETCHEMIN

200 2E AVENUE, LAC-ETCHEMIN, QC
G0R 1S0

AUCUNE PARTIE DE CE DESSIN / CONCEPTION
NE PEUT ÊTRE REPRODUITE OU UTILISÉE
SANS L'AUTORISATION ÉCRITE PRÉALABLE
D'ATELIER DU CHEF.

POUR CONSTRUCTION

8	POUR CONSTRUCTION	03-09-2024
7	POUR SOUMISSION	15-08-2024
6	RÉIMPLANTATION	06-08-2024
5	POUR SOUMISSION	18-07-2024
4	POUR SOUMISSION	16-07-2024
3	POUR SOUMISSION	12-07-2024
2	PLAN PRÉLIMINAIRE	13-06-2024
1	PLAN PRÉLIMINAIRE	22-05-2024
VER.	DESCRIPTION	DATE

TITRE

DRAINAGE - RDC

CHARGÉ DE PROJET

MAXIME HARVEY

(581) 889 - 1569
MAXIME.HARVEY@ATELIERDUCHEF.COM

DESSINATEUR / CONCEPTEUR

ABDELLAH IDIZAL

ÉCHELLE

3/8"=1'-0"

FORMAT


24 x 36

PROJET

QC0164

PAGE

SA-09

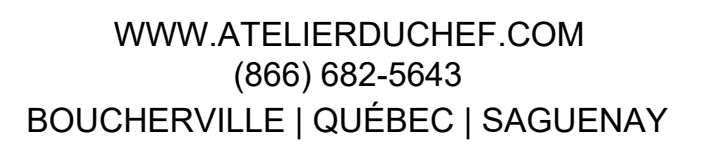

CLIENT

200 2E AVENUE, LAC-ETCHEMIN, QC
G0R 1S0

AUCUNE PARTIE DE CE DESSIN / CONCEPTION
NE PEUT ÊTRE REPRODUITE OU UTILISÉE
SANS L'AUTORISATION ÉCRITE PRÉALABLE
D'ATELIER DU CHEF.

POUR CONSTRUCTION I

8	POUR CONSTRUCTION	03-09-2024
7	POUR SOUMISSION	15-08-2024
6	RÉIMPLANTATION	06-08-2024
5	POUR SOUMISSION	18-07-2024
4	POUR SOUMISSION	16-07-2024
3	POUR SOUMISSION	12-07-2024
2	PLAN PRÉLIMINAIRE	13-06-2024
1	PLAN PRÉLIMINAIRE	22-05-2024
VER.	DESCRIPTION	DATE

TITRE

DRAINAGE - SOUS-SOL


CHARGÉ DE PROJET

MAXIME.HARVEY@ATELIERDUCHEF.COM

DESSINATEUR / CONCEPTEUR

ABDELLAH IDIZAL

<u>ÉCHELLE</u>	<u>PROJET</u>
3/8"=1'-0"	QC0164
<u>FORMAT</u>	<u>PAGE</u>
24 x 36	SA-10

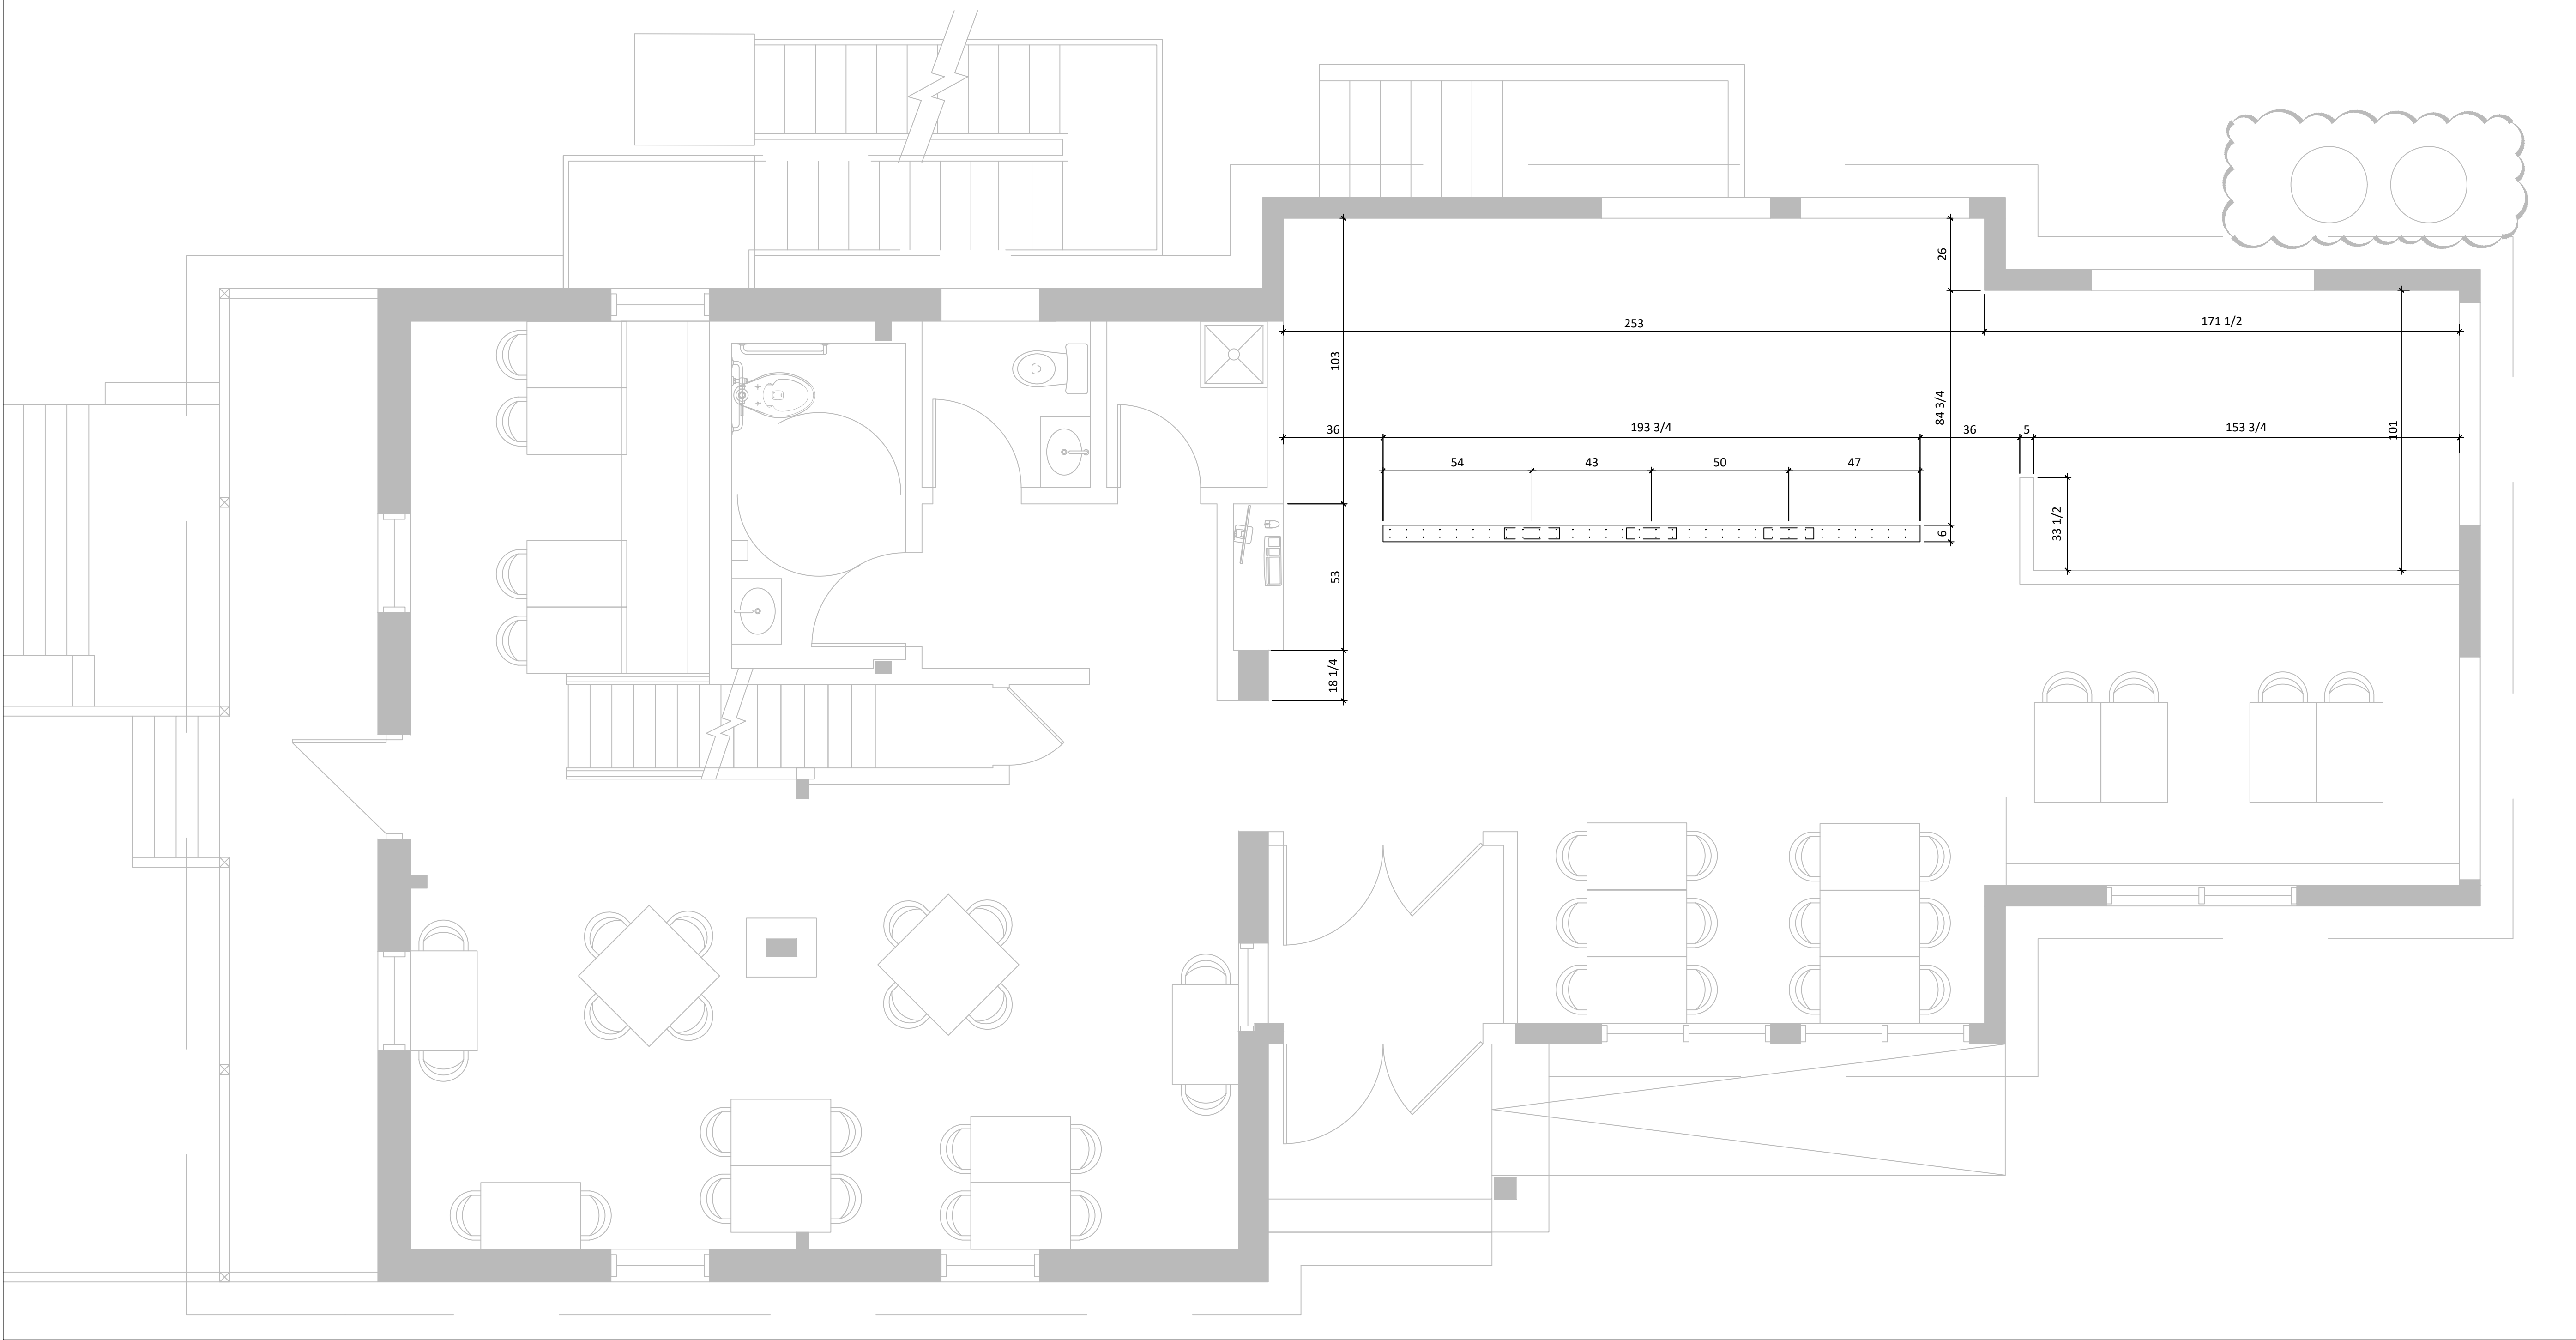

WWW.ATELIERDUCHEF.COM
(866) 682-5643
BOUCHERVILLE | QUÉBEC | SAGUENAY

CLIENT

MOÏSE
LAC-ETCHEMIN

200 2E AVENUE, LAC-ETCHEMIN, QC
G0R 1S0

AUCUNE PARTIE DE CE DESSIN / CONCEPTION
NE PEUT ÊTRE REPRODUITE OU UTILISÉE
SANS L'AUTORISATION ÉCRITE PRÉALABLE
D ' A T E L I E R D U C H E F .

POUR CONSTRUCTION

8	POUR CONSTRUCTION	03-09-2024
7	POUR SOUMISSION	15-08-2024
6	RÉIMPLANTATION	06-08-2024
5	POUR SOUMISSION	18-07-2024
4	POUR SOUMISSION	16-07-2024
3	POUR SOUMISSION	12-07-2024
2	PLAN PRÉLIMINAIRE	13-06-2024
1	PLAN PRÉLIMINAIRE	22-05-2024
VER.	DESCRIPTION	DATE

TITRE

COTES ARCHITECTURALES - RDC

CHARGÉ DE PROJET


MAXIME HARVEY

(581) 889 - 1569
MAXIME.HARVEY@ATELIERDUCHEF.COM

DESSINATEUR / CONCEPTEUR

ABDELLAH IDIZAL

ÉCHELLE	PROJET
3/8"=1'-0"	QC0164
FORMAT	PAGE
24 x 36	SA-11

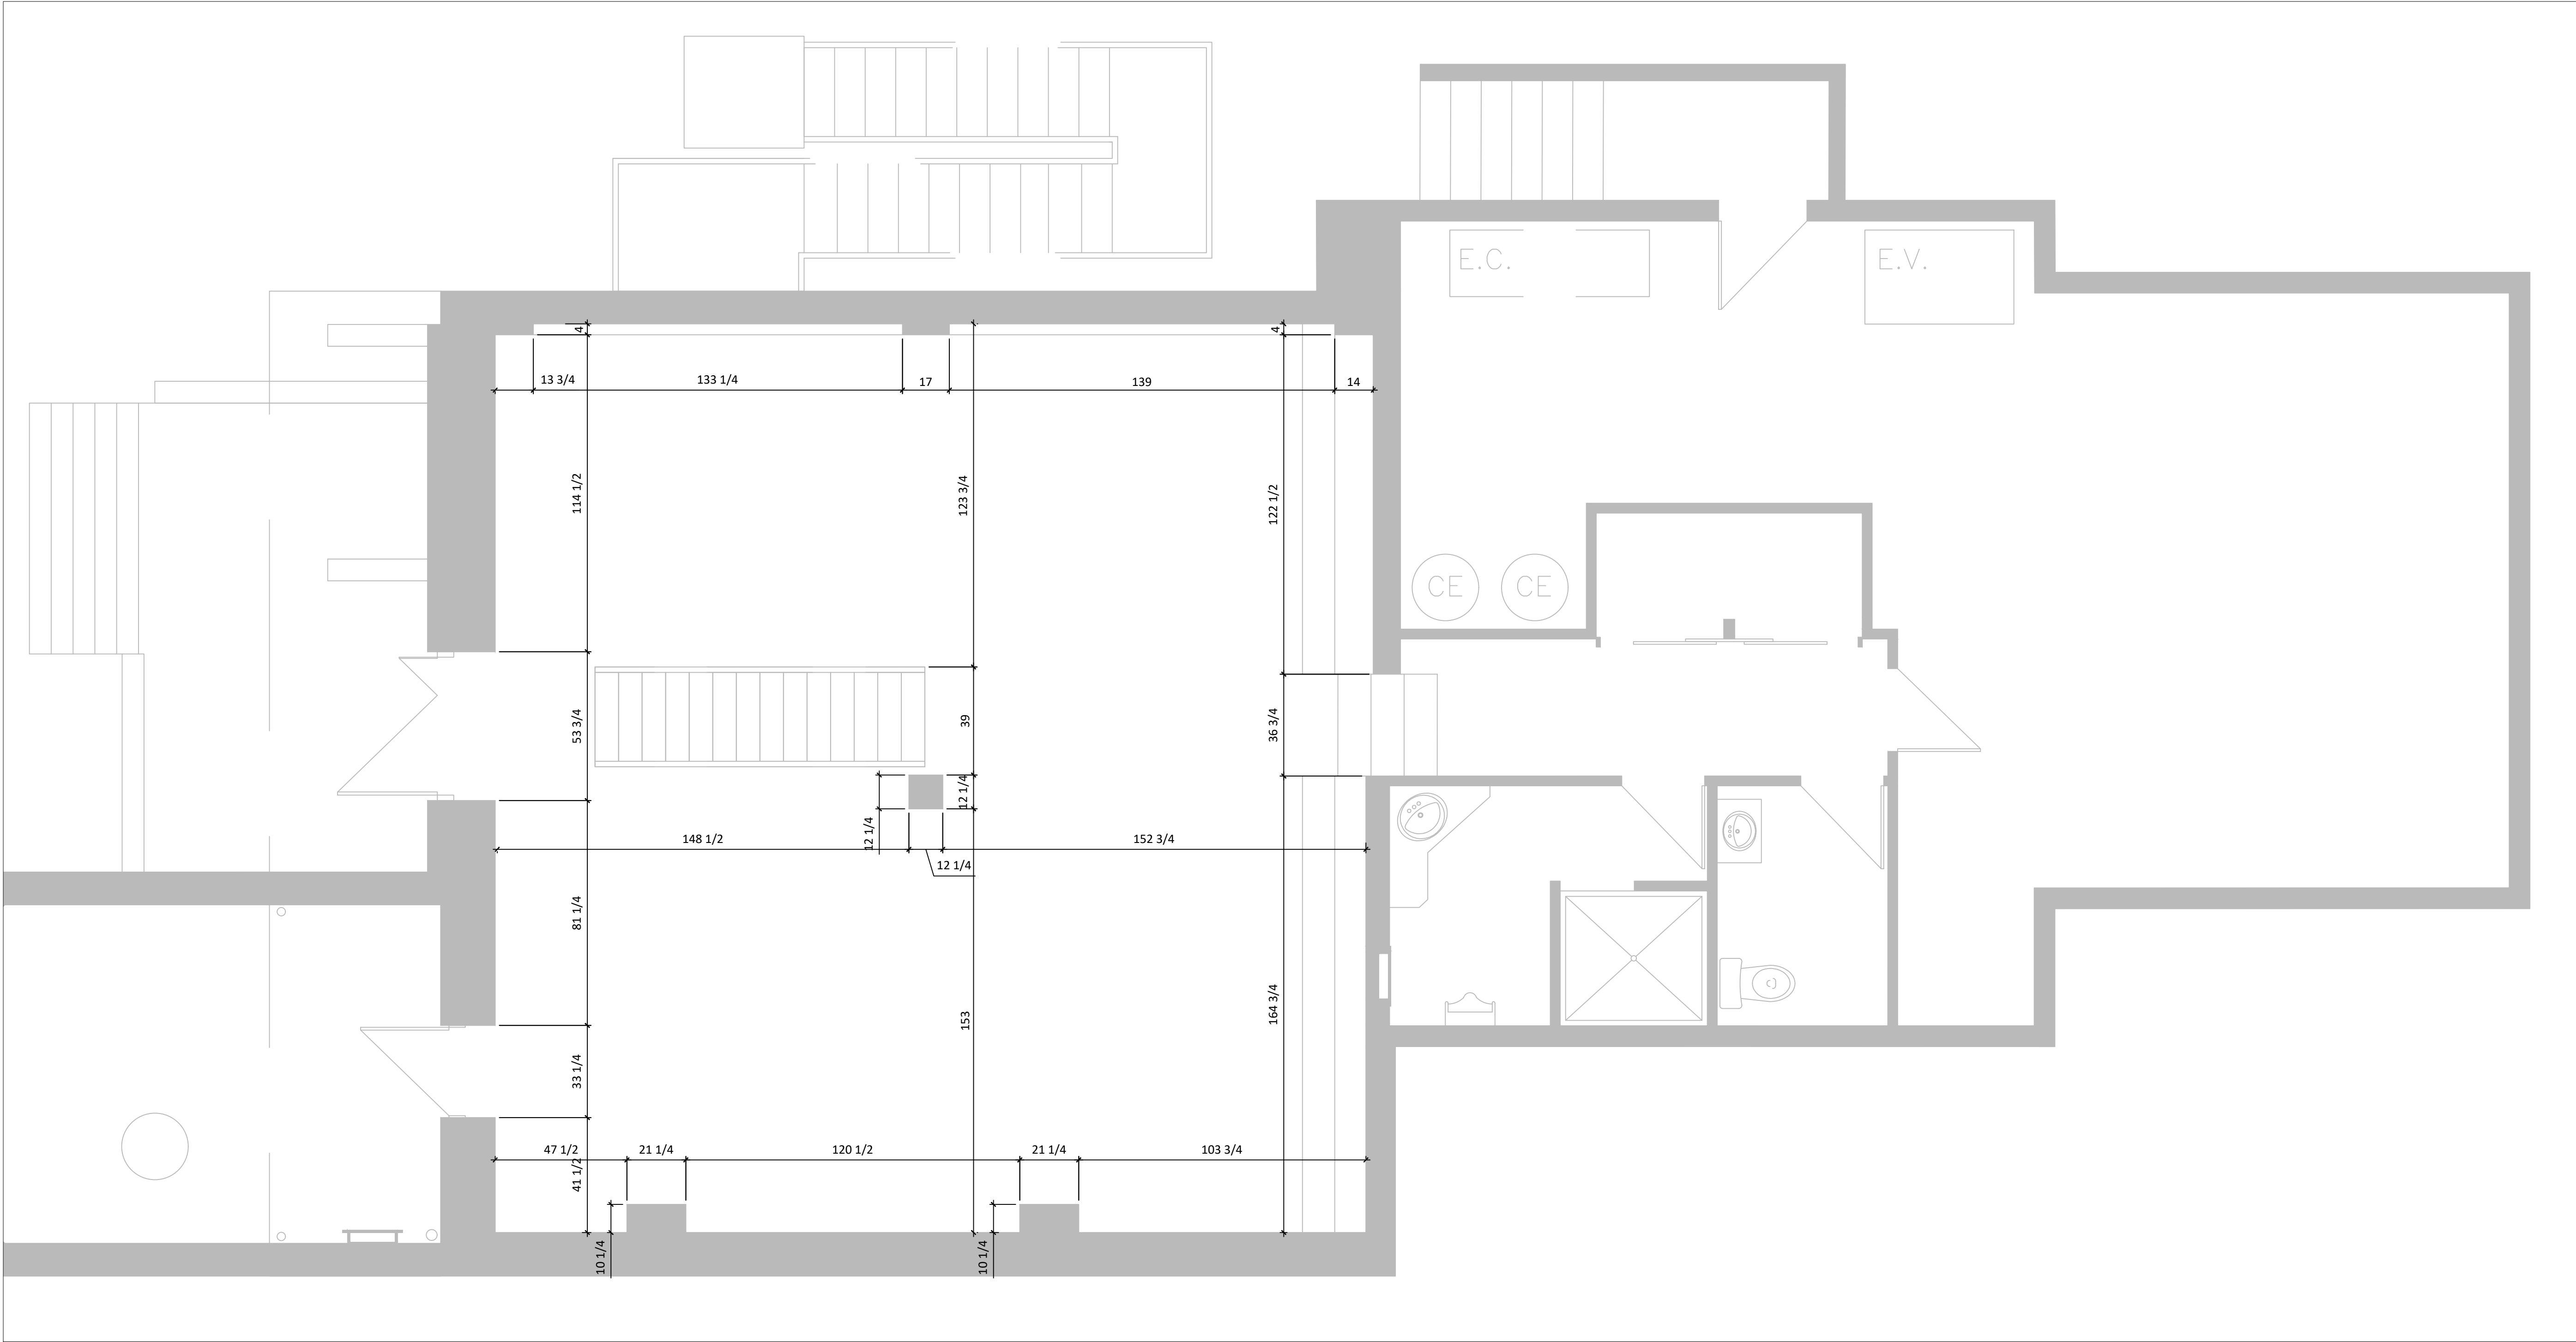

WWW.ATELIERDUCHEF.COM
(866) 682-5643
BOUCHERVILLE | QUÉBEC | SAGUENAY

CLIENT

MOÏSE
LAC-ETCHEMIN

200 2E AVENUE, LAC-ETCHEMIN, QC
G0R 1S0

AUCUNE PARTIE DE CE DESSIN / CONCEPTION
NE PEUT ÊTRE REPRODUITE OU UTILISÉE
SANS L'AUTORISATION ÉCRITE PRÉALABLE
D ' A T E L I E R D U C H E F .

POUR CONSTRUCTION

8	POUR CONSTRUCTION	03-09-2024
7	POUR SOUMISSION	15-08-2024
6	RÉIMPLANTATION	06-08-2024
5	POUR SOUMISSION	18-07-2024
4	POUR SOUMISSION	16-07-2024
3	POUR SOUMISSION	12-07-2024
2	PLAN PRÉLIMINAIRE	13-06-2024
1	PLAN PRÉLIMINAIRE	22-05-2024
VER.	DESCRIPTION	DATE

TITRE
COTES ARCHITECTURALES - S-S

CHARGÉ DE PROJET


MAXIME HARVEY

(581) 889 - 1569
MAXIME.HARVEY@ATELIERDUCHEF.COM

DESSINATEUR / CONCEPTEUR

ABDELLAH IDIZAL

ÉCHELLE	PROJET
3/8"=1'-0"	QC0164
FORMAT	PAGE
24 x 36	SA-12

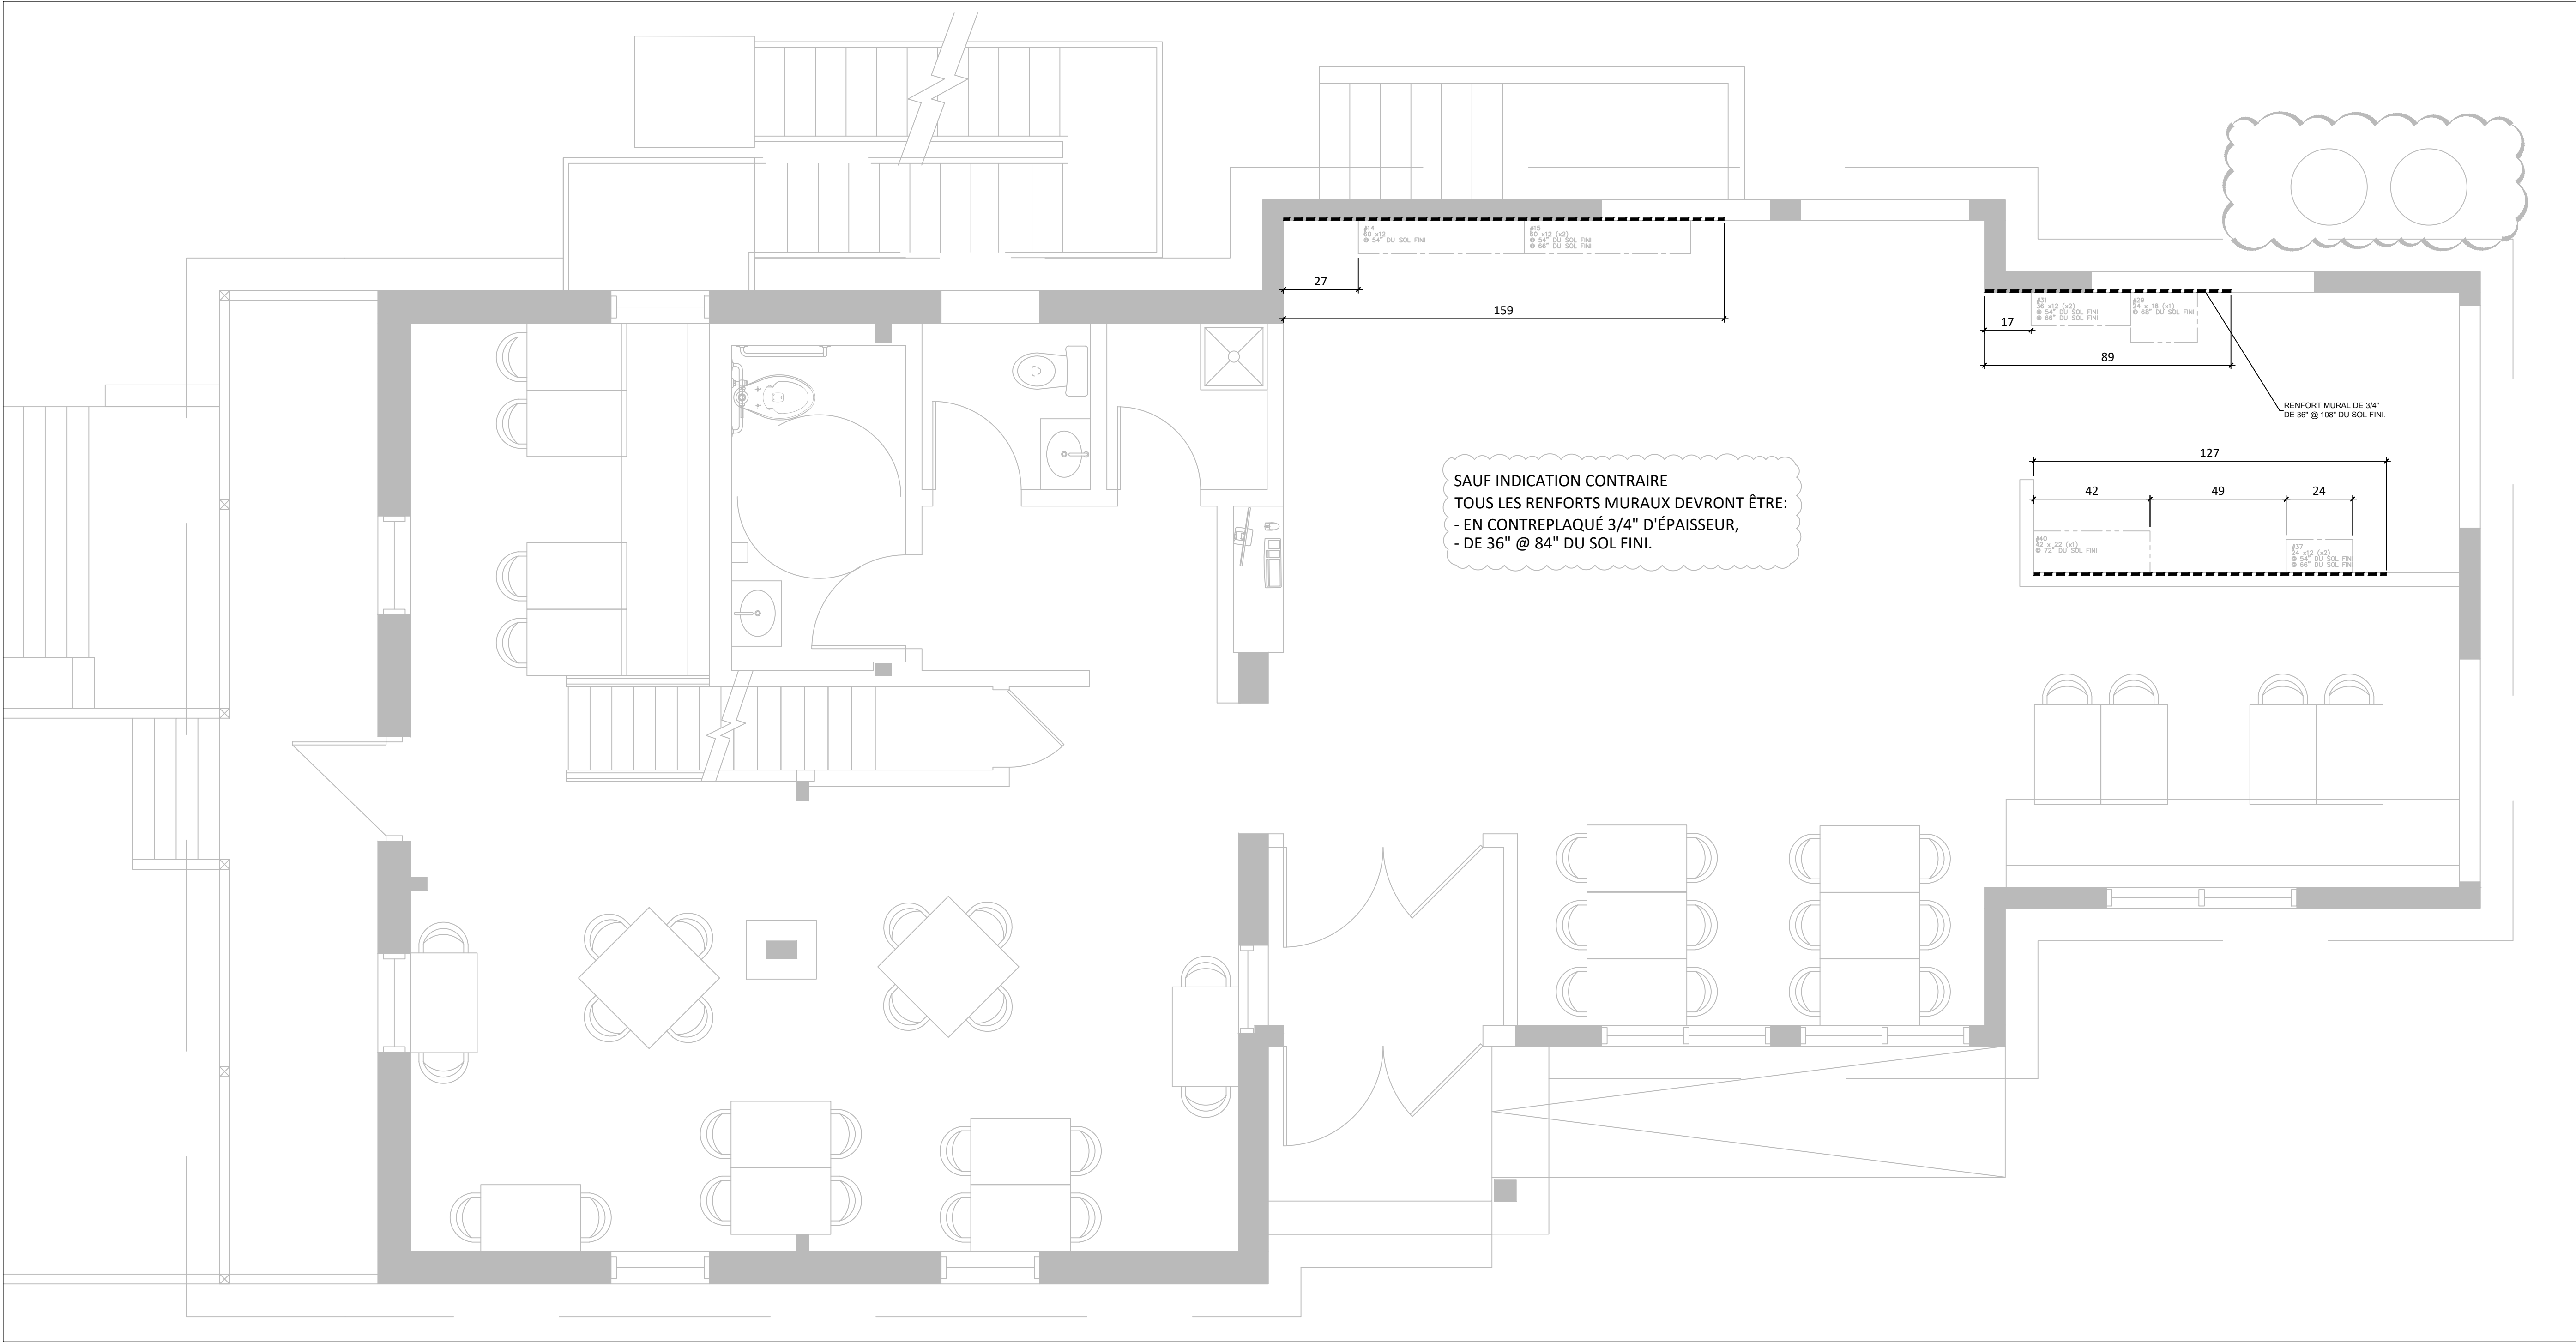

WWW.ATELIERDUCHEF.COM
(866) 682-5643
BOUCHERVILLE | QUÉBEC | SAGUENAY

CLIENT

MOÏSE
LAC-ETCHEMIN


200 2E AVENUE, LAC-ETCHEMIN, QC
G0R 1S0

AUCUNE PARTIE DE CE DESSIN / CONCEPTION
NE PEUT ÊTRE REPRODUITE OU UTILISÉE
SANS L'AUTORISATION ÉCRITE PRÉALABLE
D'ATELIER DU CHEF.

POUR CONSTRUCTION

8	POUR CONSTRUCTION	03-09-2024
7	POUR SOUMISSION	15-08-2024
6	RÉIMPLANTATION	06-08-2024
5	POUR SOUMISSION	18-07-2024
4	POUR SOUMISSION	16-07-2024
3	POUR SOUMISSION	12-07-2024
2	PLAN PRÉLIMINAIRE	13-06-2024
1	PLAN PRÉLIMINAIRE	22-05-2024
VER.	DESCRIPTION	DATE

TITRE	
RENFORTS MURAUX - RDC	
CHARGÉ DE PROJET	
MAXIME HARVEY	
(581) 889 - 1569 MAXIME.HARVEY@ATELIERDUCHEF.COM	
DESSINATEUR / CONCEPTEUR	
ABDELLAH IDIZAL	
ÉCHELLE	PROJET
3/8"=1'-0"	QC0164
FORMAT	PAGE
24 x 36	SA-13

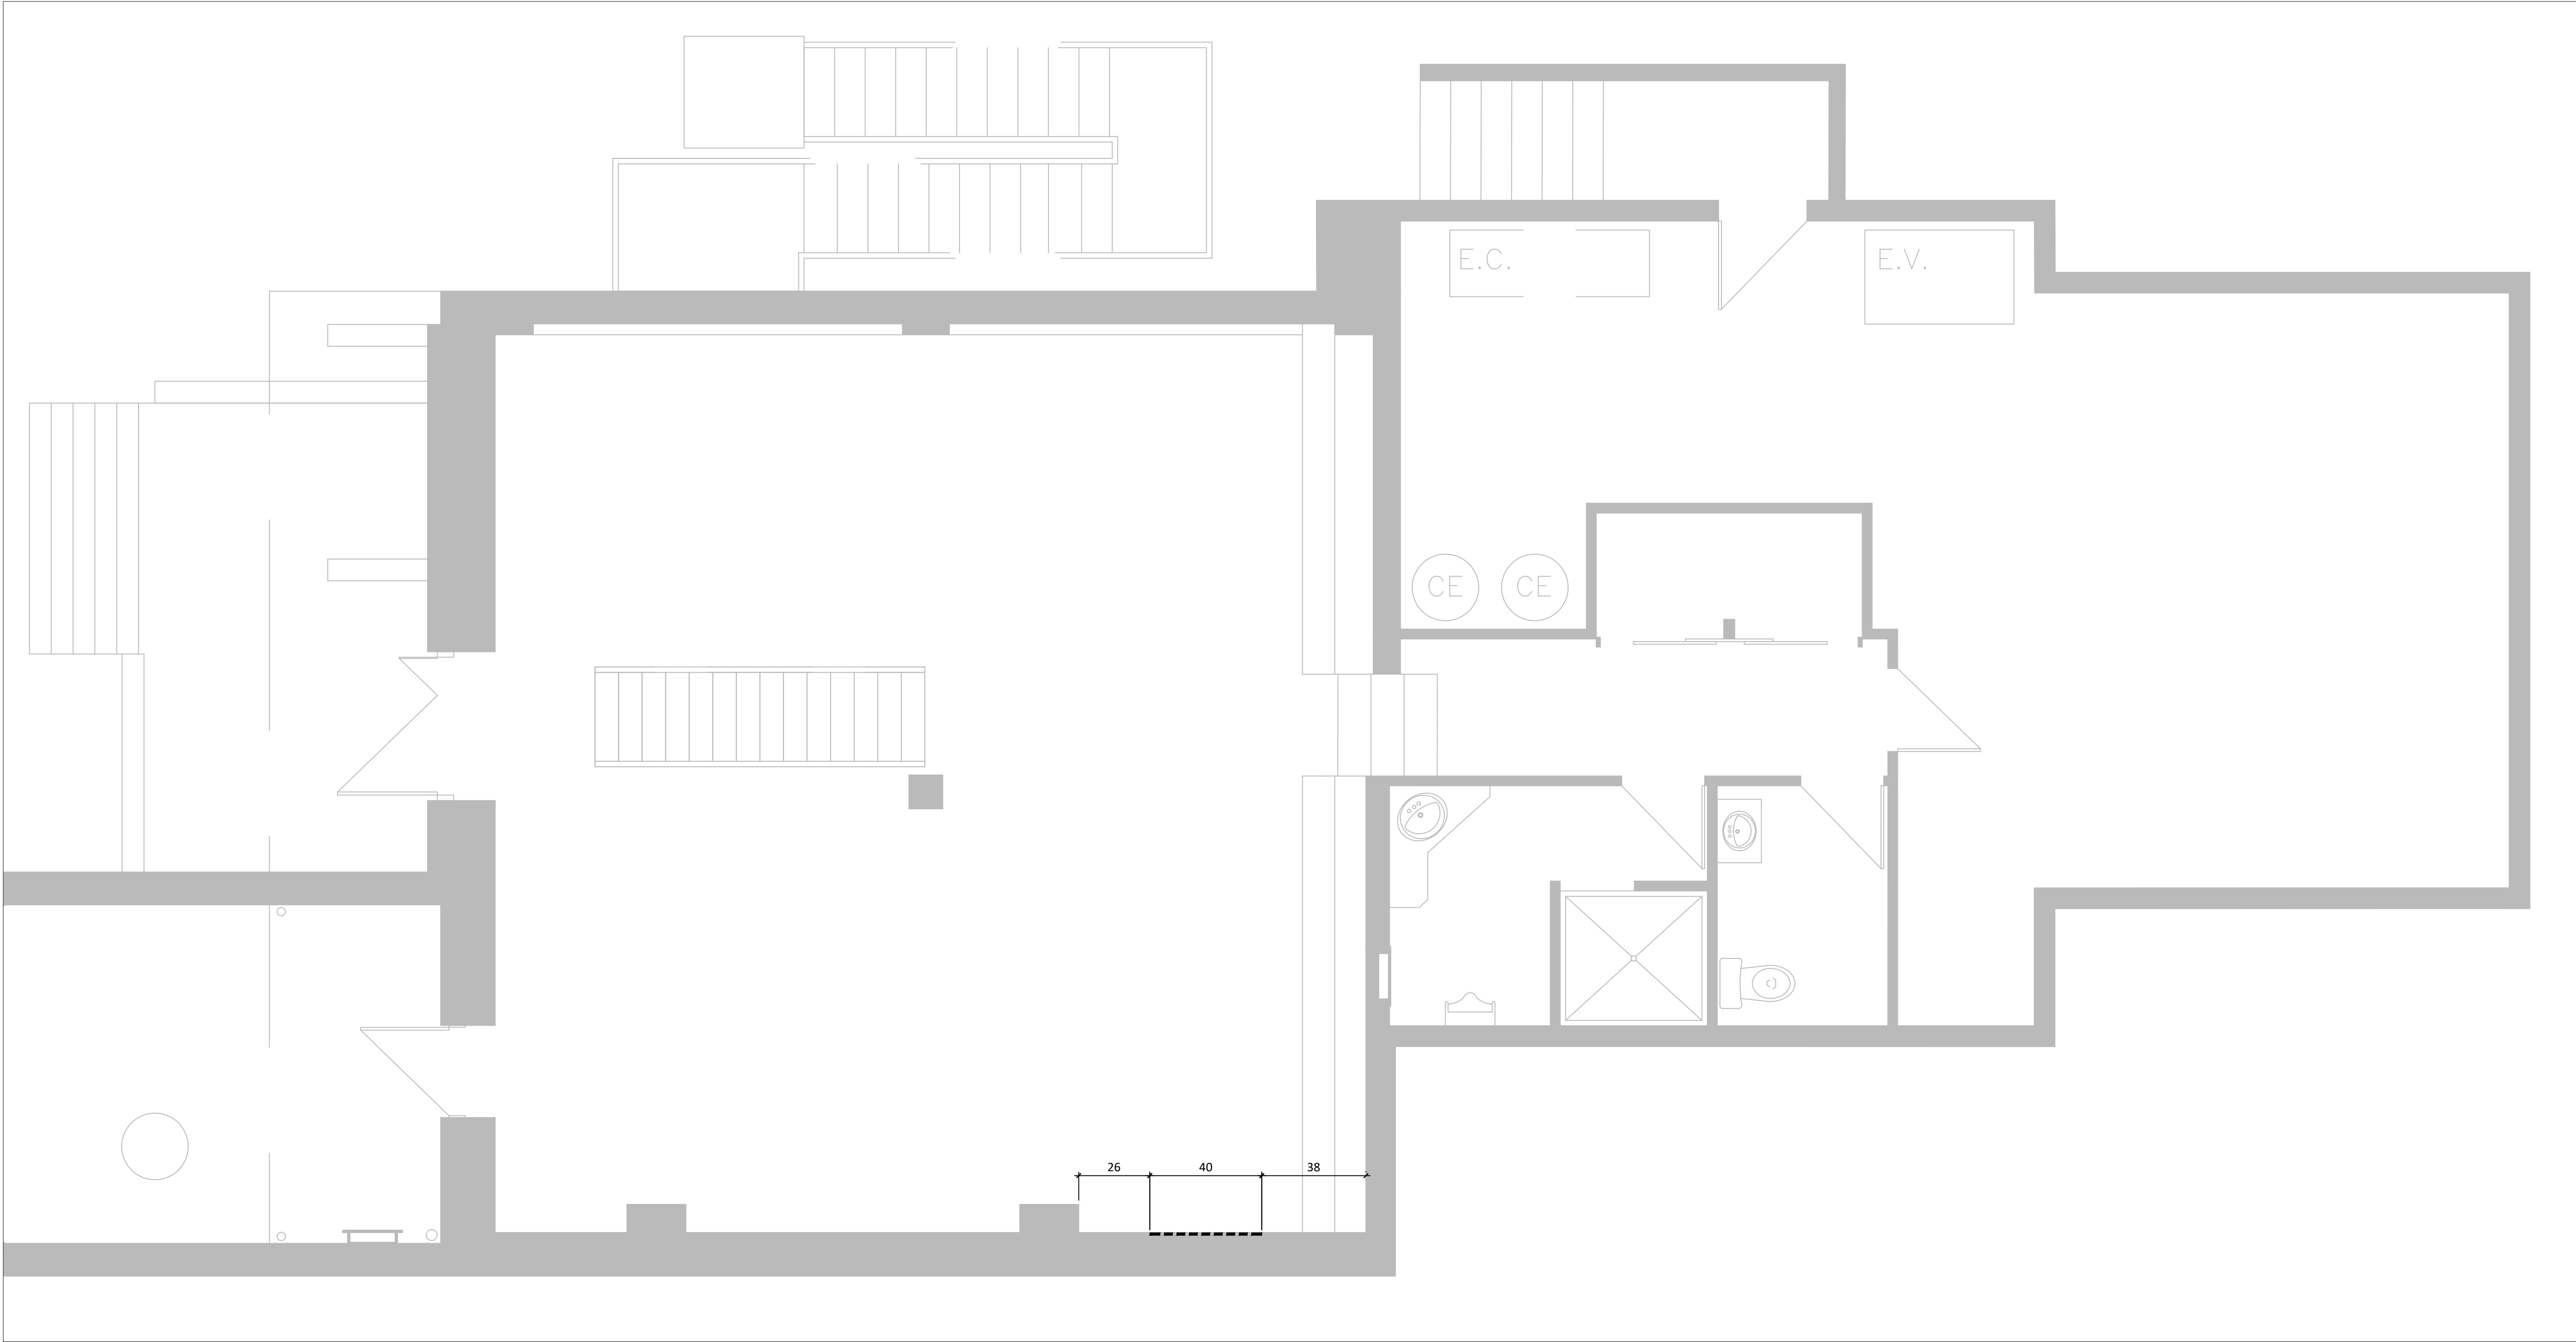

WWW.ATELIERDUCHEF.COM
(866) 682-5643
BOUCHERVILLE | QUÉBEC | SAGUENAY

CLIENT

MOÏSE
LAC-ETCHEMIN


200 2E AVENUE, LAC-ETCHEMIN, QC
G0R 1S0

AUCUNE PARTIE DE CE DESSIN / CONCEPTION
NE PEUT ÊTRE REPRODUITE OU UTILISÉE
SANS L'AUTORISATION ÉCRITE PRÉALABLE
D ' A T E L I E R D U C H E F .

POUR CONSTRUCTION

8	POUR CONSTRUCTION	03-09-2024
7	POUR SOUMISSION	15-08-2024
6	RÉIMPLANTATION	06-08-2024
5	POUR SOUMISSION	18-07-2024
4	POUR SOUMISSION	16-07-2024
3	POUR SOUMISSION	12-07-2024
2	PLAN PRÉLIMINAIRE	13-06-2024
1	PLAN PRÉLIMINAIRE	22-05-2024
VER.	DESCRIPTION	DATE

TITRE	
RENFORTS MURAUX - SOUS-SOL	
CHARGÉ DE PROJET	
MAXIME HARVEY	
(581) 889 - 1569 MAXIME.HARVEY@ATELIERDUCHEF.COM	
DESSINATEUR / CONCEPTEUR	
ABDELLAH IDIZAL	
ÉCHELLE	PROJET
3/8"=1'-0"	QC0164
FORMAT	PAGE
24 x 36	SA-14

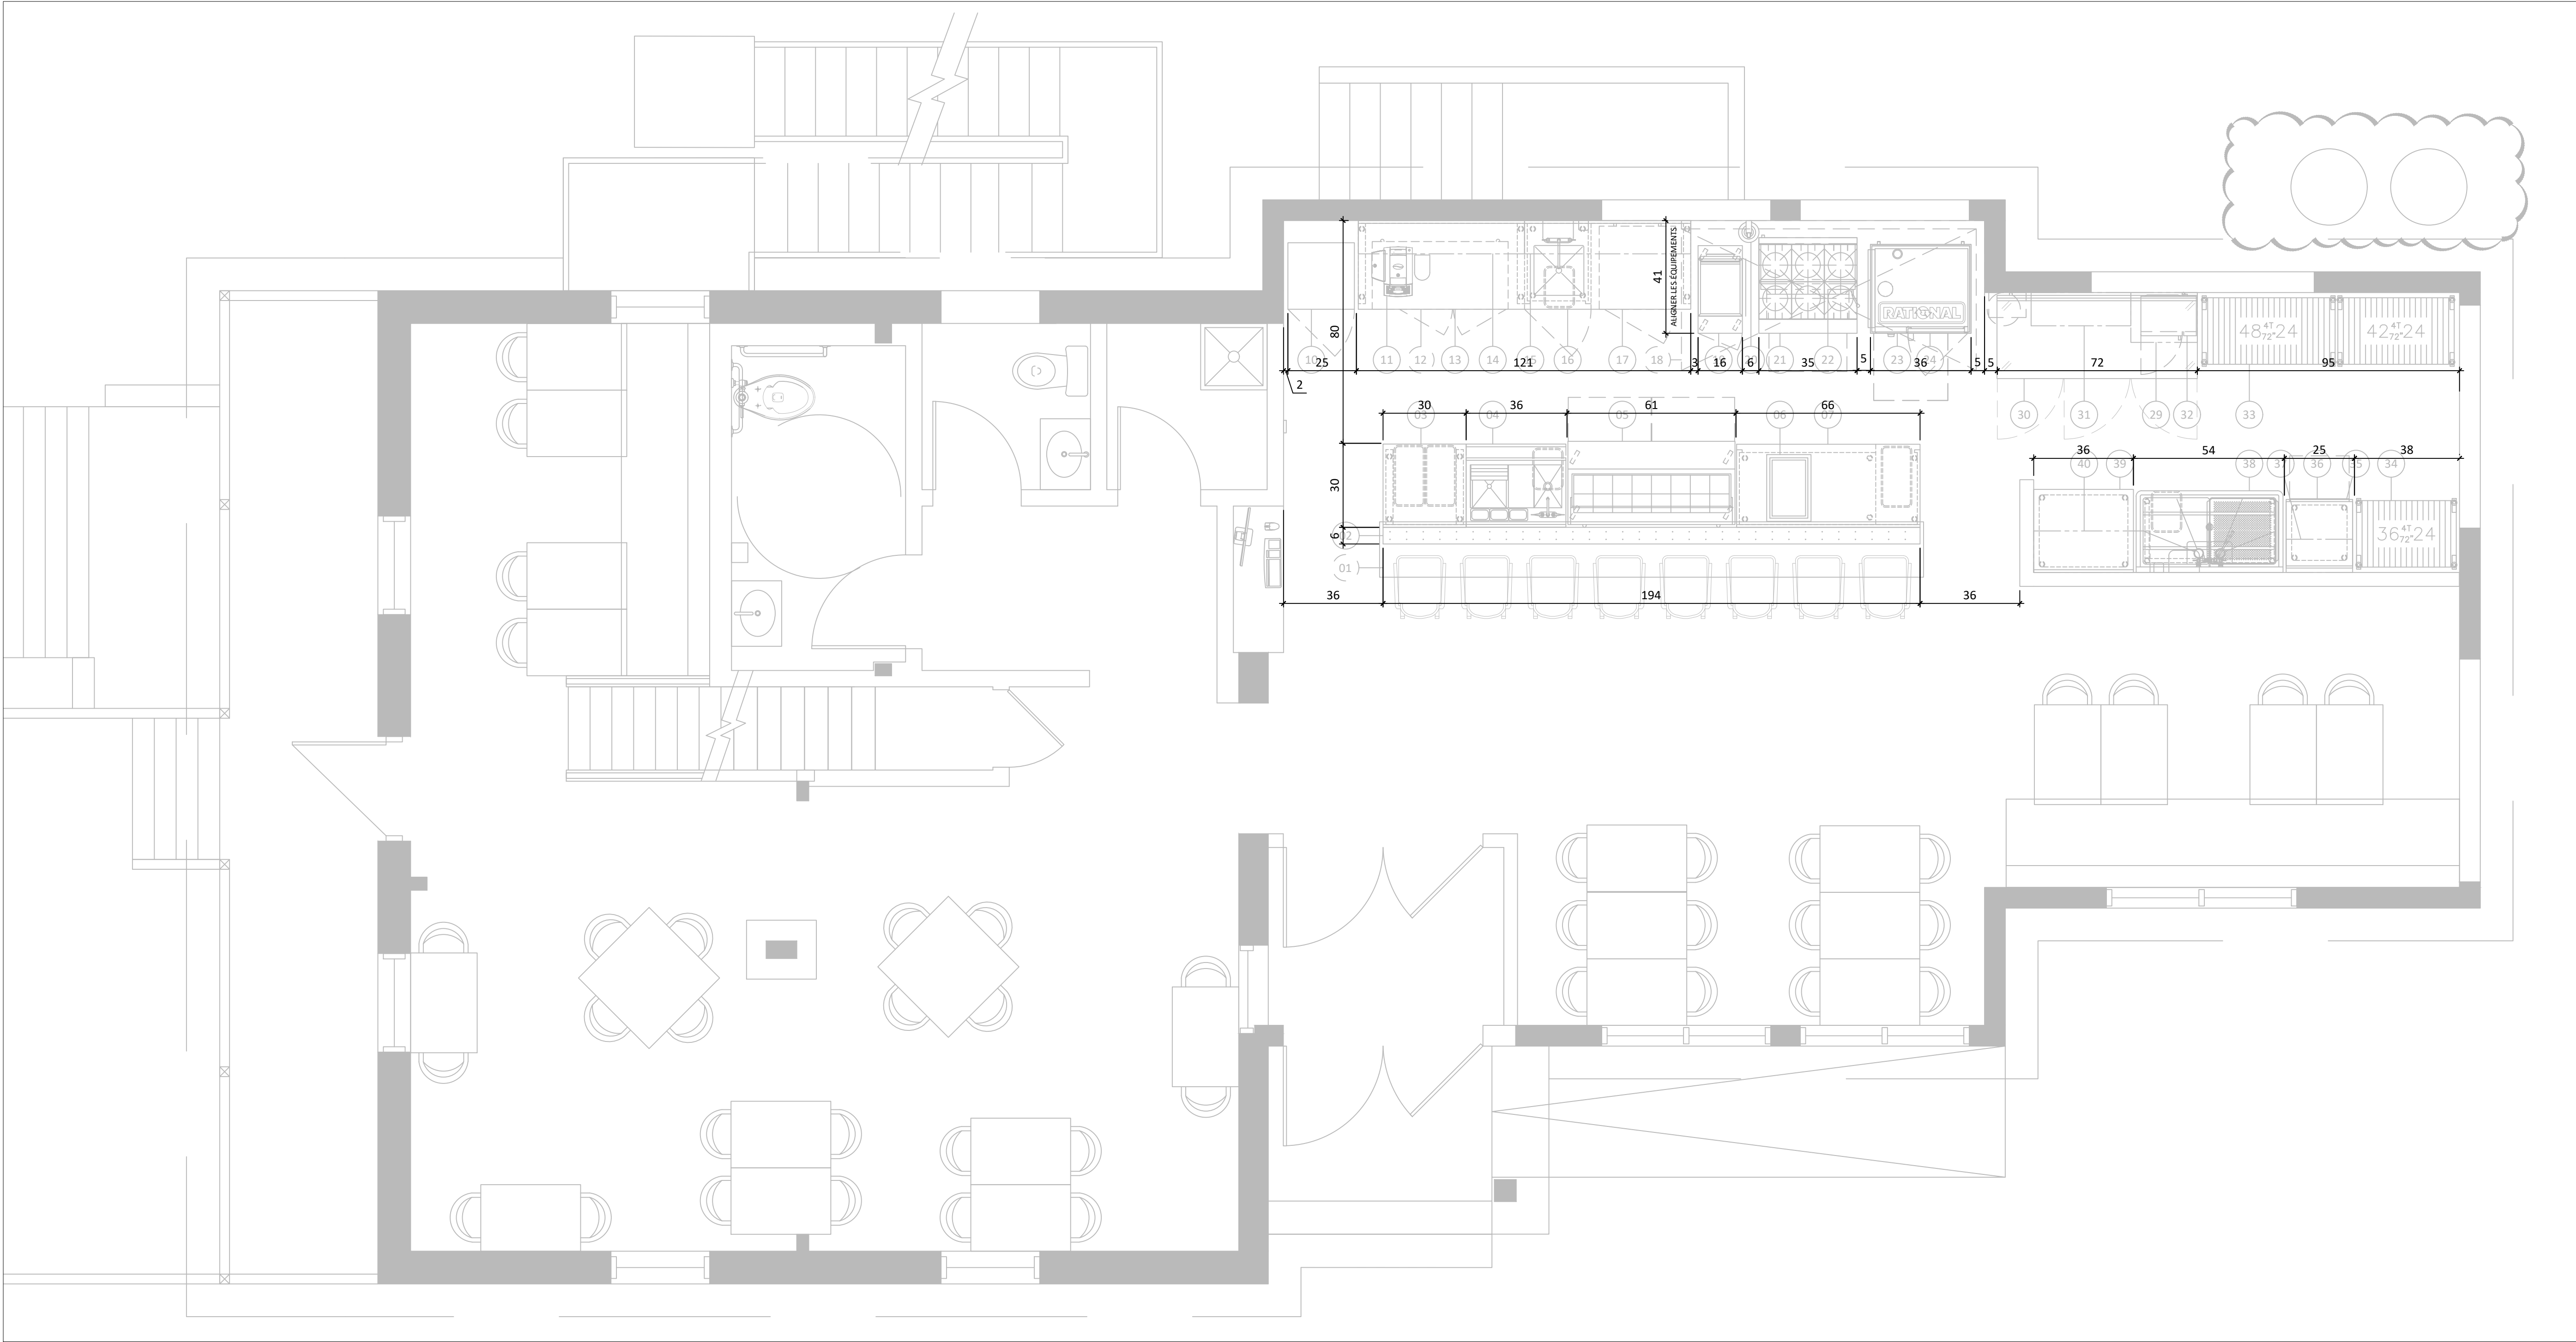

WWW.ATELIERDUCHEF.COM
(866) 682-5643
BOUCHERVILLE | QUÉBEC | SAGUENAY

CLIENT

MOÏSE
LAC-ETCHEMIN


200 2E AVENUE, LAC-ETCHEMIN, QC
G0R 1S0

AUCUNE PARTIE DE CE DESSIN / CONCEPTION
NE PEUT ÊTRE REPRODUITE OU UTILISÉE
SANS L'AUTORISATION ÉCRITE PRÉALABLE
D'ATELIER DU CHEF.

POUR CONSTRUCTION

8	POUR CONSTRUCTION	03-09-2024
7	POUR SOUMISSION	15-08-2024
6	RÉIMPLANTATION	06-08-2024
5	POUR SOUMISSION	18-07-2024
4	POUR SOUMISSION	16-07-2024
3	POUR SOUMISSION	12-07-2024
2	PLAN PRÉLIMINAIRE	13-06-2024
1	PLAN PRÉLIMINAIRE	22-05-2024
VER.	DESCRIPTION	DATE

TITRE	
INSTALLATION - RDC	
CHARGÉ DE PROJET	
MAXIME HARVEY	
(581) 889 - 1569 MAXIME.HARVEY@ATELIERDUCHEF.COM	
DESSINATEUR / CONCEPTEUR	
ABDELLAH IDIZAL	
ÉCHELLE	PROJET
3/8"=1'-0"	QC0164
FORMAT	PAGE
24 x 36	SA-15

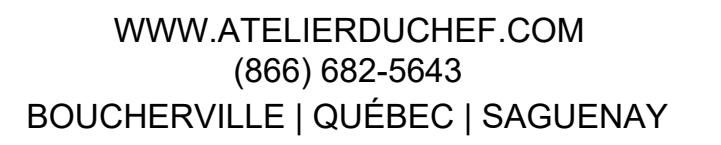

MOÏSE
LAC-ETCHEMIN

200 2E AVENUE, LAC-ETCHEMIN, QC
G0R 1S0

AUCUNE PARTIE DE CE DESSIN / CONCEPTION
NE PEUT ÊTRE REPRODUITE OU UTILISÉE
SANS L'AUTORISATION ÉCRITE PRÉALABLE
D'ATELIER DU CHEF.

POUR CONSTRUCTION

8	POUR CONSTRUCTION	03-09-2024
7	POUR SOUMISSION	15-08-2024
6	RÉIMPLANTATION	06-08-2024
5	POUR SOUMISSION	18-07-2024
4	POUR SOUMISSION	16-07-2024
3	POUR SOUMISSION	12-07-2024
2	PLAN PRÉLIMINAIRE	13-06-2024
1	PLAN PRÉLIMINAIRE	22-05-2024
VER.	DESCRIPTION	DATE

TITRE

INSTALLATION - SOUS-SOL

CHARGÉ DE PROJET

MAXIME HARVEY

(581) 889 - 1569
MAXIME.HARVEY@ATELIERDUCHEF.COM

DESSINATEUR / CONCEPTEUR

ABDELLAH IDIZAL

<u>ECHELLE</u>	<u>PROJET</u>
3/8"=1'-0"	QC0164
<u>FORMAT</u>	<u>PAGE</u>
24 x 36	SA-16

TABLEAU DES DONNÉES TECHNIQUES																									
N° article	Quantité	Description	État	Électricité							Plomberie						Gaz ☒ P ☐ N			Vent.	Remarques	Fourni par			
				Volts	Phases	Ampères	Kilowatts	C.V.	Raccord direct	Avec cordon NEMA	Hauteur du sol	Eau			Drain			Consommation BTU/H	Ø raccord	Hauteur du sol			PCM		
												Eau chaude 140°F	Eau froide	Hauteur du sol	Ouvert	Raccordé	Hauteur du sol								
01	1	COMPTOIR DE SERVICE	N-H-C																						ENT. EN ÉBÉNISTERIE
02	1	MURET TECHNIQUE	N																						
03	1	COMPTOIR DE TRAVAIL	N	120	1					5-15P	38"													NOTE #4, PRISE HORIZONTALE	
	2	POUBELLE	N																						
04	1	UNITÉ À COCKTAILS	N												1-1/2"	12"									
	1	ROBINET	N									1/2"	1/2"	18											
	1	POUBELLE	N																						
	1	BAC À GLACE	N												1-1/2"		12"								
	1	RANGEMENT À BOUTEILLES	N																						
05	1	TABLE À SALADE	N	120	1	7.4				5-15P	12"														
06	1	PUITS CHAUFFANT	N	120	1	8				5-15P	24"				3"		SOL								
07	1	COMPTOIR DE TRAVAIL	N	120	1					5-15P	38"													NOTE #4, PRISE HORIZONTALE	
	1	POUBELLE	N																						

10	1	CELLIER	N	120	1	1.7				5-15P	48"												
11	1	MACHINE À CAFÉ	N	120	1	12	1.45			5-15P	48"				3"		SOL						
	1	SYSTÈME DE FILTRATION	N										1/2"	18"									
	1	RÉFRIGÉRATEUR À LAIT	N	120	1	1				5-15P	48"												
12	1	DESSUS DE COMPTOIR	N-H-C																			ENT. EN ÉBÉNISTERIE	
13	1	RÉFRIGÉRATEUR À BIÈRE	N	120	1	1.8				5-15P	12"												
14	2	TABLETTE SUR CRÉMAILLÈRE	N																		NOTE #7		
15	2	TABLETTE SUR CRÉMAILLÈRE	N																		NOTE #7		
16	1	COMPTOIR DE TRAVAIL AVEC ÉVIER	N	120	1					5-15P	48"					1-1/2"	12"				NOTE #4		
	1	ROBINET	N									1/2"	1/2"	18"									
	1	POUBELLE	N																				
	1	DISTRIBUTEUR À PAPIER ET SAVON À MAINS	N-H-C																			CLIENT	
17	1	RÉFRIGÉRATEUR SOUS-COMPTOIR	N	120	1	2				5-15P	12"												
18	1	HOTTE DE VENTILATION	N-H-C																			ENT. EN VENTILATION	
	1	DÉMAREUR DE HOTTE	N-H-C																		NOTE #7	ENT. EN VENTILATION	
	1	SYSTEME CO2	N-H-C																		NOTE #7	ENT. EN VENTILATION	
	1	STATION MANUELLE	N-H-C																			ENT. EN VENTILATION	
19	1	FRITEUSE	N														110K	3/4	24"		NOTE #10		
	1	DÉFLECTEUR	N																				
20	1	MÉLANGEUR À TIGE	N	120	1	4				5-15P	48"												
21	1	CUISINIÈRE 6 RONDS	N														188K	3/4	24"		NOTE #10		
22	1	SALAMANDRE	N														40K	1/2"	60"				
23	1	FOUR COMBI RATIONAL	N	240	1		.6		X		32"		3/4"	32"	3"		SOL	48.5K	3/4"	24"			
	1	BOUCLIER THERMIQUE	N																				
24	1	BASE RÉFRIGÉRÉE	N	120	1	2.4				5-15P	12"										NOTE #10		

29	1	TABLETTE POUR MICRO-ONDE	N																			NOTE #7
30	1	COMPTOIR RÉFRIGÉRÉ	N	120	1	4				5-15P	12"											NOTE #4 À 48" DU SOL FINI
31	2	TABLETTE MURALE	N																			NOTE #7
32	1	MICRO-ONDE	N	120	1	13	1.5			5-15P	60"											
33	2	ÉTAGÈRE DE RANGEMENT MOBILE	N																			
34	1	ÉTAGÈRE DE RANGEMENT MOBILE	N																			
35	1	BASE POUR LAVE-VAISSELLE	N																			
36	1	LAVE-VAISSELLE	N	120/240	1	50			X		30"	3/4"		30"	MEME QUE	#38						NOTE #3
	1	SYSTÈME DE REFRROIDISSEMENT DES EAUX USÉES	N										1/2"	30"								
37	1	TABLETTE MURALE	N																			NOTE #7
38	1	ÉVIER 2 CUVES	N													1-1/2"	12"					
	1	ROBINET ET PRÉRINCE	N									1/2"	1/2"	18"								
	1	POUBELLE	N																			
	1	DISTRIBUTEUR À PAPIER ET SAVON À MAINS	N-H-C																			NOTE #7
39	1	TABLE DE TRAVAIL	N																			
40	1	TABLETTE INCLINÉE	N																			NOTE #7

État de l'article: N=Nouveau, R=Existant à Relocaliser, E=Existant, M=Existant à Modifier, H-C=Hors Contrat, F=Achat Futur

WWW.ATELIERDUCHEF.COM
(866) 682-5643
BOUCHERVILLE | QUÉBEC | SAGUENAY

CLIENT

MOÏSE LAC-ETCHEMIN

200 2E AVENUE, LAC-ETCHEMIN, QC G0R 1S0

AUCUNE PARTIE DE CE DESSIN / CONCEPTION NE PEUT ÊTRE REPRODUITE OU UTILISÉE SANS L'AUTORISATION ÉCRITE PRÉALABLE D ' A T E L I E R D U C H E F .

POUR CONSTRUCTION

8	POUR CONSTRUCTION	03-09-2024
7	POUR SOUMISSION	15-08-2024
6	RÉIMPLANTATION	06-08-2024
5	POUR SOUMISSION	18-07-2024
4	POUR SOUMISSION	16-07-2024
3	POUR SOUMISSION	12-07-2024
2	PLAN PRÉLIMINAIRE	13-06-2024
1	PLAN PRÉLIMINAIRE	22-05-2024
VER.	DESCRIPTION	DATE

TITRE

TABLEAU TECHNIQUE 1/2

CHARGÉ DE PROJET

MAXIME HARVEY

(581) 889 - 1569
MAXIME.HARVEY@ATELIERDUCHEF.COM

DESSINATEUR / CONCEPTEUR

ABDELLAH IDIZAL

ÉCHELLE

N.A.E.

PROJET

QC0164

FORMAT

24 x 36

PAGE

SA-17

TABLEAU DES DONNÉES TECHNIQUES																								
N° article	Quantité	Description	État	Électricité								Plomberie						Gaz ☒ P ☐ N			Vent.	Remarques	Fourni par	
				Volts	Phases	Ampères	Kilowatts	C.V.	Raccord direct	Avec cordon NEMA	Hauteur du sol	Eau			Drain			Consommation BTU/H	Ø raccord	Hauteur du sol	PCM			
												Eau chaude 140°F	Eau froide	Hauteur du sol	Ouvert	Raccordé	Hauteur du sol							
50	1	ÉTAGÈRE DE RANGEMENT	N																					
51	1	MACHINE À GLACE	N	120	1	6				5-15P	12"		3/4"	6"	3"		SOL							
60	1	CHAMBRE RÉFRIGÉRÉE	N	120	1	3			X		PLAFOND													
	1	UNITÉ DE RÉFRIGÉRATION	N	240	1	13.9			X		PLAFOND													
	1	ÉVAPORATEUR	N	120	1	1.8			X		PLAFOND				3"		SOL							
61	6	ÉTAGÈRE DE RANGEMENT MOBILE	N																					
62	2	ÉCHELLE MOBILE	N																					
63	1	PLATEFORME DE RANGEMENT	N																					
64	5	ÉTAGÈRE DE RANGEMENT	N																					
70	1	BASE POUR ÉQUIPEMENT MOBILE	N																					
71	1	MACHINE SOUS-VIDE	N	120	1	17	1.8			5-20P	48"													
72	1	TABLE DE TRAVAIL MOBILE	N																					
	1	TIROIR																						
	1	POUBELLE																						
73	1	TABLE DE TRAVAIL MOBILE	N																					
	1	TIROIR																						
74	1	ROBOT CULINAIRE	N	120	1		.75			5-15P	48"													
75	1	ÉVIER 2 CUVES	N													1-1/2"	12"							
	1	ROBINET ET PRÉRINCE	N									1/2"	1/2"	18"										
	1	POUBELLE	N																					
	1	DISTRIBUTEUR À PAPIER ET SAVON À MAINS	N-H-C																			NOTE #7		CLIENT
76	1	OUVRE-BOÎTE																						
77	1	ÉTAGÈRE DE RANGEMENT MOBILE	N																					
78	1	CONGÉLATEUR	N	120	1	9.6				5-15P	12"													
État de l'article: N=Nouveau, R=Existant à Relocaliser, E=Existant, M=Existant à Modifier, H-C=Hors Contrat, F=Achat Futur																								



WWW.ATELIERDUCHEF.COM
(866) 682-5643
BOUCHERVILLE | QUÉBEC | SAGUENAY

CLIENT

MOÏSE
LAC-ETCHEMIN

200 2E AVENUE, LAC-ETCHEMIN, QC
G0R 1S0

AUCUNE PARTIE DE CE DESSIN / CONCEPTION
NE PEUT ÊTRE REPRODUITE OU UTILISÉE
SANS L'AUTORISATION ÉCRITE PRÉALABLE
D ' A T E L I E R D U C H E F .

POUR CONSTRUCTION

8	POUR CONSTRUCTION	03-09-2024
7	POUR SOUMISSION	15-08-2024
6	RÉIMPLANTATION	06-08-2024
5	POUR SOUMISSION	18-07-2024
4	POUR SOUMISSION	16-07-2024
3	POUR SOUMISSION	12-07-2024
2	PLAN PRÉLIMINAIRE	13-06-2024
1	PLAN PRÉLIMINAIRE	22-05-2024
VER.	DESCRIPTION	DATE

TITRE

TABLEAU TECHNIQUE 2/2

CHARGÉ DE PROJET

MAXIME HARVEY

(581) 889 - 1569
MAXIME.HARVEY@ATELIERDUCHEF.COM

DESSINATEUR / CONCEPTEUR

ABDELLAH IDIZAL

ÉCHELLE

N.A.E.

FORMAT

24 x 36

PROJET

QC0164

PAGE

SA-18