

GÉNÉRALITÉS

- TOUTES DISCORDANCES ENTRE CE PLAN ET LES MESURES DE CHANTIER DOIVENT ÊTRE RAPPORTÉES À ATELIER DU CHEF AVANT L'EXÉCUTION DES TRAVAUX DE PRODUCTION DES ÉQUIPEMENTS DE SERVICES ALIMENTAIRES.
- LES INFORMATIONS FOURNIES SONT EXTRAITES DES FICHES TECHNIQUES DES MANUFACTURIERS. ATELIER DU CHEF NE PEUX ÊTRE TENU RESPONSABLE D'UNE OMISSION OU D'UNE ERREUR INDIQUÉE SUR CELLES-CI.
- TOUTES LES MESURES DOIVENT ÊTRE PRISES À PARTIR DES SURFACES FINIES.
- TOUS LES TRAVAUX DOIVENT ÊTRE EXÉCUTÉS SELON LES DERNIERS CODES EN VIGUEUR.

ÉLECTRICITÉ

- TOUS LES FILS ÉLECTRIQUES SERVANT À ALIMENTER LES PRISES ET LES ÉQUIPEMENTS DOIVENT ÊTRE EN CUIVRE.

PLOMBERIE

- L'INTERCEPTEUR DE GRAISSE EST MONTRÉ À TITRE INDICATIF SEULEMENT. IL N'EST PAS NÉCESSAIREMENT DE LA BONNE DIMENSION NI LOCALISÉ À SON EMPLACEMENT FINAL. IL EST IMPORTANT DE VALIDER AVEC LE CONSULTANT EN CUISINE SON EMPLACEMENT FINAL.
- LE COUVERT DE L'INTERCEPTEUR DE GRAISSE DOIT ÊTRE AU MÊME NIVEAU QUE LE PLANCHER FINI.

GAZ

- LE TUYAU DE RACCORDEMENT DE GAZ DOIT ÊTRE RELIÉ À UN DISPOSITIF DE RETENUE INCOMBUSTIBLE. IL DOIT ÊTRE FOURNI ET INSTALLÉ PAR L'ENTREPRENEUR CERTIFIÉ.

VENTILATION

- LES HOTTES DE VENTILATION SONT FOURNIES PAR L'ENTREPRENEUR EN VENTILATION ET ELLES SONT TOUJOURS INSTALLÉES PAR CELUI CI.
- LA RETOMBÉE NÉCESSAIRE POUR FERMER L'OUVERTURE ENTRE LE DESSUS DES HOTTES DE VENTILATION ET LE PLAFOND LORSQU'ELLE EST REQUISE, DOIT ÊTRE FOURNIE ET INSTALLÉE PAR L'ENTREPRENEUR EN VENTILATION.
- LE SYSTÈME D'EXTINCTION D'INCENDIE, LE BOITIER DU DÉMARREUR DE HOTTE ET L'EXTINCTEUR DE CLASSE "K" SONT MONTRÉS À TITRE INDICATIF SEULEMENT. ILS NE SONT PAS NÉCESSAIREMENT DE LA BONNE DIMENSION. IL SONT FOURNIS ET INSTALLÉS PAR L'ENTREPRENEUR EN VENTILATION. IL EST IMPORTANT DE VALIDER AVEC ATELIER DU CHEF LEURS EMPLACEMENT FINAL.

RÉFRIGÉRATION ET CHAMBRES FRIGORIFIQUES

- LES CHAMBRES FRIGORIFIQUES DOIVENT AVOIR UN DÉGAGEMENT D'AIR MINIMUM DE 2" SUR LES SURFACES ADJACENTES INTÉRIEURES ET DE 3" SUR LES SURFACES ADJACENTES EXTÉRIEURES.
- LA RETOMBÉE NÉCESSAIRE POUR FERMER L'OUVERTURE ENTRE LE DESSUS DES CHAMBRES FRIGORIFIQUES ET LE PLAFOND LORSQU'ELLE EST REQUISE, DOIT ÊTRE FOURNIE ET INSTALLÉE PAR L'ENTREPRENEUR GÉNÉRAL.
- DES CALES DE PLANCHER, EN ACIER GALVANISÉ DE 1" DOIVENT ÊTRE FOURNIES ET INSTALLÉES, SOUS LE PLANCHER DES CHAMBRES DE CONGÉLATION AVEC CELLES-CI.
- LES UNITÉS DE RÉFRIGÉRATION DOIVENT ÊTRE INSTALLÉES DANS UN ENDROIT OÙ LA TEMPÉRATURE EST ÉGALE OU INFÉRIEURE À 25°C.

LÉGENDE

ÉLECTRICITÉ

⚡ CONNECTION ÉLECTRIQUE DIRECTE

⦿ PRISE 120V

⦿ PRISE 208/240V

RÉSEAUTIQUE

📶 FIL RÉSEAU OU TÉLÉPHONIQUE À COORDONNER AVEC LE CLIENT

POINT INITIAL

☀️ POINT INITIAL D'ARRIVÉ DES SERVICES

PLOMBERIE ET GAZ

⚙️ DRAIN OUVERT

■ DRAIN DE PLANCHER

🕒 DRAIN ENTONNOIR

● DRAIN RACCORDÉ

❄️ ENTRÉE EAU FROIDE

🔥 ENTRÉE EAU CHAUDE

⊗ LIGNE DE BIÈRE OU BOISSON GAZEUSE

⦿ RACCORDEMENT DE GAZ

ÉTAT DE L'ÉQUIPEMENT

100 NOUVEAU

100 NOUVEAU HORS CONTRAT

100 RELOCALISÉ

100 MODIFIER

100 EXISTANT

100 FUTUR

100 ADDENDA

NOTES AU TABLEAU TECHNIQUE

1 - ANNULÉ

2 - ANNULÉ

3 - 3 FILS + MIS À LA TERRE

4 - 1 PRISE D'UTILITÉ

5 - PRISE HORIZONTALE

6 - ANNULÉ

7 - RENFORT MURAL POUR FIXATION

8 - À VÉRIFIER SUR PLACE


9 - ANNULÉ

10 - CÂBLE DE RETENU

11 - ANNULÉ

12 - INTERFILAGE PAR L'ÉLECTRICIEN

13 - RÉSEAU

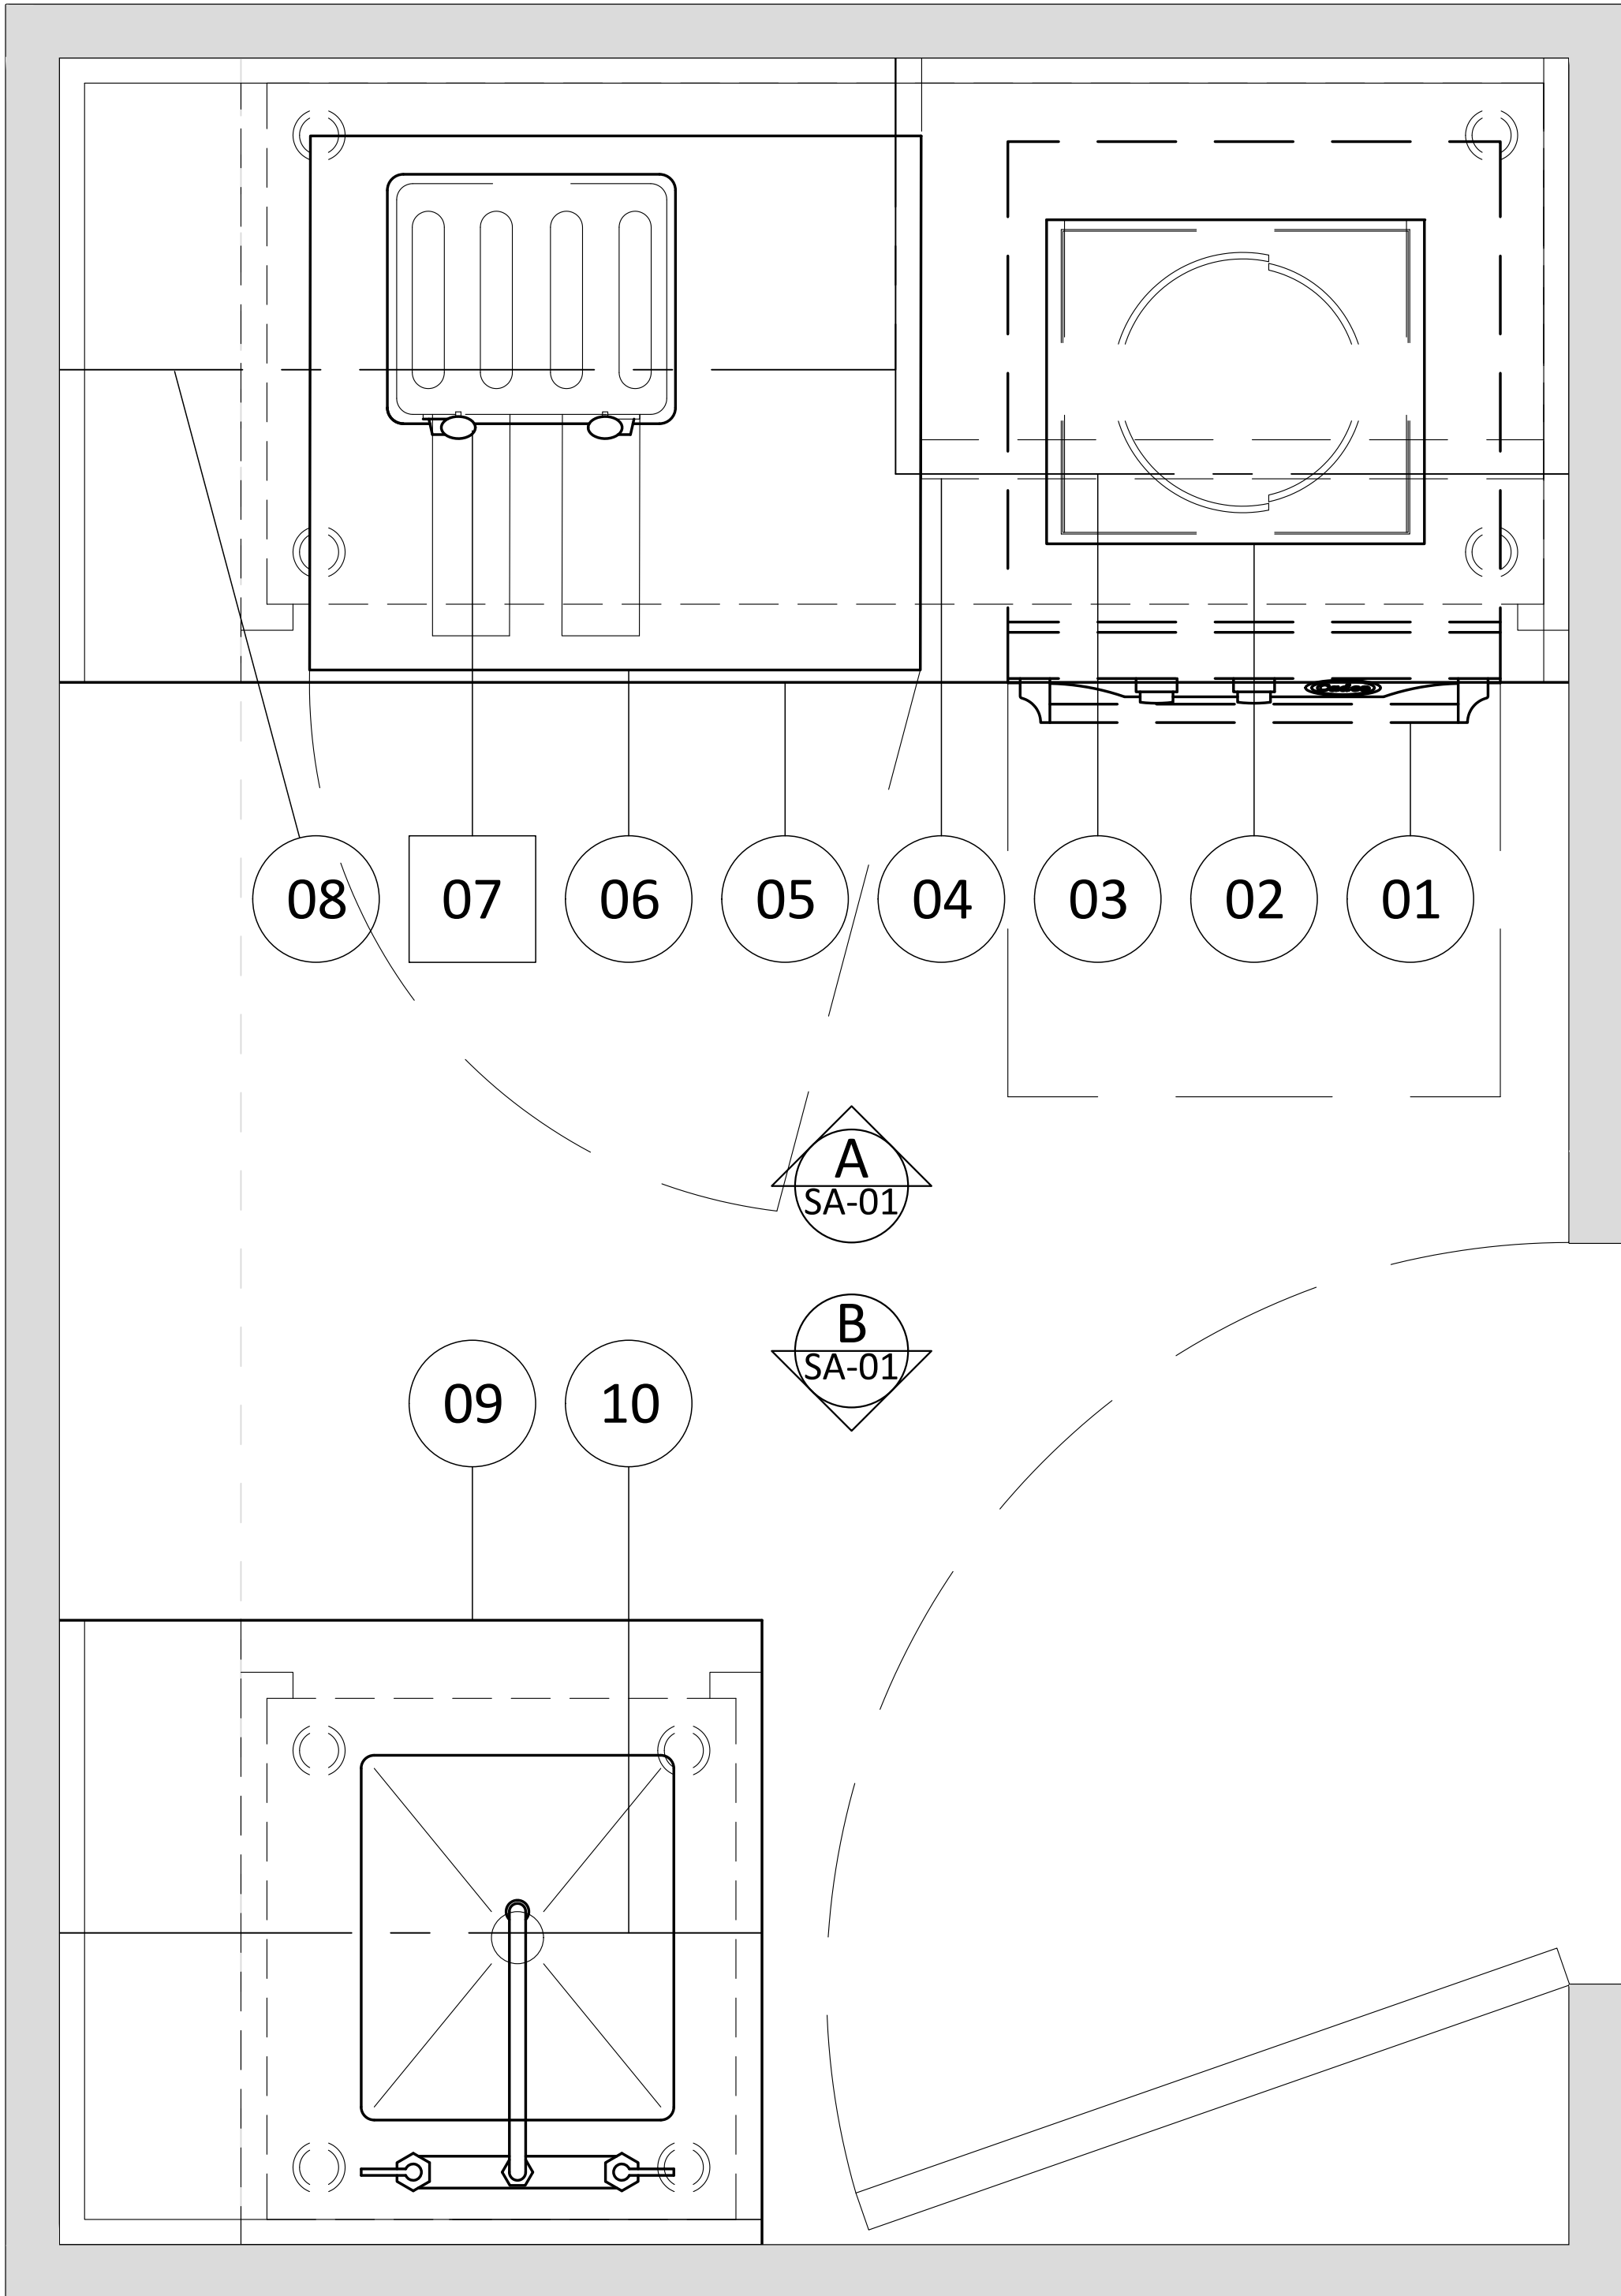

WWW.ATELIERDUCHEF.COM
(866) 682-5643
BOUCHERVILLE | QUÉBEC | SAGUENAY

CLIENT

S.T.Q.
GUÉVREMONT 2

250, RUE SAINT-PAUL, QUEBEC, QC
G1K 9K9

AUCUNE PARTIE DE CE DESSIN / CONCEPTION
NE PEUT ÊTRE REPRODUITE OU UTILISÉE
SANS L'AUTORISATION ÉCRITE PRÉALABLE
D ' A T E L I E R D U C H E F .

POUR CONSTRUCTION

8	POUR CONSTRUCTION	23-01-2024
7	POUR SOUMISSION	17-01-2024
6	POUR SOUMISSION	11-07-2023
5	POUR APPROBATION	03-07-2023
4	POUR COORDINATION	12-06-2023
3	POUR COORDINATION	06-06-2023
2	POUR COORDINATION	30-05-2023
1	PLAN PRÉLIMINAIRE	11-05-2023
VER.	DESCRIPTION	DATE

TITRE

NOTES GÉNÉRALES

CHARGÉ DE PROJET

JEAN-CHARLES ZONDA

(418) 929 - 8251
JEAN-CHARLES.ZONDA@ATELIERDUCHEF.COM

DESSINATEUR / CONCEPTEUR

ABDELLAH IDIZAL

ÉCHELLE

N.A.E.

FORMAT


24 x 36

PROJET

QC0099


PAGE

SA-00

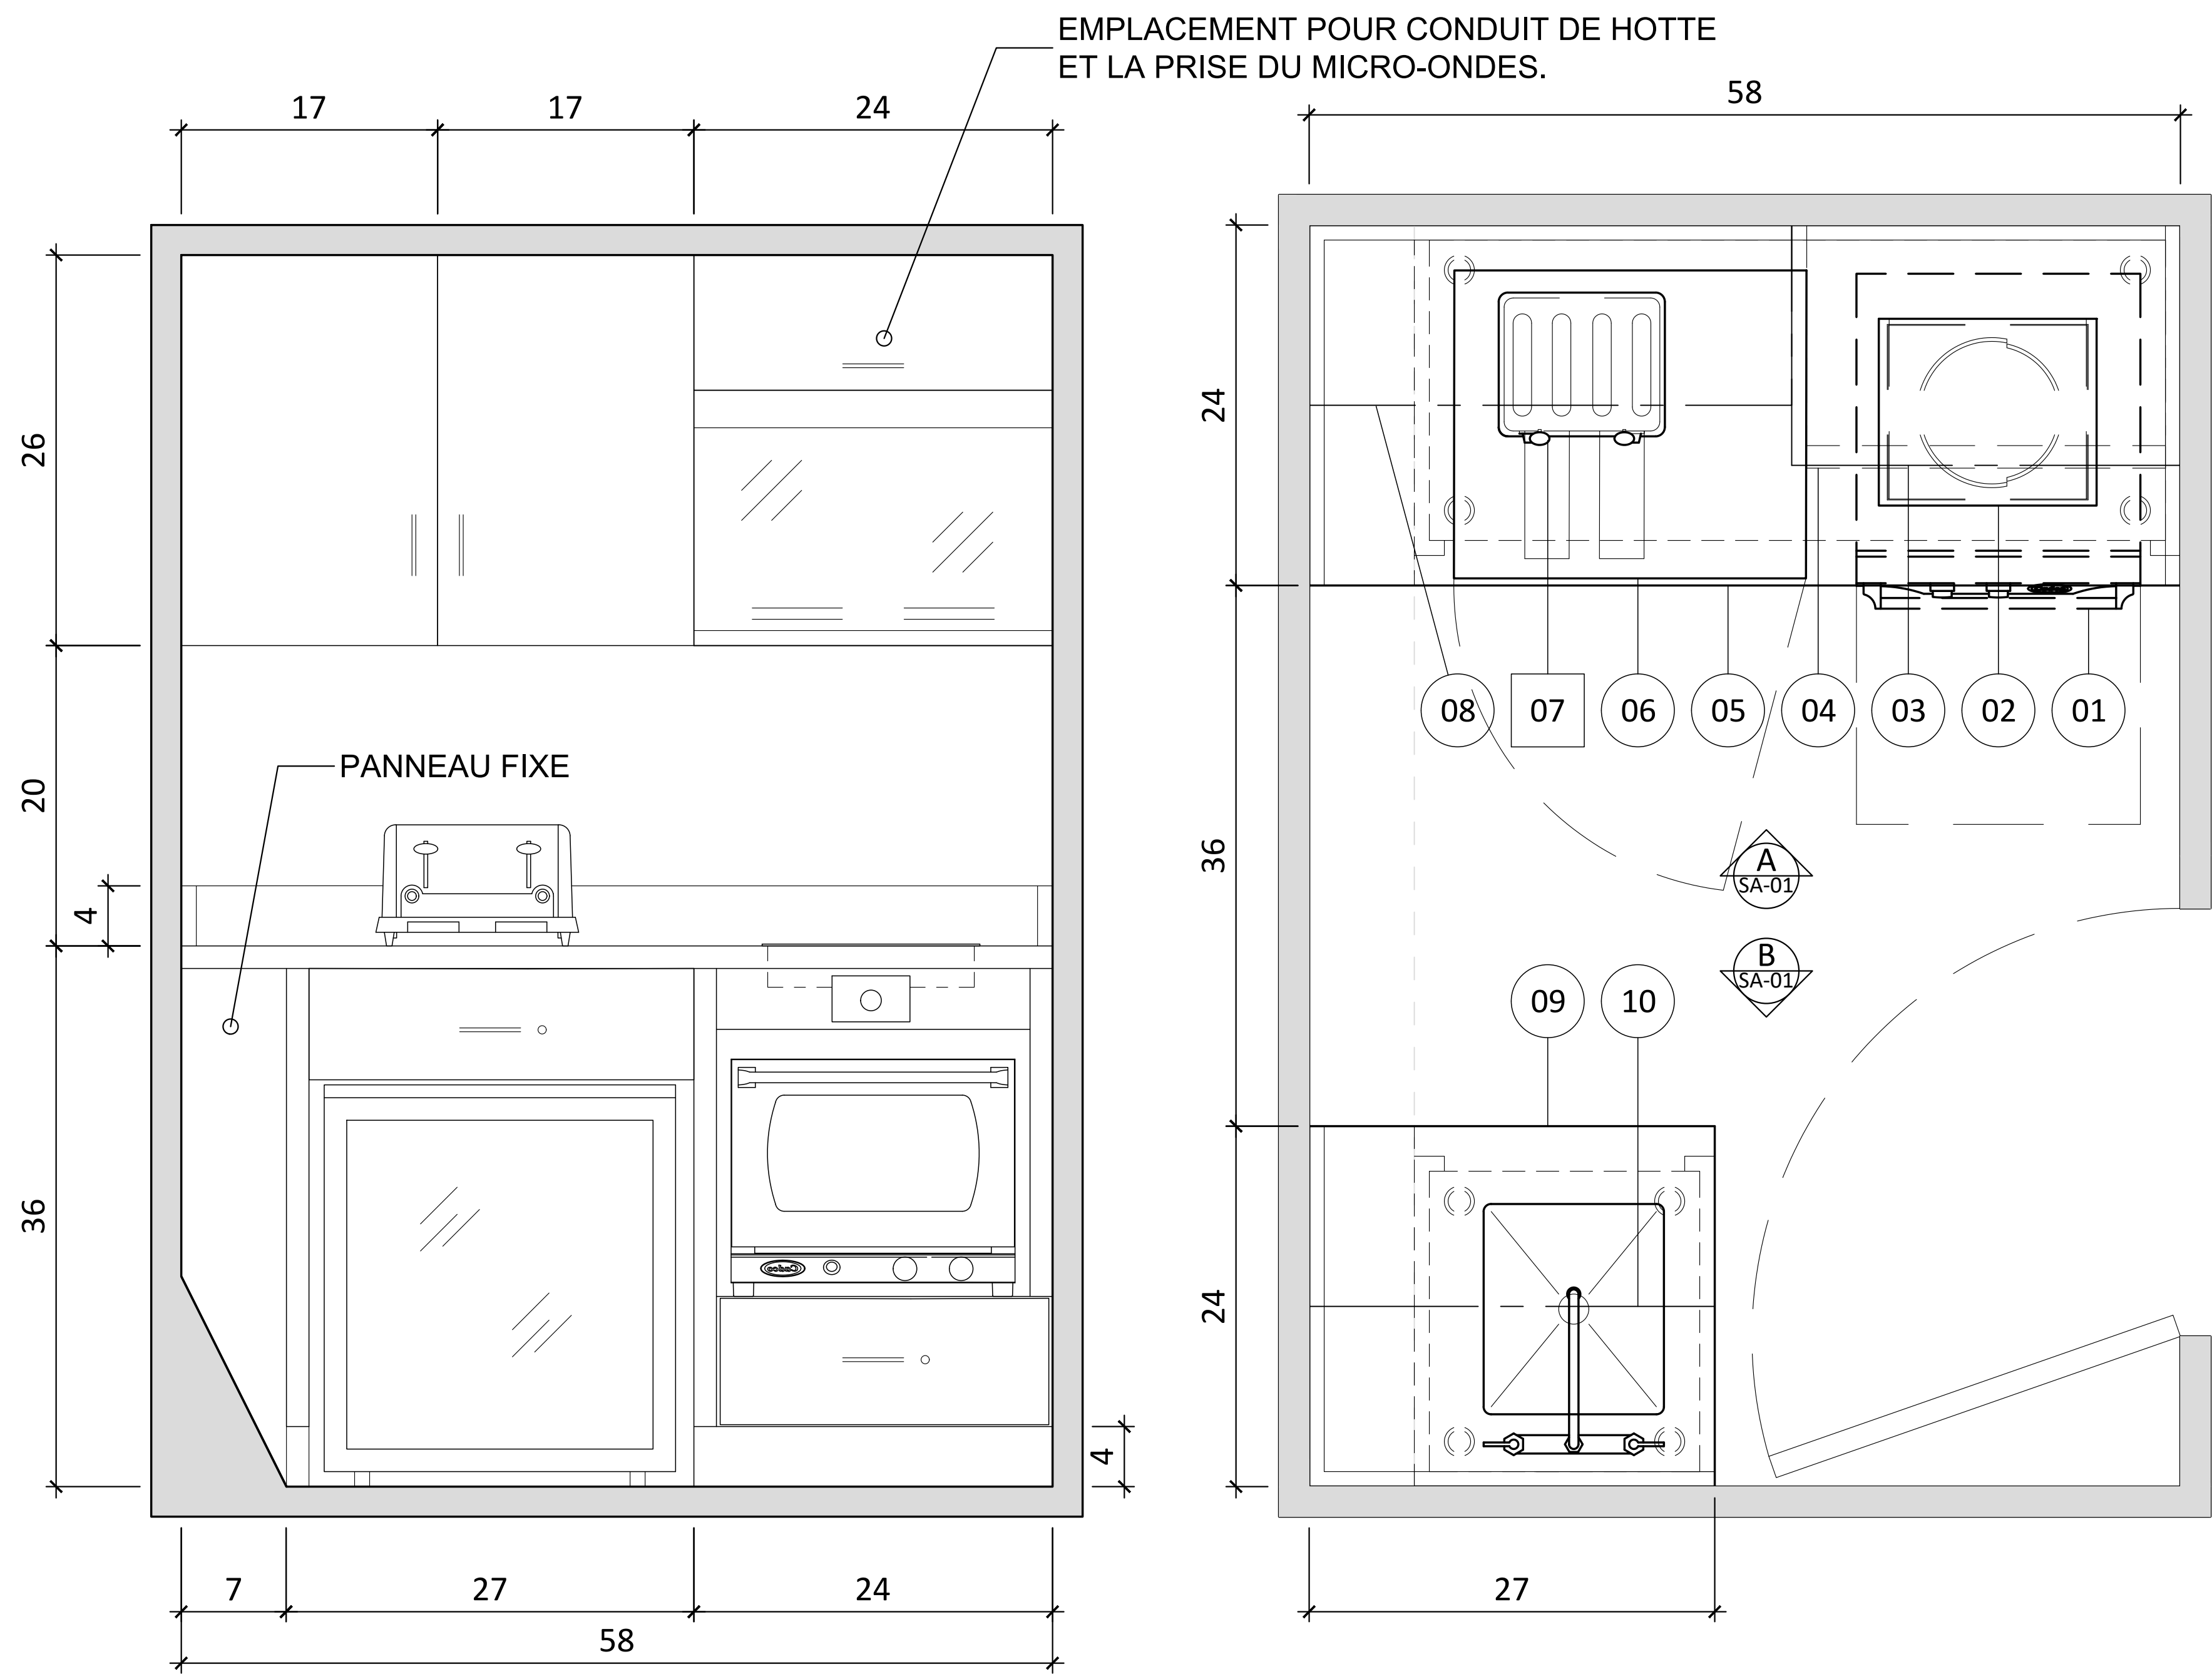

A
SA-01

ÉLÉVATION
ÉCHELLE: 1-1/2" = 1'-0"

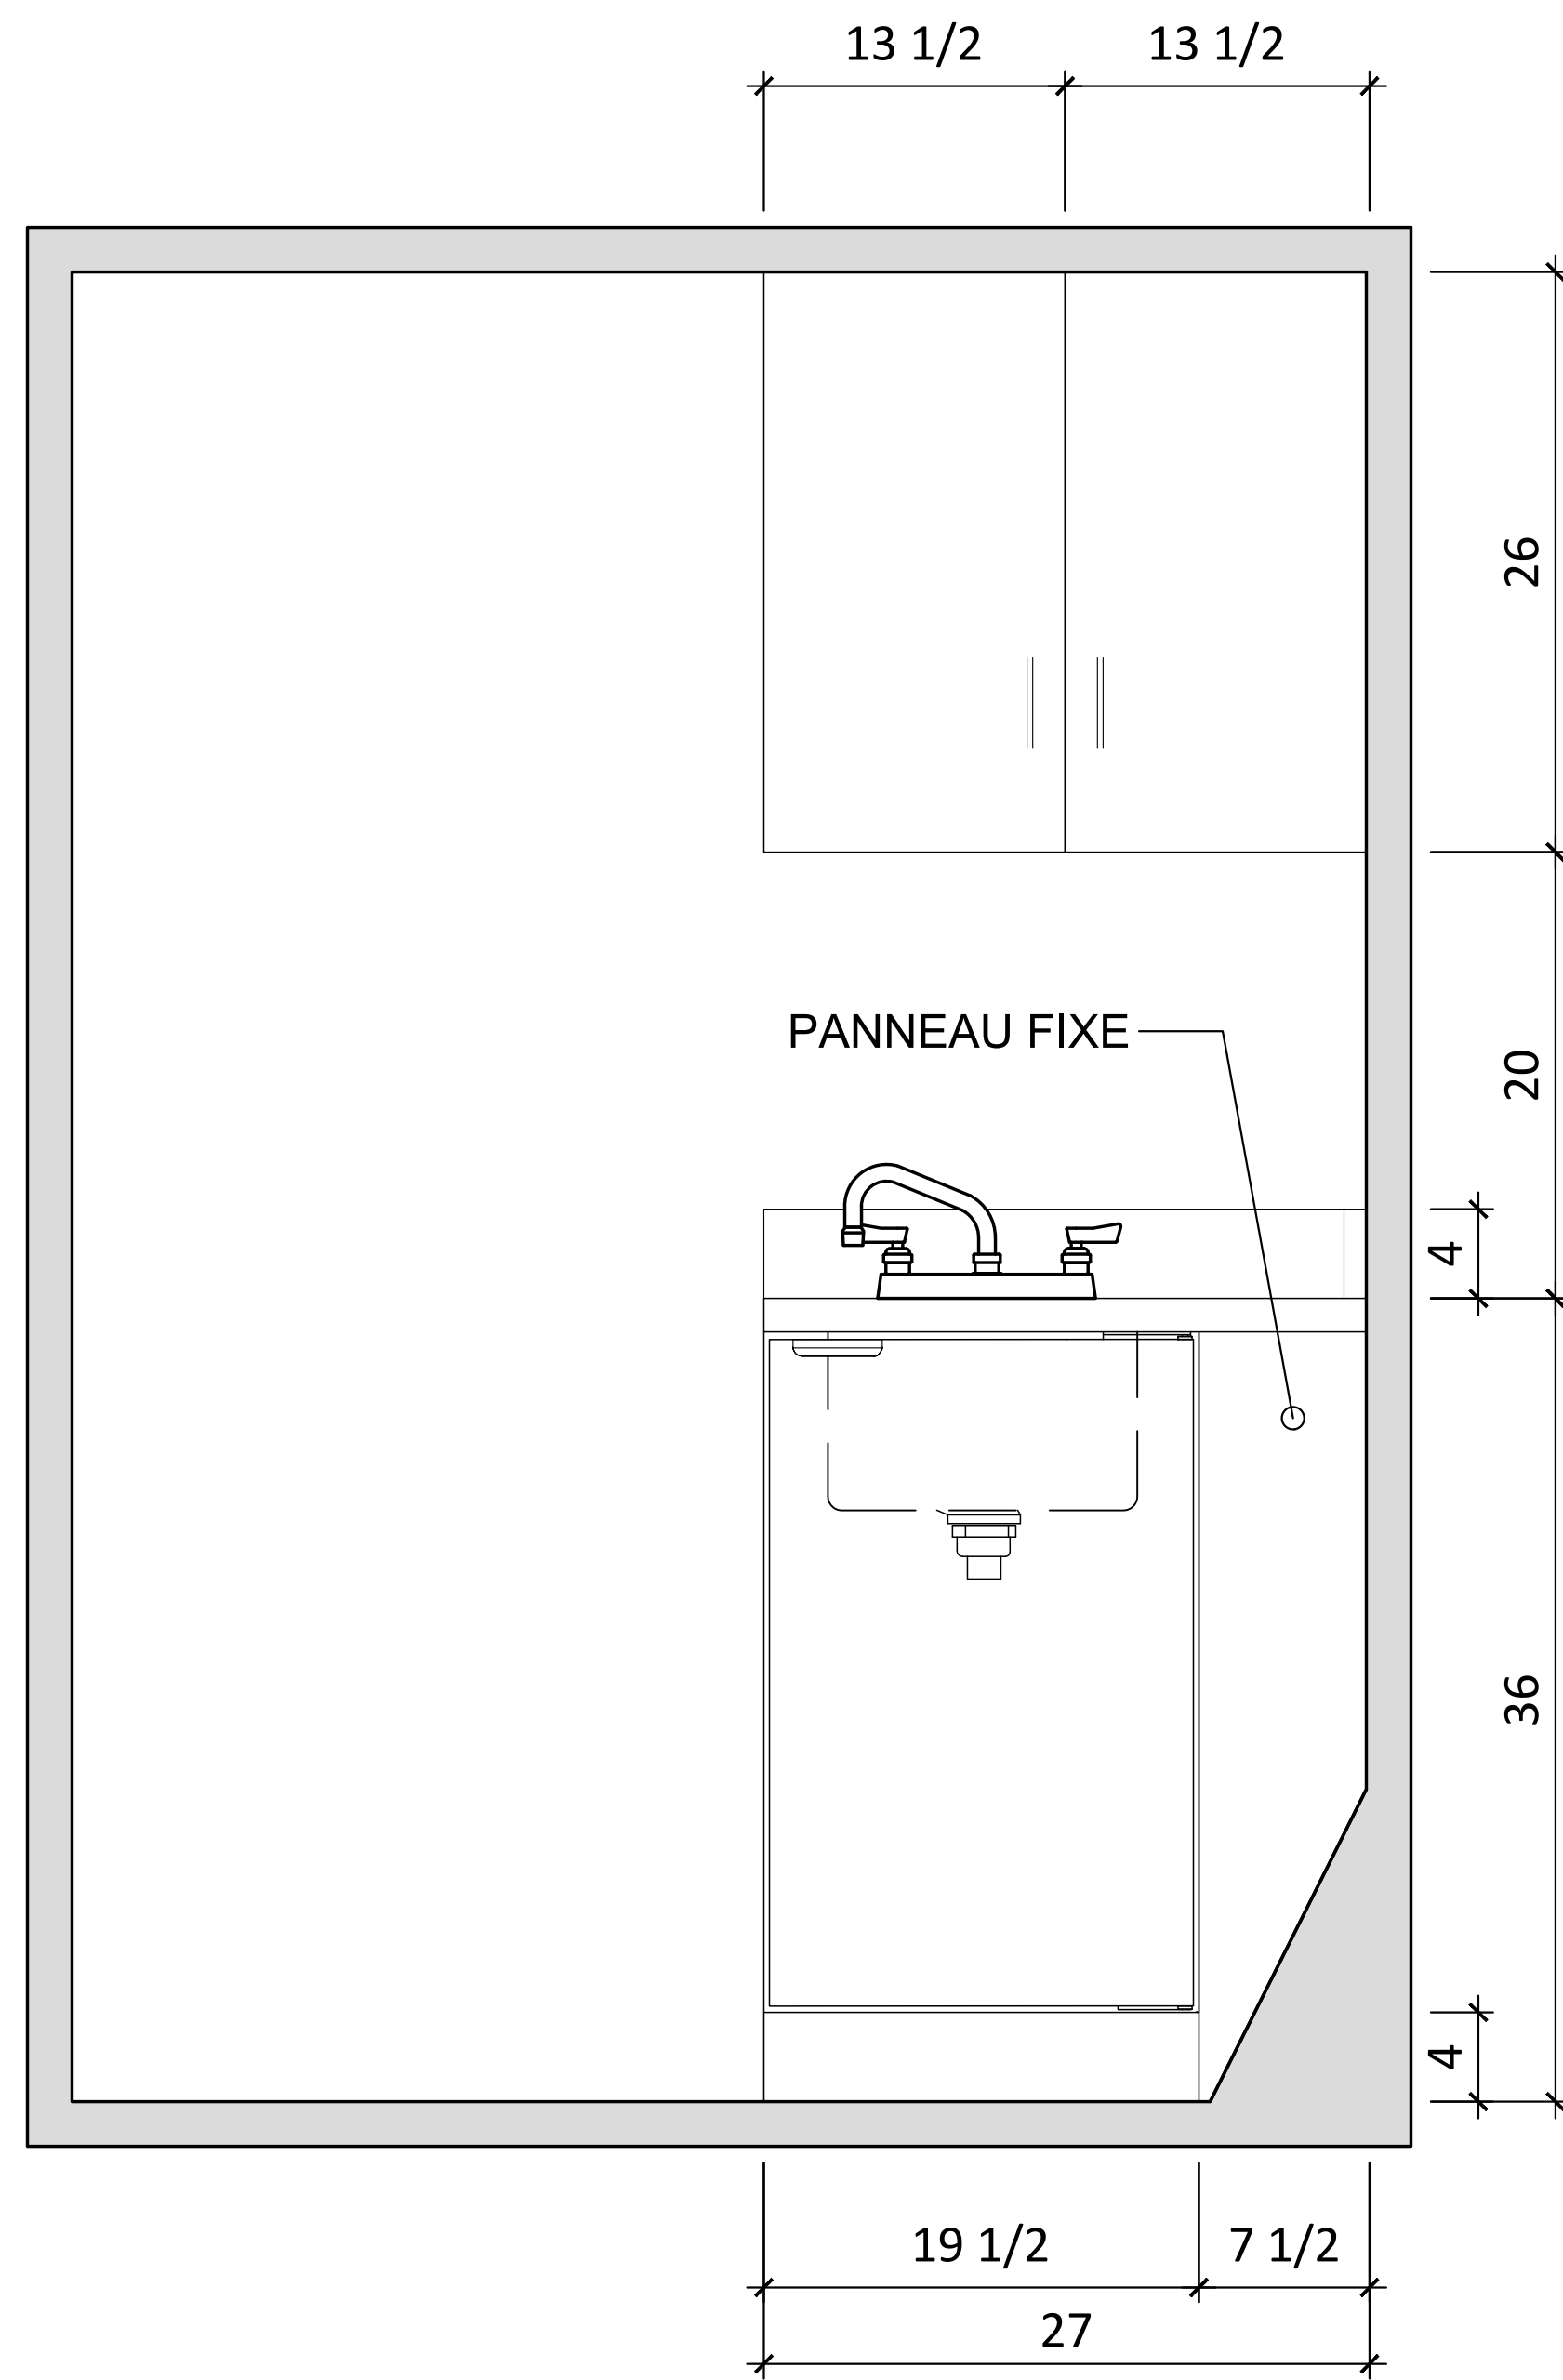

B
SA-01

ÉLÉVATION
ÉCHELLE: 1-1/2" = 1'-0"



WWW.ATELIERDUCHEF.COM
(866) 682-5643
BOUCHERVILLE | QUÉBEC | SAGUENAY

CLIENT

S.T.Q.
GUÉVREMONT 2

250, RUE SAINT-PAUL, QUEBEC, QC
G1K 9K9

AUCUNE PARTIE DE CE DESSIN / CONCEPTION
NE PEUT ÊTRE REPRODUITE OU UTILISÉE
SANS L'AUTORISATION ÉCRITE PRÉALABLE
D'ATELIER DUCHEF.

POUR CONSTRUCTION

8	POUR CONSTRUCTION	23-01-2024
7	POUR SOUMISSION	17-01-2024
6	POUR SOUMISSION	11-07-2023
5	POUR APPROBATION	03-07-2023
4	POUR COORDINATION	12-06-2023
3	POUR COORDINATION	06-06-2023
2	POUR COORDINATION	30-05-2023
1	PLAN PRÉLIMINAIRE	11-05-2023
VER.	DESCRIPTION	DATE

TITRE

AMÉNAGEMENT

CHARGÉ DE PROJET


JEAN-CHARLES ZONDA

(418) 929 - 8251
JEAN-CHARLES.ZONDA@ATELIERDUCHEF.COM

DESSINATEUR / CONCEPTEUR

ABDELLAH IDIZAL

ÉCHELLE	PROJET
1-1/2"=1'-0"	QC0099
FORMAT	PAGE
24 x 36	SA-01

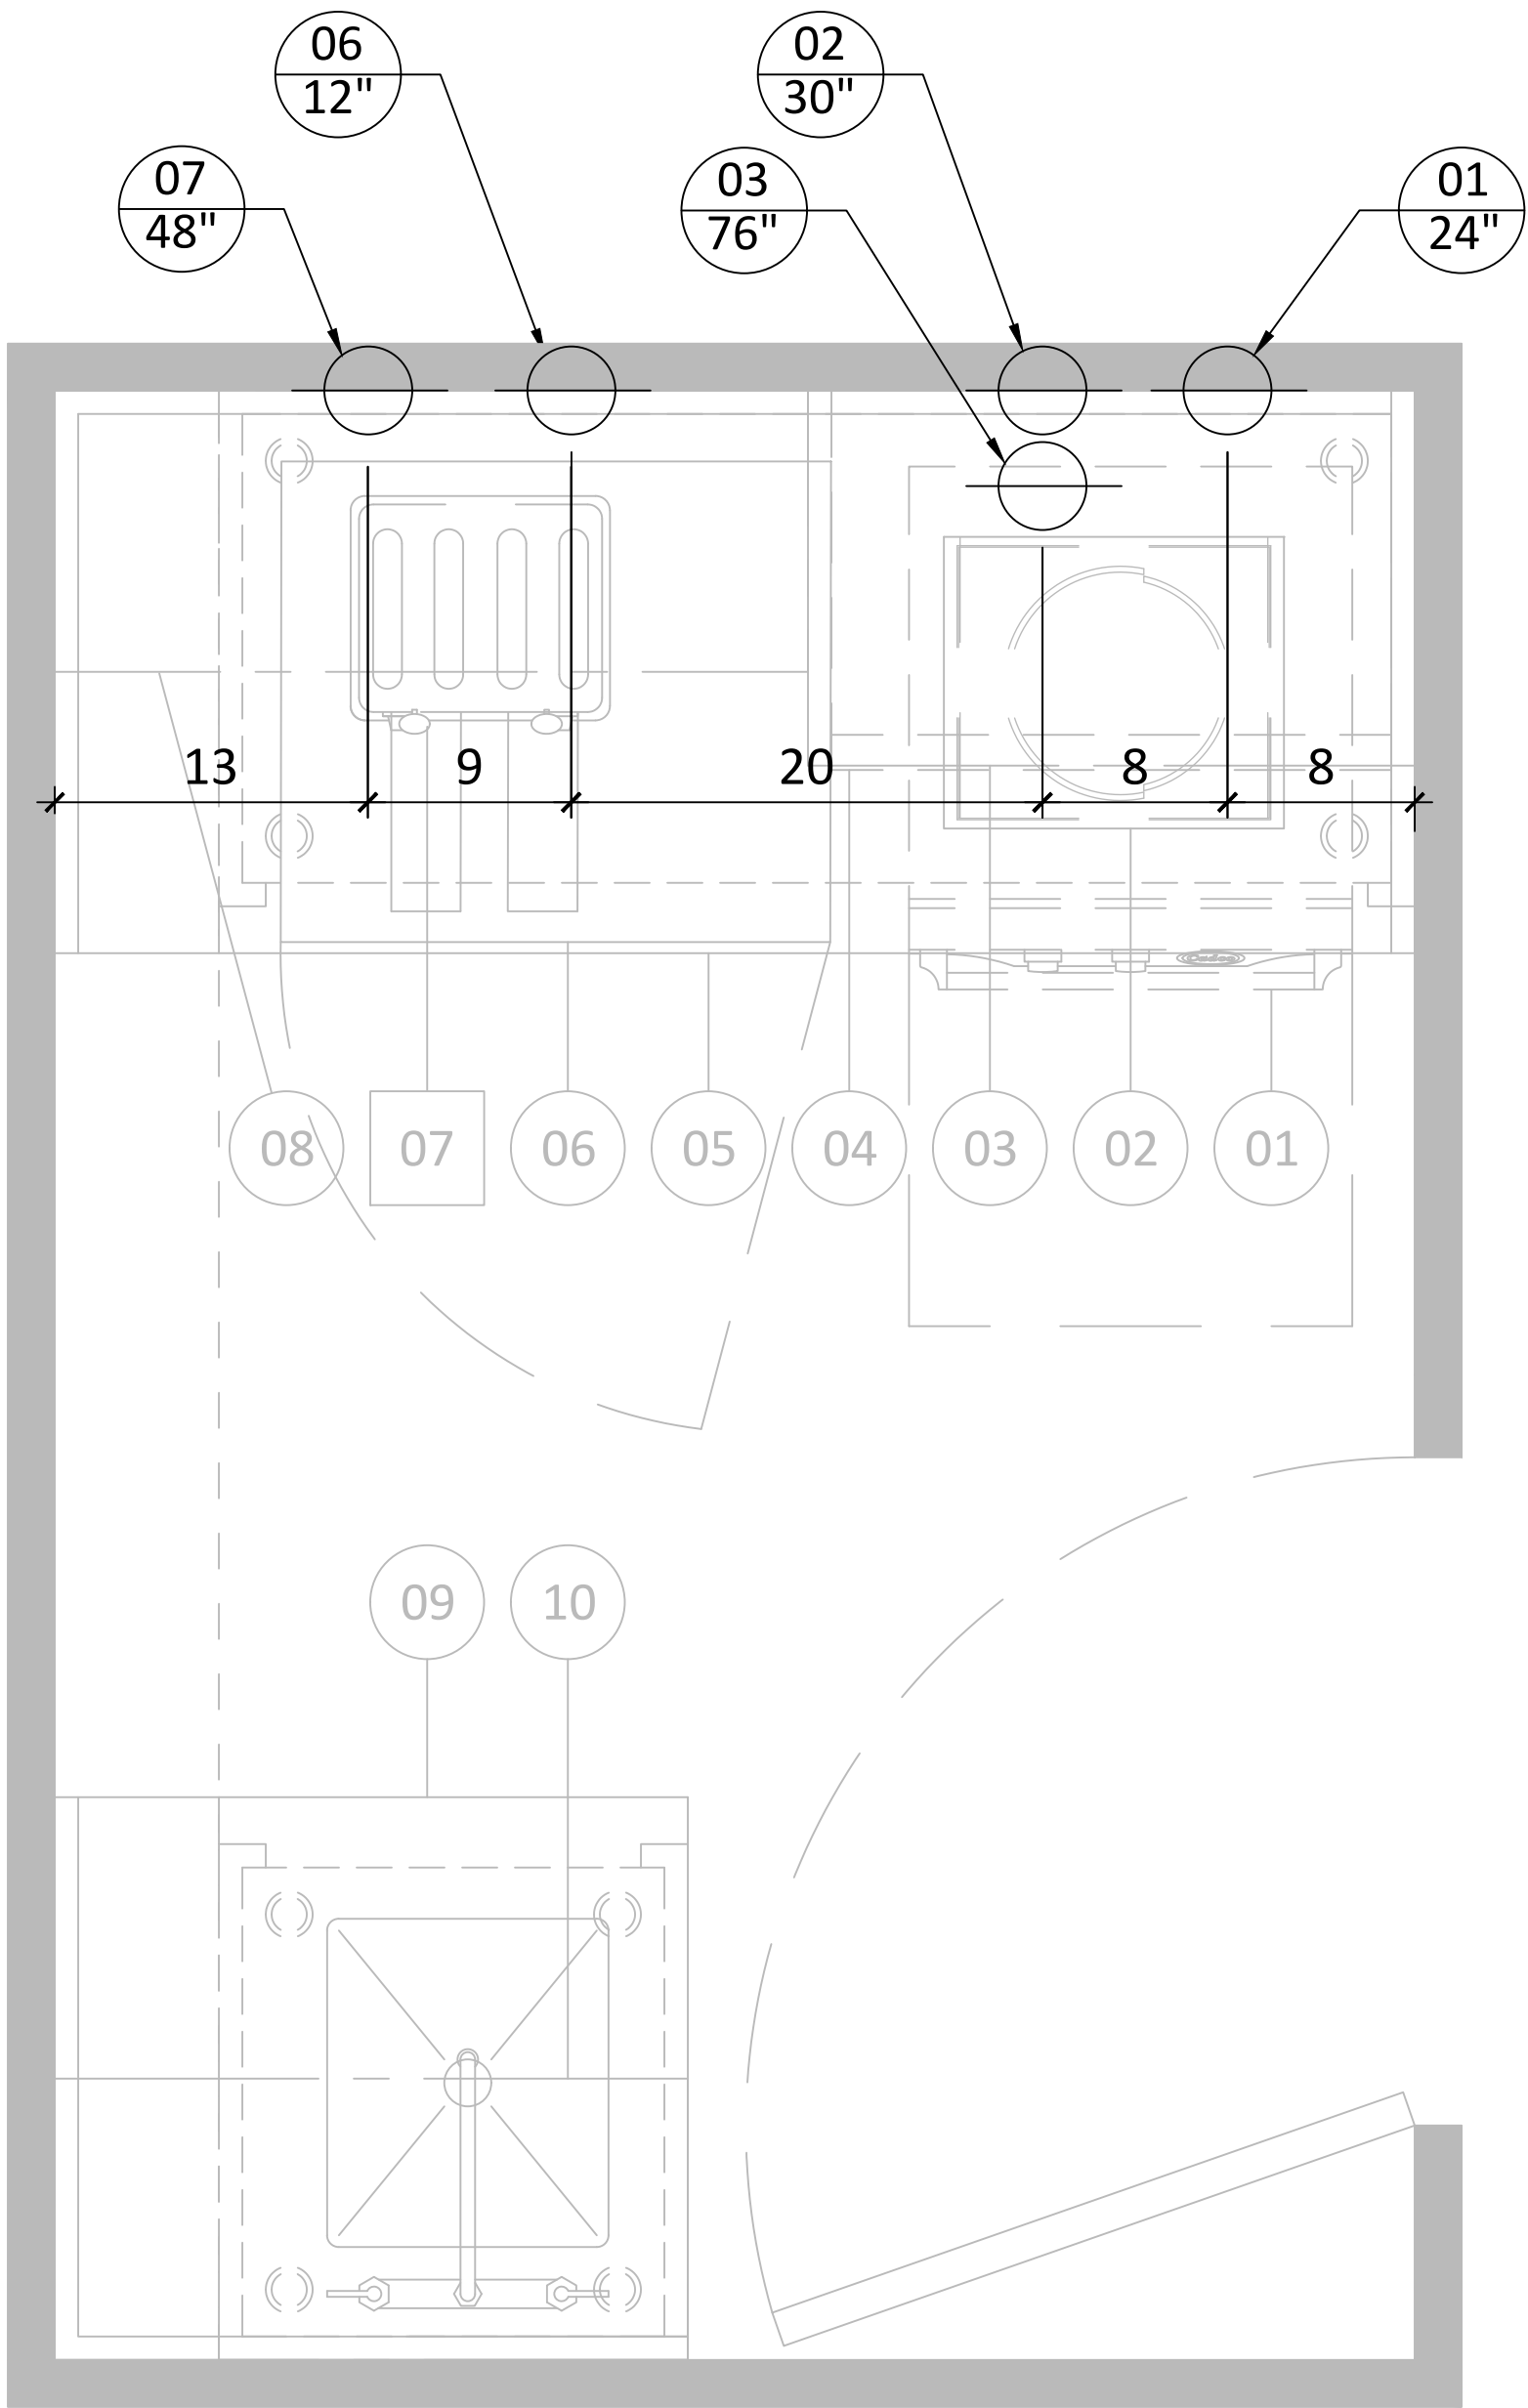

WWW.ATELIERDUCHEF.COM
(866) 682-5643
BOUCHERVILLE | QUÉBEC | SAGUENAY

CLIENT

S.T.Q.
GUÉVREMONT 2

250, RUE SAINT-PAUL, QUEBEC, QC
G1K 9K9

AUCUNE PARTIE DE CE DESSIN / CONCEPTION
NE PEUT ÊTRE REPRODUITE OU UTILISÉE
SANS L'AUTORISATION ÉCRITE PRÉALABLE
D ' A T E L I E R D U C H E F .



POUR CONSTRUCTION

8	POUR CONSTRUCTION	23-01-2024
7	POUR SOUMISSION	17-01-2024
6	POUR SOUMISSION	11-07-2023
5	POUR APPROBATION	03-07-2023
4	POUR COORDINATION	12-06-2023
3	POUR COORDINATION	06-06-2023
2	POUR COORDINATION	30-05-2023
1	PLAN PRÉLIMINAIRE	11-05-2023
VER.	DESCRIPTION	DATE

TITRE

ÉLECTRICITÉ

CHARGÉ DE PROJET

JEAN-CHARLES ZONDA

(418) 929 - 8251
JEAN-CHARLES.ZONDA@ATELIERDUCHEF.COM

DESSINATEUR / CONCEPTEUR

ABDELLAH IDIZAL

ÉCHELLE	PROJET
1-1/2"=1'-0"	QC0099
FORMAT	PAGE
24 x 36	SA-02



WWW.ATELIERDUCHEF.COM
(866) 682-5643
BOUCHERVILLE | QUÉBEC | SAGUENAY

CLIENT

S.T.Q.
GUÉVREMONT 2

250, RUE SAINT-PAUL, QUEBEC, QC
G1K 9K9

AUCUNE PARTIE DE CE DESSIN / CONCEPTION
NE PEUT ÊTRE REPRODUITE OU UTILISÉE
SANS L'AUTORISATION ÉCRITE PRÉALABLE
D'ATELIER DU CHEF.

POUR CONSTRUCTION

8	POUR CONSTRUCTION	23-01-2024
7	POUR SOUMISSION	17-01-2024
6	POUR SOUMISSION	11-07-2023
5	POUR APPROBATION	03-07-2023
4	POUR COORDINATION	12-06-2023
3	POUR COORDINATION	06-06-2023
2	POUR COORDINATION	30-05-2023
1	PLAN PRÉLIMINAIRE	11-05-2023
VER.	DESCRIPTION	DATE

TITRE

PLOMBERIE

CHARGÉ DE PROJET


JEAN-CHARLES ZONDA

(418) 929 - 8251
JEAN-CHARLES.ZONDA@ATELIERDUCHEF.COM

DESSINATEUR / CONCEPTEUR

ABDELLAH IDIZAL

ÉCHELLE	PROJET
1-1/2"=1'-0"	QC0099
FORMAT	PAGE
24 x 36	SA-03

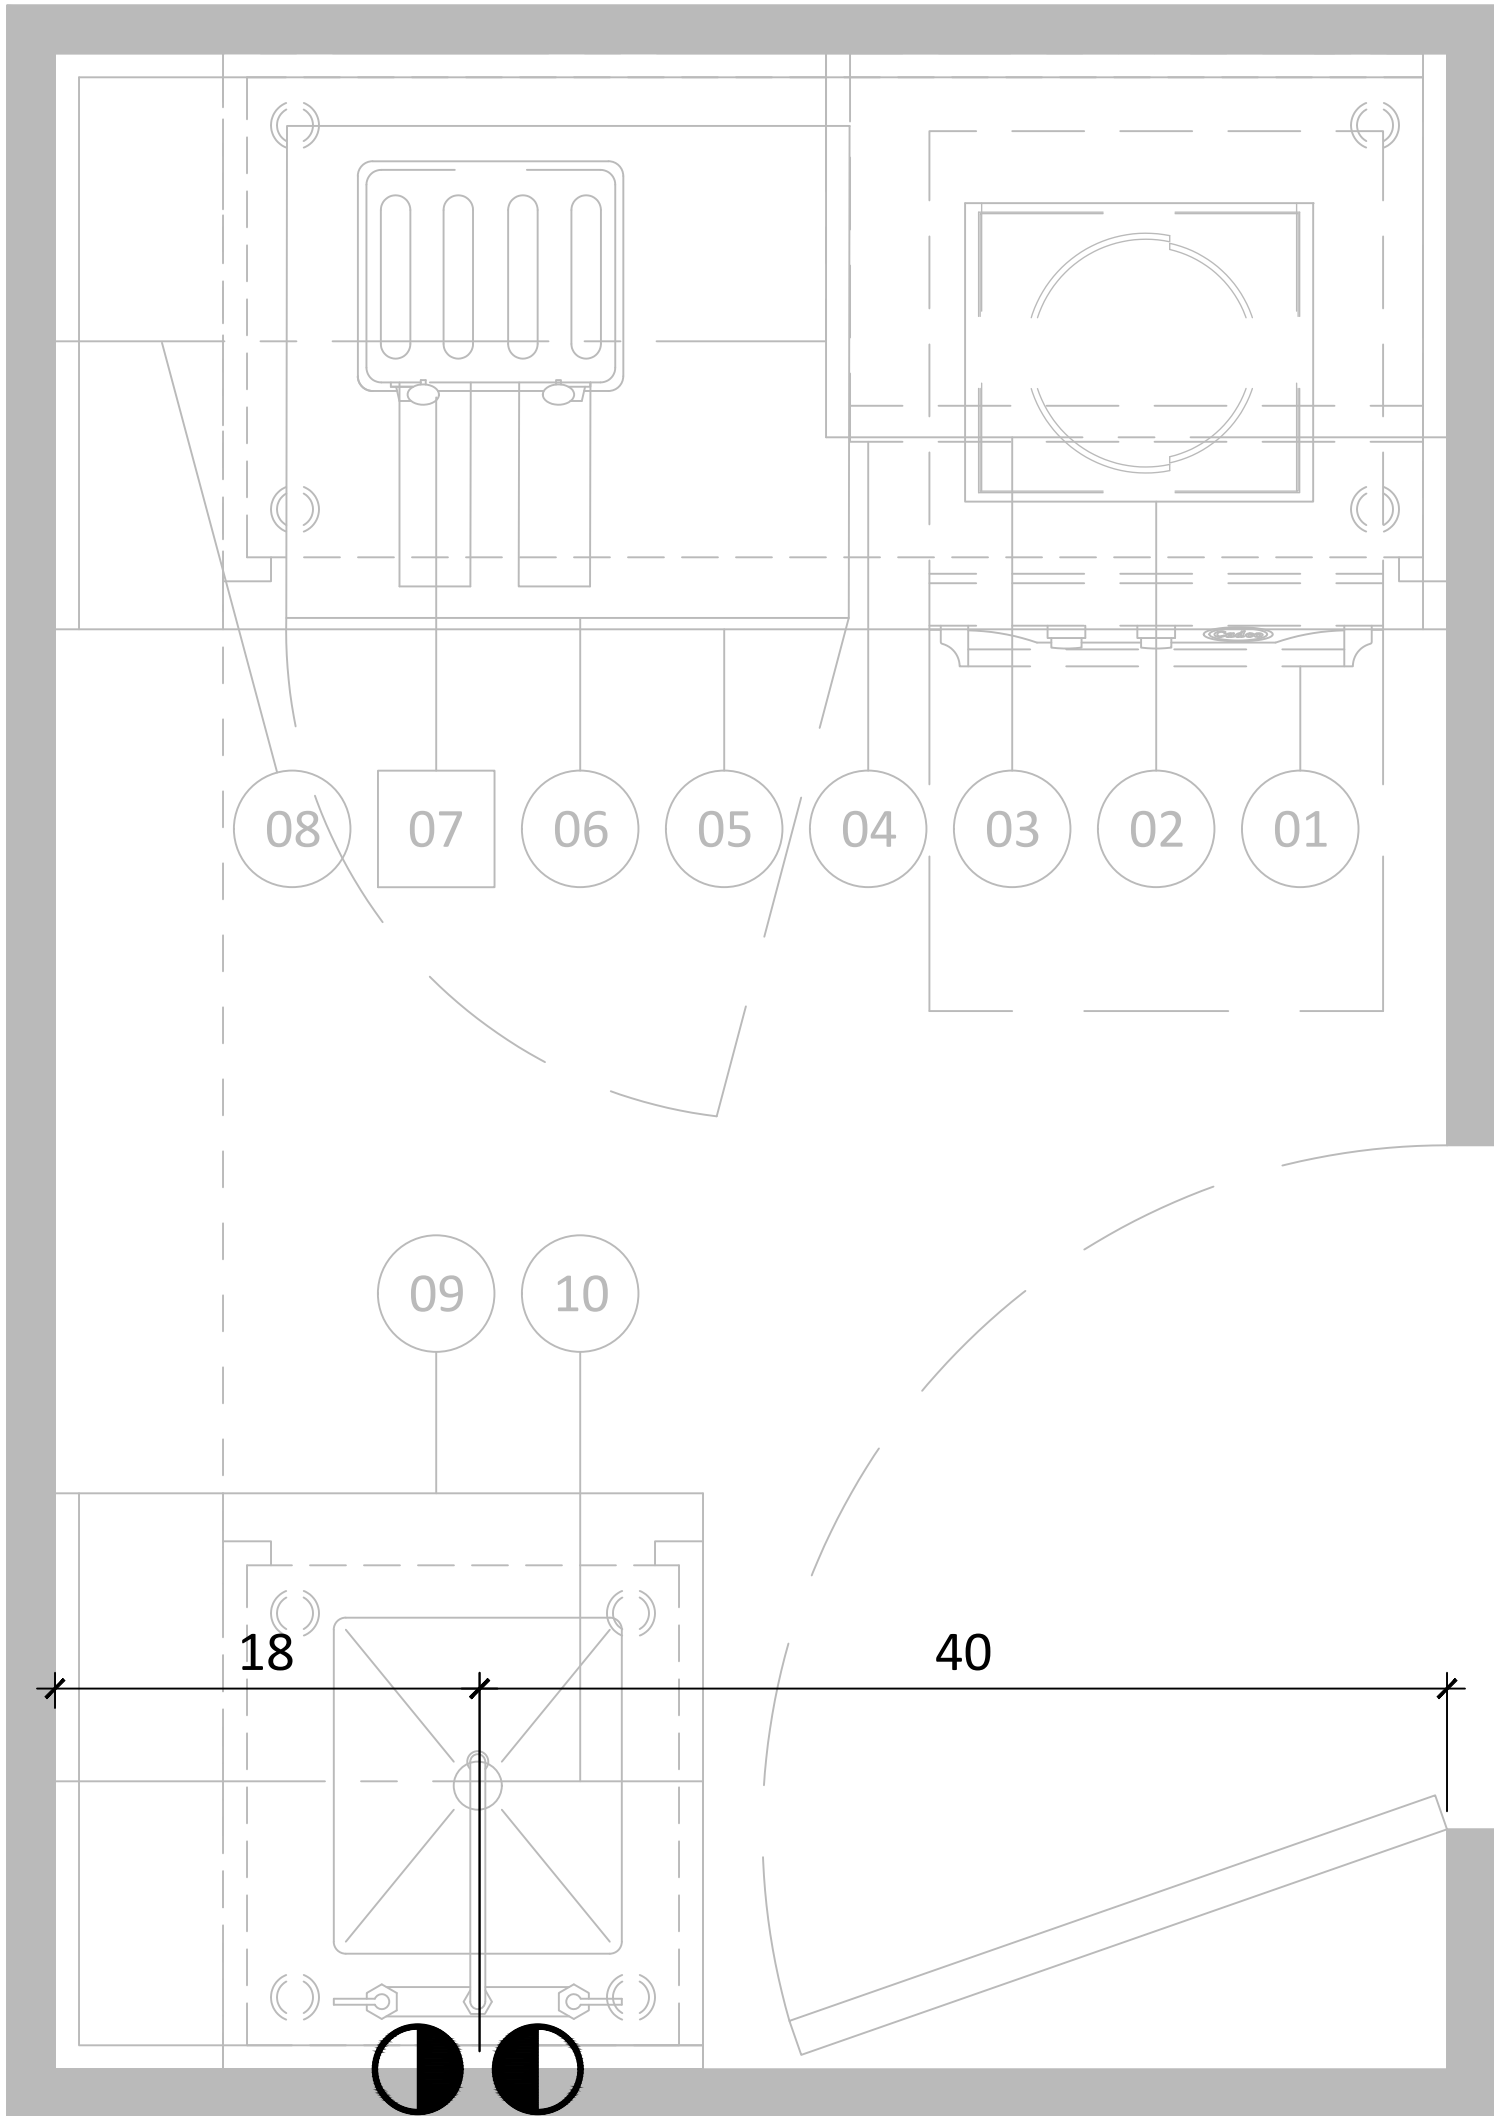



WWW.ATELIERDUCHEF.COM
(866) 682-5643
BOUCHERVILLE | QUÉBEC | SAGUENAY

CLIENT

S.T.Q.
GUÉVREMONT 2

250, RUE SAINT-PAUL, QUEBEC, QC
G1K 9K9

AUCUNE PARTIE DE CE DESSIN / CONCEPTION
NE PEUT ÊTRE REPRODUITE OU UTILISÉE
SANS L'AUTORISATION ÉCRITE PRÉALABLE
D'ATELIER DU CHEF.

POUR CONSTRUCTION

8	POUR CONSTRUCTION	23-01-2024
7	POUR SOUMISSION	17-01-2024
6	POUR SOUMISSION	11-07-2023
5	POUR APPROBATION	03-07-2023
4	POUR COORDINATION	12-06-2023
3	POUR COORDINATION	06-06-2023
2	POUR COORDINATION	30-05-2023
1	PLAN PRÉLIMINAIRE	11-05-2023
VER.	DESCRIPTION	DATE

TITRE

DRAINAGE

CHARGÉ DE PROJET

JEAN-CHARLES ZONDA

(418) 929 - 8251
JEAN-CHARLES.ZONDA@ATELIERDUCHEF.COM

DESSINATEUR / CONCEPTEUR

ABDELLAH IDIZAL

ÉCHELLE

1-1/2"=1'-0"

FORMAT


24 x 36

PROJET

QC0099

PAGE

SA-04

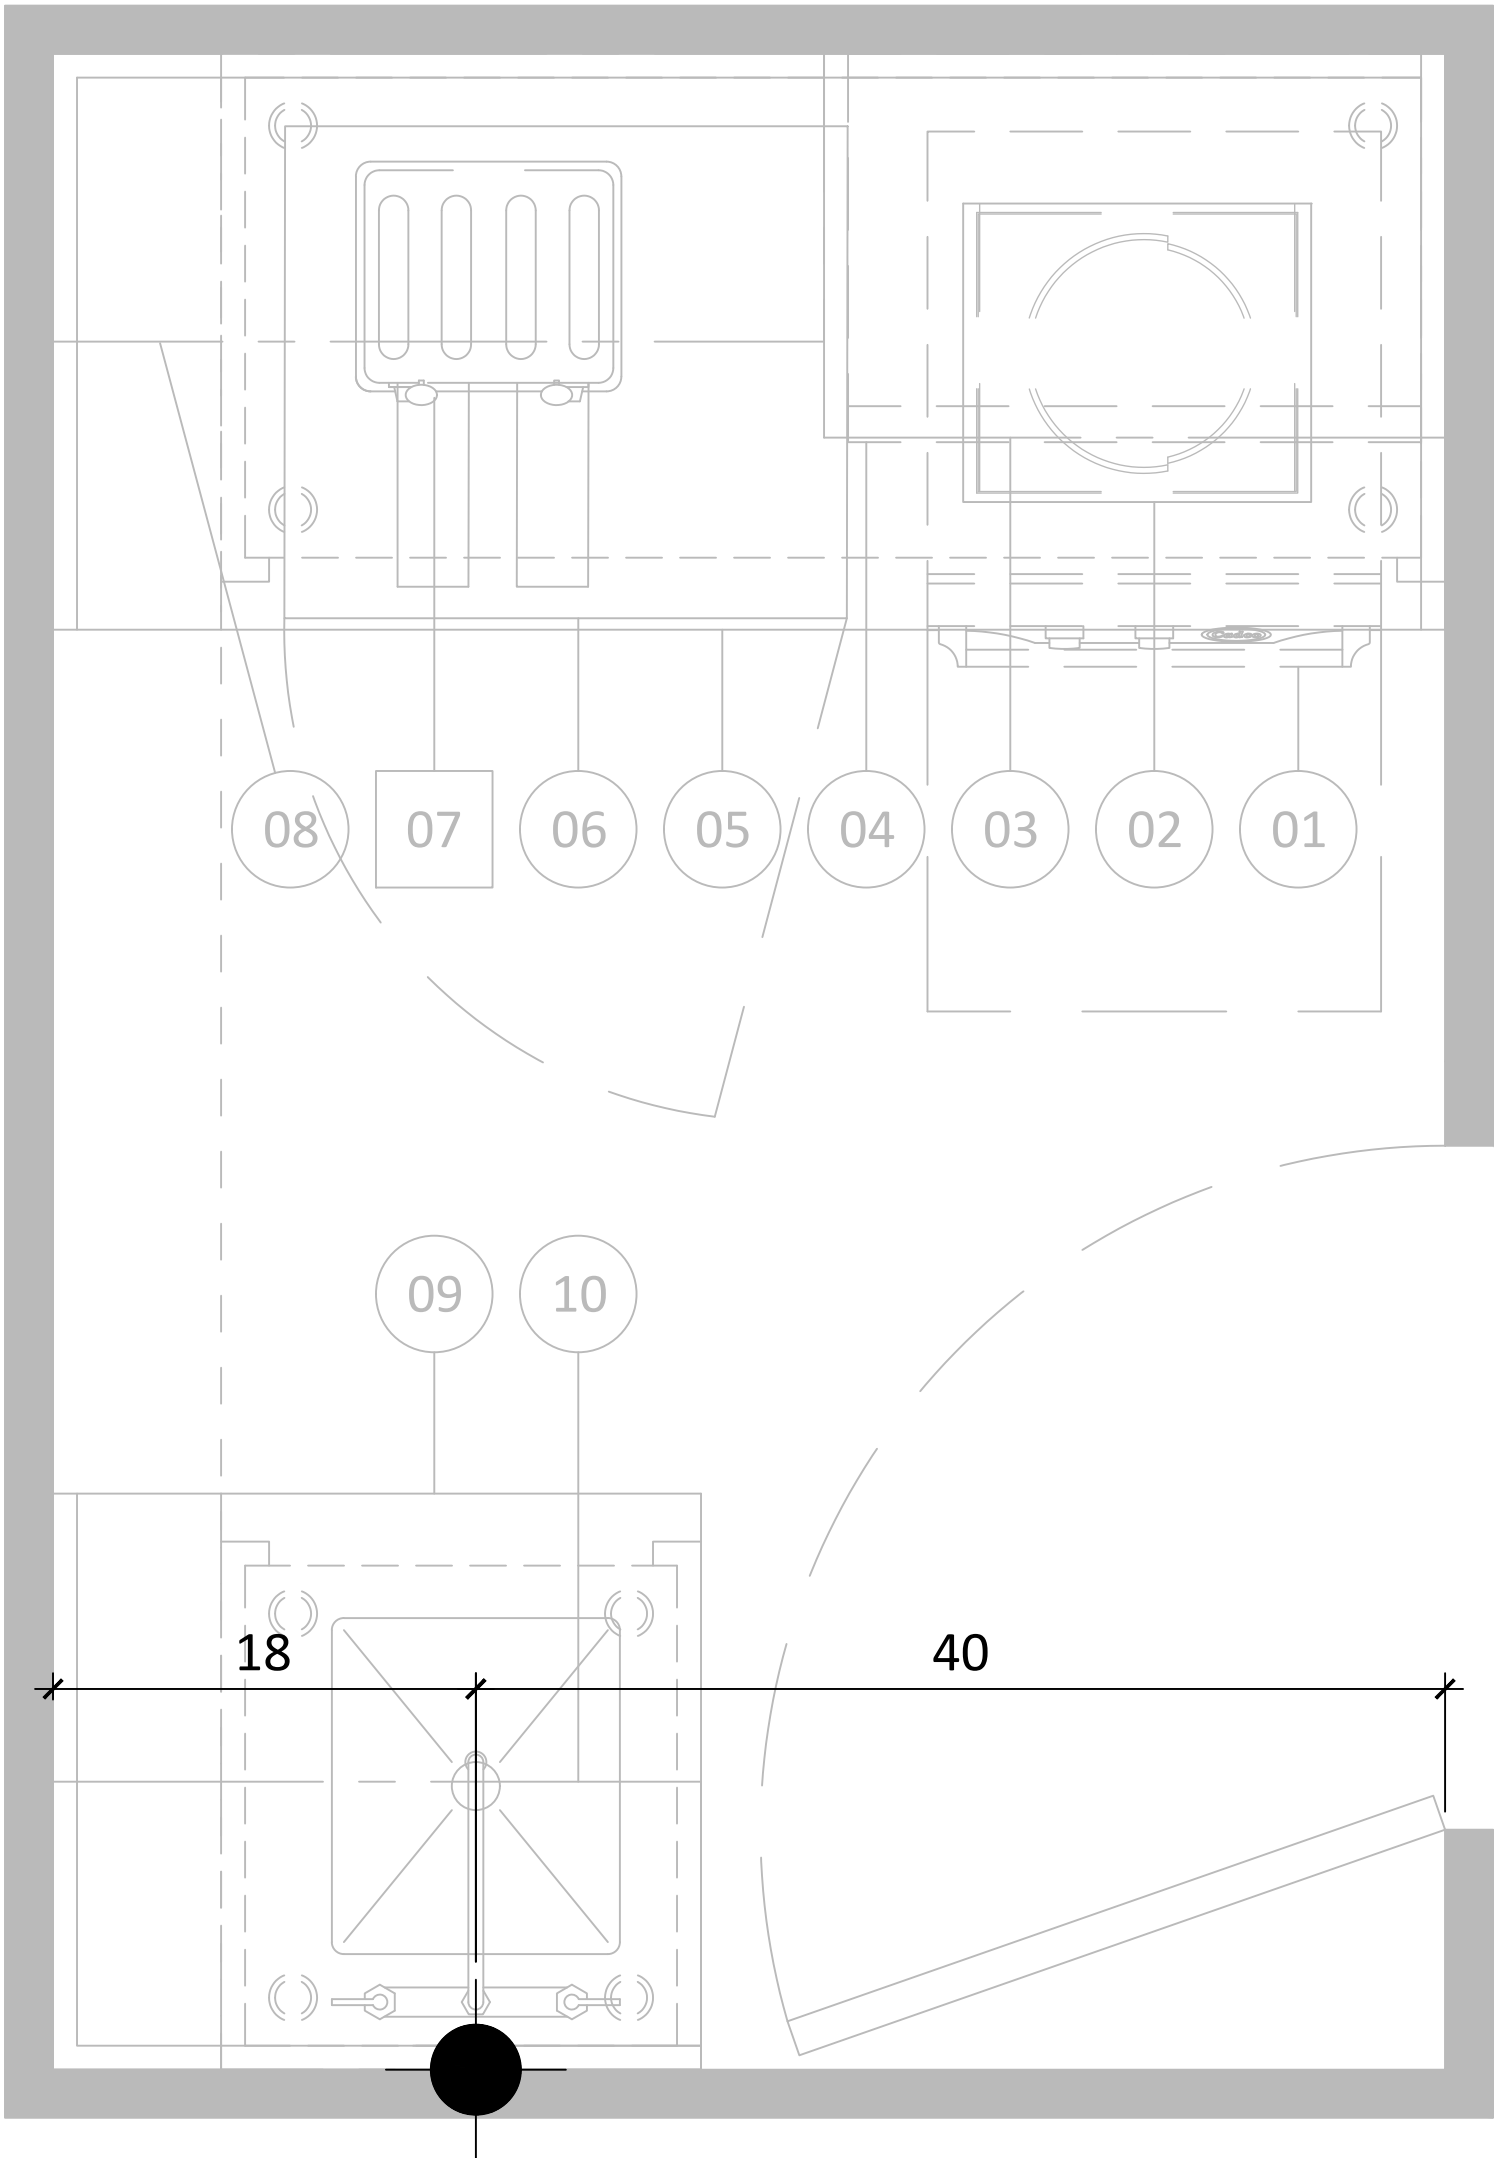



WWW.ATELIERDUCHEF.COM
(866) 682-5643
BOUCHERVILLE | QUÉBEC | SAGUENAY

CLIENT

S.T.Q.
GUÉVREMONT 2


250, RUE SAINT-PAUL, QUEBEC, QC
G1K 9K9

AUCUNE PARTIE DE CE DESSIN / CONCEPTION
NE PEUT ÊTRE REPRODUITE OU UTILISÉE
SANS L'AUTORISATION ÉCRITE PRÉALABLE
D'ATELIER DU CHEF.

POUR CONSTRUCTION

8	POUR CONSTRUCTION	23-01-2024
7	POUR SOUMISSION	17-01-2024
6	POUR SOUMISSION	11-07-2023
5	POUR APPROBATION	03-07-2023
4	POUR COORDINATION	12-06-2023
3	POUR COORDINATION	06-06-2023
2	POUR COORDINATION	30-05-2023
1	PLAN PRÉLIMINAIRE	11-05-2023
VER.	DESCRIPTION	DATE

TITRE	
RENFORTS MURAUX	
CHARGÉ DE PROJET	
JEAN-CHARLES ZONDA	
(418) 929 - 8251 JEAN-CHARLES.ZONDA@ATELIERDUCHEF.COM	
DESSINATEUR / CONCEPTEUR	
ABDELLAH IDIZAL	
ÉCHELLE	PROJET
1-1/2"=1'-0"	QC0099
FORMAT	PAGE
24 x 36	SA-05

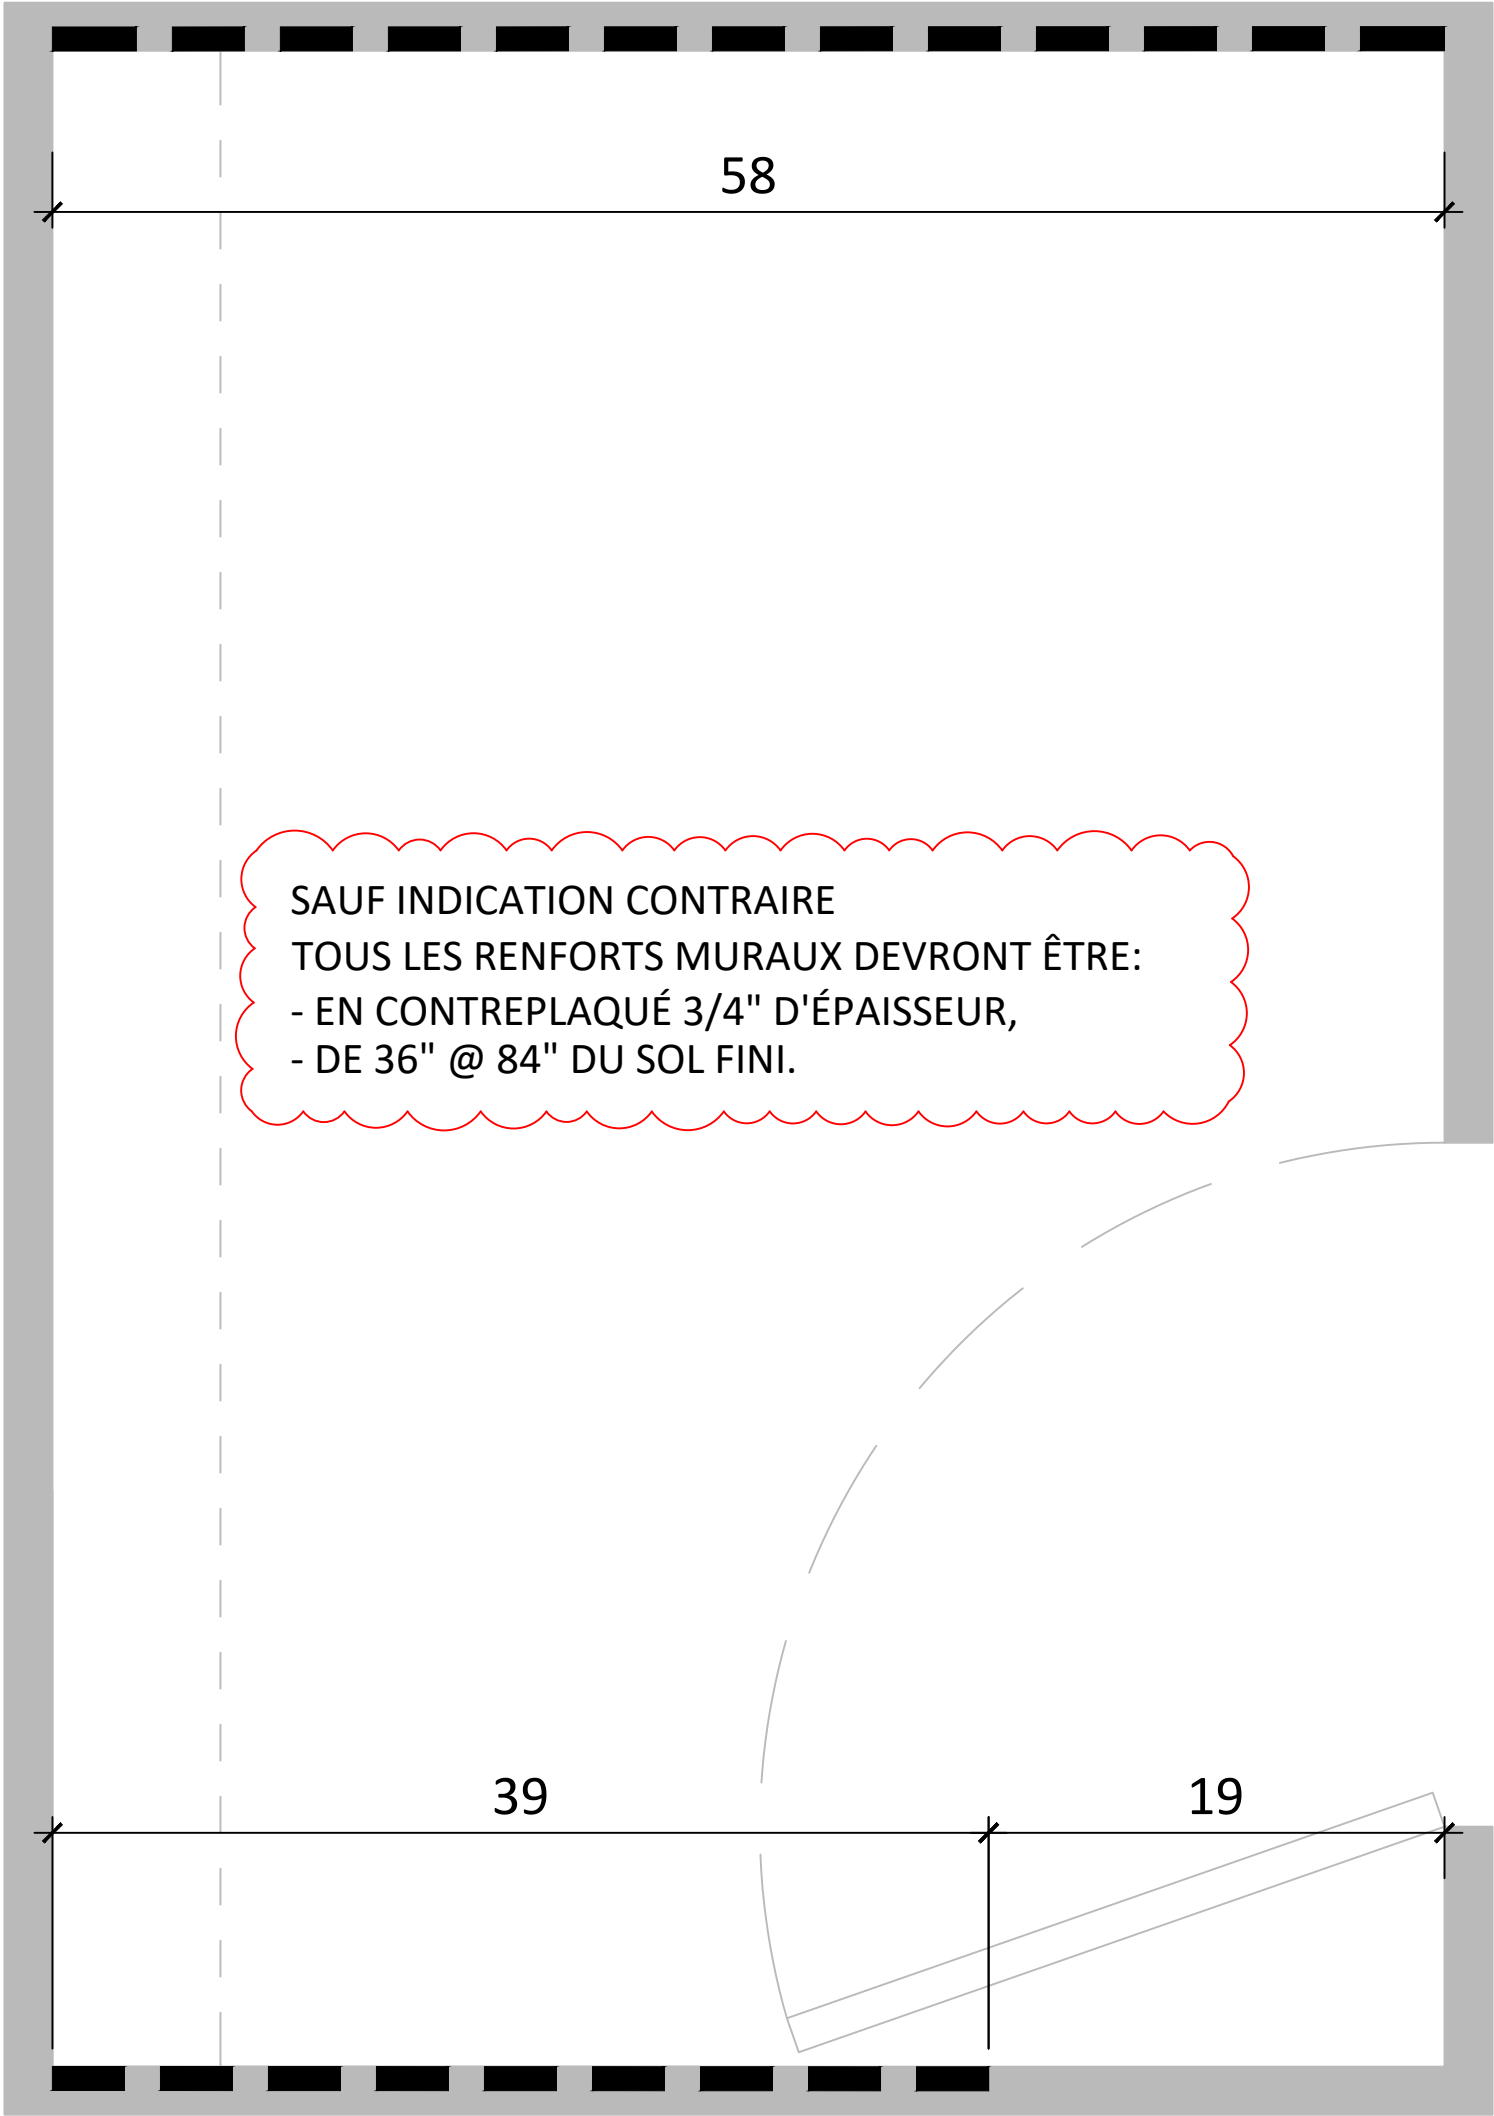

ÉQUIPEMENTS DE CUISINE COMMERCIALE

ATELIER

DU CHEF

WWW.ATELIERDUCHEF.COM

(866) 682-5643

BOUCHERVILLE | QUÉBEC | SAGUENAY

CLIENT

S.T.Q.
GUÉVREMONT 2

250, RUE SAINT-PAUL, QUEBEC, QC
G1K 9K9

AUCUNE PARTIE DE CE DESSIN / CONCEPTION
NE PEUT ÊTRE REPRODUITE OU UTILISÉE
SANS L'AUTORISATION ÉCRITE PRÉALABLE
D ' A T E L I E R D U C H E F .

POUR CONSTRUCTION

8	POUR CONSTRUCTION	23-01-2024
7	POUR SOUMISSION	17-01-2024
6	POUR SOUMISSION	11-07-2023
5	POUR APPROBATION	03-07-2023
4	POUR COORDINATION	12-06-2023
3	POUR COORDINATION	06-06-2023
2	POUR COORDINATION	30-05-2023
1	PLAN PRÉLIMINAIRE	11-05-2023
VER.	DESCRIPTION	DATE

TITRE

TABLEAU TECHNIQUE

CHARGÉ DE PROJET

JEAN-CHARLES ZONDA

(418) 929 - 8251
JEAN-CHARLES.ZONDA@ATELIERDUCHEF.COM

DESSINATEUR / CONCEPTEUR

ABDELLAH IDIZAL

ÉCHELLE

PROJET

N.A.E.

QC0099

FORMAT

PAGE

24 x 36

SA-06

TABLEAU DES DONNÉES TECHNIQUES																									
N° article	Quantité	Description	État	Électricité								Plomberie						Gaz ☐ P ☒ N			Vent.	Remarques	Fourni par		
				Volts	Phases	Ampères	Kilowatts	C.V.	Raccord direct	Avec cordon NEMA	Hauteur du sol	Eau			Drain			Consommation BTU/H	Ø raccord	Hauteur du sol	PCM				
												Eau chaude 140°F	Eau froide	Hauteur du sol	Ouvert	Raccordé	Hauteur du sol								
01	1	FOUR CONVECTION	N	120	1	12	1.5			5-15P	24"														
02	1	RÉCHAUD INDUCTION	N	120	1	12	1.4			5-15P	30"														
03	1	MICRO-ONDE	N	120	1	12.5	1.5			5-15P	76"														
04	1	ARMOIRE MURALE	N																				NOTE #7		
05	1	COMPTOIR DE TRAVAIL	N																						
06	1	RÉFRIGÉRATEUR SOUS COMPTOIR	N	120	1	2				5-15P	12"														
07	1	GRILLE-PAIN	R	120	1	12				5-15P	48"														CLIENT
08	1	ARMOIRE MURALE	N																				NOTE #7		
09	1	COMPTOIR AVEC ÉVIER	N																						
	1	ROBINET	N									1/2"	1/2"	18"											
	1	POUBELLE	N																						
	1	DISTRIBUTEUR À PAPIER ET SAVON À MAINS	N-H-C																				NOTE #7		CLIENT
10	1	ARMOIRE MURALE	N																				NOTE #7		
État de l'article: N=Nouveau, R=Existant à Relocaliser, E=Existant, M=Existant à Modifier, H-C=Hors Contrat, F=Achat Futur																									